


RZUT DACHU skala 1:100

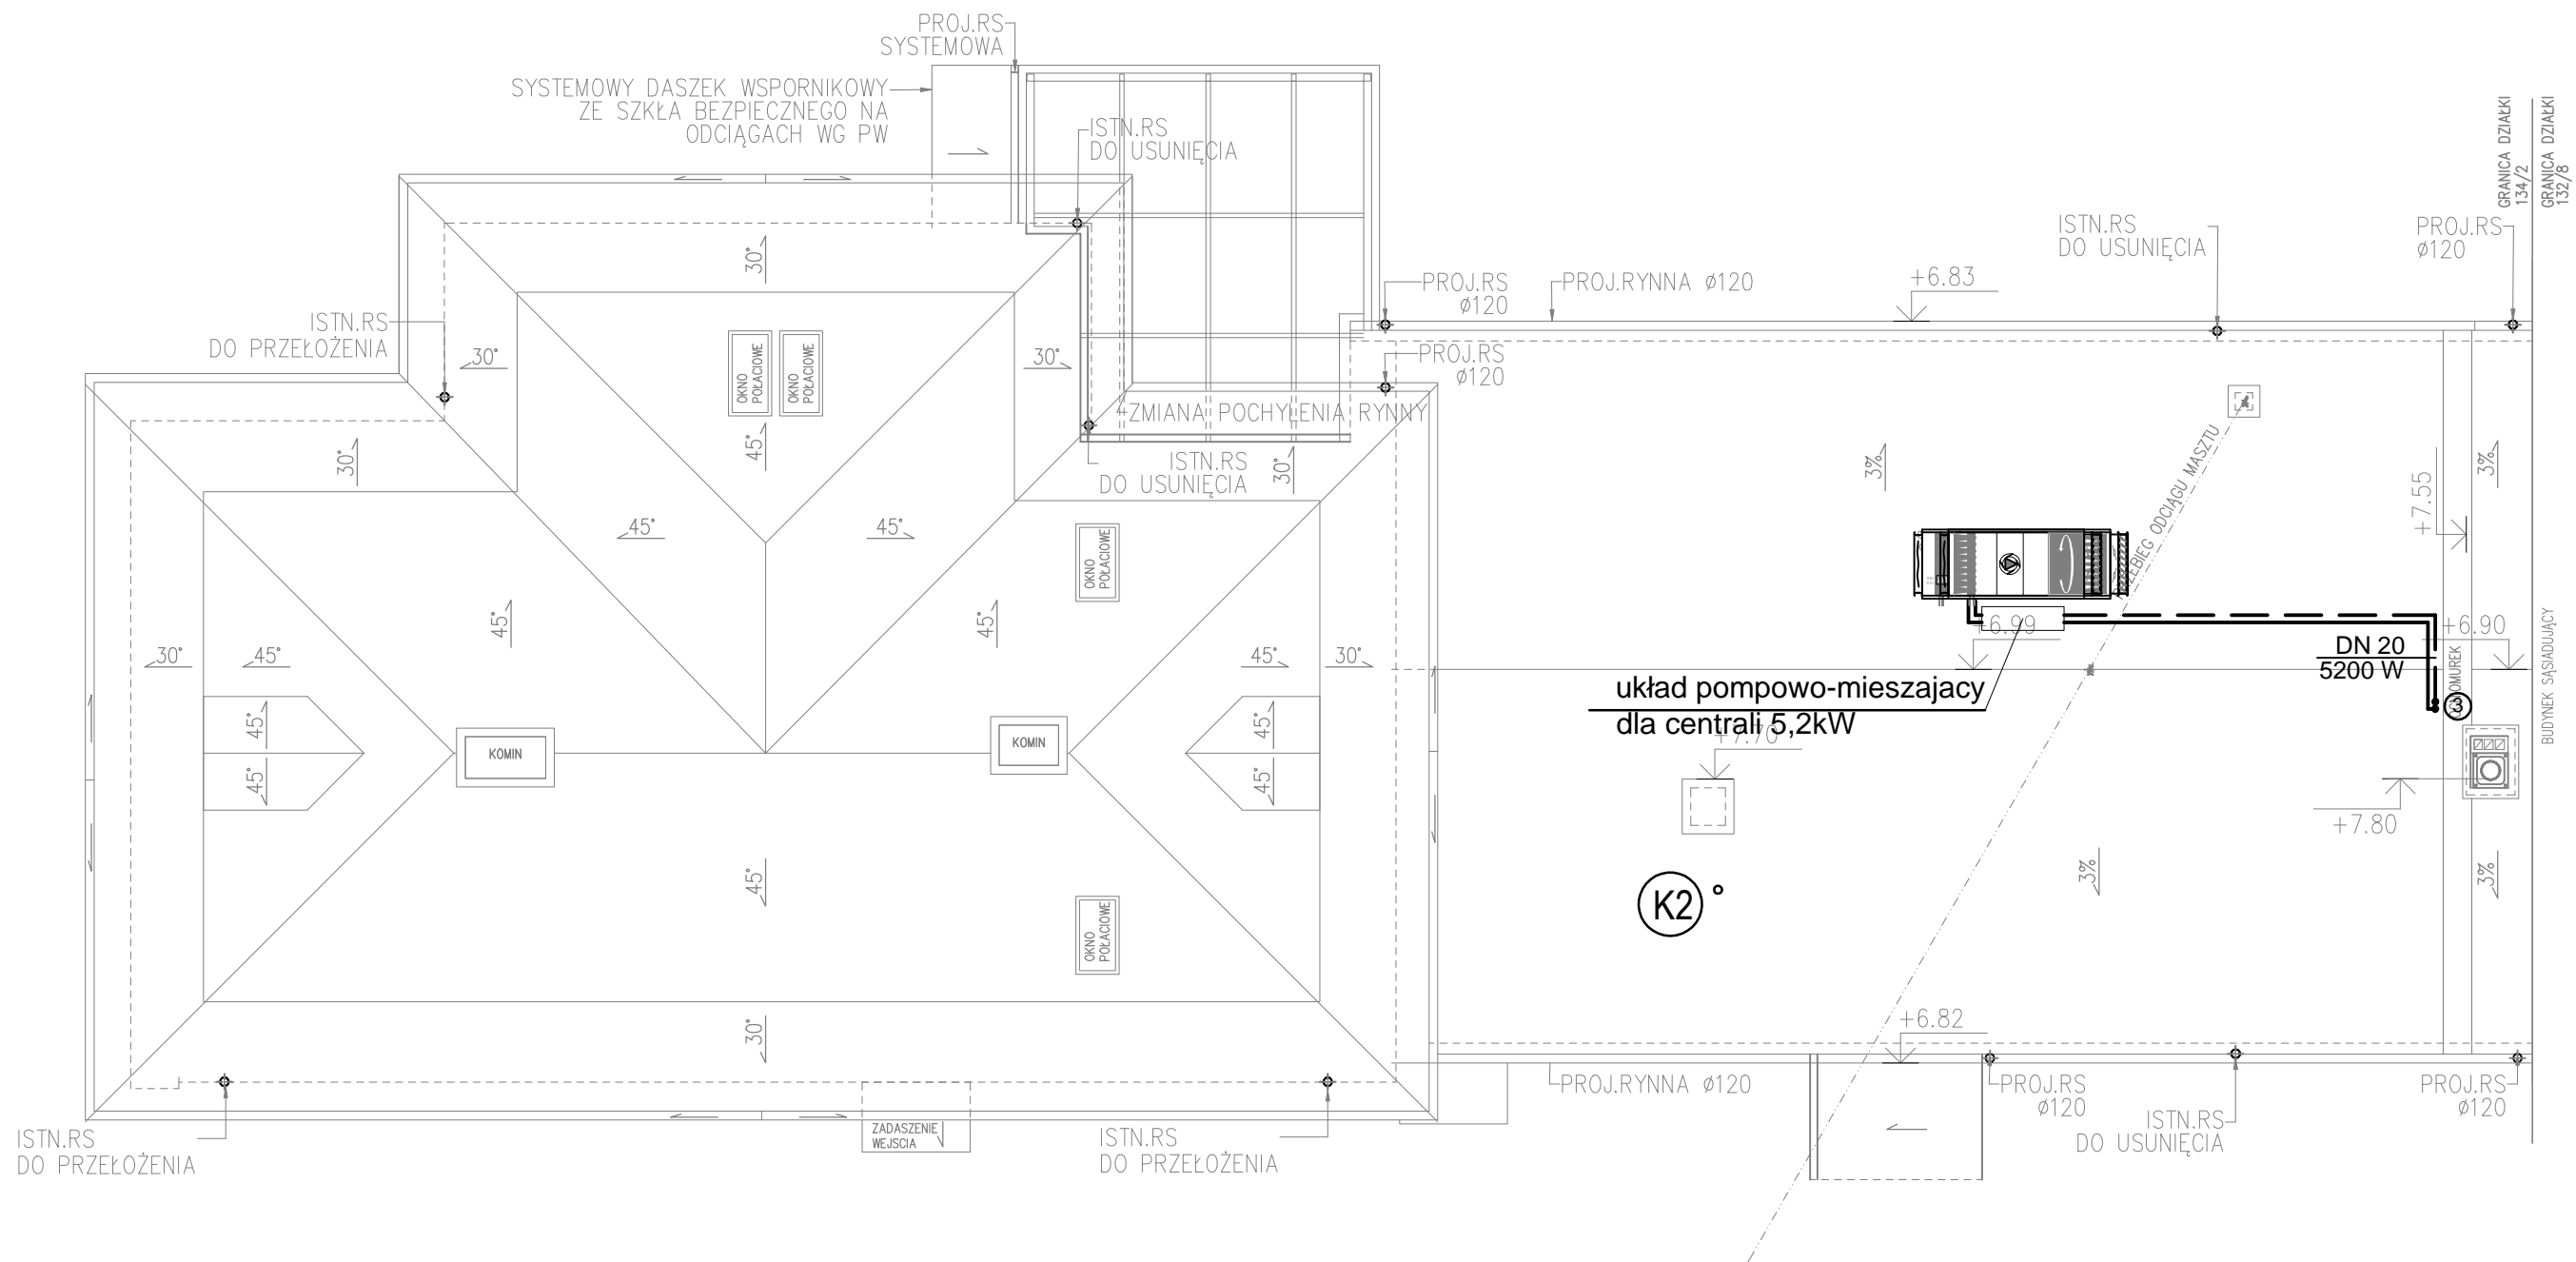

- LEGENDA:
- instalacja grzewcza - zasilanie
 - - - - - instalacja grzewcza - powrót
 - ① : piony instalacji grzewczej
 - DN20 przewody z rur stalowych

PROJEKTOWANIE I NADZÓR BUDOWLANY "PRO-BUD" 77-400 ZŁOTÓW, ul.NORWIDA 7			
TEMAT:	RZUT DACHU – INSTALACJA GRZEWCA		
INWESTYCJA:	ROZBUDOWA I PRZEBUDOWA BUDYNKU STRAŻNICY JEDNOSTKI RATOWNICZO-GAŚNICZEJ I KOMENDY POWIATOWEJ PAŃSTWOWEJ STRAŻY POŻARNEJ W ZŁOTOWIE 77-400 ZŁOTÓW, UL.DOMAŃSKIEGO 48a DZIAŁKI NR: 134/2; 135	BRANŻA:	SANITARNA
ADRES:		PROJEKT	WYKONAWCZY
INWESTOR:	KP PSP W ZŁOTOWIE UL. DOMAŃSKIEGO 48a 77-400 ZŁOTÓW	SKALA:	1:100
PROJ. INST. SANITARNYCH:	inż. PAWEŁ KOPACZ UPR. BUD. NR EWID. WKP/0364/POOS/11		
OPRACOWAŁA:	mgr inż. MARTA METZGER		
DATA:	LIPIEC 2018	NR RYS.	S-6