


UWAGA:
Jako tablicę T2 zastosować rozdzielnicę
wnęgową wielkości 4x24

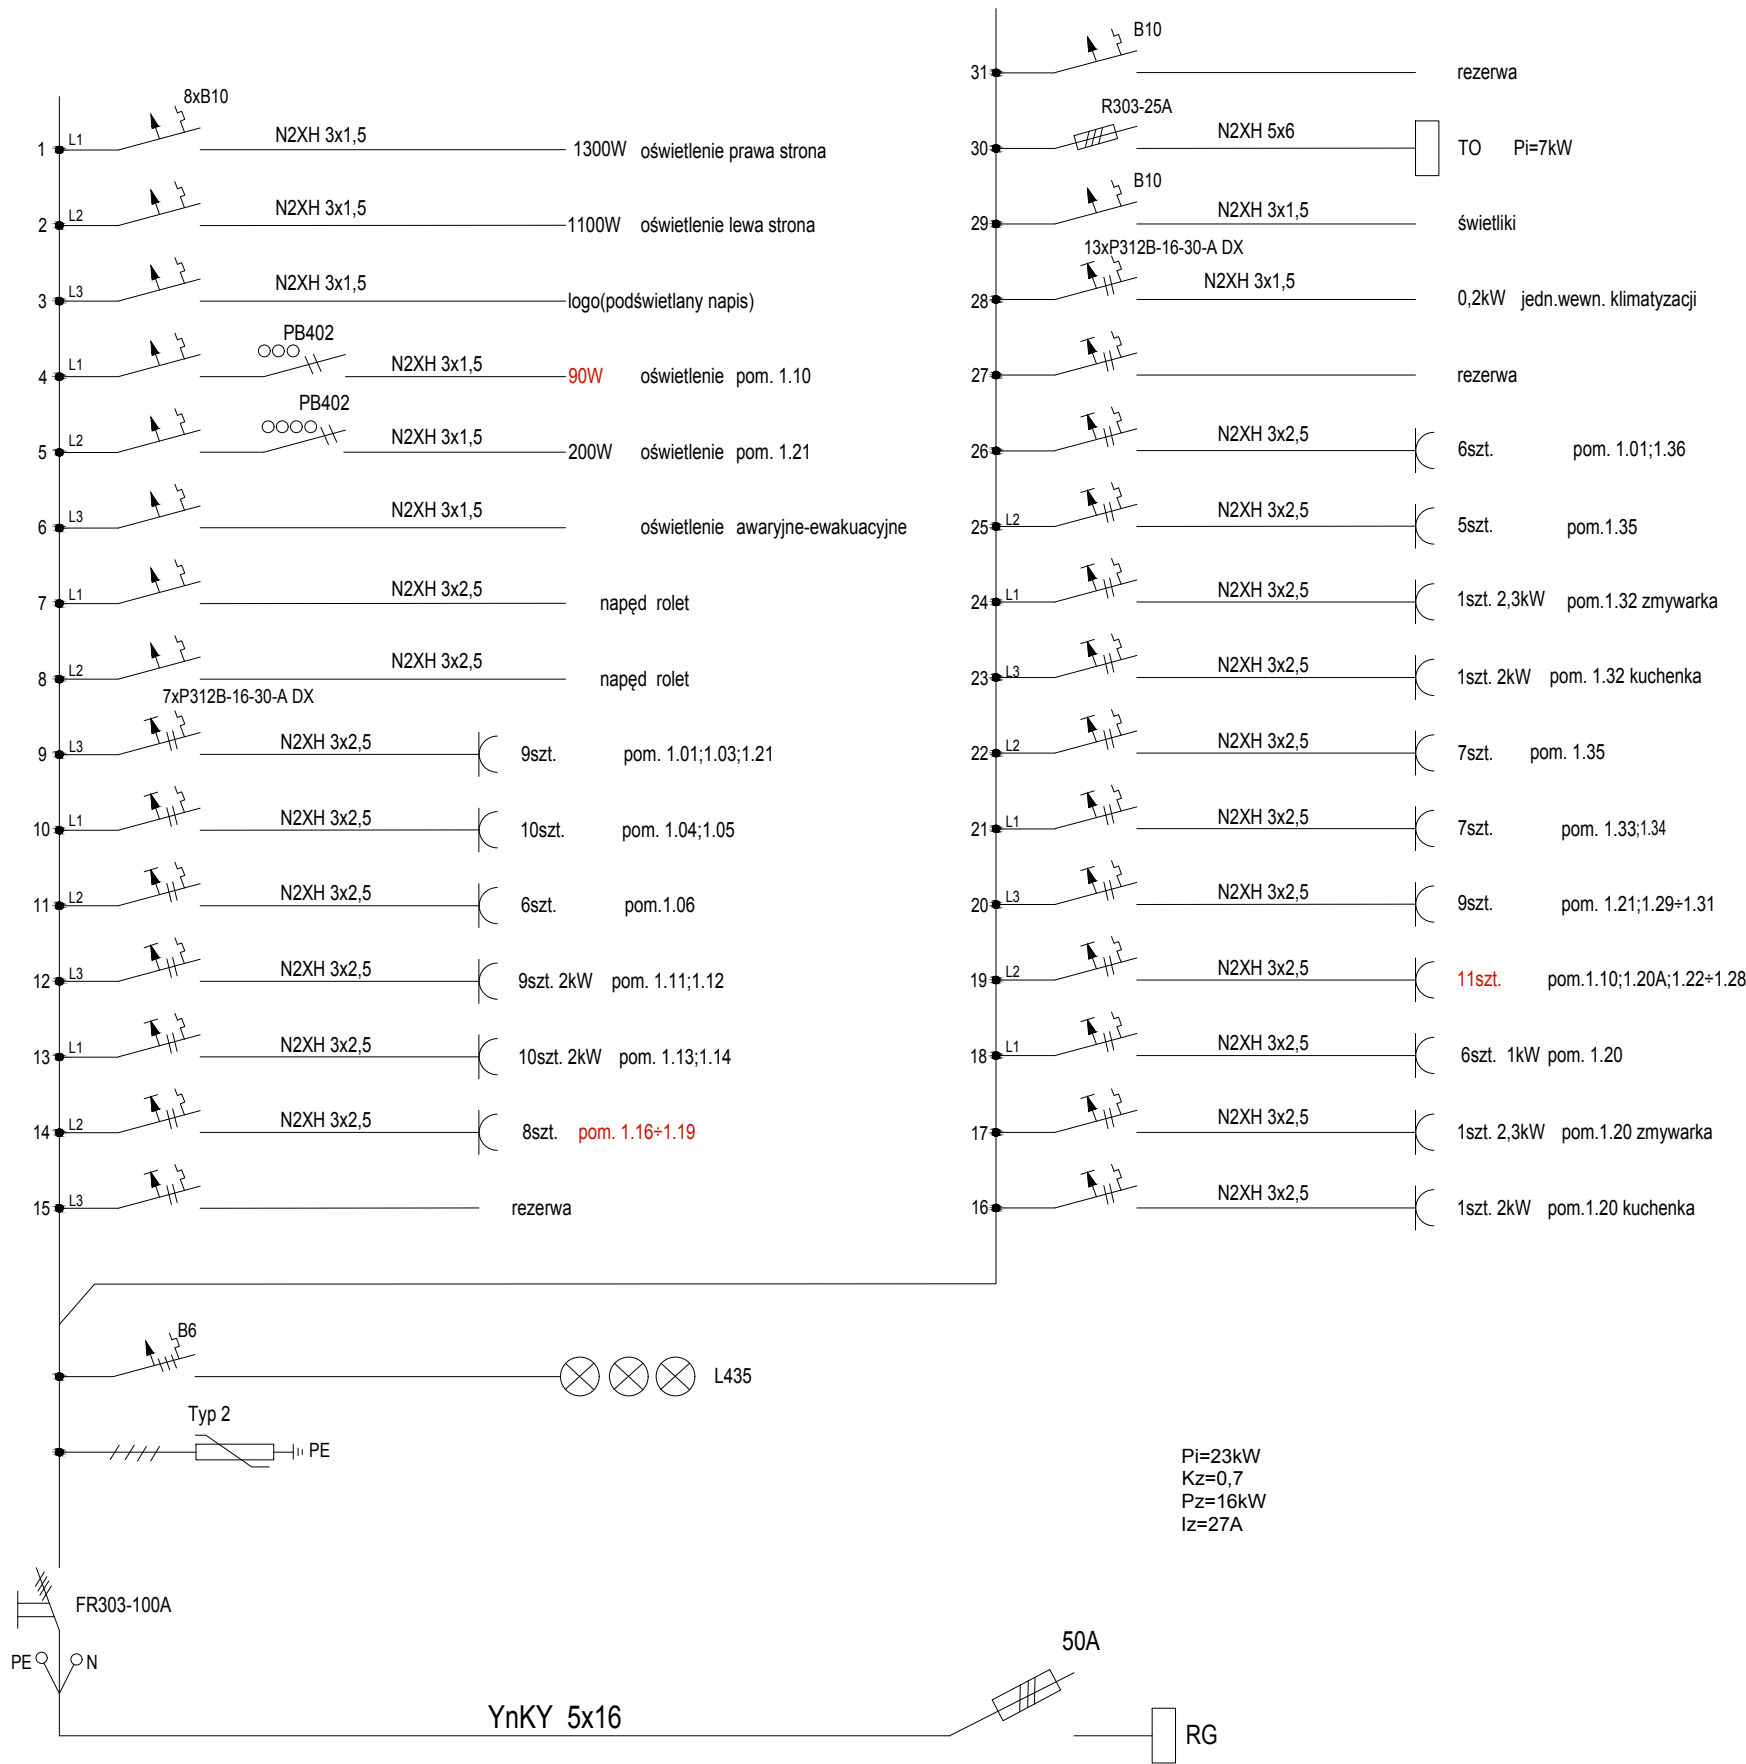

SCHEMAT: 		KIERUNEK PÓŁNOCY: 		
INWESTOR: Komenda Powiatowa PSP w Kłodzku		ADRES: ul. Traugutta 7, 57-300 Kłodzko		
NAZWA I ADRES OBIEKTU BUDOWLANEGO Budowa budynku Komendy Powiatowej Państwowej Straży Pożarnej z Jednostką Ratowniczo-Gaśniczą w Kłodzku wraz z niezbędną infrastrukturą techniczną i zagospodarowaniem terenu na działce o nr ewid. 1/10, AM-33 obręb Leszczyna, 57-300 Kłodzko				
PROJEKTOWAŁ: mgr inż. W.Maselkowski	NR UPRAWNIENIŃ: Uprawnienia budowlane do wykonywania samodzielnej funkcji projektanta w specjalności instalacyjno-inżynieryjnej w zakresie instalacji elektrycznych upr. nr: 293/77/PW	PODPIS:	JEDNOSTKA PROJEKTOWA: A.DO XXI spółka z ograniczoną odpowiedzialnością ul. Trybunalska 38, 60-325 Poznań	
SPRAWDZIŁ: inż. M.Duszyński	NR UPRAWNIENIŃ: Uprawnienia budowlane do wykonywania samodzielnej funkcji projektanta oraz kierownika budowy i robót w specjalności instalacyjno-inżynieryjnej w zakresie instalacji elektrycznych. upr. nr: 294/77/Pw	PODPIS:		
REWIZJĘ PROJEKTOWAŁ: mgr inż. P.Konieczka	NR UPRAWNIENIŃ: WK/P/0387/POOE/13	PODPIS:		
BRANŻA: ELEKTRYCZNA	STADIUM: PROJEKT WYKONAWCZY	DATA: 01.12.2025r.		SKALA: 1:100
TYTUŁ RYSUNKU: SCHEMAT TABLICY PIĘTRA T2				
			NR RYSUNKU: PW-E-14 Rewizja 01	

PROJEKT CHRONIONY PRAWEM AUTORSKIM MOŻE SŁUżyć WYŁĄCZNIE DO CELU, DLA KTÓREGO ZOSTAŁ WYKONANY.
UDOSTĘPNIANIE JAKIEJKOLWIEK CZĘŚCI PROJEKTU W JAKIEJKOLWIEK FORMIE - WYŁĄCZNIE ZA ZGODĄ AUTORÓW
I AUTORSKIEJ PRACOWNI PROJEKTOWEJ "A.DO XXI" ul. Trybunalska 38, 60-325 Poznań