



LEGENDA:	
	lampa sygnalizacyjna czerwona
	lampa sygnalizacyjna zielona
	gniazdo wtykowe podwójne w oddzielnych ramkach
	gniazdo wtykowe potrójne w oddzielnych ramkach
	gniazda w puszcze podłogowej
	napęd rolet ,żaluzji z przyciskami sterującymi
	przyciski sterujące (rolety, żaluzje, świetliki dachowe)
	kontrola dostępu
	system przyzywowy
	napęd bramy
	jedn. wewn.VRV zasilanie:0,05kW, 230V

Uwaga:
1. Gniazda wtyckowe w garażu i myjni na wysokości 1,8m
2. Gniazda oznaczone "K" zasilane z tablicy TUPS2
3. Lokalizacja gniazd w zabudowach aneksów rozpatrywać łącznie z rysunkami aneksów proj.architektury

Przykładowy schemat montażu gniazd przy zabudowach kuchennych:

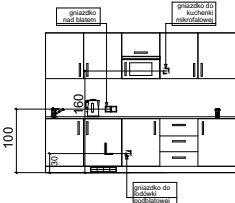

Wszystkie podane w niniejszej dokumentacji nazwy i typy wraz z nazwami producentów urządzeń i materiałów zostały przyjęte w celu określenia ich parametrów technicznych i standardów i należy traktować je jako przykładowe - ze względu na zasady ustawy Prawo Zamówień Publicznych, a zwłaszcza art. 29 do 31. Wynika z niego prawo projektanta do skróconego podania symbolu handlowego, co wcale nie oznacza konkretnego producenta wyrobu. Dopuszcza się możliwość zastosowania rozwiązań równoważnych do proponowanych w projekcie wykonawczym pod warunkiem zachowania standardów jakościowych i sprzętowych. Proponowane rozwiązania techniczne zostały przyjęte aby były podstawą wykonania rzetelnego kosztorysu i oferty. W przypadku zmiany elementów systemu lub całego systemu należy zwrócić uwagę na kompatybilność elementów i założeń działania systemu.

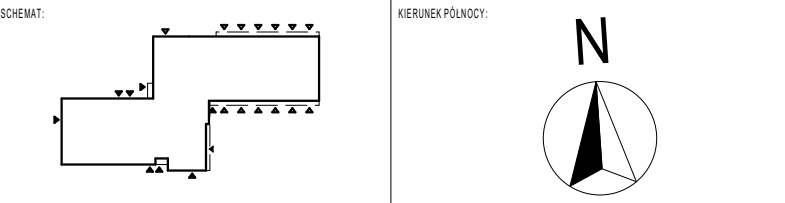

INWESTOR: Komenda Powiatowa PSP w Kłodzku	ADRES: ul. Traugutta 7, 57-300 Kłodzko
--	---

NAZWA I ADRES OBIEKTU BUDOWLANEGO

Zmiana w obrębie sali ognik dla zadania pn.:

"Budowa budynku Komendy Powiatowej Państwowej Straży Pożarnej z Jednostką Ratowniczo-Gaśniczą w Kłodzku wraz z niezbędną infrastrukturą techniczną i zagospodarowaniem terenu na działce o nr ewid. 1/10, AM-33 obręb Leszczyna, 57-300 Kłodzko"

PROJEKTOWAŁ: mgr inż. Przemysław Konieczka	NR UPRAWNIENI: Uprawnienia budowlane w specjalności instalacyjnej w zakresie sieci, instalacji i urządzeń elektrycznych i elektroenergetycznych nr upr. WKP/00387/P/00E/13	PODPIS:	JEDNOSTKA PROJEKTOWA: FORMY Z NORMY Formy z normy Joanna Zielińska ul. Katowicka 65B/12, 61-131 Poznań
BRANŻA: INSTALACJE ELEKTRYCZNE SILNOPRĄDOWE	STADIUM: PROJEKT WYKONAWCZY	DATA: 03.03.2025	SKALA: 1:100

TYTUL RYSUNKU: PLAN INSTALACJI SIŁY I GNAZD WTYCZKOWYCH - PIĘTRO	NR RYSUNKU: PW-E-04
--	-------------------------------

PROJEKT CHRONIONY PRAWEM AUTORSKIM MOŻE SŁUŻYĆ WYŁĄCZNIE DO CELU, DLA KTÓREGO ZOSTAŁ WYKONANY.
UDOSTĘPNIANIE JAKIEJKOLWIEK CZĘŚCI PROJEKTU W JAKIEJKOLWIEK FORMIE - WYŁĄCZNIE ZA ZGODĄ AUTORÓW
I AUTORSKIMI PRACOWNI PROJEKTOWEJ