


| ZESTAWIENIE POMIESZCZEŃ - RZUT PARTERU | | | |
|--|---------------|-------------|--------------|
| LP | POMIESZCZENIE | POSADZKA | POWIERZCHNIA |
| 1 | komunikacja | plytki cer. | |
| 2 | kuchnia | deski | |
| 3 | łazienka | plytki cer. | 4,66 m² |

RZUT PARTERU - INSTALACJA WODY

skala 1:50

LEGENDA:

- Instalacja wody zimnej
- Instalacja wody ciepłej
- Instalacja wody cyrkulacyjnej
- Oznaczenie średnicy i rodzaju przepływającej wody

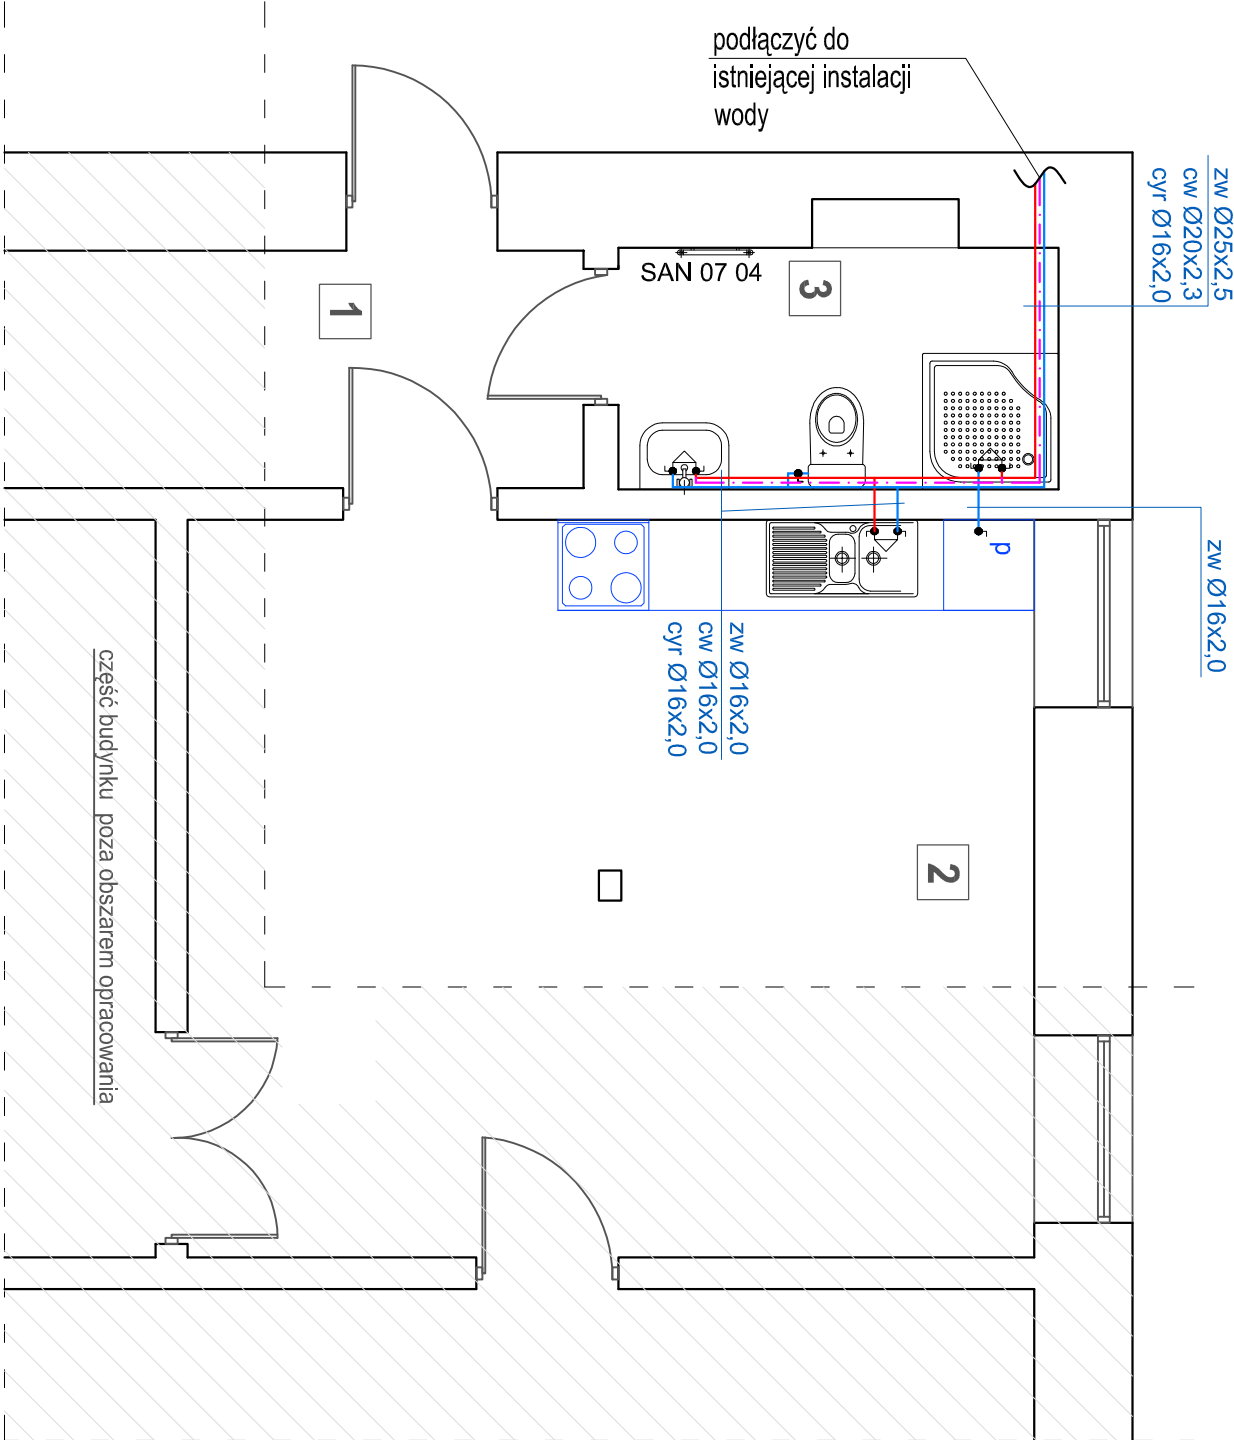

| | | | | | |
|---------------|--|---|-------------------------------|---------------|-------------------|
| NAZWA OBIEKTU | | REMONT ŁAZIENKI W BUDYNKU MIESZKALNY W SMARDZEWICACH PRZY UL. TOMANKA 3 | | | |
| ADRES OBIEKTU | | OBRĘB 0013 SMARDZEWICE, DZ. NR EWID. 2175/1, UL. TOMANKA 3, GM. TOMASZÓW MAZOWIECKI | | | |
| TYTUŁ RYSUNKU | | RZUT PARTERU INSTALACJA WODY | NR UPRAWNIEŃ - SPECJALNOŚĆ | DATA SKALA | VIII 2021 1:50 |
| PROJEKTANT | | mgr Stanisław Kolodziejczyk | BP-IV-10220/4/1/80 | PODPIS | |
| | | | | NR RYS. | S-02 |