


RZUT PIETRA - BUDYNEK NR2 - INSTALACJA GNIAZD WTYCZKOWYCH 1:50

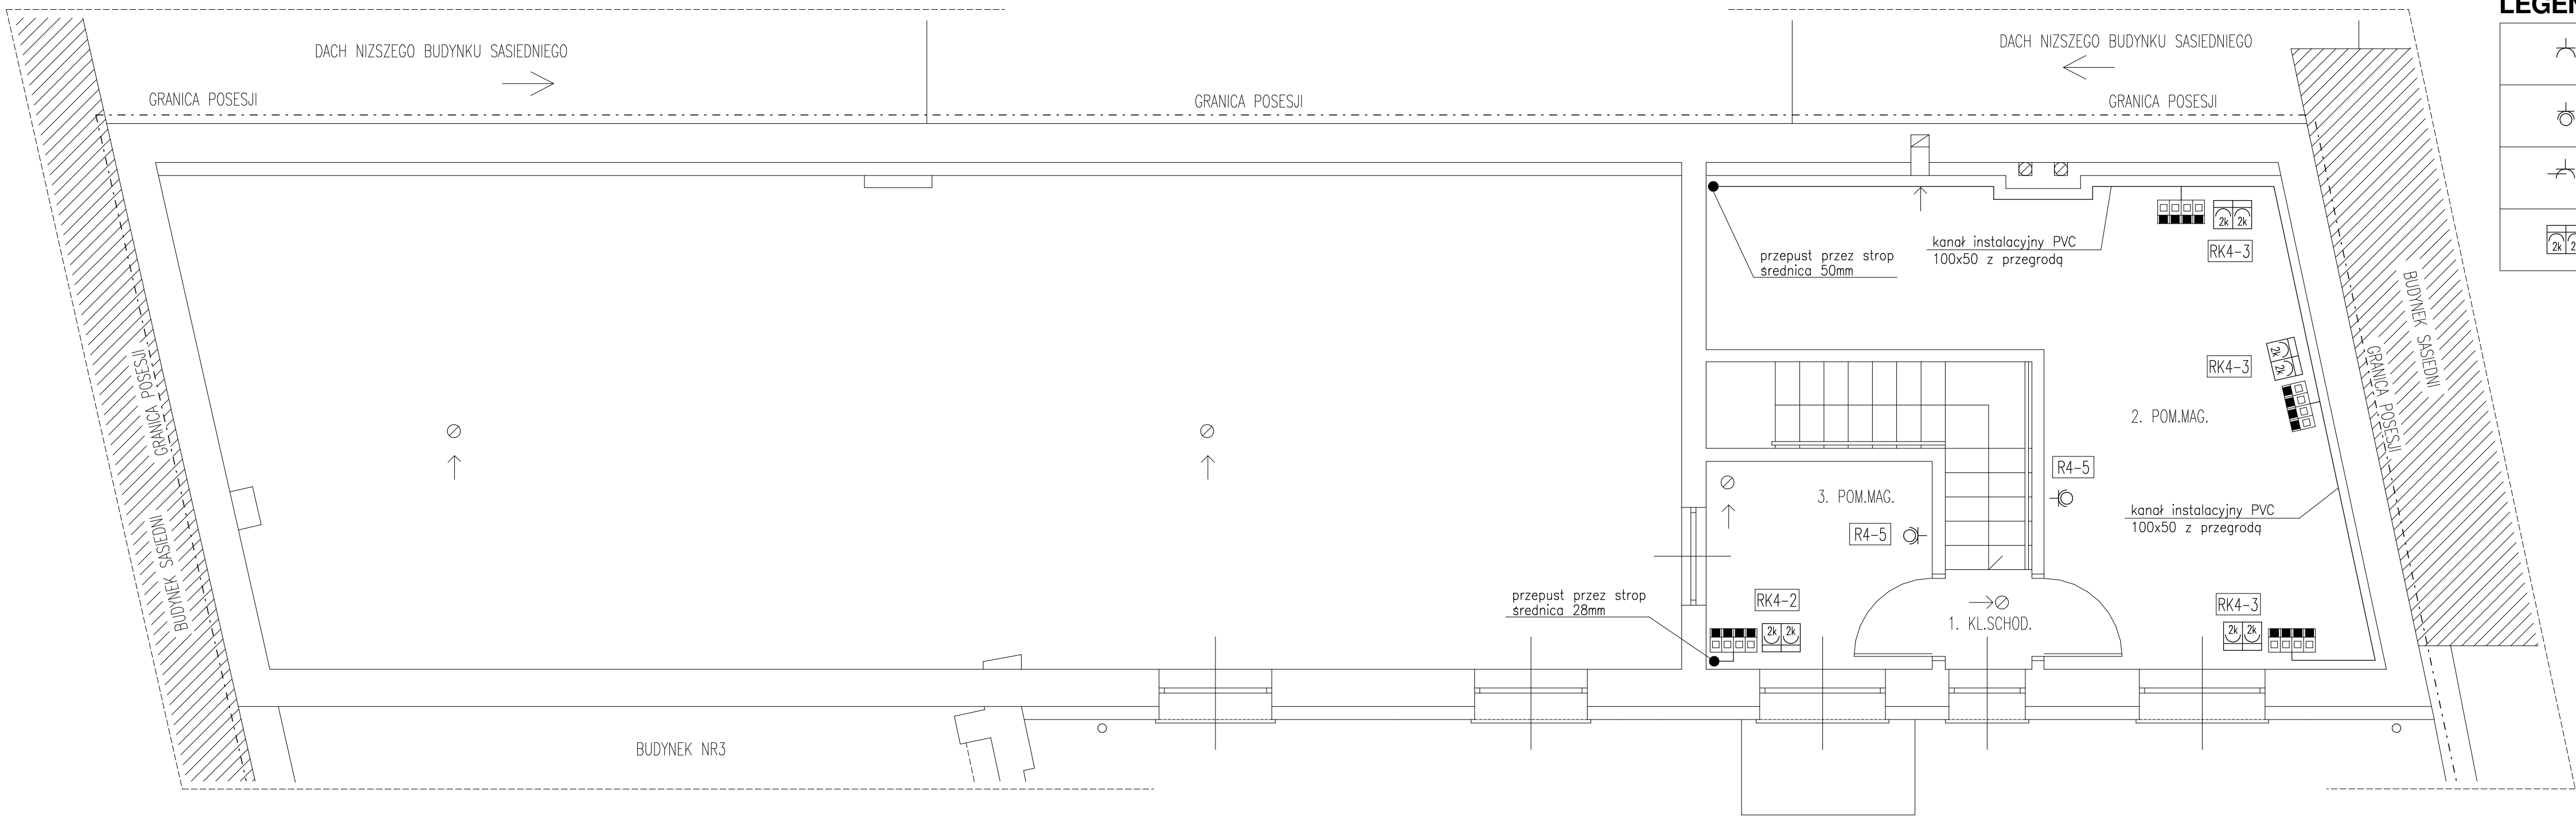

| LEGENDA: | |
|----------|---|
| | GNIAZDA WTYCZKOWE PODTYNKOWE PODWÓJNE 10/16A 230V 2P+Z KOLOR BIAŁY |
| | GNIAZDA WTYCZKOWE PODTYNKOWE 10/16A 230V 2P+Z IP 42 KOLOR BIAŁY |
| | GNIAZDA WTYCZKOWE NATYNKOWE 3 FAZ. 16A 400V 3P+Z+PE |
| | ZESTAW 4 GNIAZD WTYCZKOWYCH /2 PODWÓJNE/ 10/16A 230V 2P+Z NATYNKOWYCH KODOWANYCH KOLOR CZERWONY |

| | | | |
|---|--|------------------|------------------|
| P.P.i R.I. "PRONIL" 91-149 Łódź ul. Grabieniec 16/180 tel. 508598089 email: pronil@wp.pl | | | |
| Rodzaj dokumentacji: Projekt Budowlany przebudowy i remontu budynków Łódzkiego Urzędu Wojewódzkiego w Łodzi przy ulicy Gdanskiej 75, nr działki 230/4, obręb P-19 - INSTALACJE ELEKTRYCZNE | | Nr proj.: 774 | |
| Treść rys.: RZUT PIETRA - BUDYNEK NR2 INSTALACJA GNIAZD WTYCZKOWYCH | | Skala: 1:50 | Data: 06.2021 |
| Projektował w specj. inst. elektr.: tech. Andrzej Goszczyński upr.nr 372/94/WŁ | | Podpis: | 10. |