


RZUT PIETRA - BUDYNEK NR2 - INSTALACJA OSWIETLENIA 1:50

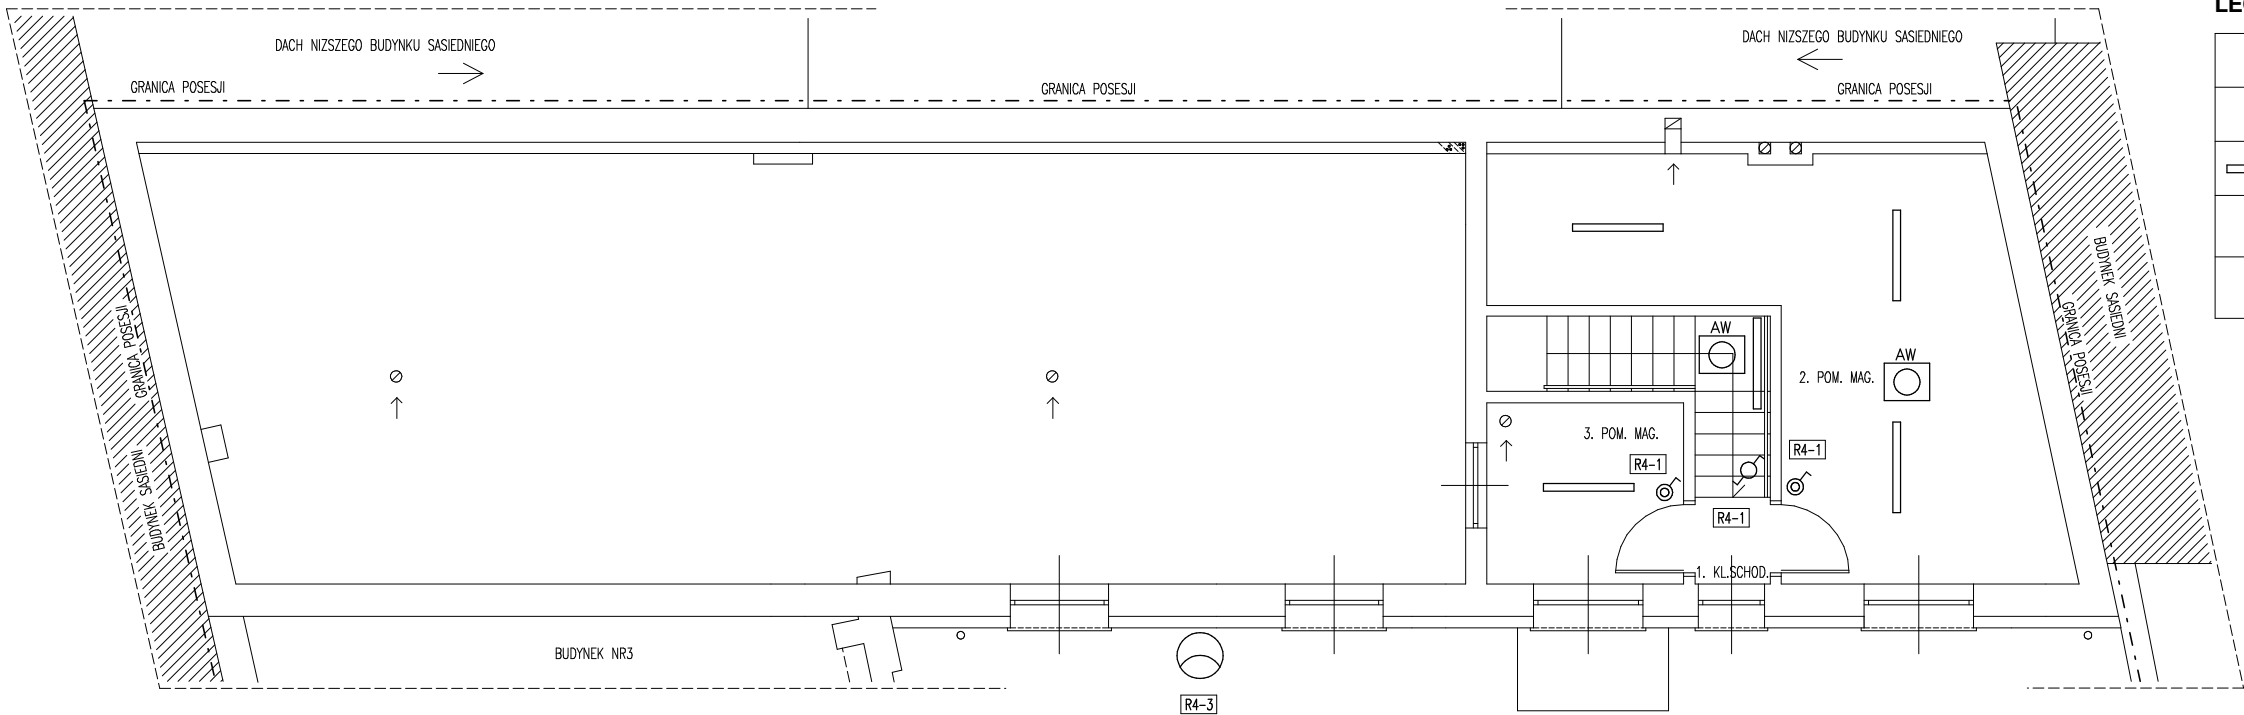

LEGENDA:	
	ŁĄCZNIK 1 BIEGUNOWY, 10A, p/l, IP42 KOLOR BIAŁY
	ŁĄCZNIK SCHODOWY, 10A, p/t PODŚWITLIANY KOLOR BIAŁY
	NR1 OPRAWA LED NATYNKOWA Z KŁOSZEM IP 65 25W, KŁOSZ PRZECZYSTY
	NR8 OPRAWA AWARYJNA LED NASTROPOWA ROZSZYŁ 120 STOPNI
	NR9 OPRAWA ZEWNĘTRZNA LED, 14500 lm, 145W

P.P.i R.I. "PRONIL"	
91-149 Łódź ul. Grabieniec 16/180 tel. 508598089 email: pronil@wp.pl	
Rodzaj dokumentacji: Projekt Budowlany przebudowy i remontu budynków Łódzkiego Urzędu Wojewódzkiego w Łodzi przy ulicy Górnickiej 75, nr działki 230/4, obręb P-19 - INSTALACJE ELEKTRYCZNE -	Nr proj.: 774
Treść rys.: RZUT PIETRA - BUDYNEK NR2 INSTALACJA OSWIETLENIA	Skala: 1:50 Data: 06.2021
Projektował w specj. Inst. elektr.: tech. Andrzej Goszczyński upr.nr 372/94/WŁ	Podpis: 11.