


ROZDZIELNIA RK 4

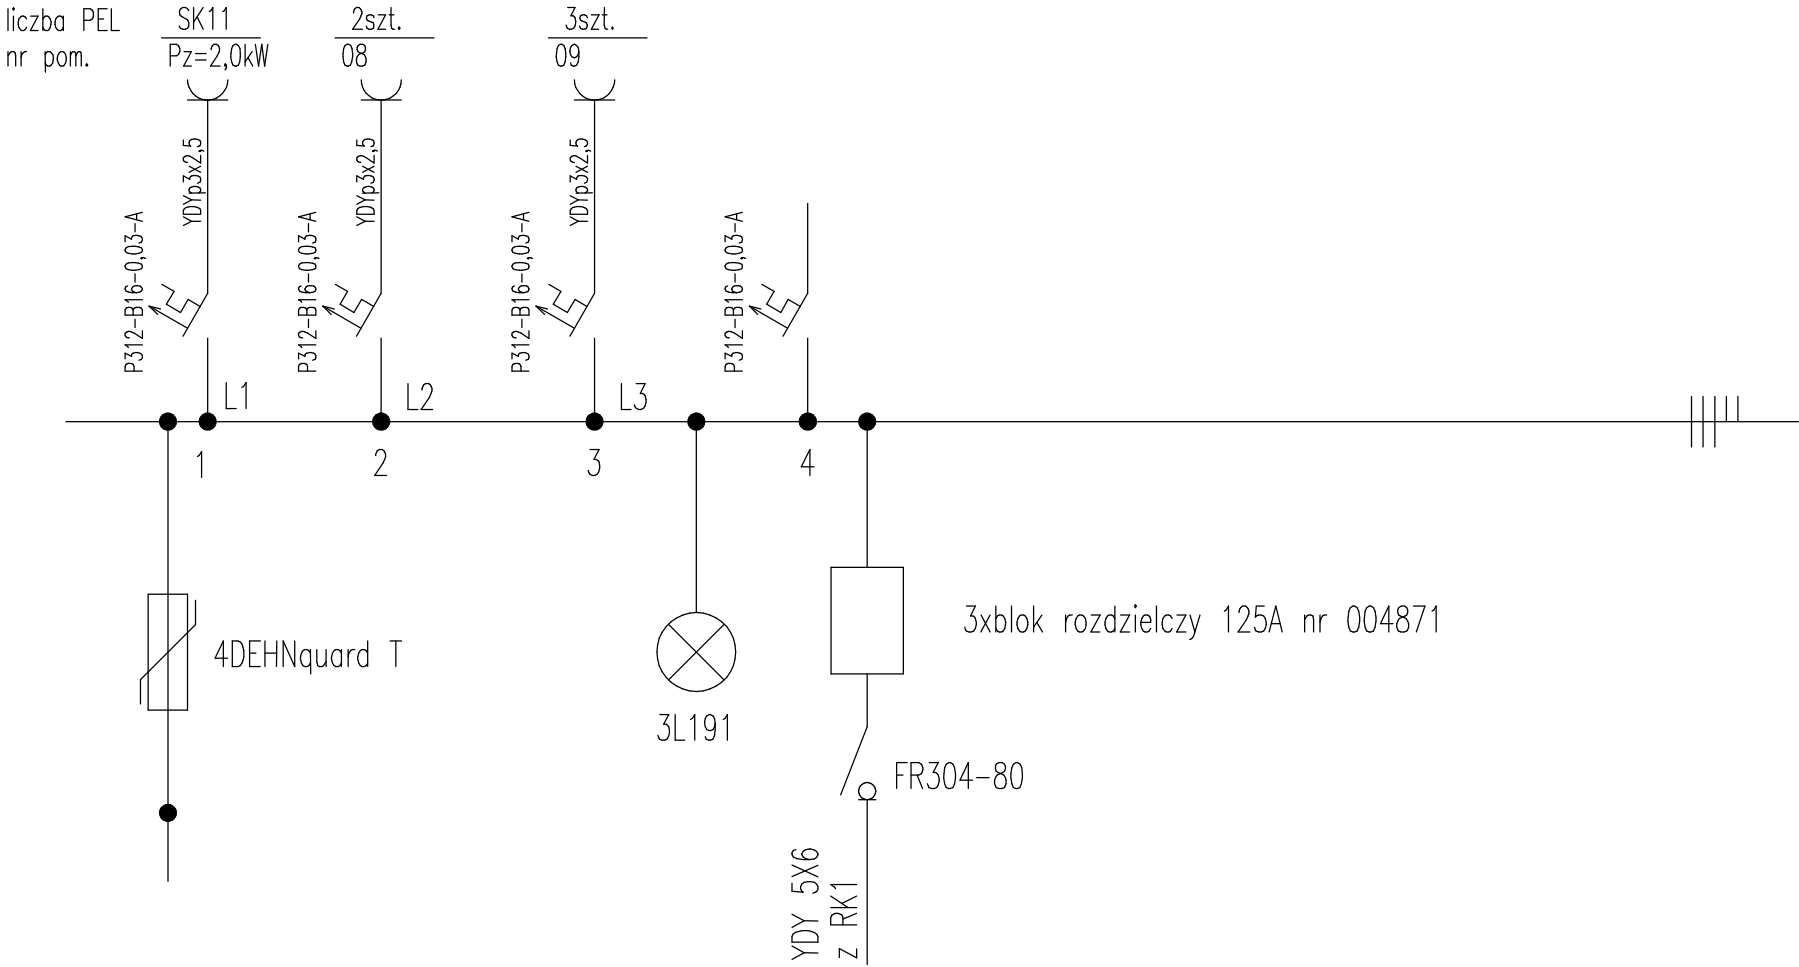


Pz = 5,79kW
Iobl. =9,0A

Szafka typu WXL2x24
Listwy N ; PE

Połączenia od bloku rozdzielczego do poszczególnych rzędów aparatów-przewodami LY
Mostki pomiędzy aparatami – za pomocą szyn fabrycznych /systemowych/
Wolne pola odpływowe osłonić zaślepkami /maskownicą/
Wyprowadzenia przewodów z rozdzielni poprzez dławiki

WIDOK SZAFKI

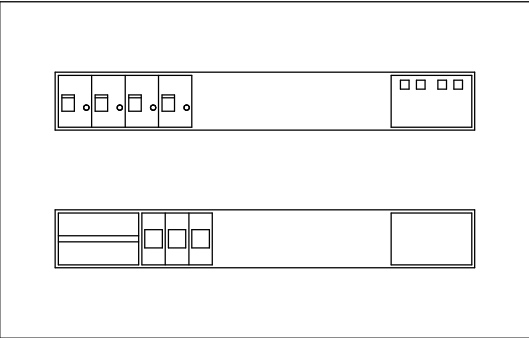

P.P.i R.I. "PRONIL" 91-149 Łódź ul. Grabieniec 16/180 tel. 508598089 email: pronil@wp.pl		
Rodzaj dokumentacji: Projekt Budowlany przebudowy i remontu budynków Łódzkiego Urzędu Wojewódzkiego w Łodzi przy ulicy Gdańskiej 73, nr działki 230/4, obręb P-19 - INSTALACJE ELEKTRYCZNE -	Nr proj.: 774	
Treść rys.: ROZDZIELNIA RK 4	Skala: 1:50	Data: 06.2021
Projektował w specj. inst. elektr.: tech. Andrzej Goszczyński upr.nr 372/94/WŁ	Podpis:	7.