


RZUT PARTERU - BUDYNEK NR2 - INSTALACJA OŚWIETLENIA 1:50

LEGENDA:

	ŁĄCZNIK 1 BIEGUNOWY, 10A, p/t, IP42 KOLOR BIAŁY
	ŁĄCZNIK SCHODOWY, 10A, p/t PODŚWIETLANY KOLOR BIAŁY
CR	CZUJNIK RUCHU I PODCZERWIENI /OBECNOŚCI/ ZE STYKIEM 230V In>6A
	WENTYLATOREK KANAŁOWY Z OPÓŹNIENIEM WYŁĄCZENIA ZAŁĄCZANIE CZUJKA RUCHU Z OŚWIETLENIEM
	NR1 OPRAWA LED NATYNKOWA Z KŁOSZEM IP 65 25W, KŁOSZ PRZECZYSTY
	NR4 OPRAWA ALUMINIOWA, LED, PIERSCIEN BIAŁY, DYFUZOR OPAL, ODBLYSNIK ALUMINIOWY, 1900lm, 22W
AW	NR6 OPRAWA KIERUNKOWA LED NAŚCIENNA BEZ NALEPKI IP 65 Z MODUŁEM DO MINUSOWYCH TEMP.
	NR7 OPRAWA KIERUNKOWA LED NAŚCIENNA Z NALEPKĄ - WYJSCIE EWAKUACYJNE, IP65
	NR8 OPRAWA AWARYJNA LED NASTROPOWA ROZSZYŁ 120 STOPNI

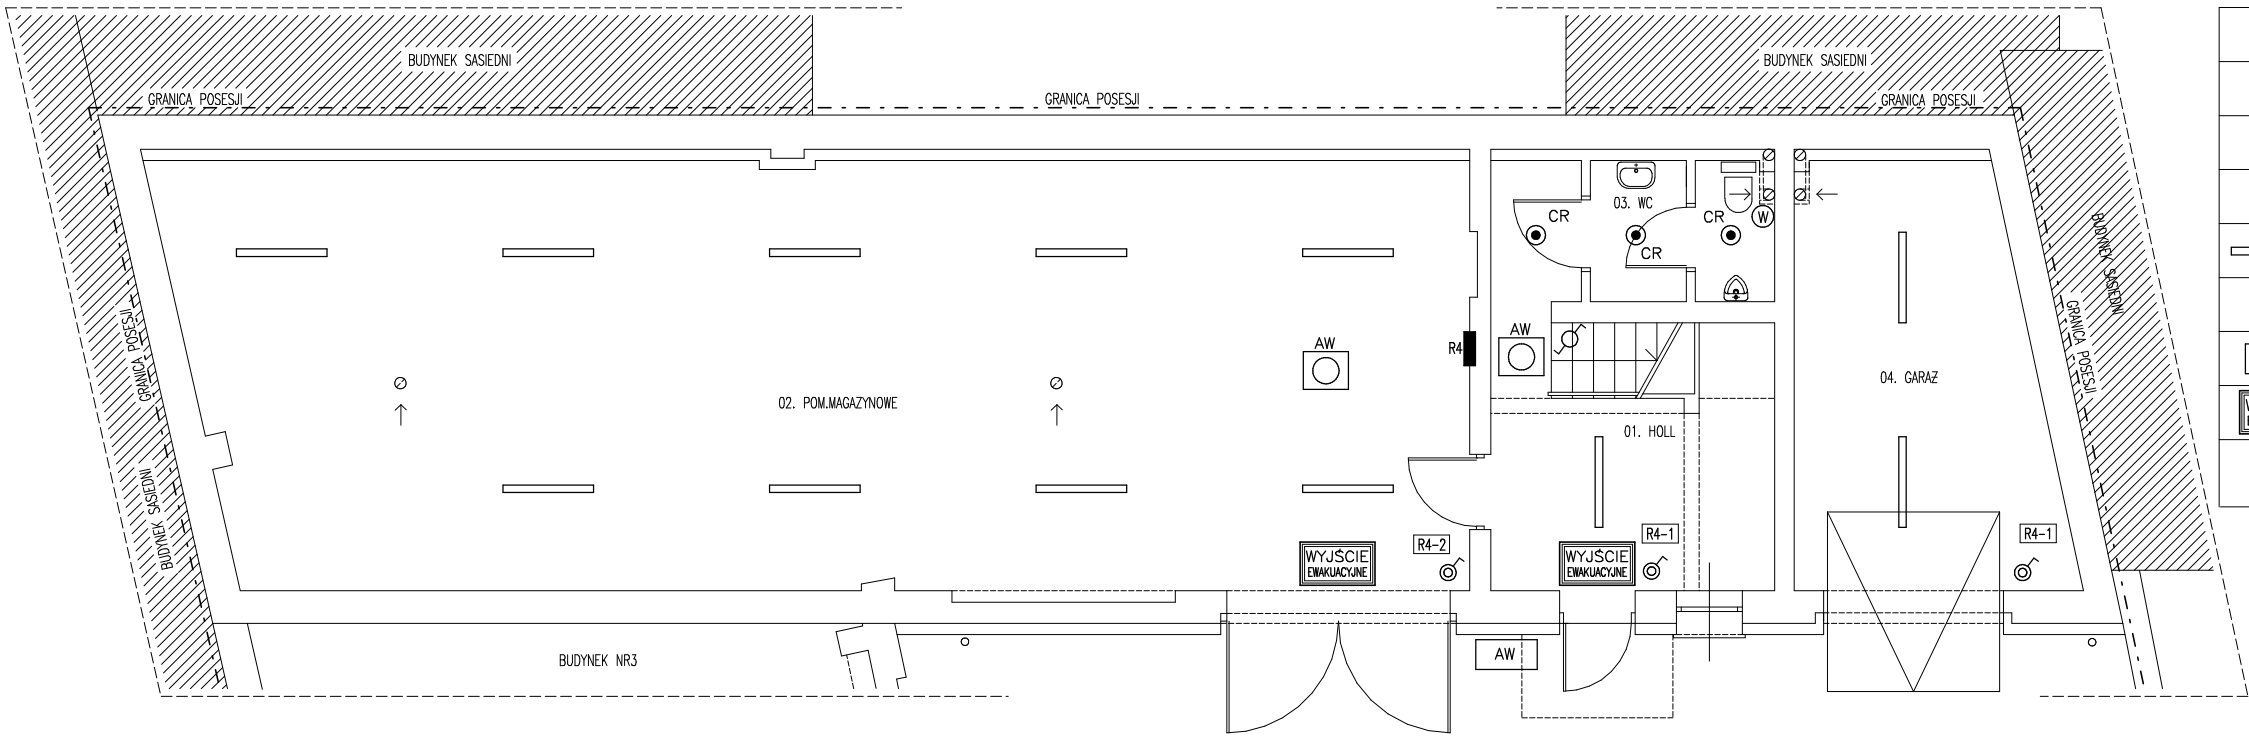

P.P.i R.I. "PRONIL" 91-149 Łódź ul. Grabieniec 16/180 tel. 508598089 email: pronil@wp.pl			
Rodzaj dokumentacji: Projekt Budowlany przebudowy i remontu budynków Łódzkiego Urzędu Wojewódzkiego w Łodzi przy ulicy Góarskiej 73, nr działki 230/4, obręb P-19 - INSTALACJE ELEKTRYCZNE -		Nr proj.: 774	
Treść rys.: RZUT PIĘTRA - BUDYNEK NR2 INSTALACJA OŚWIETLENIA		Skala: 1:50	Data: 06.2021
Projektował w specj. inst. elektr.: Łech. Andrzej Goszczyński upr.nr 372/94/Wł.		Podpis:	9.