


INSTALACJA ODGROMOWA - BUDYNEK NR2 1:50

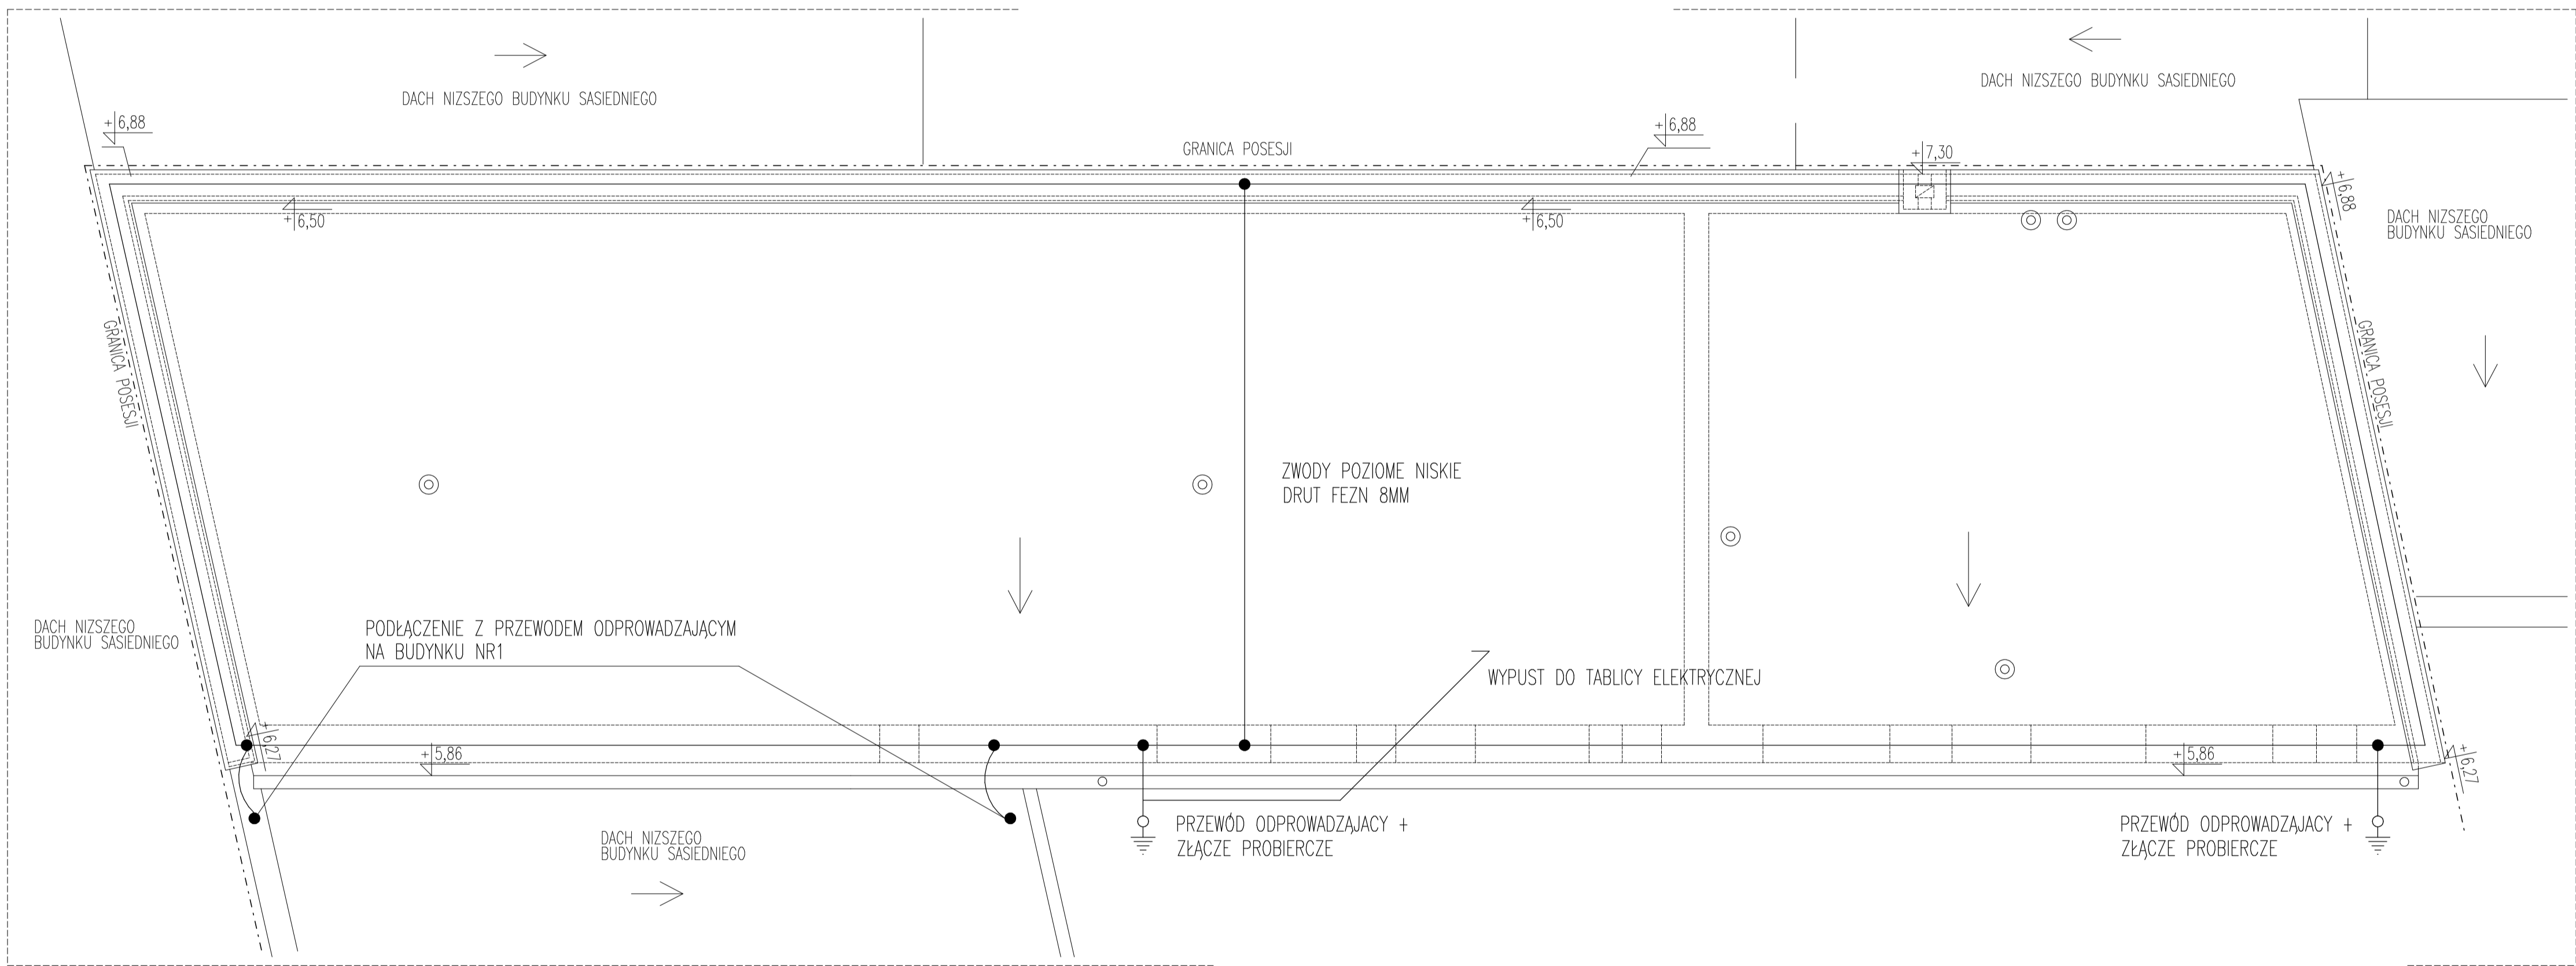

P.P.i R.I. "PRONIL" 91-149 Łódź ul. Grabieniec 16/180 tel. 508598089 email: pronil@wp.pl		
Rodzaj dokumentacji: Projekt Budowlany przebudowy i remontu budynków Łódzkiego Urzędu Wojewódzkiego w Łodzi przy ulicy Gdańskiej 73, nr działki 230/4, obręb P-19 - INSTALACJE ELEKTRYCZNE -	Nr proj.: 774	
Treść rys.: INSTALACJA ODGROMOWA - BUDYNEK NR2	Skala: 1:50	Data: 06.2021
Projektował w specj. inst. elektr.: tech. Andrzej Goszczyński upr.nr 372/94/WŁ	Podpis:	12.