


INSTALACJA ODGROMOWA - BUDYNEK NR1 1:50

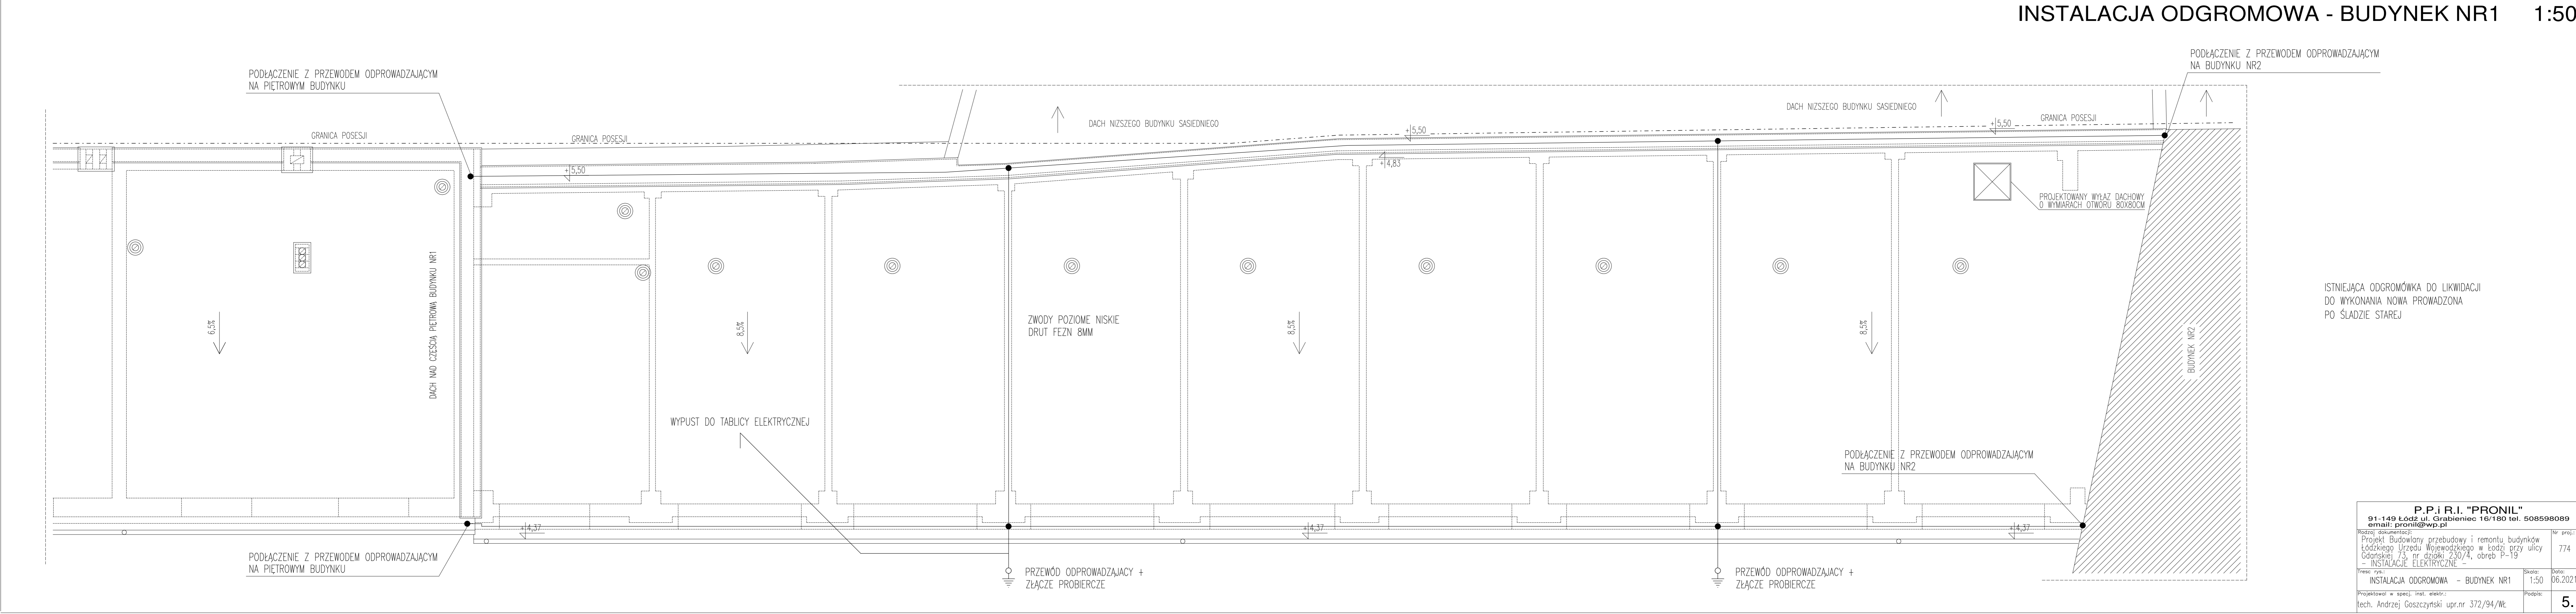

<b>P.P.i R.I. "PRONIL"</b> 91-149 Łódź ul. Grodzieńskie 16/180 tel. 508598089 email: pronil@wp.pl			
Projekt Budowlany przebudowy i remontu budynków Lodzkiego Urzędu Wojewódzkiego w Łodzi przy ulicy Grodzieńskie 16/180 nr lokalu 230/7, dorożki 1-19			
INSTALACJE ELEKTRYCZNE -			
Instalacja odgromowa - Budynek NR1		Skala: 1:50	Data: 06.2021
Projektant: Inż. Andrzej Gosczyński upr.nr 372/94/WŁ		Projekt: 5.	