



ROZDZIELNIA R 4

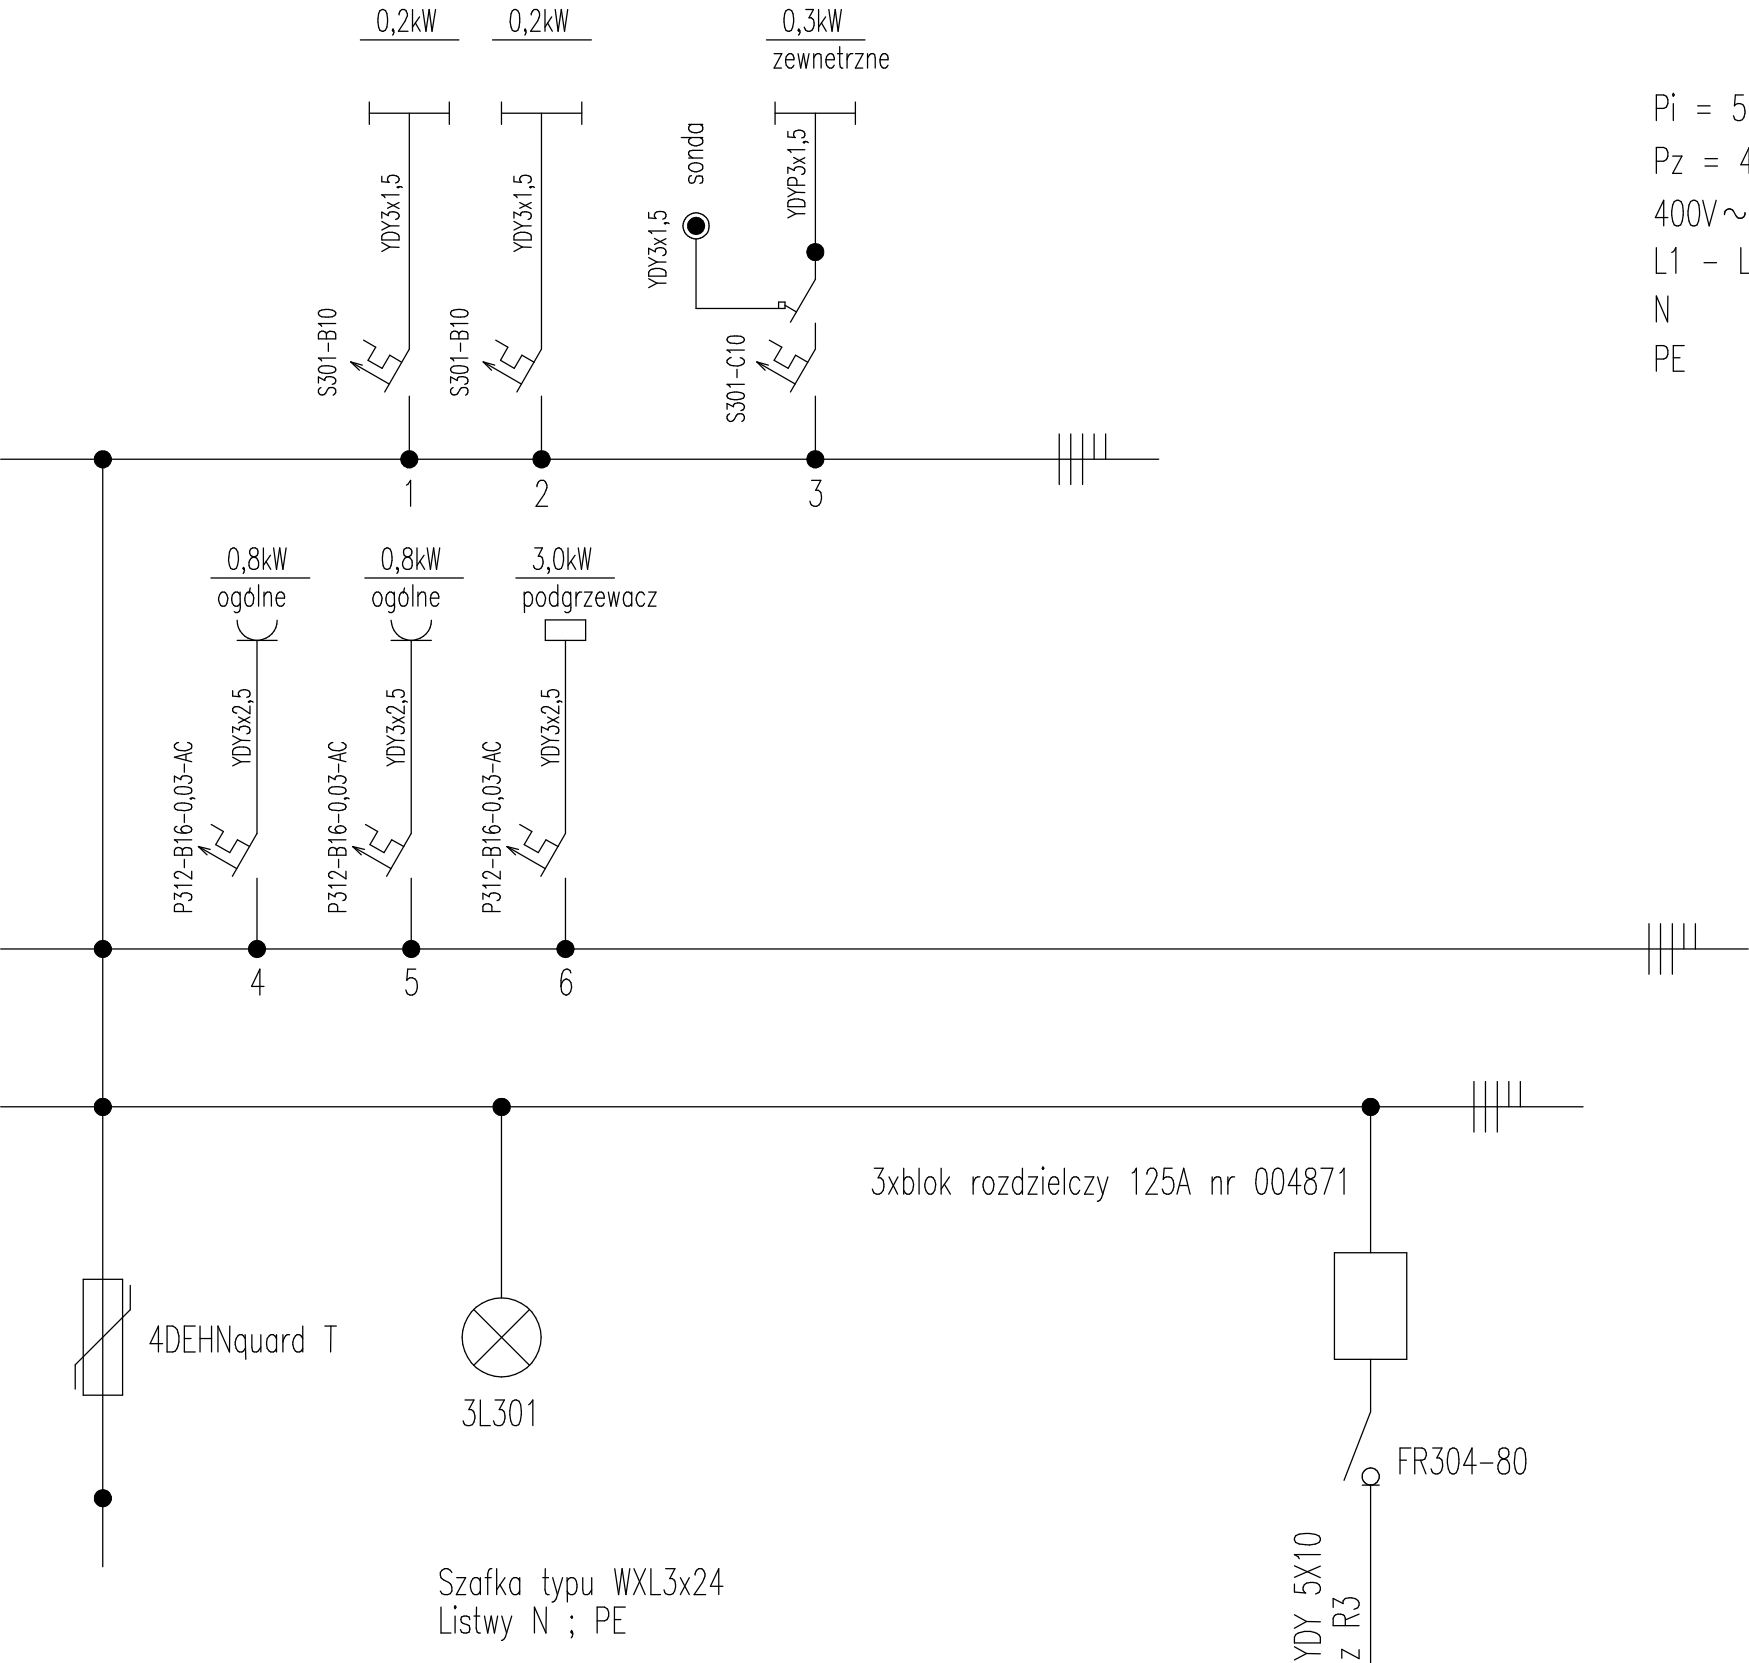

Pi = 5,3kW
Pz = 4,0kW
400V~
L1 - L3
N
PE

WIDOK SZAFKI

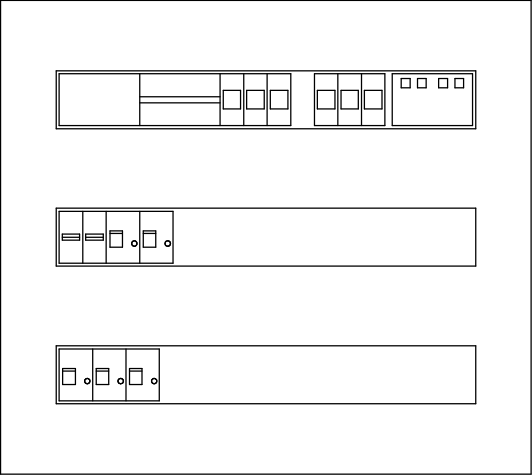

Połączenia od bloku rozdzielczego do poszczególnych rzędów aparatów-przewodami LY
Mostki pomiędzy aparatami - za pomocą szyn fabrycznych /systemowych/
Wolne pola odpływowe osłonić zaślepkami /maskownicą/
Wyprowadzenia przewodów z rozdzielni poprzez dławiki

P.P.i R.I. "PRONIL" 91-149 Łódź ul. Grabieniec 16/180 tel. 508598089 email: pronil@wp.pl		
Rodzaj dokumentacji: Projekt Budowlany przebudowy i remontu budynków Łódzkiego Urzędu Wojewodzkiego w Łodzi przy ulicy Gdańskiej 73, nr działki 230/4, obręb P-19 - INSTALACJE ELEKTRYCZNE -	Nr proj.: 774	
Treść rys.: ROZDZIELNIA R 4	Skala: 1:50	Data: 06.2021
Projektował w specj. inst. elektr.: tech. Andrzej Goszczyński upr.nr 372/94/WŁ	Podpis: 6.	