



TRASA UŁOŻENIA KABLA ŚWIATŁOWODOWEGO W BUDYNKACH NR1 i NR2 1:500

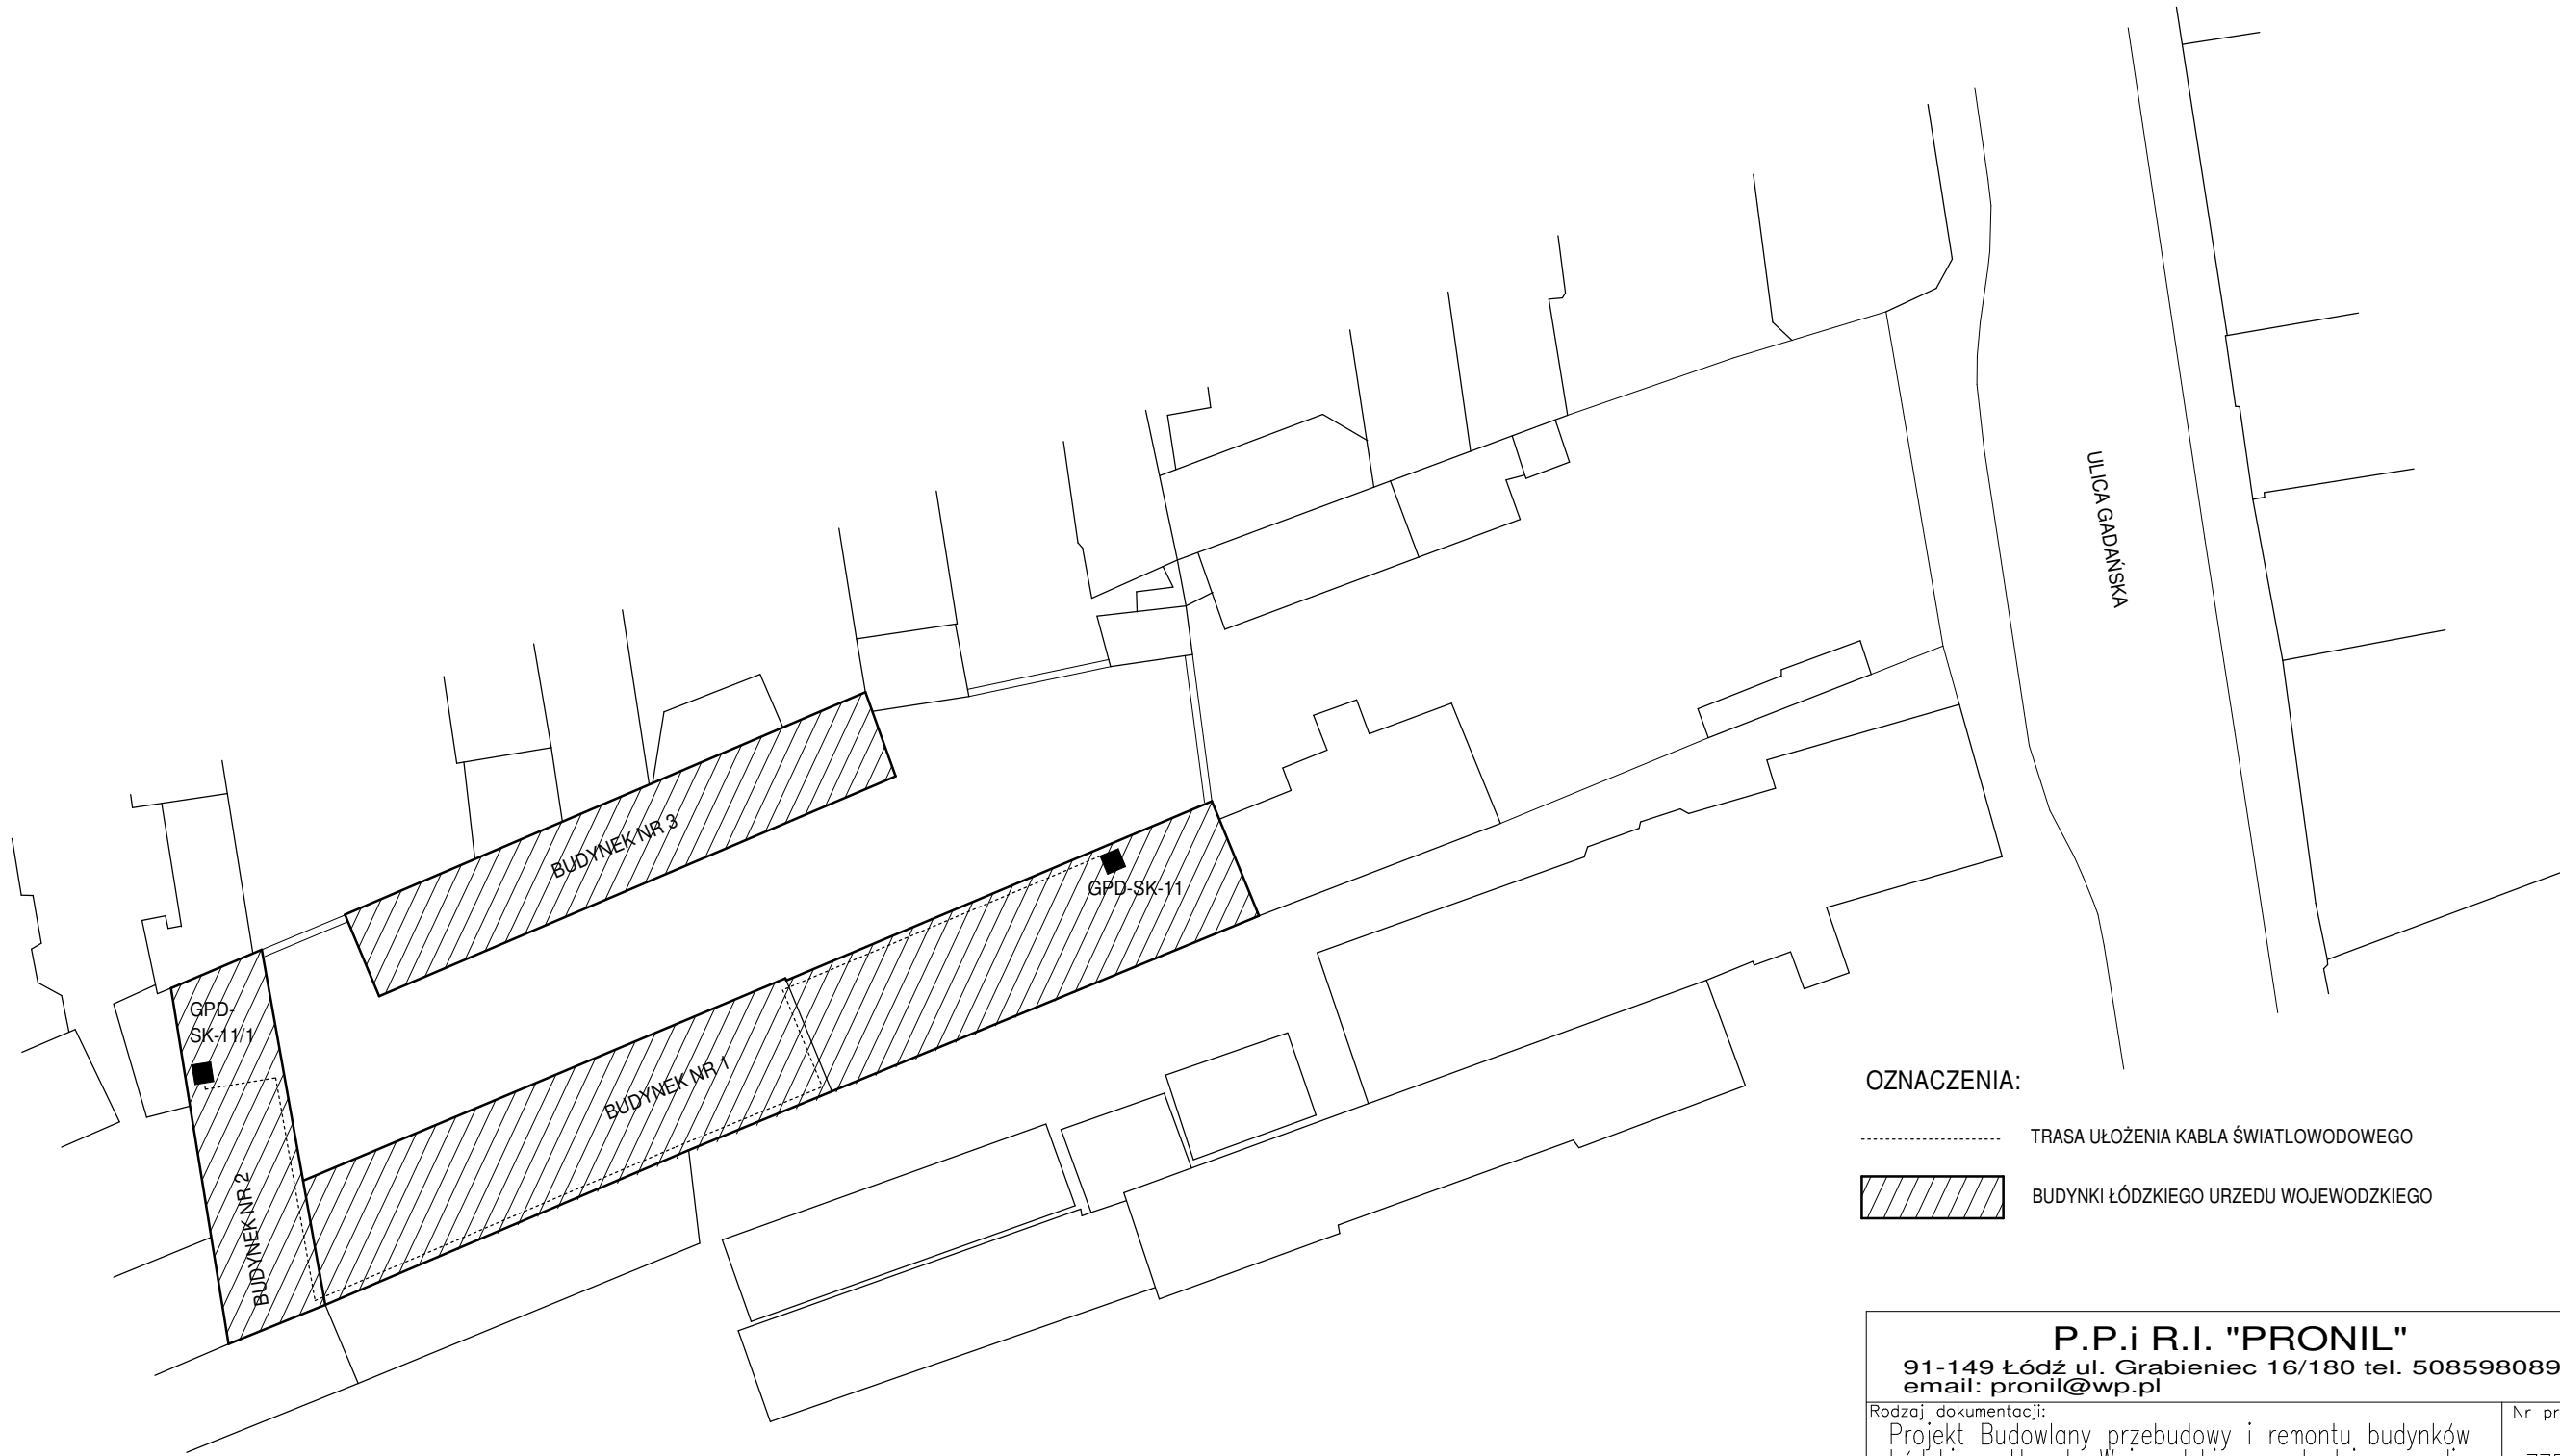

- OZNACZENIA:
- TRASA UŁOŻENIA KABLA ŚWIATŁOWODOWEGO
 -  BUDYNKI ŁÓDZKIEGO URZĘDU WOJEWODZKIEGO

P.P.i R.I. "PRONIL" 91-149 Łódź ul. Grabieniec 16/180 tel. 508598089 email: pronil@wp.pl		
Rodzaj dokumentacji: Projekt Budowlany przebudowy i remontu budynków Łódzkiego Urzędu Wojewodskiego w Łodzi przy ulicy Gdańskiej 73, nr działki 230/4, obręb P-19 - INSTALACJE TELETECHNICZNE -	Nr proj.: 775	
Treść rys.: TRASA UŁOŻENIA KABLA ŚWIATŁOWODOWEGO W BUDYNKACH NR1 I NR2	Skala: 1:500	Data: 06.2021
Projektował w specj. inst. teletechniczne: tech. Andrzej Goszczyński upr.nr 372/94/WŁ	Podpis:	1.
tech. Andrzej Przybysz	Podpis:	