


Szafa GPD
42U
serwerownia pom 010
budynek główny

Szafa LPD
42U
pomieszczenie inforamtyków
budynek główny


Etap I
istn. kabel światłowodowy
24G50 OM3 LS0H

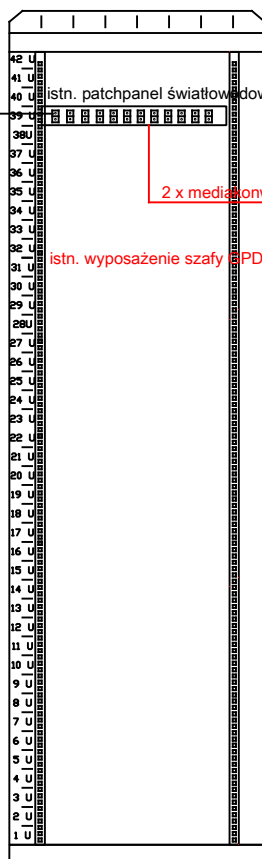

istn. patchpanel światłowodowy w GPD

2 x media konwerter 2xF/FTP kat.6 SAP,CCTV do wizualizacja
Do LPD

istn. wyposażenie szafy GPD

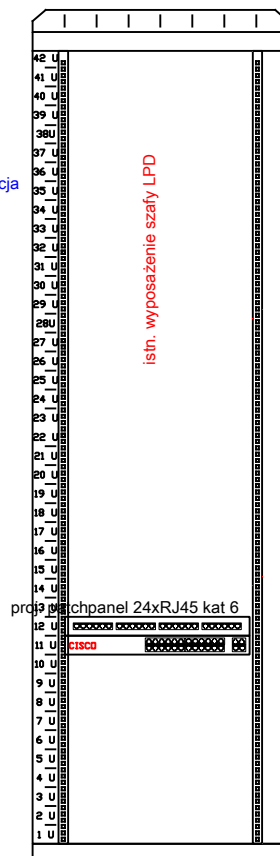

proj. patchpanel 24xRJ45 kat 6

9xF/FTP kat.6

wizualizacja centrala CA - SSWIN
4xGniazda RJ45 pom. Dyżurnego
2x Gniazda RJ45 pom Kierownika zmiany
wizualizacja SAP
wizualizacja CCTV

EMES - PROJEKT PRACOWNIA ARCHITEKTONICZNA MARCIN SZYMANOWICZ UL. MAZOWIECKA 39/13 15-302 BIAŁYSTOK, TEL. 509 507 503			NR RYS.
OBIEKT	DOSTOSOWANIE POMIESZCZEŃ II PIĘTRA W BUDYNKU USŁUGOWYM NA POTRZEBY FUNKCJONARIUSZY STRAŻY GRANICZNEJ NA MDPG W BOBROWNIKACH II ETAP		FAZA PW
			DATA 15.12.2017
TYTUŁ RYS.	SIEĆ STRUKTURALNA BUD. GŁÓWNY SCHEMAT BLOKOWY		SKALA 1:100
OPRACOWAŁ	MGR INŻ. MAREK PROKOPIUK		PODPIS
INSTALACJE ELEKTRYCZNE PROJEKTANT	MGR INŻ. EMILIAN ŁUKASZ BOŁTRYK	UPR. NR PDL/0053/ POOE/08	PODPIS