


RZUT PARTERU  
UKŁAD FUNKCJONALNY

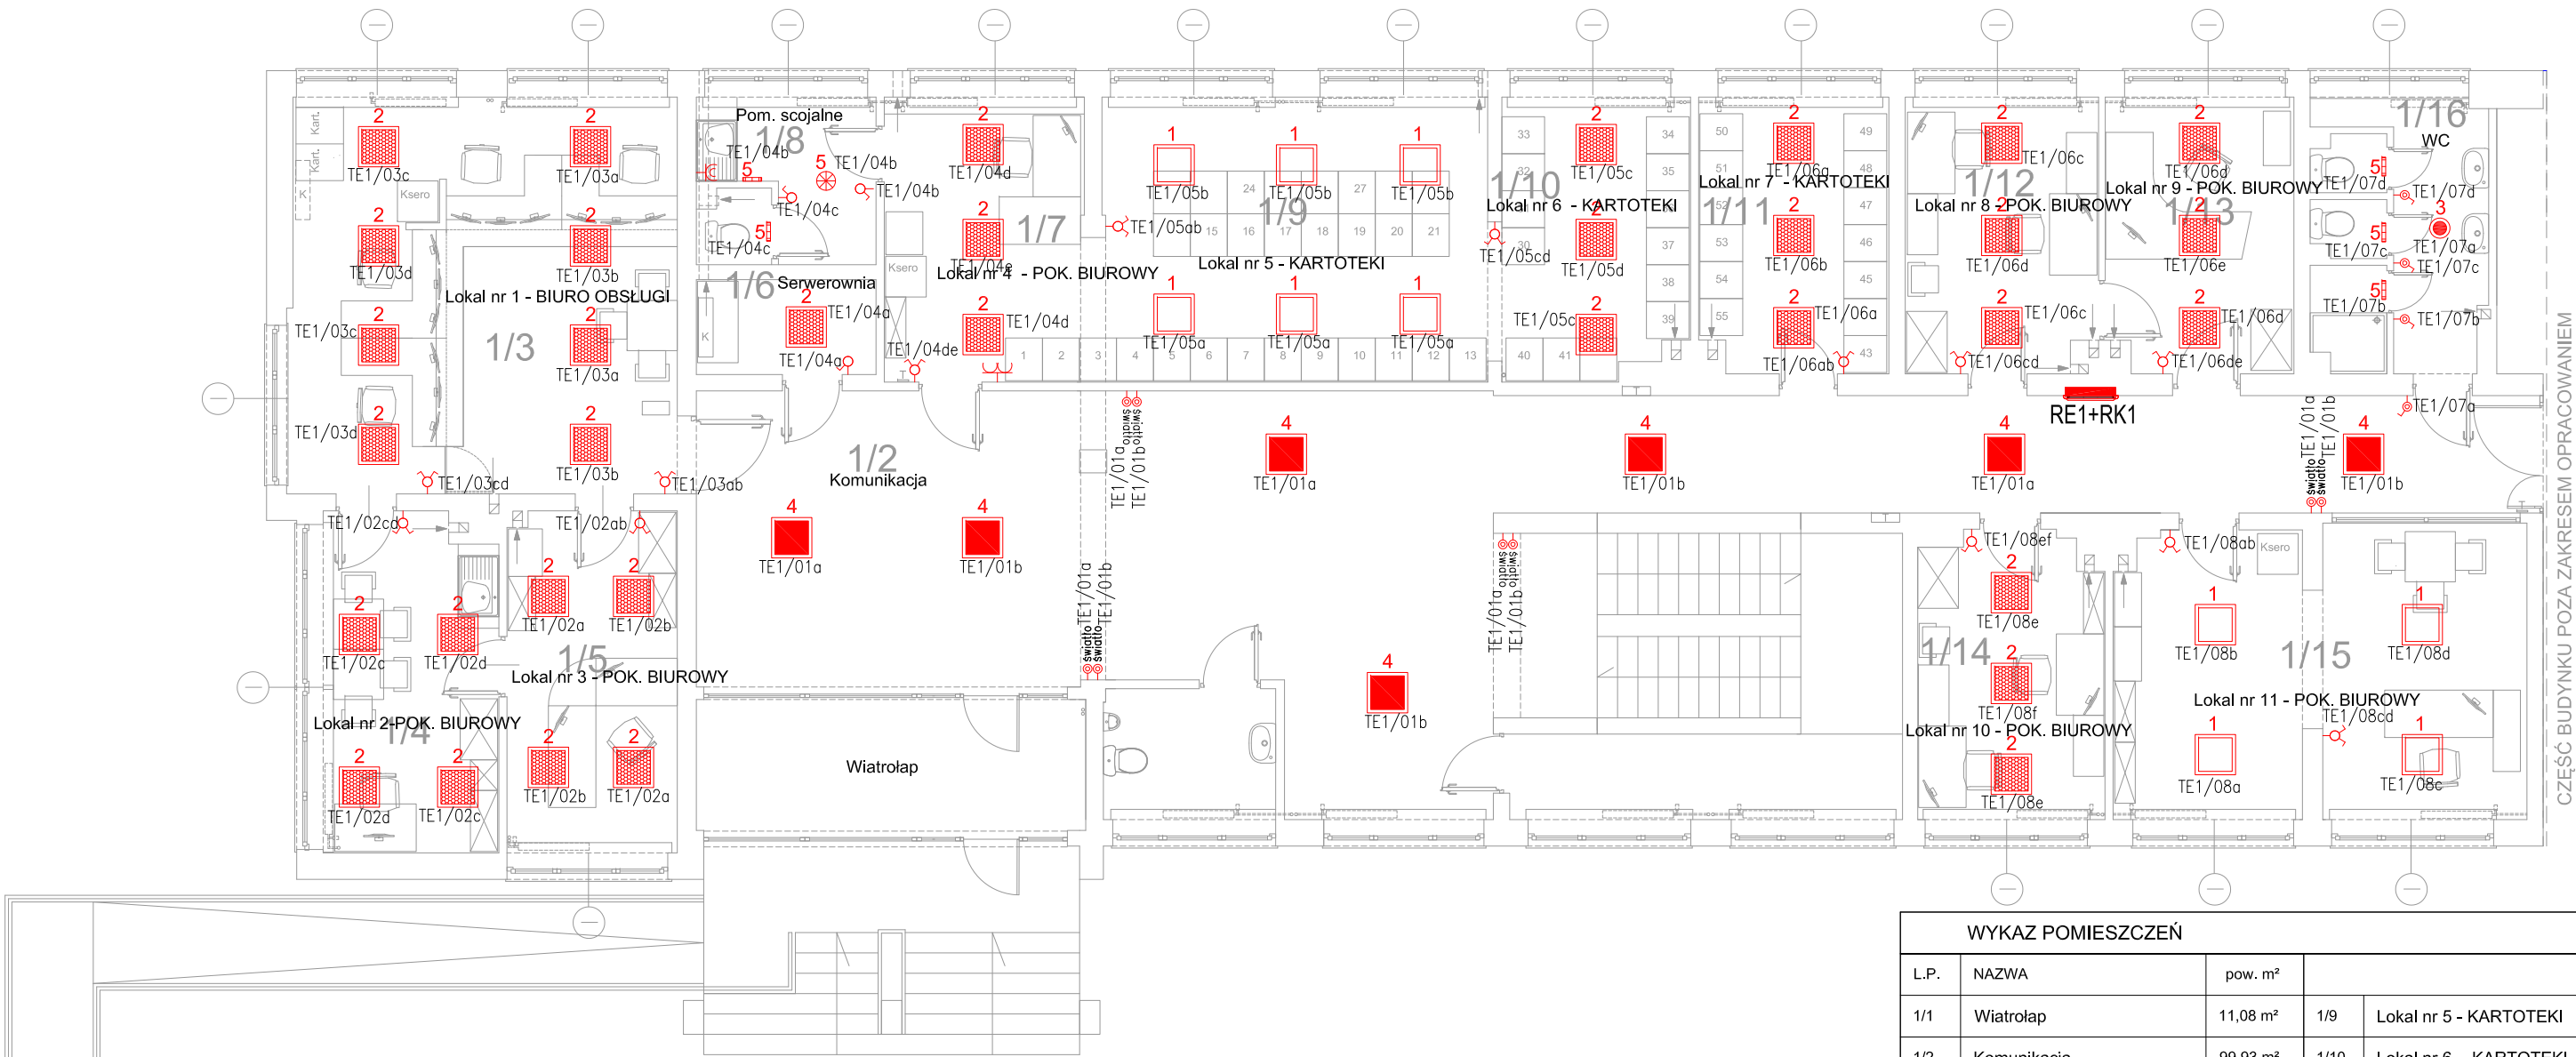

LEGENDA

- ŁĄCZNIK POJEDYNCZY, IP20
- ŁĄCZNIK POJEDYNCZY, IP44
- ŁĄCZNIK ŚWIECZNIKOWY, IP20
- ŁĄCZNIK ZWIERNY BISTABILNY, IP20, z opisem "swiatlo"
- OPRAWA NR 1 LED IP20/44 840 48W
- OPRAWA NR 2 LED IP20/44 840 40W
- OPRAWA NR 3 LED IP44 840 31W
- OPRAWA NR 4 LED P20/44 840 40W
- OPRAWA NR 5 LED IP65 840 24W

WYKAZ POMIESZCZEŃ					
L.P.	NAZWA	pow. m²			
1/1	Wiatrolap	11,08 m²	1/9	Lokal nr 5 - KARTOTEKI	24,12 m²
1/2	Komunikacja	99,93 m²	1/10	Lokal nr 6 - KARTOTEKI	11,30 m²
1/3	Lokal nr 1 - BIURO OBSŁUGI	33,12 m²	1/11	Lokal nr 7 - KARTOTEKI	11,24 m²
1/4	Lokal nr 2 - POK. BIUROWY	12,69 m²	1/12	Lokal nr 8 - POK. BIUROWY	11,44 m²
1/5	Lokal nr 3 - POK. BIUROWY	12,57 m²	1/13	Lokal nr 9 - POK. BIUROWY	11,15 m²
1/6	Serwerownia	3,71 m²	1/14	Lokal nr 10 - POK. BIUROWY	10,39 m²
1/7	Lokal nr 4 - POK. BIUROWY	11,63 m²	1/15	Lokal nr 11 - POK. BIUROWY	22,59 m²
1/8	Pom. scejalne	5,96 m²	1/16	WC	9,56 m²
RAZEM					302,48 m²

PRACOWNIA PROJEKTOWA		Architekt Jowita Pietraszkiewicz	
tel. 601 312 620		ul. Narutowicza 10 a Suwałki	
Temat:	ROBOTY REMONTOWE W BUDYNKU ADMINISTRACYJNYM		
Adres:	ul. Pułaskiego 73 w Suwałkach		SKALA 1:100
Rysunek:	RZUT PARTERU-INST.OŚWIETLENIOWA		11.2020
Projektant:	mgr inż. Tomasz Supranowicz	upr. bud. upr.PDL/0069/PBE/16	NR RYS. <b>E1</b>