
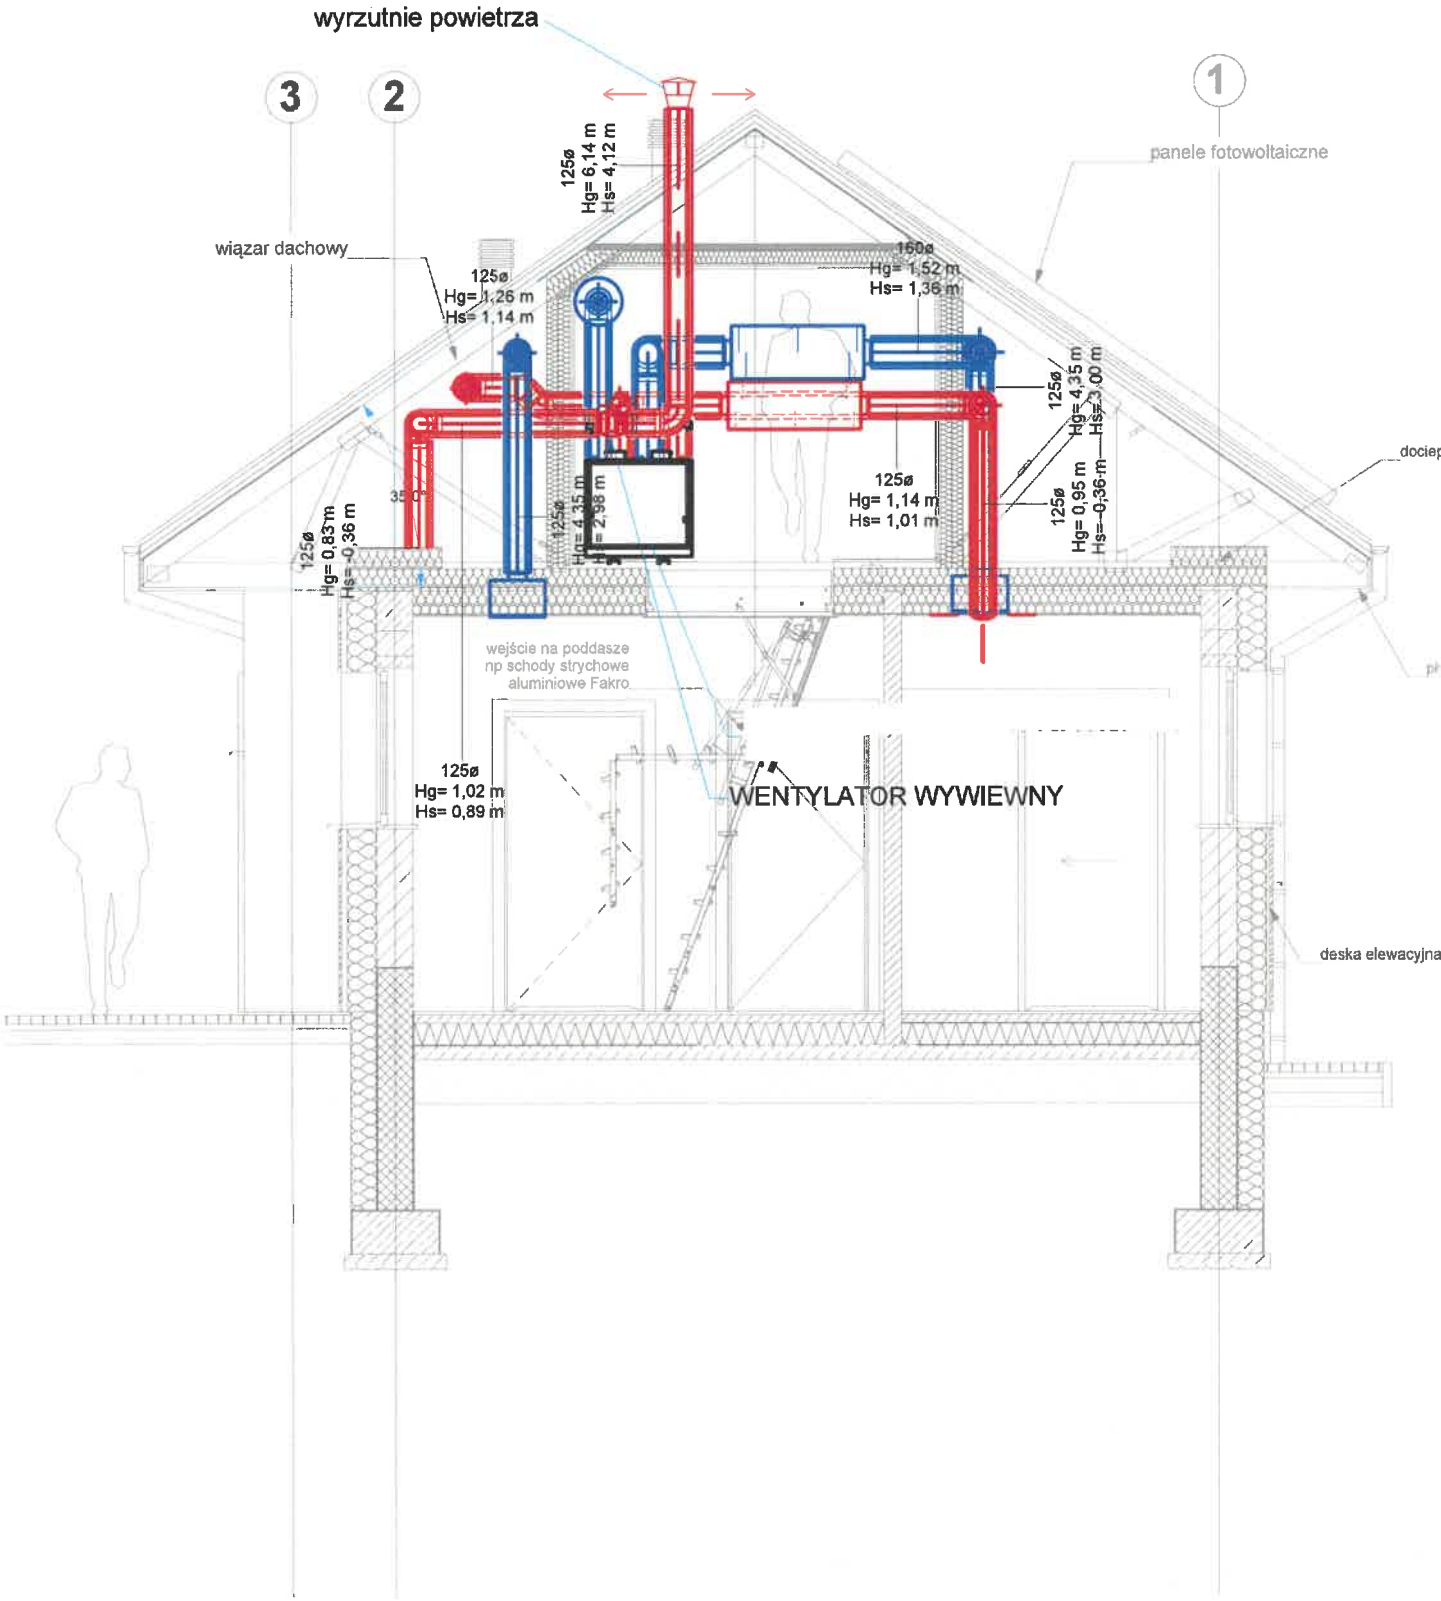


LEGENDA:

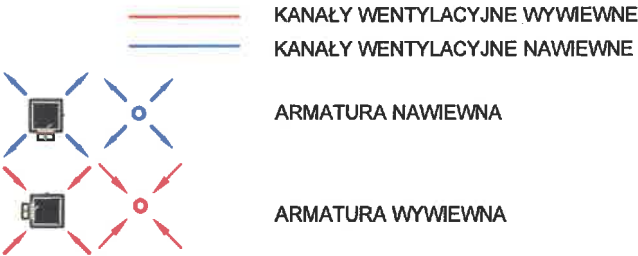

ARCHI-GRAF
JANUSZ KICIŃSKI & ROMAN SZUMNY

64-920 PŁA UL. KOSSAKA 110 TEL./FAX (067)2137075 ; 3512757

modyfikacje: projektant: data: podpis:

nazwa zamierzenia budowlanego:
BUDOWA KANCELARII DLA DWÓCH LEŚNICTW

projektował:
mgr inż. Łukasz Barnaś
uprawnienia budowlane do projektowania
bez ograniczeń w specjalności sanitarnej
Nr upr. KUP/0048/PODS/14
data oprac.: listopad 2022r.

sprawdził:
mgr inż. Paweł Ziezo
uprawnienia budowlane do projektowania
bez ograniczeń w specjalności sanitarnej
Nr upr. KUP/0072/PWBS/17
data spr.: listopad 2022r.

opracował: mgr inż. Karolina Biały

tytuł rysunku: INSTALACJA WENTYLACJI MECHANICZNEJ
- PRZEKRÓJ A - A

nr rys.: WM.04 branża: SANITARNA

etap projektowania: projekt techniczny skala: 1:50