


OPIS POWIERZCHNI TERENU	Teren utw.	
NUMER DZIAŁKI	49/8	

ZEW. INST. WODY

Węzeł: W₁ - W₄

PODZIAŁKA 1:100/500

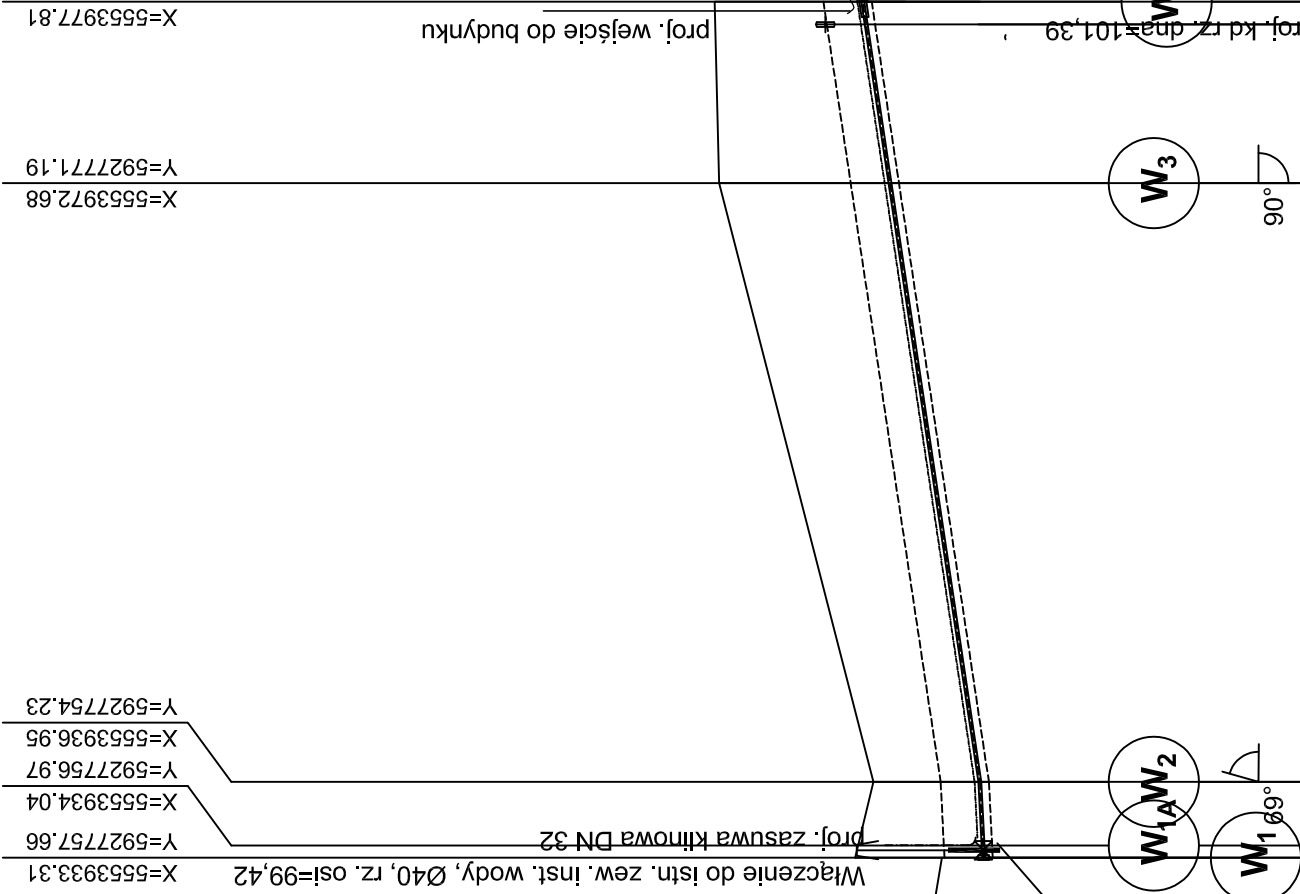

[m] pp. = 95,00

RZĘDNA PROJEKTOWANEGO TERENU				100,8	102,9	102,9	64-920 PIŁAUL. KOSSAKA 110 TEL./FAX (067)2137075 ; 351275			
RZĘDNA OSI PROJ. RUROCIĄGU				101,0	100,66	102,9	modyfikacje: projektant: data: podpis:			
ZAGŁĘBIENIE OSI OD TERENU PROJ.				1,60	1,41	2,26	nazwa zamierzenia budowlanego: BUDOWA KANCELARII DLA DWÓCH LEŚNICTW			
DŁUGOŚĆ ODCINKA				1,00	4,00	40,00	projektował: mgr inż. Łukasz Bamaś uprawnienia budowlane do projektowania bez ograniczeń w specjalności sanitarnej Nr upr. KUP/0048/POOS/14 data oprac.: listopad 2022r.			
PROJ. SPADEK RUROCIĄGU, ODLEGŁOŚĆ				L=5,00	L=52,00	12,00	sprawdził: mgr inż. Paweł Zięzio uprawnienia budowlane do projektowania bez ograniczeń w specjalności sanitarnej Nr upr. KUP/0072/PWBS/17 data spr.: listopad 2022r.			
PROJ. ŚREDNICA NOMINALNA, MATERIAŁ				PE 100 Ø40X3,7 SDR11 PN16			opracował: mgr inż. Adam Stefański			
HEKTOMETR I ODLEGŁOŚCI				5,00	45,00	57,00	tytuł rysunku: PROFIL ZEW. INST. WODY			
				0			nr rys.: ZIS.02 branża: SANITARNA			
							etap projektowania: projekt techniczny skala: 1:100/500			

UWAGA:

1. Stan terenu pierwotnego należy odwzorzyć. Przed przystąpieniem do realizacji projektowanej sieci, należy dokonać odkrycia istniejącego uzbrojenia terenu oraz skorygować rzeczywiste wartości rzędnych jego posadowienia.
2. Niniejszy rysunek należy rozpatrywać łącznie z rysunkami pozostałych projektowanych sieci. W razie stwierdzenia kolizji z projektowanym lub istniejącym uzbrojeniem terenu, należy poinformować o tym fakcie projektanta.