



ORIENTACJA

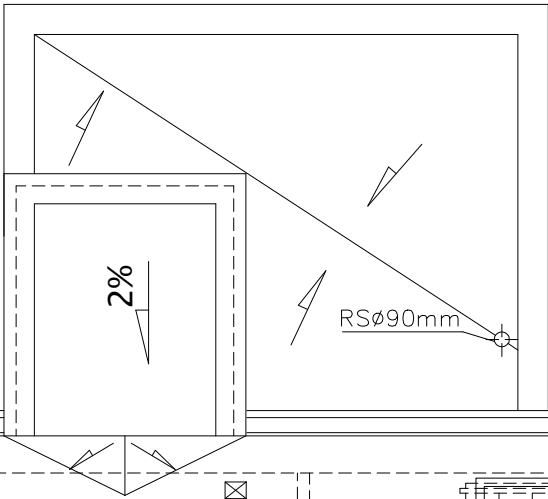

anteny systemu RTV-SAT zamocowane na maszcie

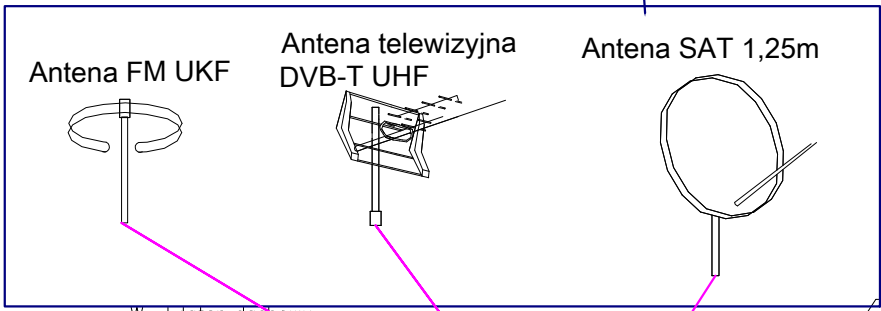

Wentylator dachowy zbiorczy 1faz

Wyw2.26

Wyw2.26

KLAPA ODDYMIAJĄCA
1,15x1,15m (Acz 1,04m²)

ŚCIANKI LAMELOWE WYS.2M
-MASKOWNICA AGREGATÓW
CHŁODNICZYCH

WYŁAZ NA DACH
80x80cm

MASZT ANTENOWY H=2,5m,
Ø40mm, gr. ścianki min. 2mm,
z podstawą przykręcaną/przyspawaną
do konstrukcji dachu

Wentylator dachowy zbiorczy 1faz

Wyw2.26

Wyw2.26

Wyw2.26

Wyw2.26

przebieg fajkowy szczelny fi75
do przestrzeni poddasza
(kable doprowadzić do szafki RTVS)


Wentylator dachowy zbiorczy 1faz

Wentylator dachowy zbiorczy 1faz

Wentylator dachowy zbiorczy 1faz

Wentylator dachowy zbiorczy 1faz

Wentylator dachowy zbiorczy 1faz

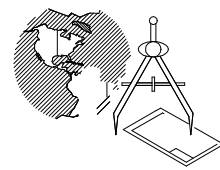

GLOBAL Albert Dragan

ul. Ponikwoda 28, 20-135 Lublin, ☎ +48 516 126 333
✉ instalatorzy@tlen.pl, www.globalprojekty.pl

PRZEBUDOWA NADBUDOWA
I ROZBUDOWA BUDYNKU PROKURATURY
PRZY UL. OKOPOWEJ 2A W LUBLINIE

INWESTOR PROKURATURA REGIONALNA W
LUBLINIE
UL. OKOPOWA 2A 20-950 LUBLIN

RYSUNEK

**RZUT DACHU
PLAN INSTALACJI NISKOPRĄDOWYCH**

SKALA

1:75

NR RYS.

T-VI-05

FUNKCJA	SPECJALNOŚĆ, IMIĘ I NAZWISKO	NR UPRAWNIEN	DATA	PODPIS
PROJEKTOWAŁ	mgr inż. Tomasz Kopeć	LUB/0132/PWOE/10	07 2024	
SPRAWDZIŁ	mgr inż. Andrzej Łukaszuk	LUB/0028/PWBE/23	07 2024	

OPRACOWANIE CHRONIONE USTAWĄ O PRAWIE AUTORSKIM I PRAWACH POKREWNYCH
(DZ.U. NR 24/94 POZ. 83 Z DNIA 4 LUTEGO 1994R.) Z PÓŹNIEJSZYMI ZMIANAMI