


- Legenda:
- w - inst. wodociągowa
 - a - wentylacja
 - k - inst. kanalizacyjna
 - g - gaz przewodowy
 - e - inst. elektryczna NN
 - c.o. - centralne ogrzewanie

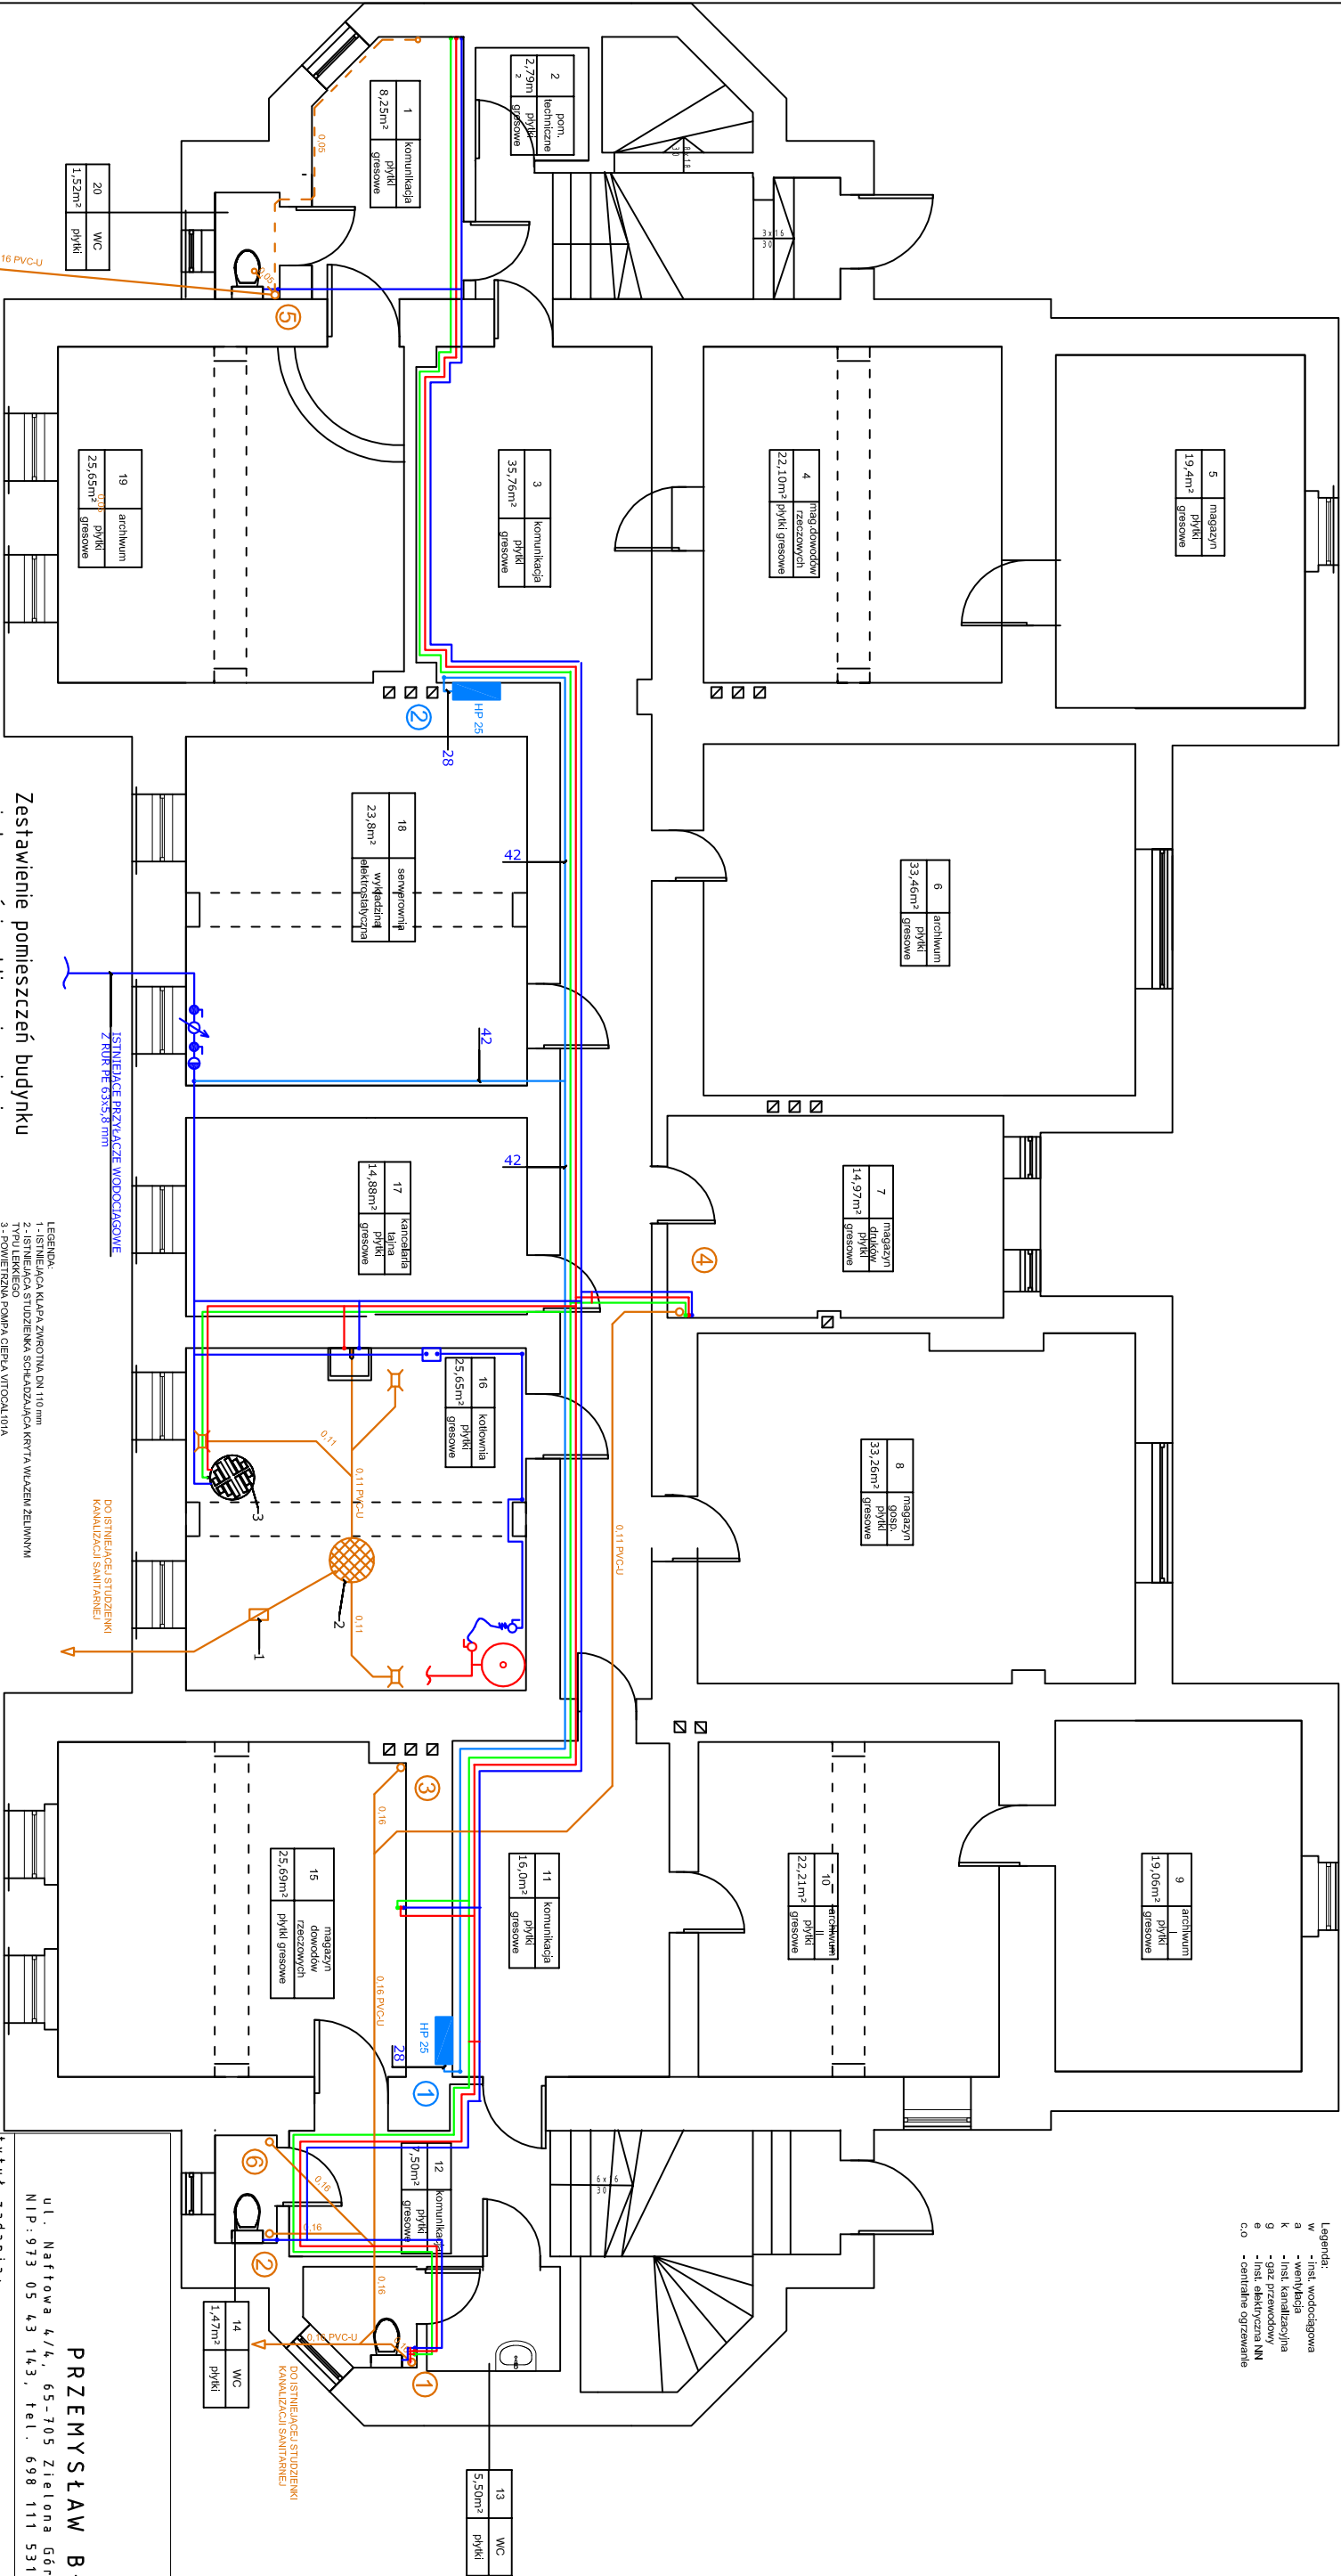

Zestawienie pomieszczeń budynku
użyteczności publicznej – piwnica

Nr. pom	Funkcja	wys.(m)	Pow.łokalu Pu (m ²)
1	komunikacja	2,24	8,25
2	pom. techniczne	2,46	2,79
3	komunikacja	2,50	35,76
4	magazyn dowodów rzeczowych	2,50	22,10
5	magazyn	2,50	19,40
6	archiwum	2,50	33,46
7	magazyn druków	2,50	14,97
8	magazyn gosp.	2,50	33,26
9	archiwum I	2,50	19,06
10	archiwum II	2,50	22,21
11	komunikacja	2,50	16

12	komunikacja	2,28	7,50
13	WC	2,20	5,50
14	WC	2,20	1,47
15	magazyn dowodów rzeczowych	2,50	25,69
16	kotłownia	2,50	25,65
17	kanclaria tajna	2,60	14,88
18	serwerownia	2,50	23,80
19	archiwum	2,50	25,65
20	WC	2,24	1,52

POW. UŻYTKOWA ŁĄCZNIE

358,9200

- LEGENDA:
- 1 - IŚNIEJĄCA KLAPA ZWRÓTNA DN 110 mm
 - 2 - IŚNIEJĄCA STUŻENKA SCHŁAZAJĄCA KRYTA WYKŁEM ZEWNĘTRNYM
 - 3 - POWIĘTRZNA POMPA CIERPA WITCOAL/DIA

PRZEMYŚŁAW BŁOCH

ul. Naftowa 4/4, 65-705 Zielona Góra
NIP: 973 05 43 143, tel. 698 111 531

Tytuł zadania:

Remont budynku Prokuratury Rejonowej

Nazwa obiektu:

Budynek użyteczności publicznej

Adres:

67-100 Nowa Sól, ul. Piłsudskiego 68

Tytuł rys.: Rzut piwnicy instalacja

wodociągowa, kanalizacyjna i proz

Projektant:

Grzegorz Kęsiki

Nr uprawnień:

65/90/ZG

Sprawdzający:

mgr inż. Agnieszka Maj

Nr uprawnień: 28/98/ZG

Skala:

1:100

Data:

20.04.18

Nr rys.:

1S8