


Legenda:
 w - inst. wodociągowa
 a - wentylacja
 k - inst. kanalizacyjna
 g - gaz przewodowy
 e - inst. elektryczna NN
 c.o - centralne ogrzewanie

Nr pom.	Temp. °C
1	20
2	12
3	20
4	16
5	16
6	20
7	16
8	16
9	20
10	20
11	20
12	20
13	20
14	20
15	16
16	20
17	20
18	20
19	20
20	20

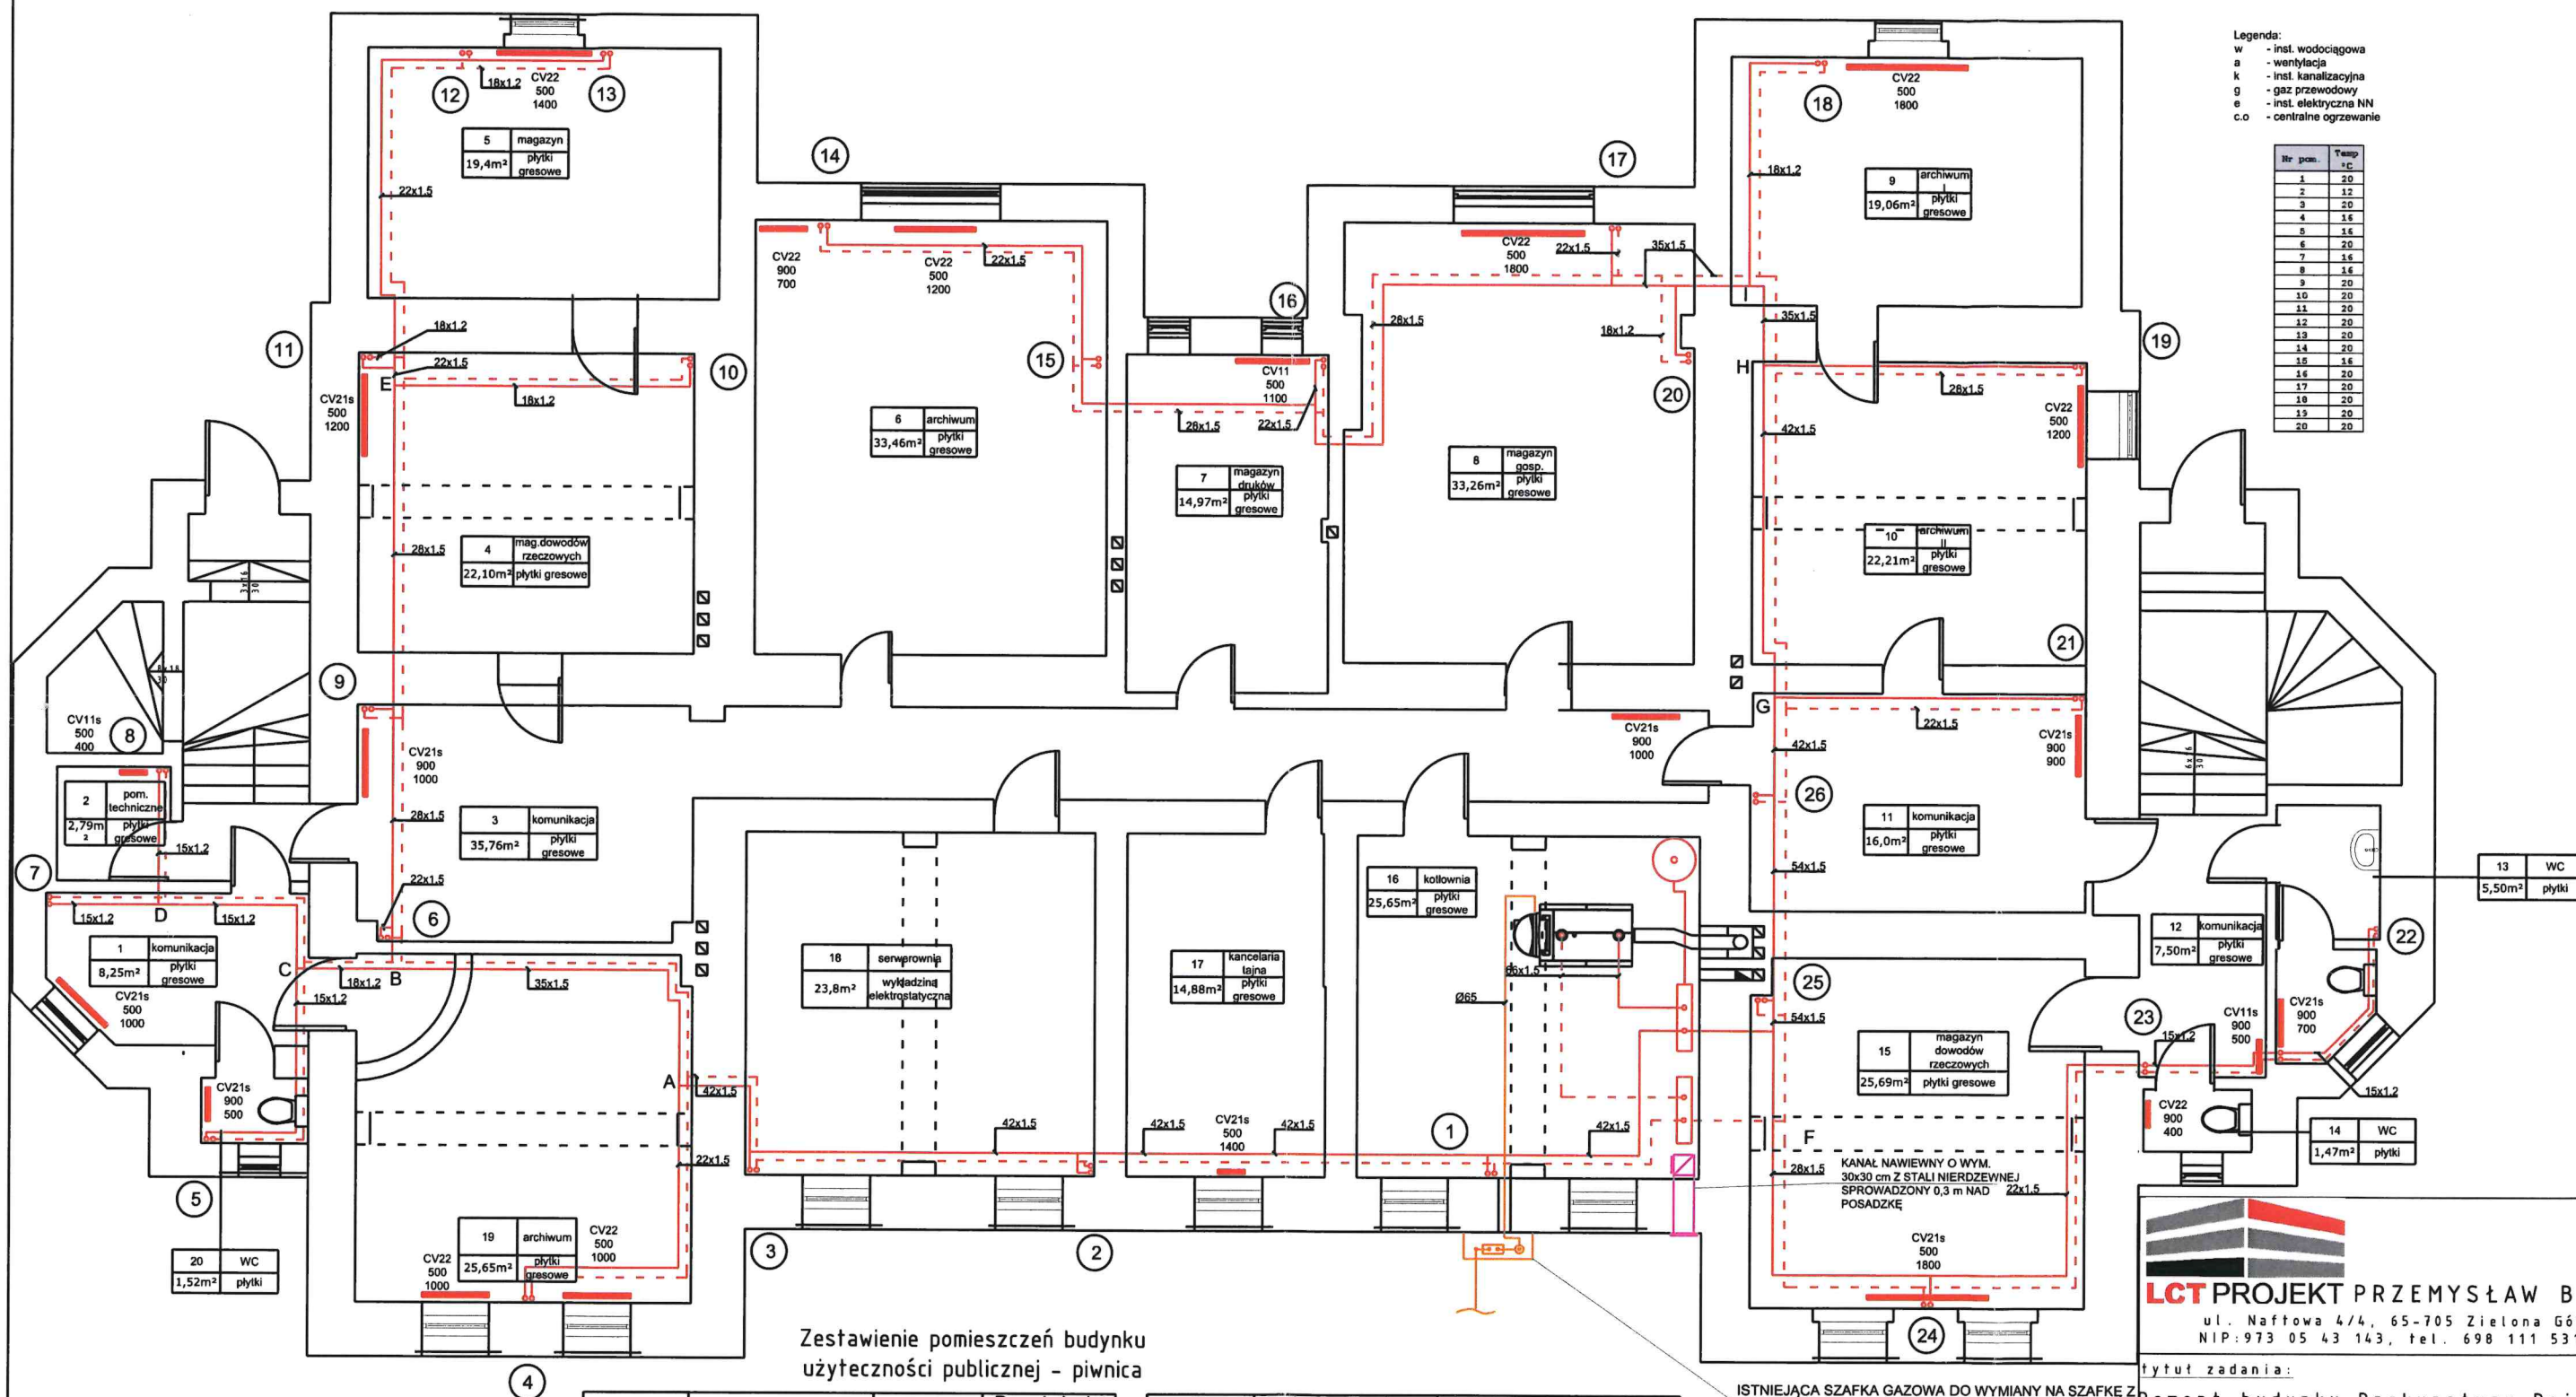

Zestawienie pomieszczeń budynku
 użyteczności publicznej - piwnica

Nr pom	Funkcja	wys.(m)	Pow.lokalu Pu (m²)
1	komunikacja	2,24	8,25
2	pom. techniczne	2,46	2,79
3	komunikacja	2,50	25,86
4	magazyn dowodów rzeczowych	2,10	11,05
5	magazyn	2,10	9,70
6	archiwum	2,50	33,46
7	magazyn druków	2,20	7,49
8	magazyn gosp.	2,50	33,26
9	archiwum I	2,10	9,53
10	archiwum II	2,10	11,10
11	komunikacja	2,50	16

12	komunikacja	2,28	7,50
13	WC	2,20	5,50
14	WC	2,20	1,47
15	magazyn dowodów rzeczowych	2,10	12,85
16	kotłownia	2,50	25,65
17	kancelaria tajna	2,10	7,44
18	serwerownia	2,50	23,80
19	archiwum	2,10	12,83
20	WC	2,24	1,52
POW. UŻYTKOWA ŁĄCZNIE			267,0500

ISTNIEJĄCA SZAFKA GAZOWA DO WYMIANY NA SZAFKĘ Z STALI NIERDZEWNEJ WYPOSAŻONA W ZAWÓR GAZOWY, GAZOMIERZ 2GS5N ORAZ ZAWÓR MAG DN80 mm PRZEZNACZONY DO WYMIANY

LCT PROJEKT PRZEMYSŁAW BŁOCH
 ul. Naftowa 4/4, 65-705 Zielona Góra
 NIP: 973 05 43 143, tel. 698 111 531

tytuł zadania: Remont budynku Prokuratury Rejonowej

nazwa obiektu: Budynek użyteczności publicznej


adres: 67-100 Nowa Sól, ul. Piłsudskiego 68

tytuł rys.: Rzut piwnicy instalacja c.o.

projektant: Grzegorz Kęsiki
 nr uprawnień 65/90/ZG

sprawdzający: mgr inż. Agnieszka Maj
 nr uprawnień 28/98/ZG

skala: 1:100 data: 05.06.18 nr rys.: 1S1

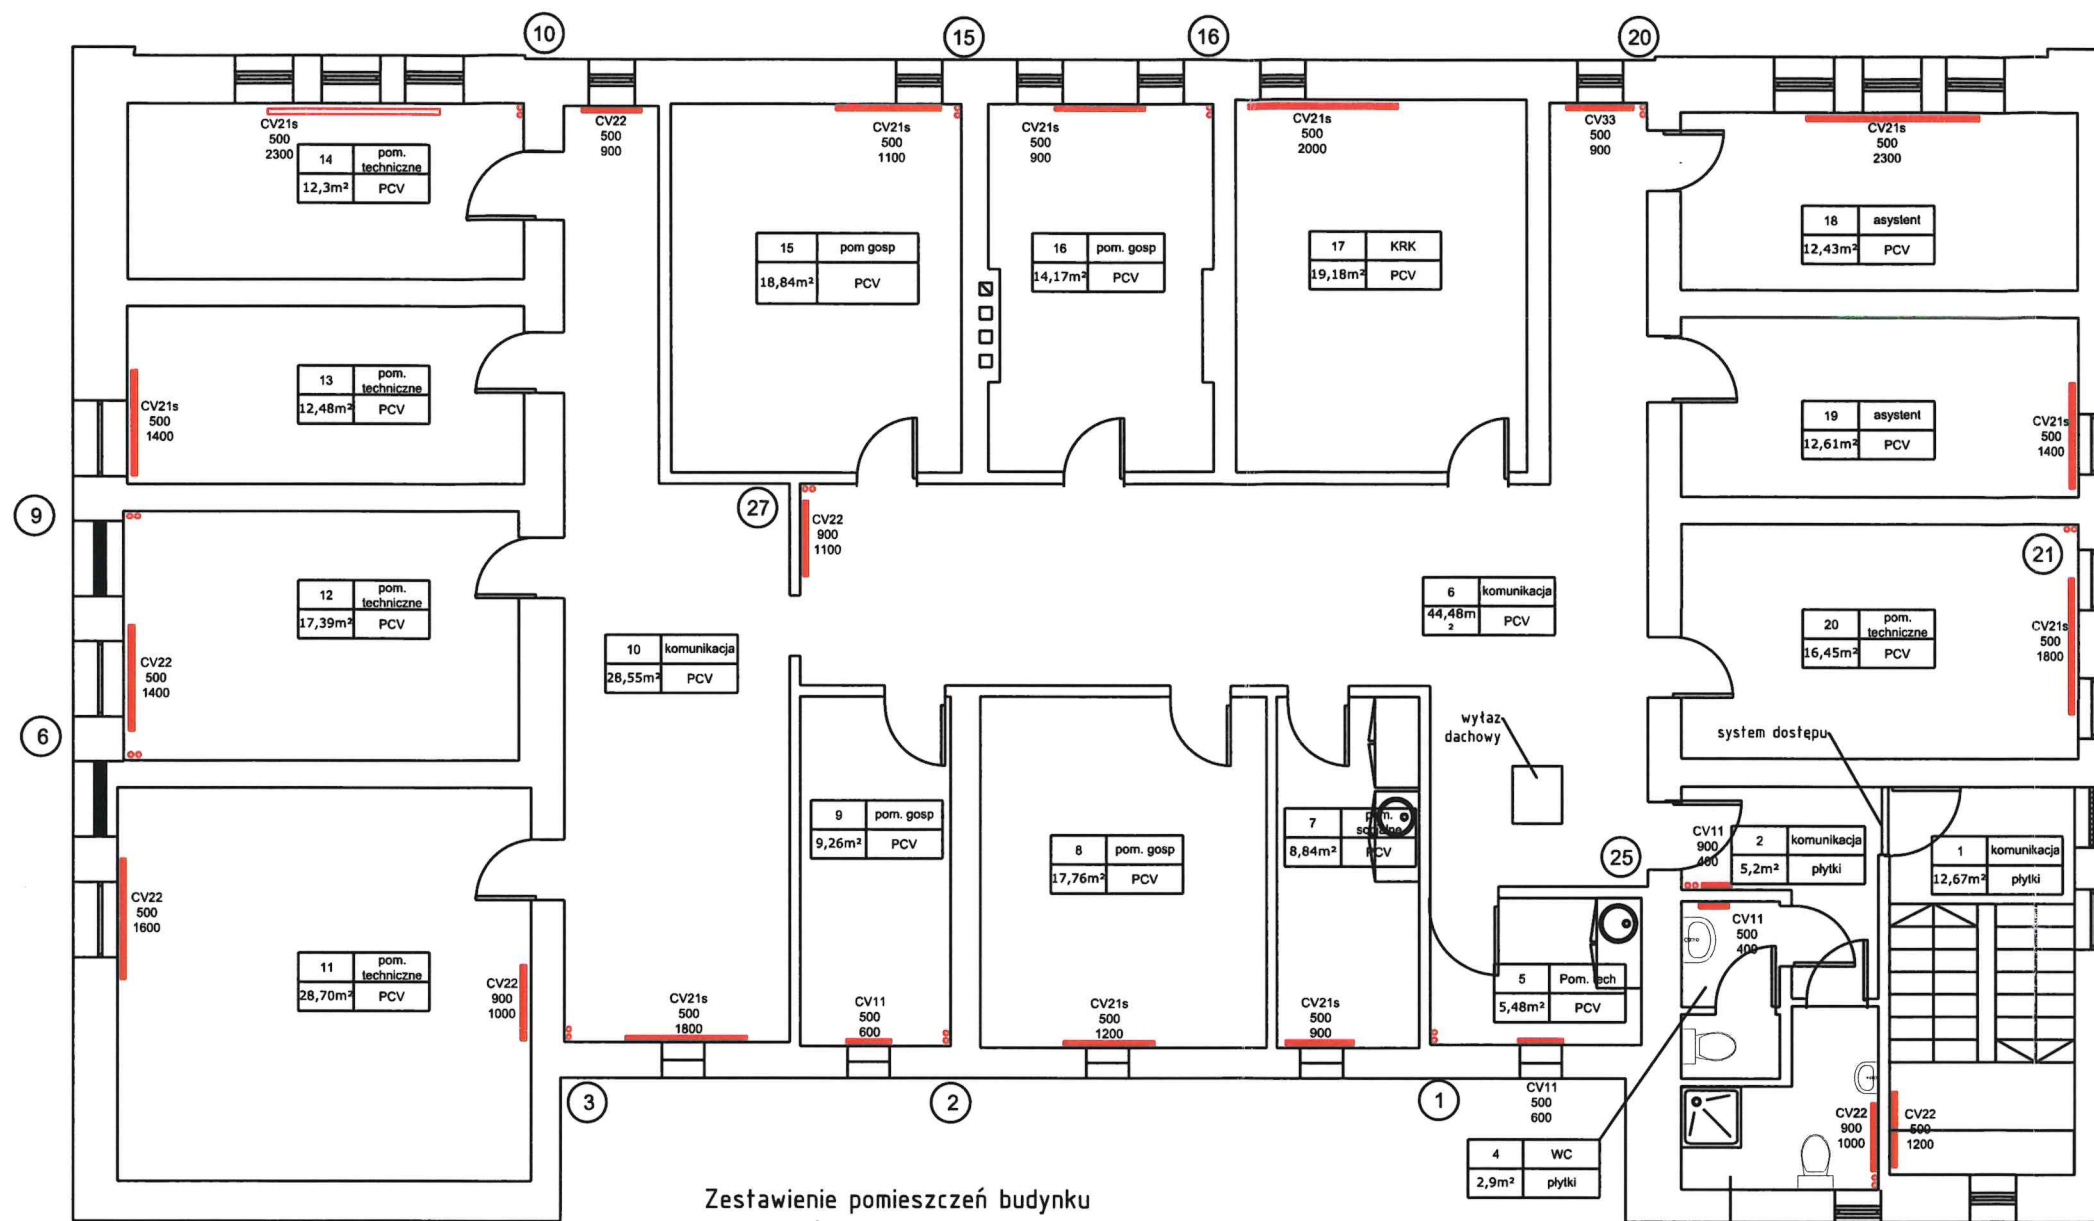

Nr pom.	Temp. +C
1	16
2	20
3	24
4	20
5	16
6	20
7	20
8	16
9	16
10	20
11	20
12	20
13	20
14	20
15	16
16	16
17	20
18	20
19	20
20	20

Zestawienie pomieszczeń budynku
użyteczności publicznej - poddasze

Nr pom	Funkcja	wys.(m)	Pow.lokalu Pu (m²)
1	komunikacja	2,67	12,67
2	komunikacja	2,67	5,20
3	ŁAZIENKA	2,67	4,77
4	WC	2,67	2,90
5	pom.techniczne	2,15	2,74
6	komunikacja	2,15	22,24
7	pom. socjalne	2,15	4,42
8	pom. gosp.	2,15	8,88
9	pom. gosp.	2,15	4,63
10	komunikacja	2,20	14,28
11	pom.techniczne	2,67	28
12	pom.techniczne	2,67	17,39
13	pom.techniczne	2,67	12,48
14	pom.techniczne	2,67	12,30

15	pom. gosp	2,15	9,42
16	pom. gosp	2,15	7,08
17	KRK	2,15	9,59
18	gabinet asystenta	2,65	12,43
19	gabinet asystenta	2,65	12,61
20	pom.techniczne	2,65	16,45
POW. UŻYTKOWA ŁĄCZNIE			220,48

3	łazienka	4,77m²	plytki
---	----------	--------	--------



tytuł zadania:
Remont budynku Prokuratury Rejonowej

nazwa obiektu:
Budynek użyteczności publicznej

adres:
67-100 Nowa Sól, ul. Piłsudskiego 68

tytuł rys.:
Rzut poddasza instalacja c.o.
+ wentylacji mechanicznej


projektant:
Grzegorz Kęsiki
nr uprawnień 65/90/ZG

sprawdzający:
mgr inż. Agnieszka Maj
nr uprawnień 28/98/ZG

skala:
1:100
data:
05.06.18
nr rys.:
IS4

LEGENDA:
 1 - JEDNOSTKA ZEWNĘTRZNA O MOCY CHŁODNICZEJ 14,0 kW W SYSTEMIE VRF AIRSTAGE J-NS AOYO45LCLAH
 1A - JEDNOSTKA WEWNĘTRZNA O MOCY CHŁODNICZEJ 4,5 kW W SYSTEMIE VRF ASJA14GACH
 1B - JEDNOSTKA WEWNĘTRZNA O MOCY CHŁODNICZEJ 3,5 kW W SYSTEMIE VRF ASJA12GACH
 1C - JEDNOSTKA WEWNĘTRZNA O MOCY CHŁODNICZEJ 2,8 kW W SYSTEMIE VRF ASJA009GTAH
 2 - JEDNOSTKA ZEWNĘTRZNA O MOCY CHŁODNICZEJ 4,5 kW W SYSTEMIE SPLIT AOYG14LMCE
 2A - JEDNOSTKA WEWNĘTRZNA O MOCY CHŁODNICZEJ 4,5 kW W SYSTEMIE SPLIT ASYG14LMCE

Legenda:
 w - inst. wodociągowa
 a - wentylacja
 k - inst. kanalizacyjna
 g - gaz przewodowy
 e - inst. elektryczna NN
 c.o. - centralne ogrzewanie

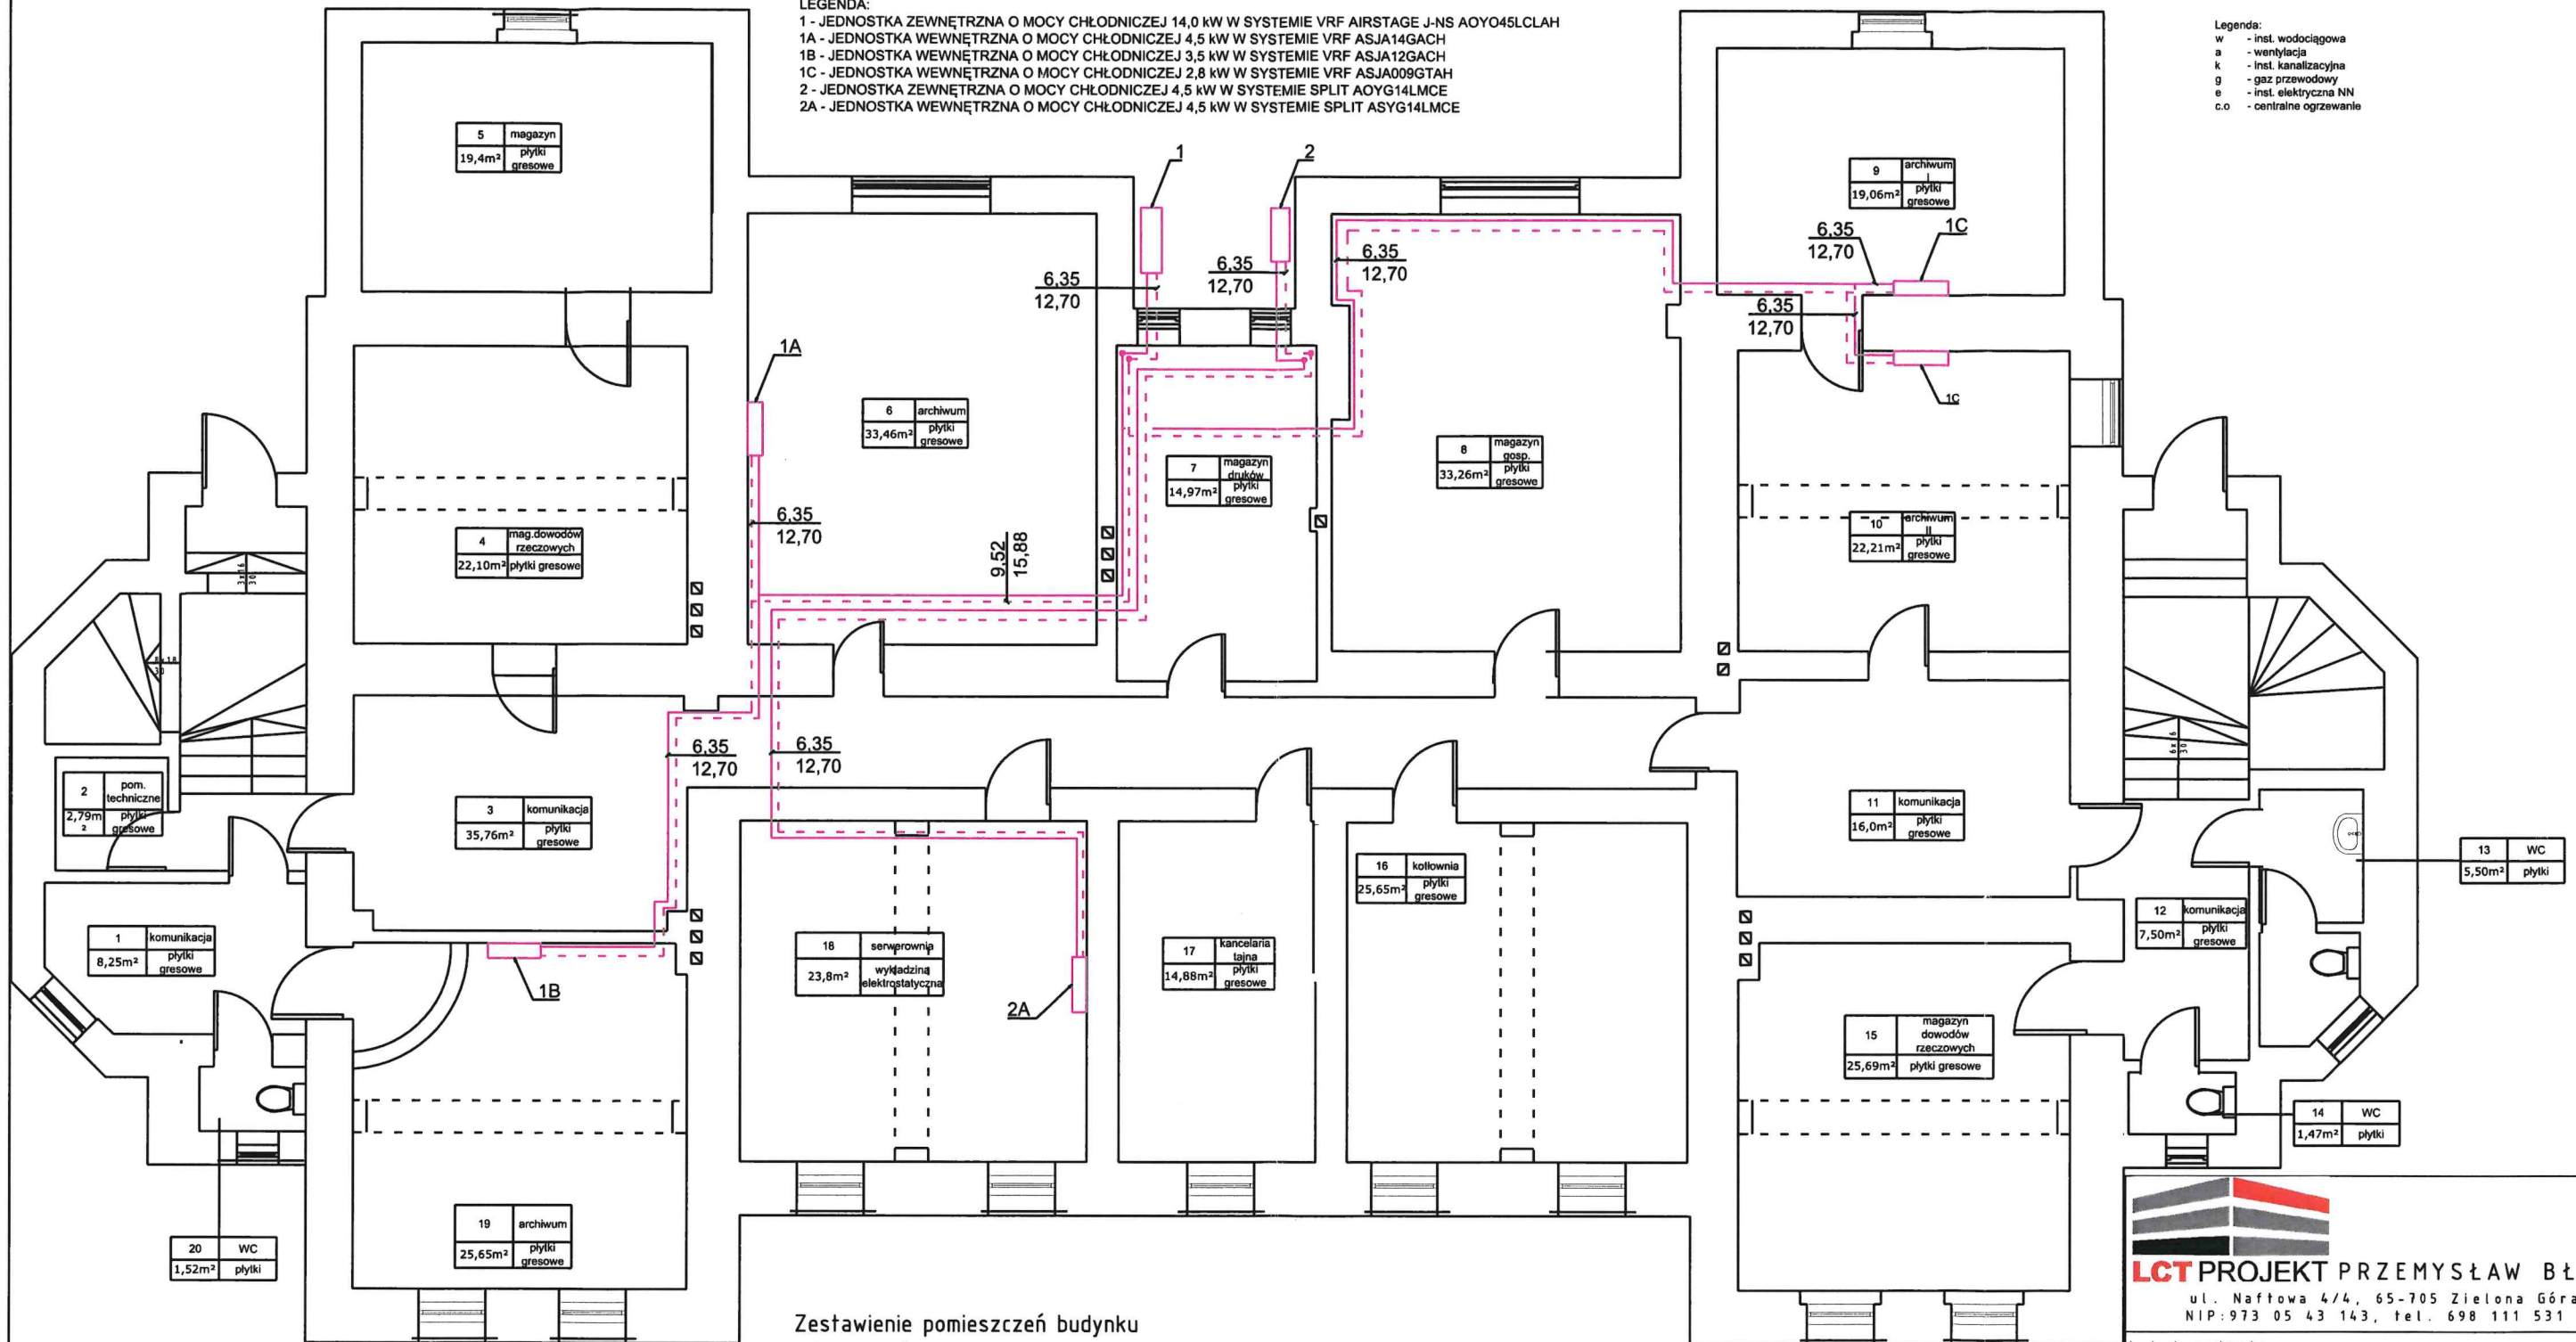

Zestawienie pomieszczeń budynku
 użyteczności publicznej - piwnica

Nr pom	Funkcja	wys.(m)	Pow.lokalu Pu (m ²)
1	komunikacja	2,24	8,25
2	pom. techniczne	2,46	2,79
3	komunikacja	2,50	25,86
4	magazyn dowodów rzeczowych	2,10	11,05
5	magazyn	2,10	9,70
6	archiwum	2,50	33,46
7	magazyn druków	2,20	7,49
8	magazyn gosp.	2,50	33,26
9	archiwum I	2,10	9,53
10	archiwum II	2,10	11,10
11	komunikacja	2,50	16

12	komunikacja	2,28	7,50
13	WC	2,20	5,50
14	WC	2,20	1,47
15	magazyn dowodów rzeczowych	2,10	12,85
16	kotłownia	2,50	25,65
17	kancelaria tajna	2,10	7,44
18	serwerownia	2,50	23,80
19	archiwum	2,10	12,83
20	WC	2,24	1,52
POW. UŻYTKOWA ŁĄCZNIE			267,0500

LCT PROJEKT PRZEMYSŁAW BŁOCH
 ul. Naftowa 4/4, 65-705 Zielona Góra
 NIP: 973 05 43 143, tel. 698 111 531

tytuł zadania:
 Remont budynku Prokuratury Rejonowej

nazwa obiektu:
 Budynek użyteczności publicznej

adres:
 67-100 Nowa Sól, ul. Piłsudskiego 68

tytuł rys.:
 Rzut piwnicy instalacja klimatyzacji

projektant:
 Grzegorz Kęsiki

nr uprawnień 65/90/ZG


sprawdzający:
 mgr inż. Agnieszka Maj

nr uprawnień 28/98/ZG

skala:
 1:100

data:
 05.06.18

nr rys.:
 IS5

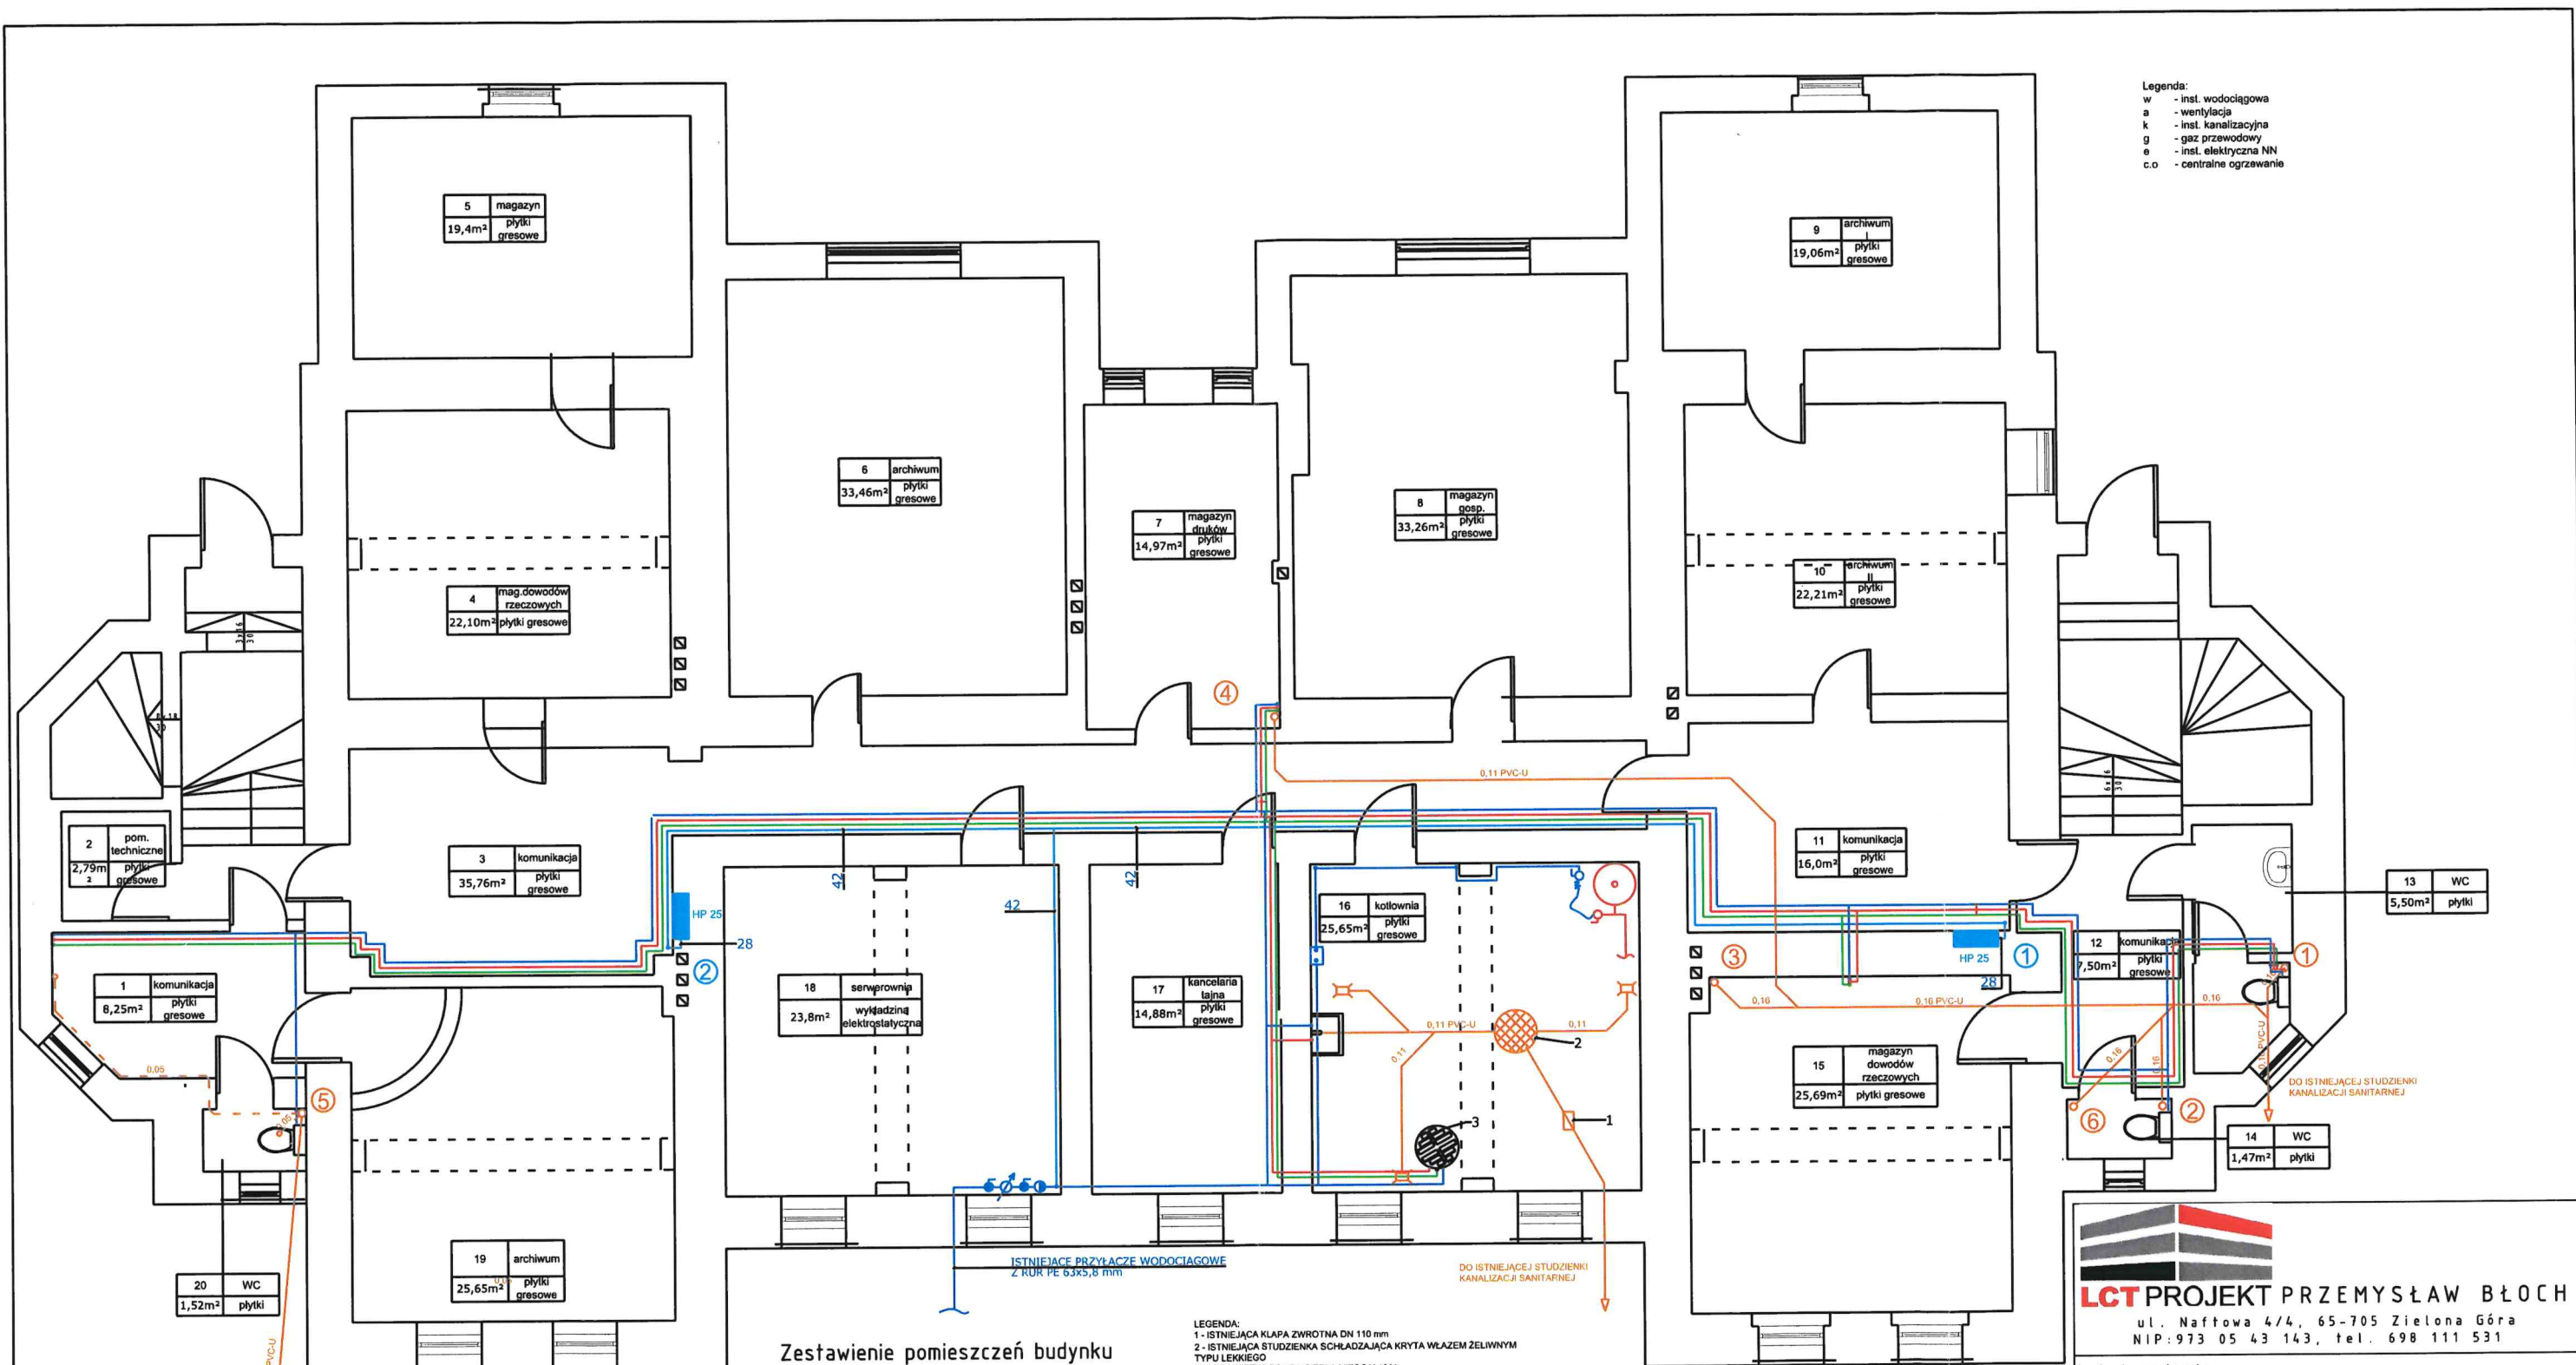

Zestawienie pomieszczeń budynku użyteczności publicznej - piwnica

Nr pom	Funkcja	wys.(m)	Pow.lokalu Pu (m ²)
1	komunikacja	2,24	8,25
2	pom. techniczne	2,46	2,79
3	komunikacja	2,50	25,86
4	magazyn dowodów rzeczowych	2,10	11,05
5	magazyn	2,10	9,70
6	archiwum	2,50	33,46
7	magazyn druków	2,20	7,49
8	magazyn gosp.	2,50	33,26
9	archiwum I	2,10	9,53
10	archiwum II	2,10	11,10
11	komunikacja	2,50	16

12	komunikacja	2,28	7,50
13	WC	2,20	5,50
14	WC	2,20	1,47
15	magazyn dowodów rzeczowych	2,10	12,85
16	kotłownia	2,50	25,65
17	kancelaria tajna	2,10	7,44
18	serwerownia	2,50	23,80
19	archiwum	2,10	12,83
20	WC	2,24	1,52
POW. UŻYTKOWA ŁĄCZNIE			267,0500

LCT PROJEKT PRZEMYSŁAW BŁOCH
ul. Naftowa 4/4, 65-705 Zielona Góra
NIP: 973 05 43 143, tel. 698 111 531

tytuł zadania:
Remont budynku Prokuratury Rejonowej

nazwa obiektu:
Budynek użyteczności publicznej

adres:
67-100 Nowa Sól, ul. Piłsudskiego 68

tytuł rys.:
Rzut piwnicy instalacja wodociągowa, kanalizacyjna i ppoż

projektant:
Grzegorz Kęciki

nr uprawnień 65/90/ZG


sprawdzający:
mgr inż. Agnieszka Maj

nr uprawnień 28/98/ZG

skala:
1:100

data:
05.06.18

nr rys.:
IS7

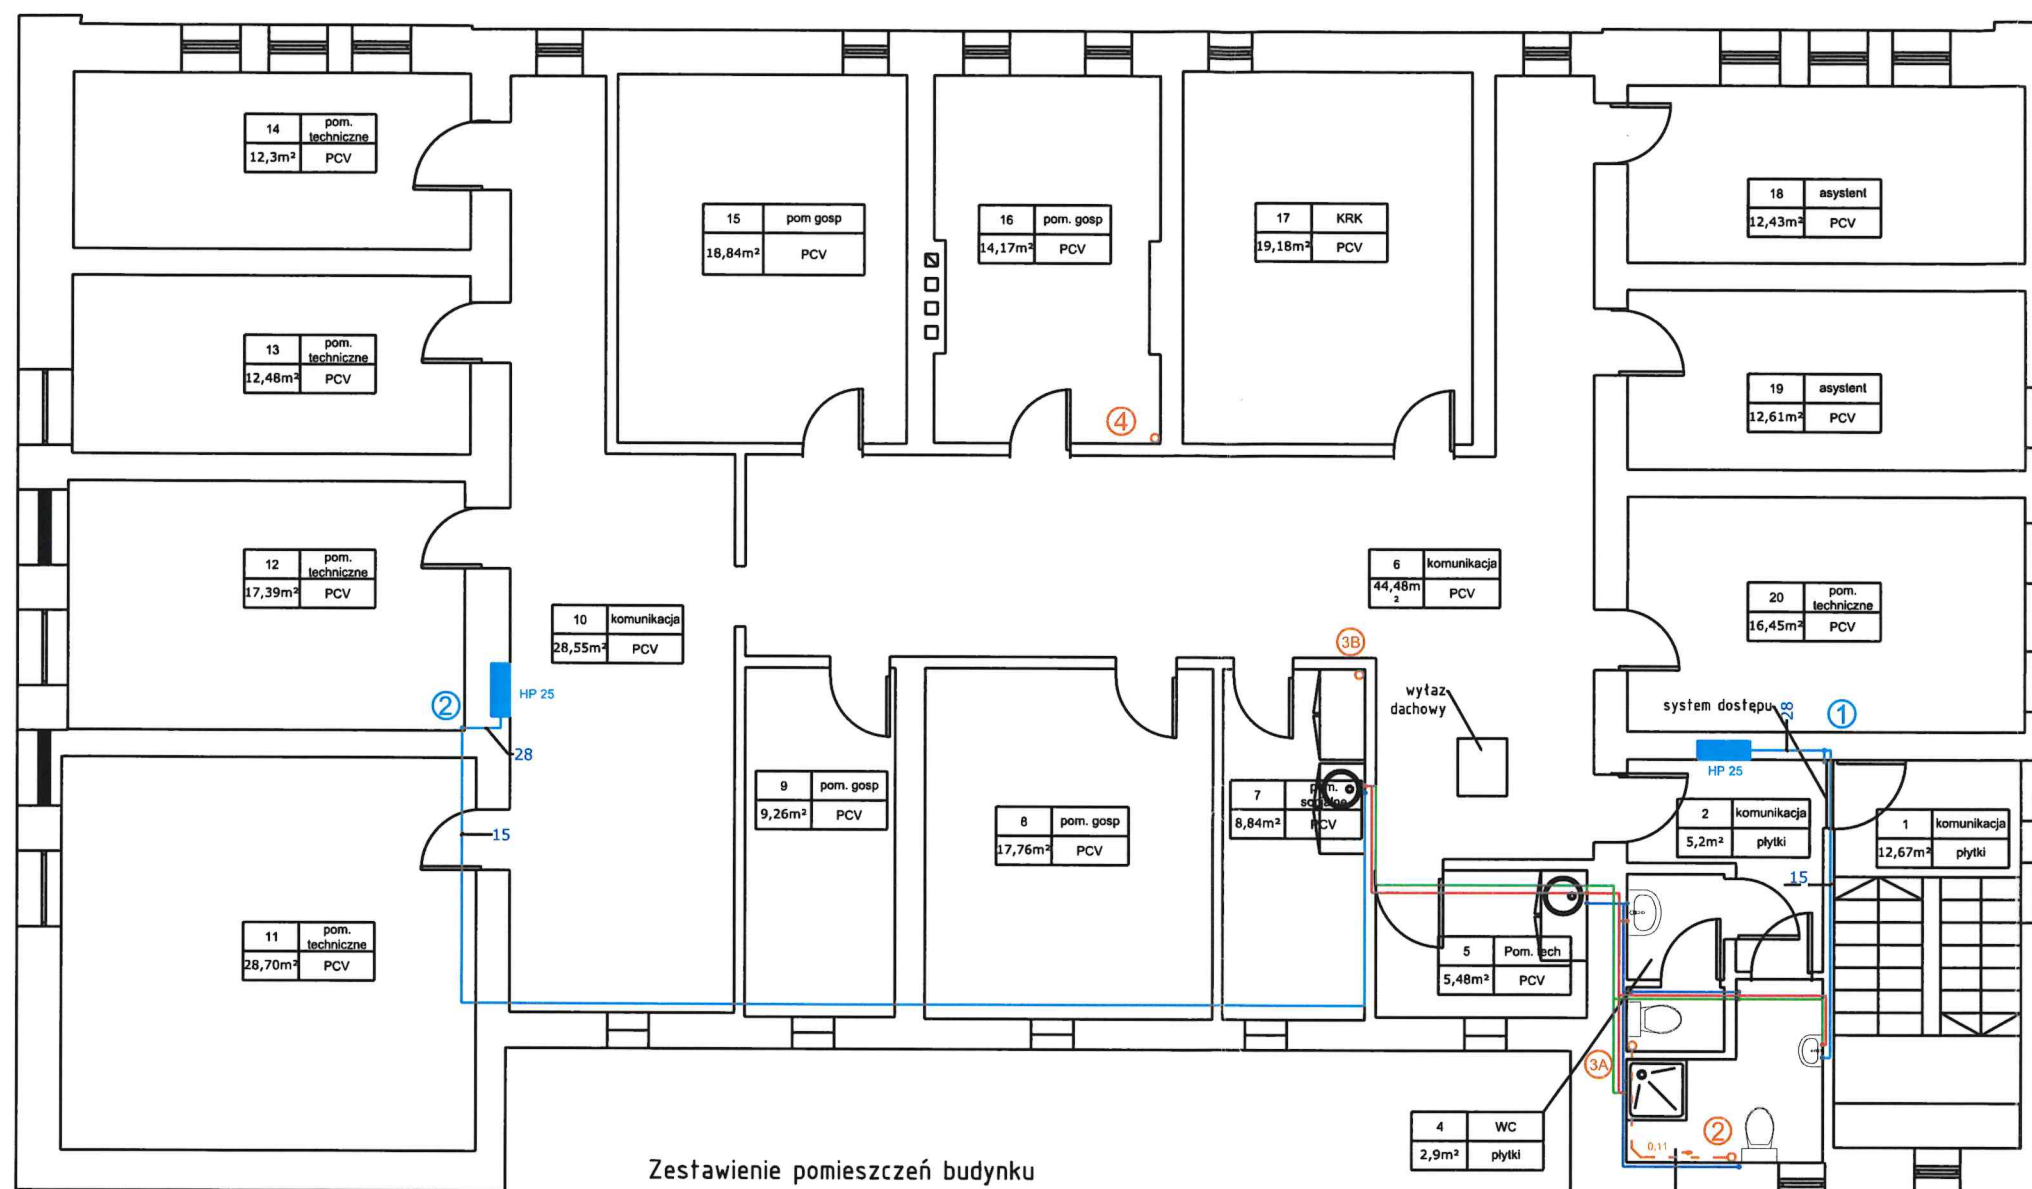

Zestawienie pomieszczeń budynku
użyteczności publicznej - poddasze

Nr pom	Funkcja	wys.(m)	Pow.lokalu Pu (m ²)
1	komunikacja	2,67	12,67
2	komunikacja	2,67	5,20
3	ŁAZIENKA	2,67	4,77
4	WC	2,67	2,90
5	pom.techniczne	2,15	2,74
6	komunikacja	2,15	22,24
7	pom. socjalne	2,15	4,42
8	pom. gosp.	2,15	8,88
9	pom. gosp.	2,15	4,63
10	komunikacja	2,20	14,28
11	pom.techniczne	2,67	28
12	pom.techniczne	2,67	17,39
13	pom.techniczne	2,67	12,48
14	pom.techniczne	2,67	12,30

15	pom. gosp	2,15	9,42
16	pom. gosp	2,15	7,08
17	KRK	2,15	9,59
18	gabinet asystenta	2,65	12,43
19	gabinet asystenta	2,65	12,61
20	pom.techniczne	2,65	16,45
POW. UŻYTKOWA ŁACZNIE			220,48



tytuł zadania:
Remont budynku Prokuratury Rejonowej

nazwa obiektu:
Budynek użyteczności publicznej

adres:
67-100 Nowa Sól, ul. Piłsudskiego 68

tytuł rys.: Rzut poddasza instalacja
wodociągowa, kanalizacyjna i ppoż

projektant:
Grzegorz Kęsciki

nr uprawnień 65/90/ZG

sprawdzający:
mgr inż. Agnieszka Maj

nr uprawnień 28/98/ZG

skala:
1:100

data:
05.06.18

nr rys.:
IS10