



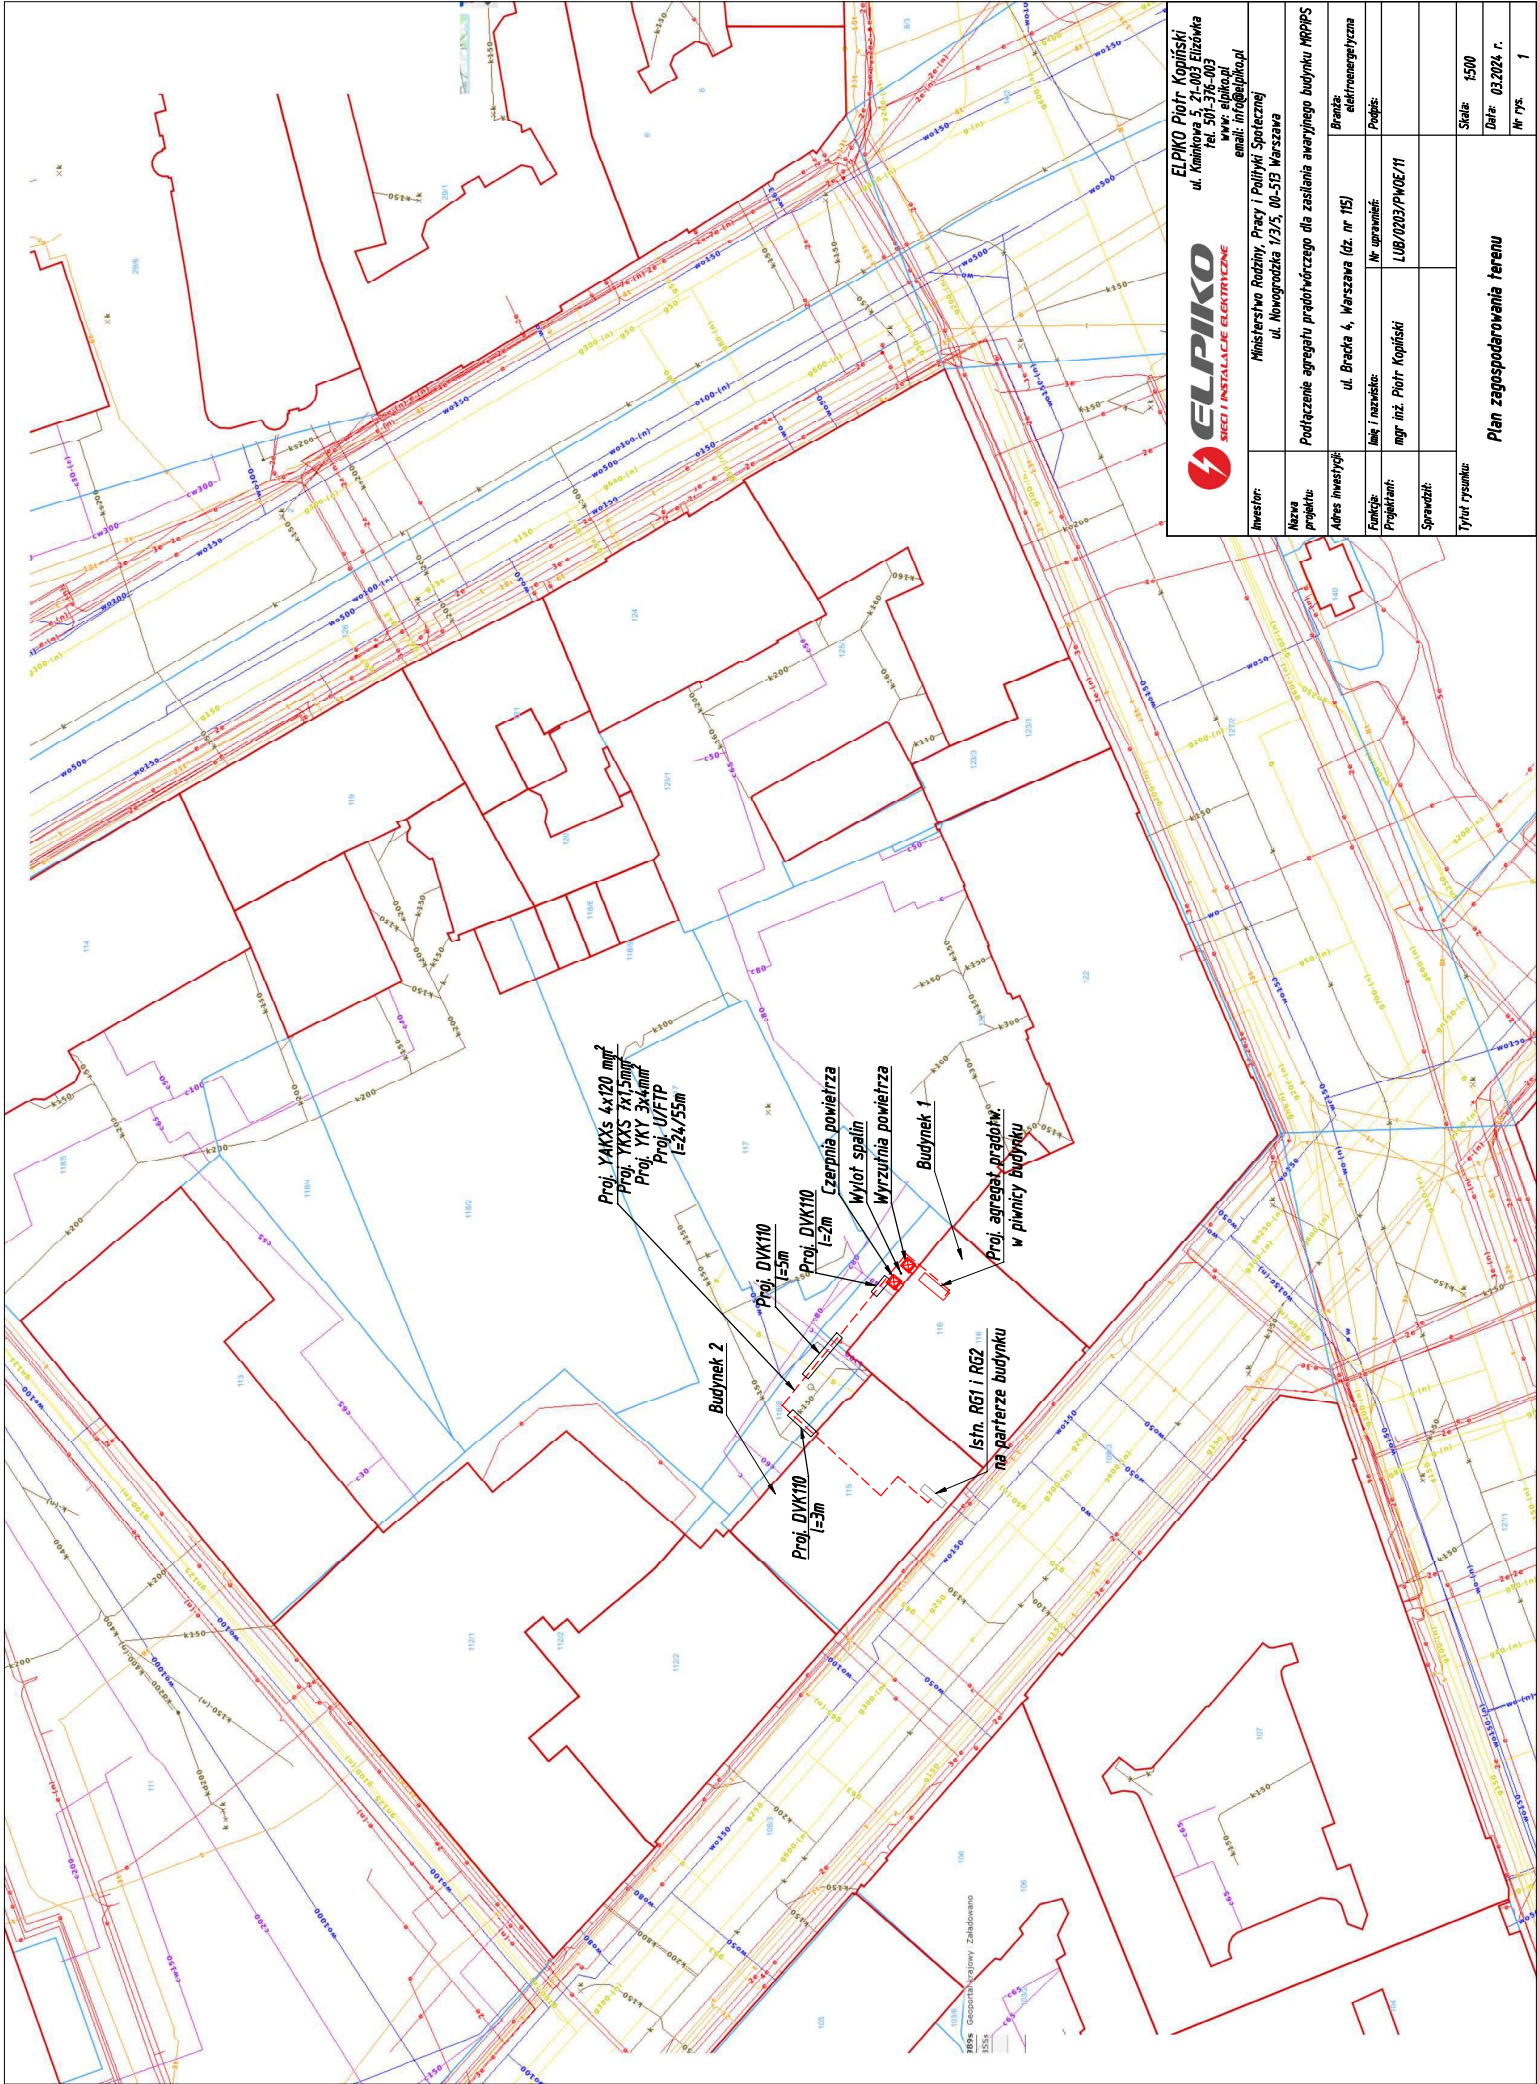

ELPIKO SIŁKI I INSTALACJE ELEKTRYCZNE		ELPIKO Piotr Kapiński ul. Kamińska 5, 21-003 Łódź tel. 501 376 003 www.elpiko.pl email: info@elpiko.pl	
Inwestor:	Ministerstwo Rodziny, Pracy i Polityki Społecznej ul. Nowogrodzka 1/3/5, 00-513 Warszawa	Podłączenie agregatu prądotwórczego dla zasilania awaryjnego budynku MRPPS	
Nazwa projektu:	ul. Bracka 4, Warszawa (dz. nr 115)	Brand:	elektroenergetyczna
Adres inwestycji:	ul. Bracka 4, Warszawa (dz. nr 115)	Branda:	elektroenergetyczna
Funkcja:	mgr inż. Piotr Kapiński	Projektant:	LUB/0203/PWOE/11
Projektant:	mgr inż. Piotr Kapiński	Projektant:	LUB/0203/PWOE/11
Sprawdził:			
Tytuł rysunku:	Plan zagospodarowania terenu		
Skala:	1:500		
Data:	03.2024 r.		
Nr rys.	1		


Investor:	Ministerstwo Rodziny, Pracy i Polityki Społecznej ul. Nowogrodzka 1/3/5, 00-513 Warszawa		
Nazwa projektu:	Podłączenie agregatu prądowłórczego dla zasilania awaryjnego budynku MRPiPS		
Adres inwestycji:	ul. Bracka 4, Warszawa (dz. nr 115, 116)		Branża: elektroenergetyczna
Funkcja:	Imię i nazwisko:	Nr uprawnień:	Podpis:
Projektant:	mgr inż. Piotr Kopiński	LUB/0203/PWOE/11	
Sprawdził:			
Tytuł rysunku: Rozmieszczenie urządzeń - rzut piwnicy budynku 1			Skala: 1:100
			Data: 03.2024 r.
			Nr rys. 2

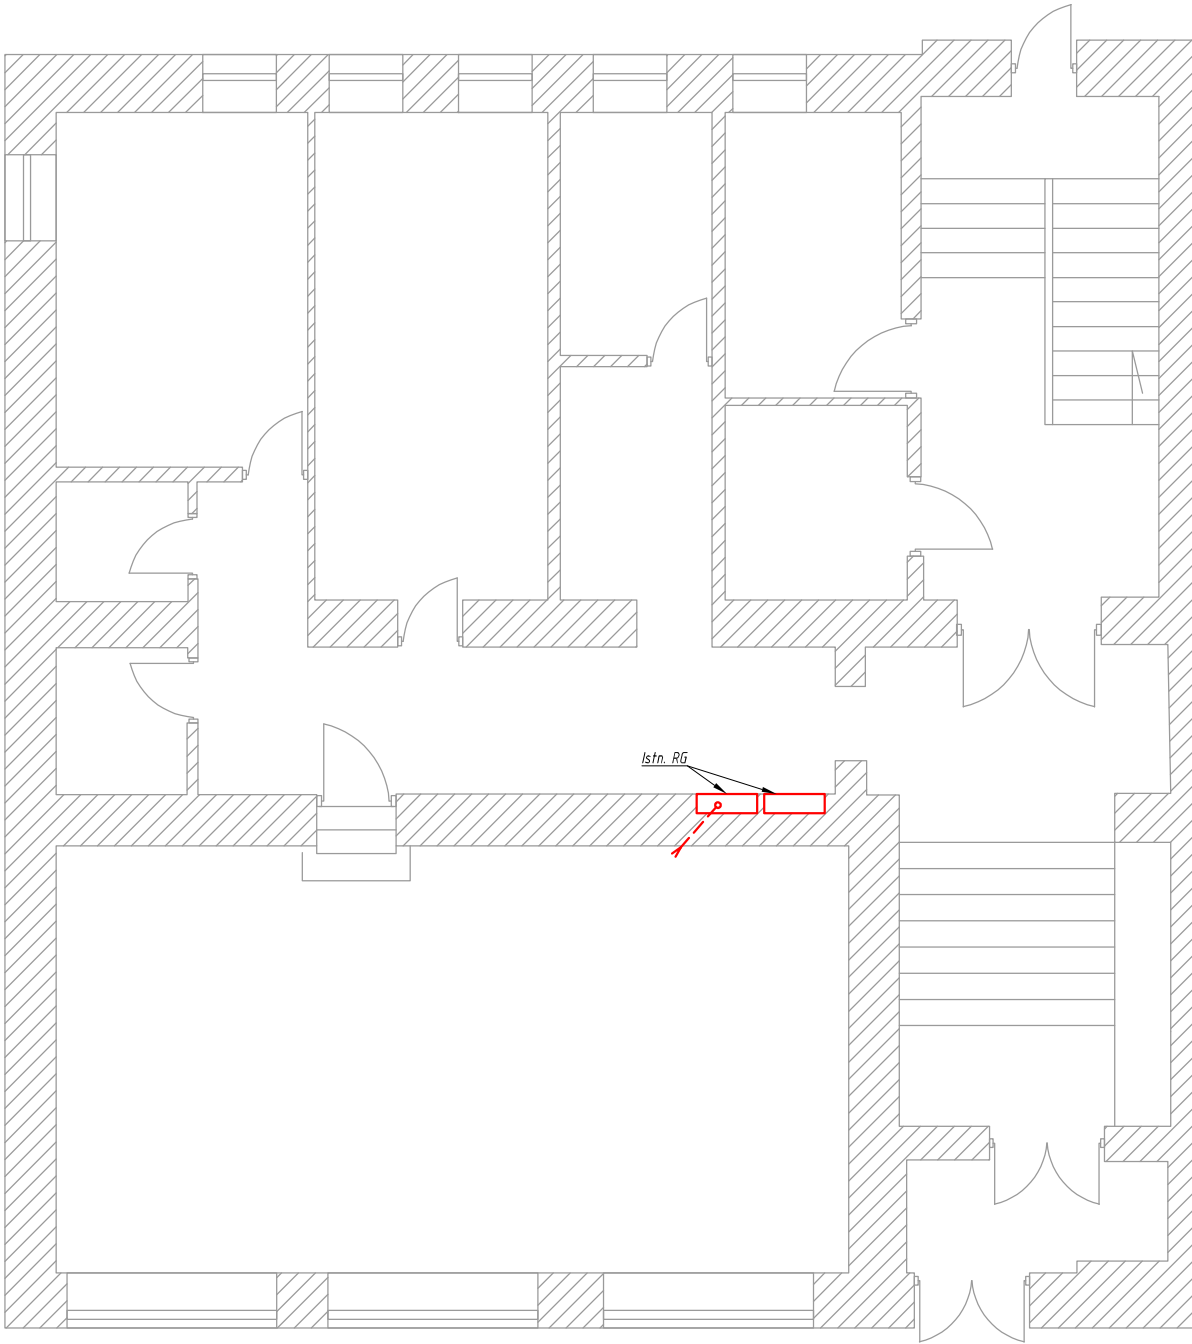


ELPIKO Piotr Kopiński
 ul. Kminkowa 5, 21-003 Elizówka
 tel. 501-376-003
 www: elpiko.pl
 email: info@elpiko.pl

Inwestor:	Ministerstwo Rodziny, Pracy i Polityki Społecznej ul. Nowogrodzka 1/3/5, 00-513 Warszawa		
Nazwa projektu:	Podłączenie agregatu prądowłórczego dla zasilania awaryjnego budynku MRPiPS		
Adres inwestycji:	ul. Bracka 4, Warszawa (dz. nr 115, 116)	Branża:	elektroenergetyczna
Funkcja:	Imię i nazwisko:	Nr uprawnień:	Podpis:
Projektant:	mgr inż. Piotr Kopiński	LUB/0203/PW0E/11	
Sprawdził:			
Tytuł rysunku:			Skala: 1:100
Rozmieszczenie urządzeń - rzut parteru budynku 1			Data: 03.2024 r.
			Nr rys. 3


PRZĘKROJ PIONOWY B-B skala 1:50

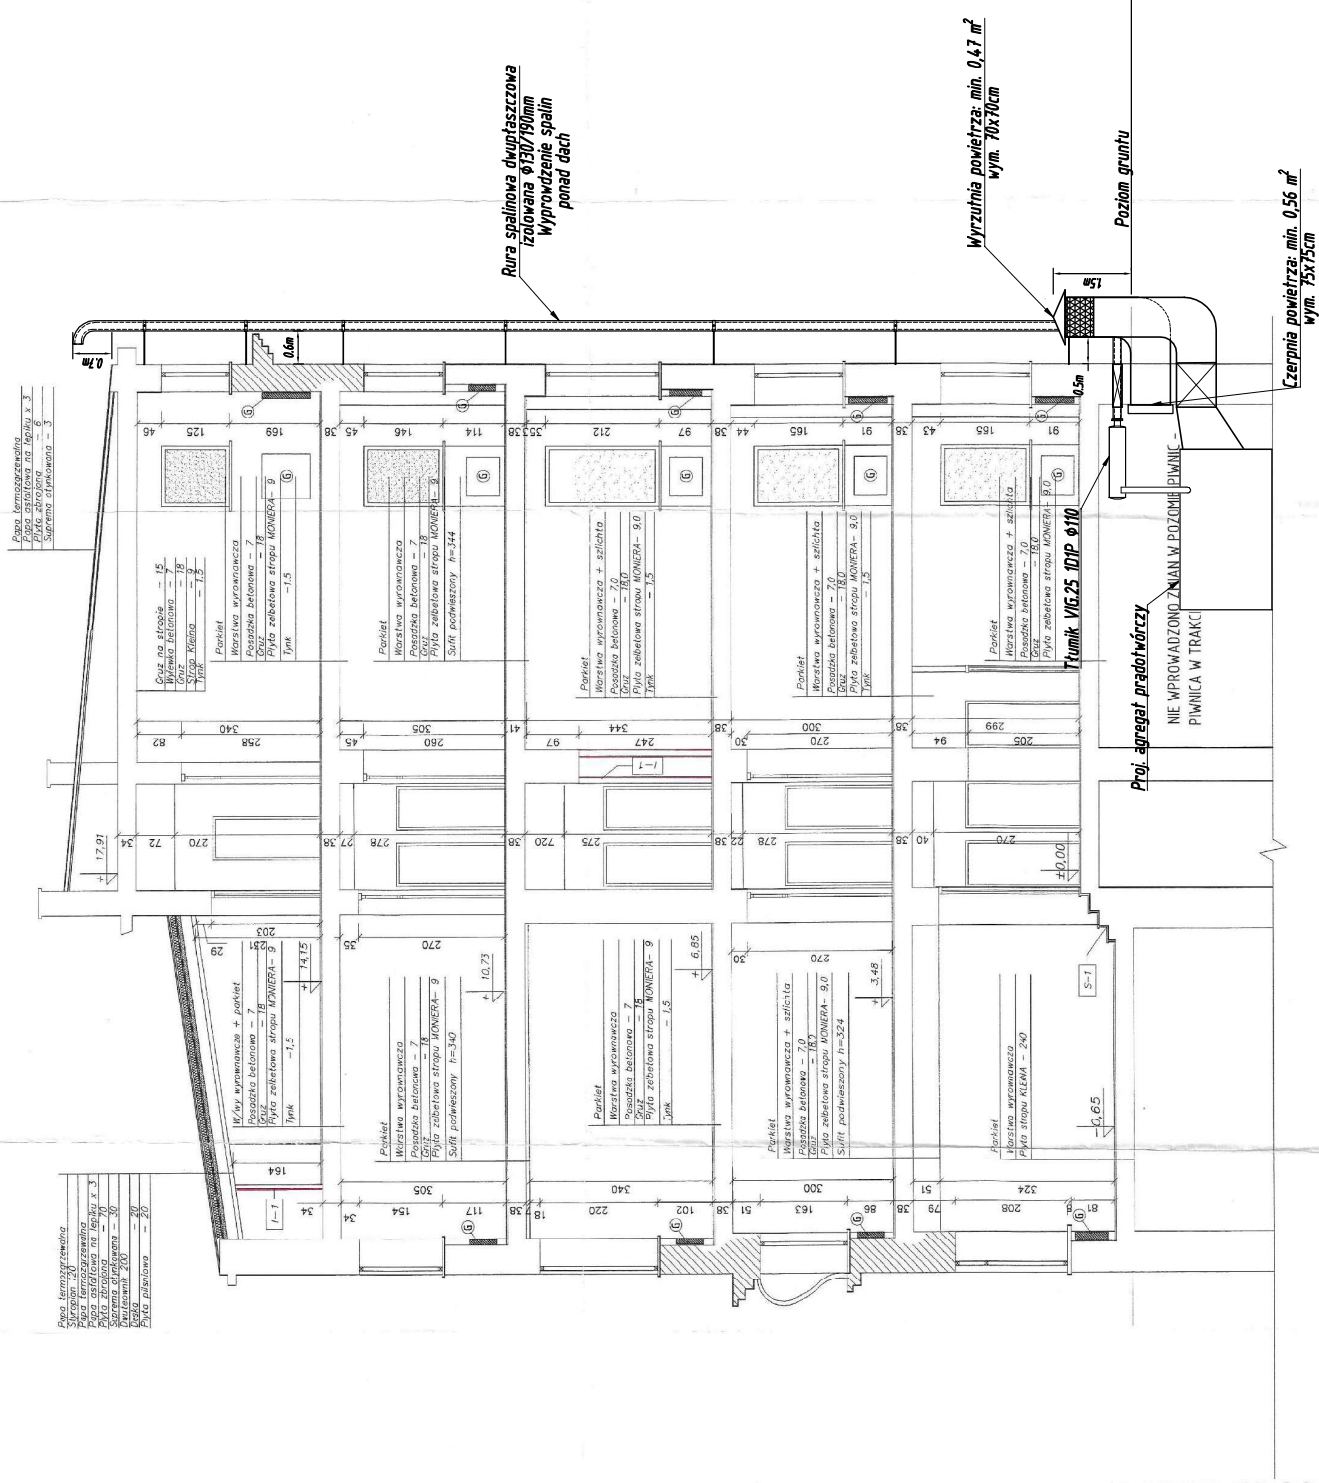


 ELPIKO SEKCJA I INSTALACJE ELEKTRYCZNE		ELPIKO Piotr Kapiński ul. Kminkowa 5, 21-003 Elżówka Tel. 501-316-003 www.elpiko.pl email: info@elpiko.pl	
Investor:	Ministerstwo Rodziny, Pracy i Polityki Społecznej		
Nazwa projektu:	Podłączenie agregatu prądowłóczego dla zasilania awaryjnego budynku MRPPS		
Adres inwestycji:	ul. Bracka 4, Warszawa (dz. nr 115, 116)		Branża: elektroenergetyczna
Funkcja:	Miej. i nazwisko:	Nr uprawnień:	Podpis:
Projektant:	mgr inż. Piotr Kapiński		LUB/0203/PWOE/11
Sprawdził:			
Tytuł rysunku:	Odprowadzenie spalin - przekrój poprzeczny budynku		Skala: 1:100
			Data: 03.2024 r.
			Nr rys. 4

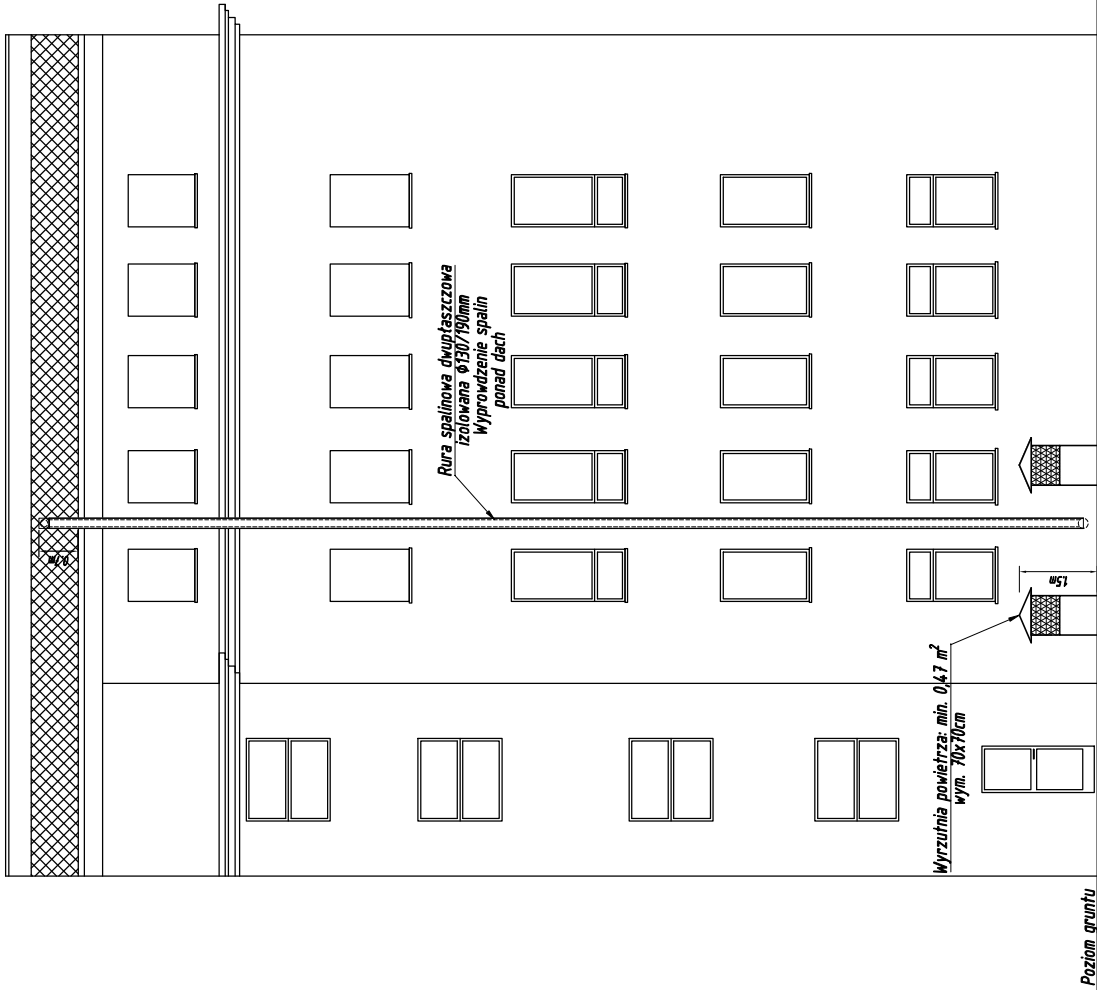

 ELPIKO SIĘCI I INSTALACJE ELEKTRYCZNE ELPIKO Piotr Kapiński ul. Kminkowa 5, 21-003 Elżówka Tel. 507-376-003 www.elpiko.pl email: info@elpiko.pl		ELPIKO Piotr Kapiński ul. Kminkowa 5, 21-003 Elżówka Tel. 507-376-003 www.elpiko.pl email: info@elpiko.pl	
Investor:	Ministerstwo Rodziny, Pracy i Polityki Społecznej		
Nazwa projektu:	ul. Nowogrodzka 1/3/5, 00-513 Warszawa		
Adres inwestycji:	ul. Bracka 4, Warszawa (dz. nr 115, 116)		Branka: elektroenergetyczna
	Nr uprawnień:		Podpis:
Funkcja:	mgr inż. Piotr Kapiński		LUB/0203/PWOE/11
Projektant:			
Sprawdził:			
Tytuł rysunku:		Widok elewacji budynku	
Skala:		1:100	
Data:		03.2024 r.	
Nr rys.		5	

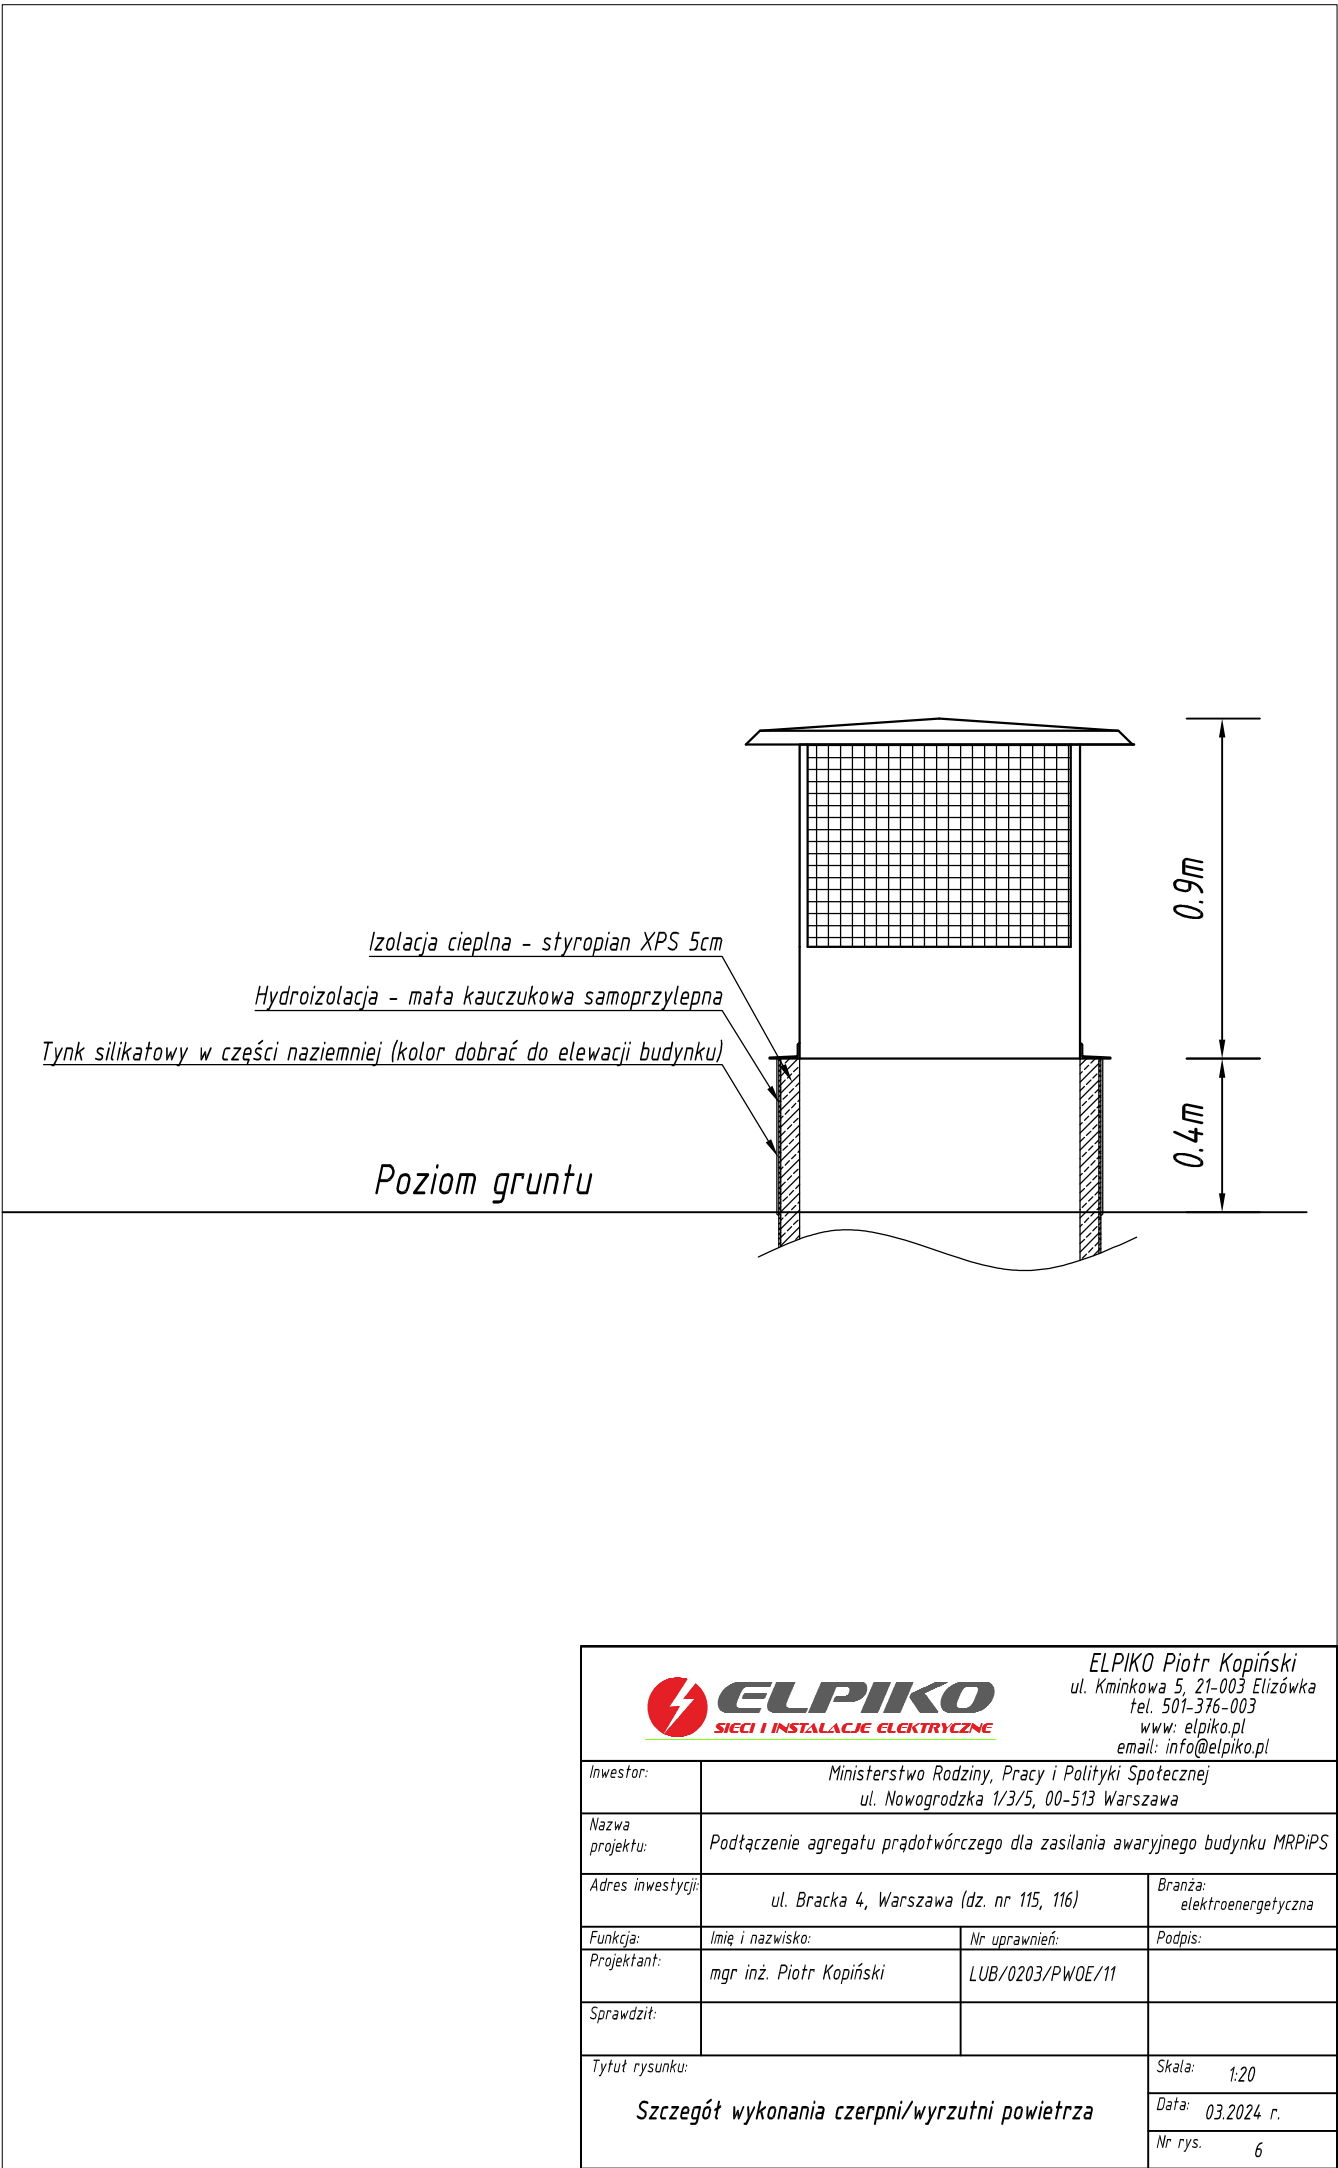


		ELPIKO Piotr Kopiński ul. Kminkowa 5, 21-003 Elizówka tel. 501-376-003 www: elpiko.pl email: info@elpiko.pl	
Inwestor:	Ministerstwo Rodziny, Pracy i Polityki Społecznej ul. Nowogrodzka 1/3/5, 00-513 Warszawa		
Nazwa projektu:	Podłączenie agregatu prądotwórczego dla zasilania awaryjnego budynku MRPiPS		
Adres inwestycji:	ul. Bracka 4, Warszawa (dz. nr 115, 116)	Branża:	elektroenergetyczna
Funkcja:	Imię i nazwisko:	Nr uprawnień:	Podpis:
Projektant:	mgr inż. Piotr Kopiński	LUB/0203/PW0E/11	
Sprawdził:			
Tytuł rysunku:		Skala:	1:20
Szczegół wykonania czerpni/wyrzutni powietrza		Data:	03.2024 r.
		Nr rys.	6

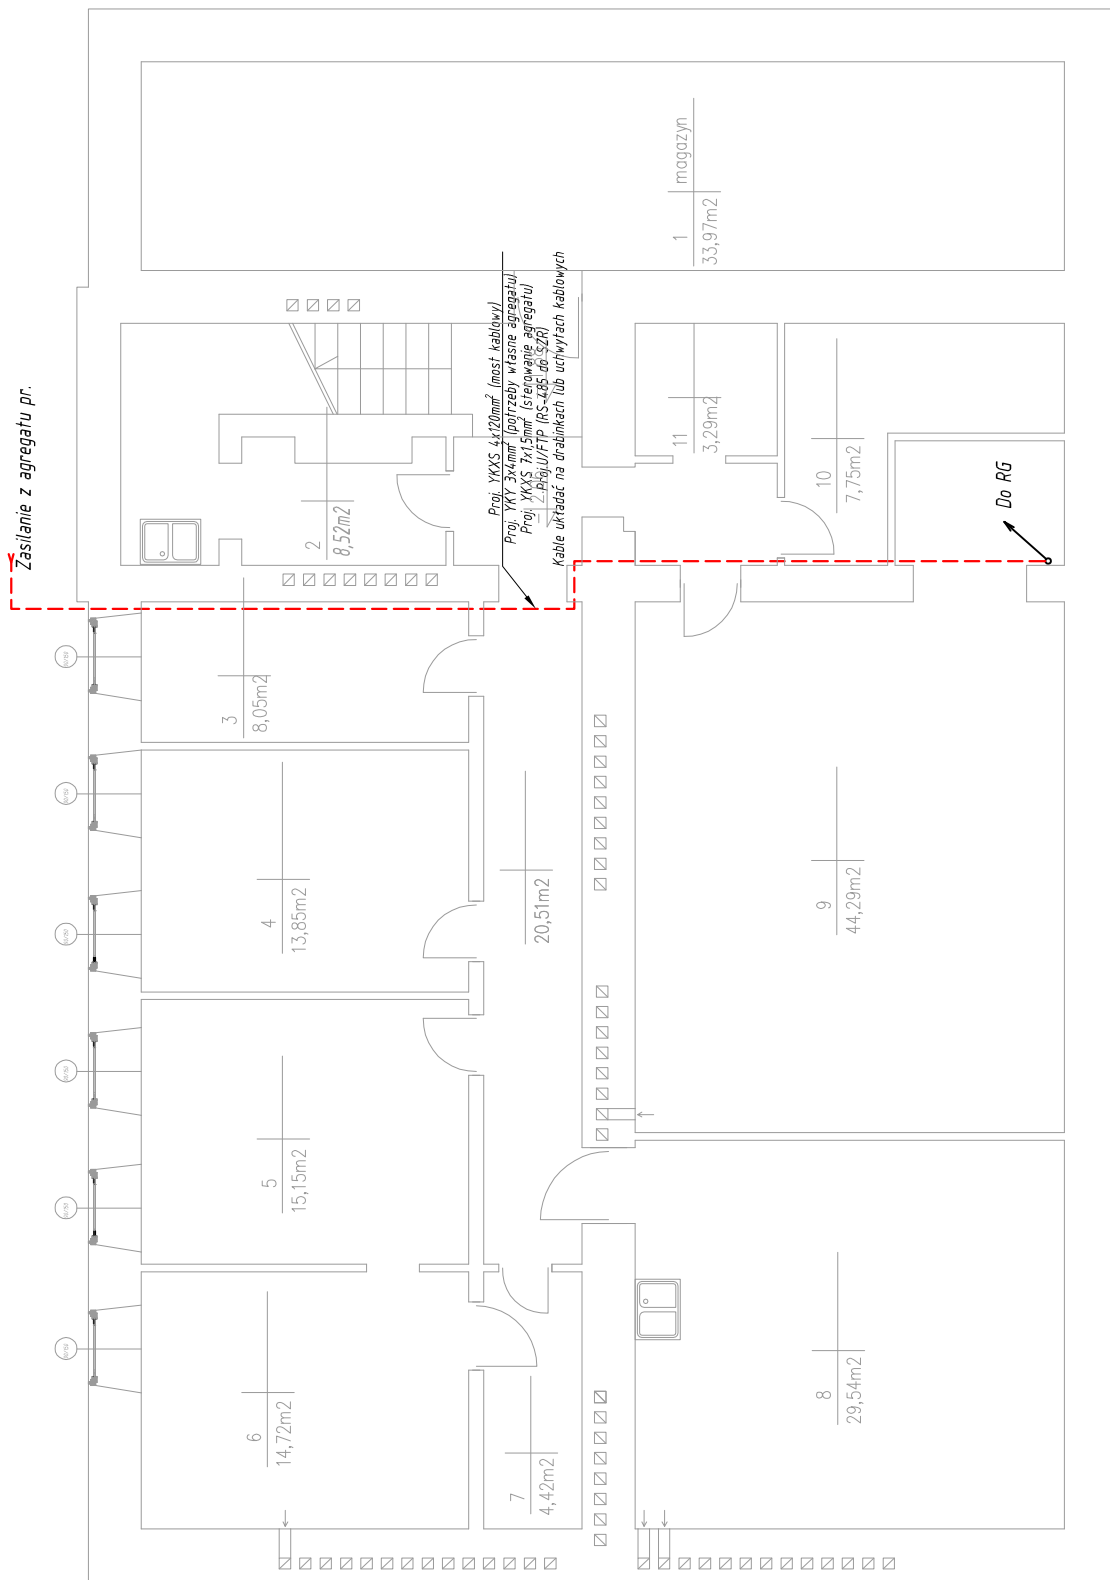

ELPIKO Piotr Kopiński
ul. Kminkowa 5, 21-003 Elizówka
tel. 501-376-003
www: elpiko.pl
email: info@elpiko.pl

Inwestor:	Ministerstwo Rodziny, Pracy i Polityki Społecznej ul. Nowogrodzka 1/3/5, 00-513 Warszawa		
Nazwa projektu:	Podłączenie agregatu prądotwórczego dla zasilania awaryjnego budynku MRPiPS		
Adres inwestycji:	ul. Bracka 4, Warszawa (dz. nr 115, 116)		Branża: elektroenergetyczna
Funkcja:	Imię i nazwisko:	Nr uprawnień:	Podpis:
Projektant:	mgr inż. Piotr Kopiński	LUB/0203/PW0E/11	
Sprawdził:			
Tytuł rysunku:			Skala: 1:100
Rozmieszczenie urządzeń - rzut piwnicy budynku 2			Data: 03.2024 r.
			Nr rys. 7

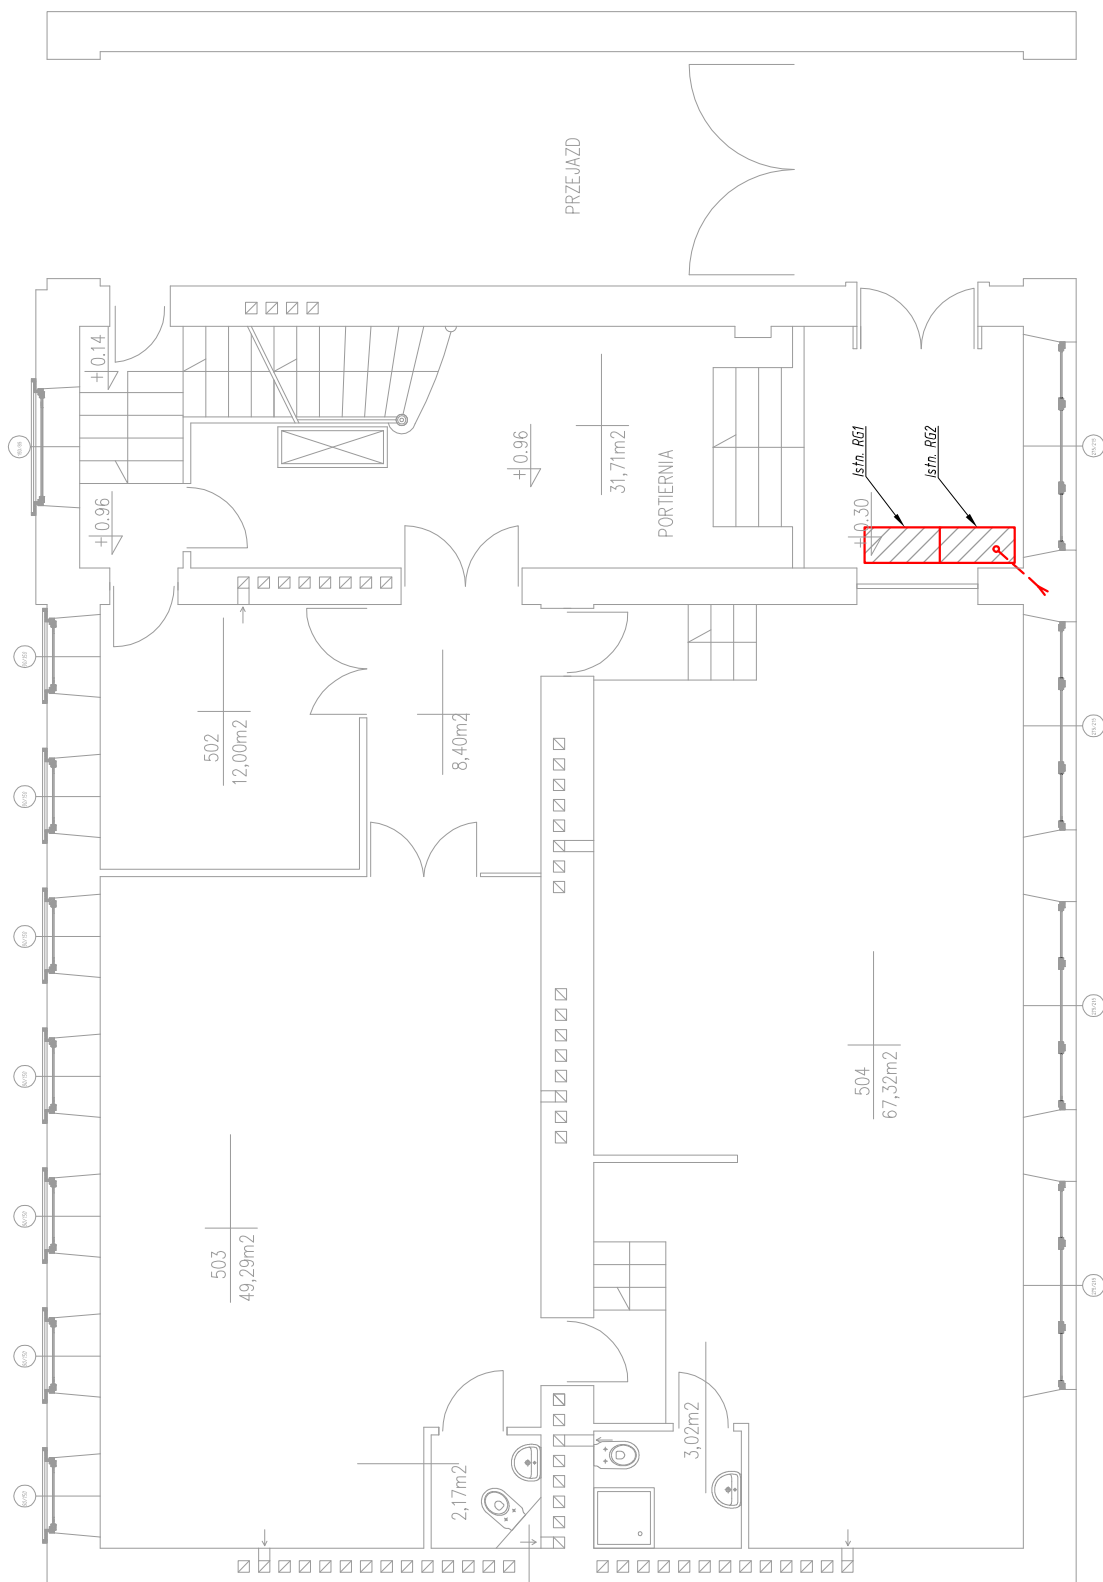

ELPIKO Piotr Kopiński
ul. Kminkowa 5, 21-003 Elizówka
tel. 501-376-003
www: elpiko.pl
email: info@elpiko.pl

Inwestor:	Ministerstwo Rodziny, Pracy i Polityki Społecznej ul. Nowogrodzka 1/3/5, 00-513 Warszawa		
Nazwa projektu:	Podłączenie agregatu prądotwórczego dla zasilania awaryjnego budynku MRPiPS		
Adres inwestycji:	ul. Bracka 4, Warszawa (dz. nr 115, 116)	Branża:	elektroenergetyczna
Funkcja:	Imię i nazwisko:	Nr uprawnień:	Podpis:
Projektant:	mgr inż. Piotr Kopiński	LUB/0203/PW0E/11	
Sprawdził:			
Tytuł rysunku:			Skala: 1:100
Rozmieszczenie urządzeń - rzut parteru budynku 2			Data: 03.2024 r.
			Nr rys. 8

Rezydent
[Signature]
Studen Operator Sp. z o.o.
Zagadnienie Dokumentacji Projektowej
Rudzka 18
01-689 Warszawa
tel. 022 821-56-21




ELPIKO
SŁOŃ I INSTALACJE ELEKTRYCZNE

ELPIKO Piotr Kopieński
ul. Krowczyńska 21-603 Kiszka
tel. 33-378 1032
www.elpiko.pl
e-mail: elpiko@wp.pl

Miasteczko Białe, Francja / Pomorski Specjalny

[illegible]

STAN ISTNIEJĄCY

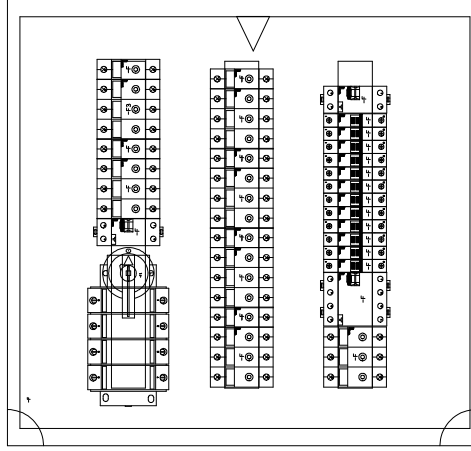

STAN PROJEKTOWANY

