


RZUT PRZYZIEMIA
skala 1:500

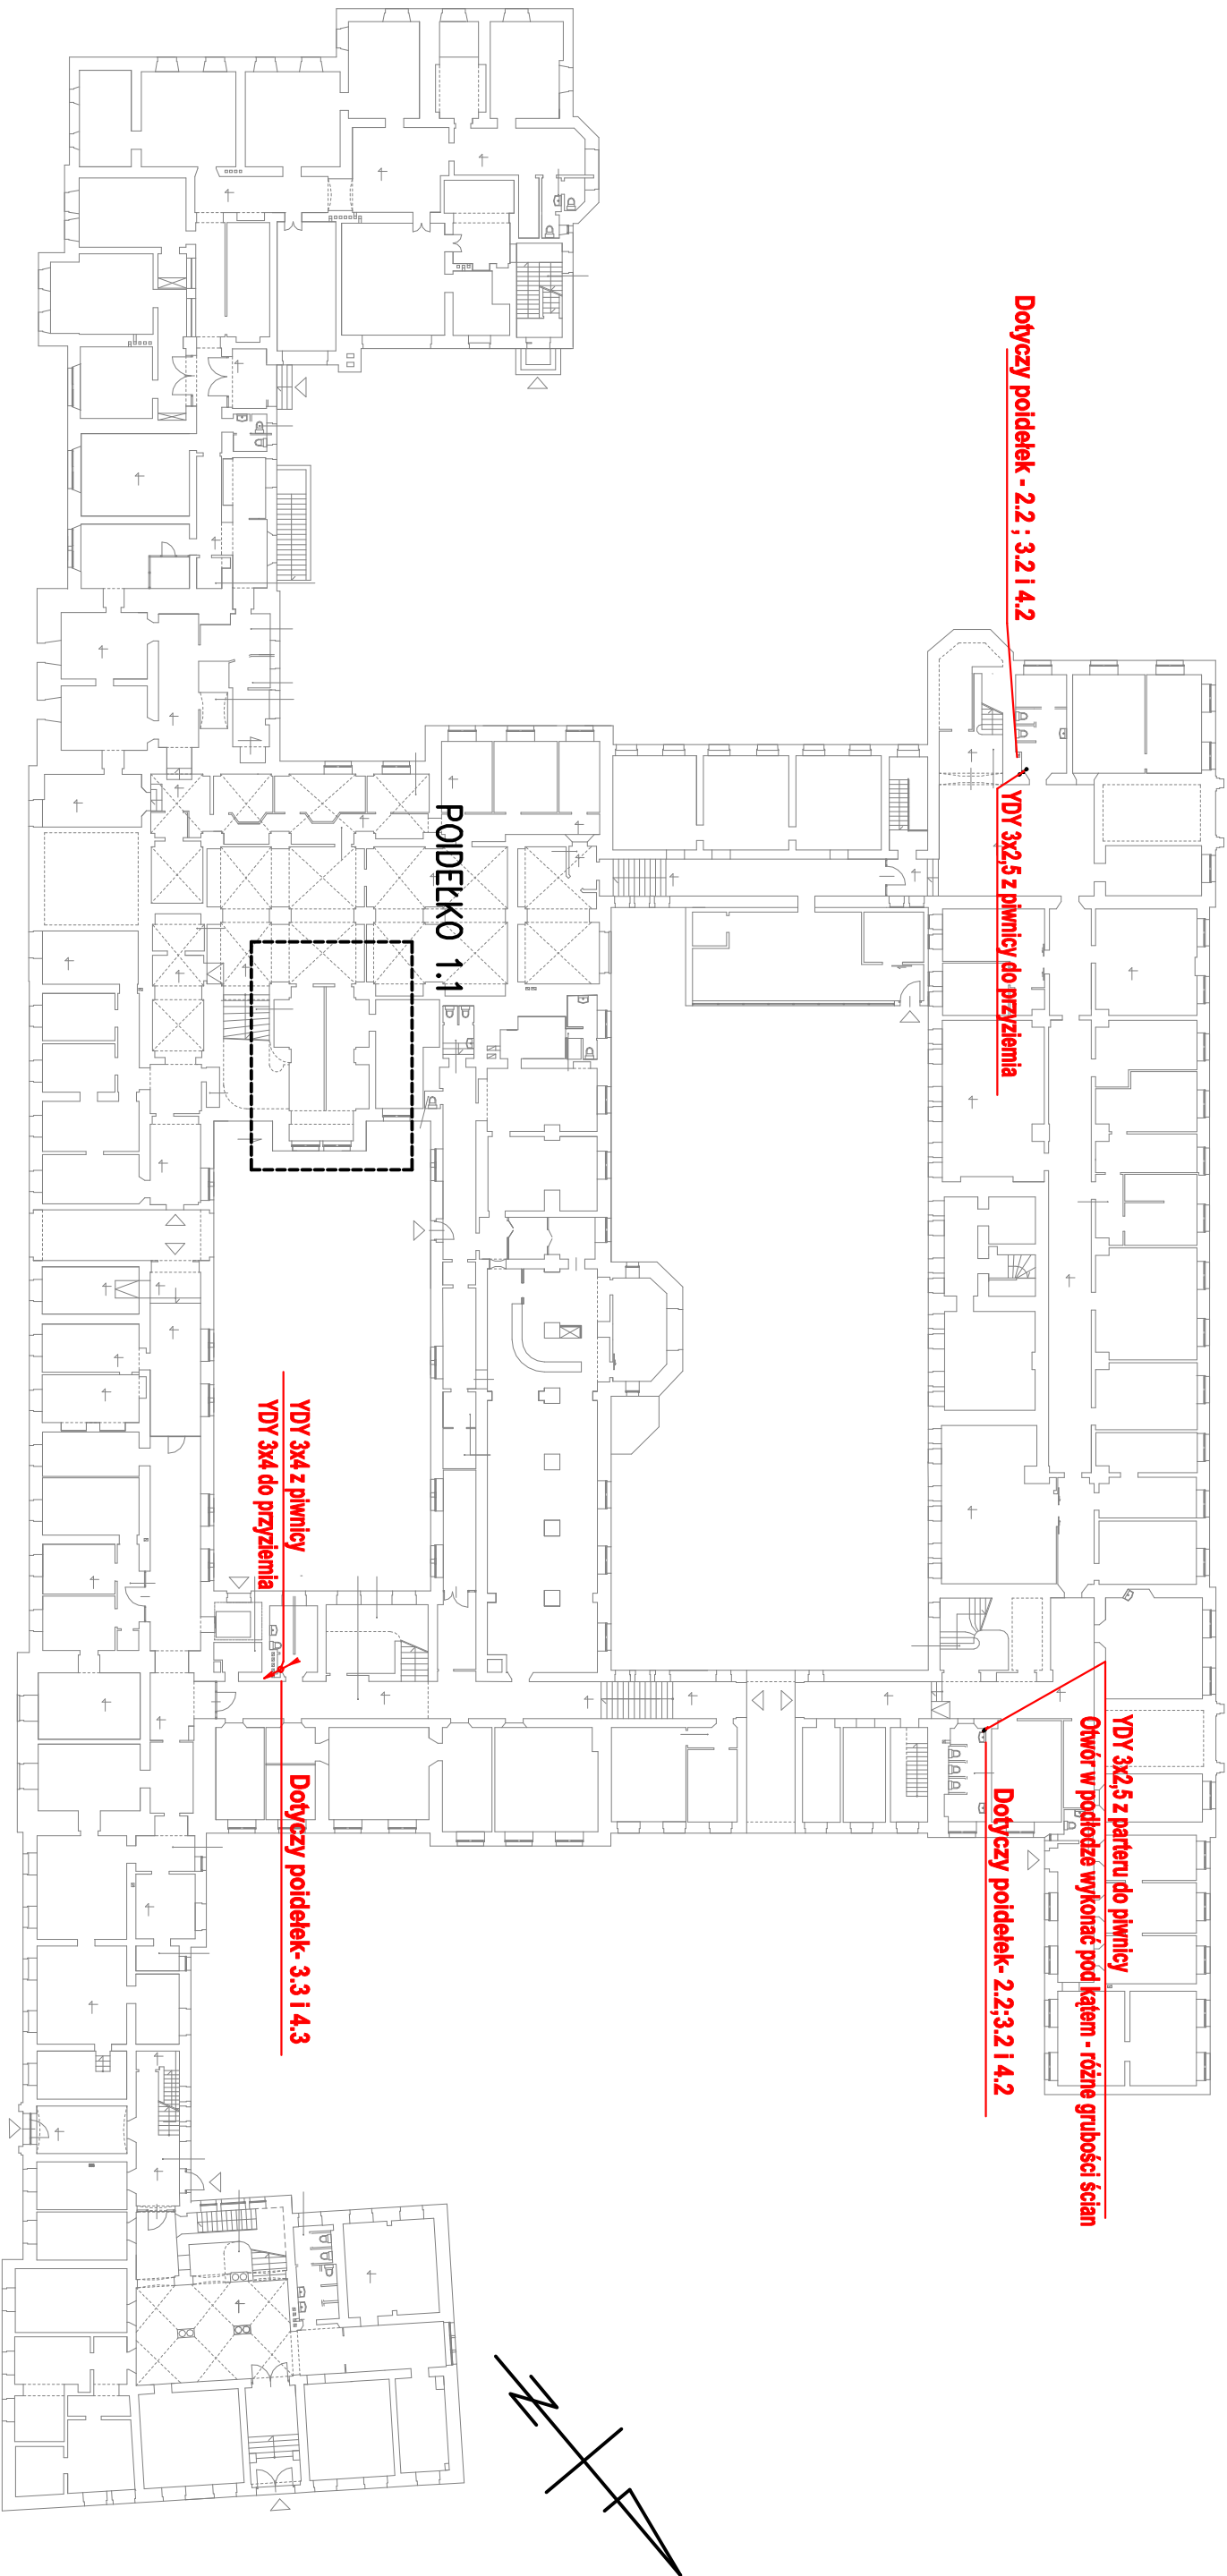

Obejmuje instalacje zbiorcze dla poidetek oprócz 1.1 i 2.3

Jednostka projektowa:			Inwestor:		
RH RHprojekt 71-531 Szczecin; ul. Niedźza 20/10 NIP 851-190-35-17 REGON 810756515 tel. +48 503 189 893 email rhprojekt@gmail.com			Zachodniopomorski Urząd Wojewódzki w Szczecinie ul. Waly Chrobrego 4, 70-502 Szczecin Nazwa elementu projektu budowlanego: PROJEKT ARCHITEKTONICZNO - BUDOWLANY (WYKONAWCZY) Nazwa zamierzenia budowlanego: WYKONANIE POIDEŁEK W BUDYNKU ZACHODNIO - POMORSKIEGO URZĘDU WOJEWÓDZKIEGO		
FUNKCJA	UPRAWNIENIA	PODPIS	Adres:	ul. Waly Chrobrego 4, 70-502 Szczecin	
Projektant: Inż. Czesław Sikorski			działka nr 9, obręb 1029	Branża: INSTALACJE ELEKTRYCZNE	
			Tytuł rysunku: INSTALACJE W PRZYZIEMIU BUDYNKU WRAZ Z POIDEŁKIEM 1.1		
Skala:		Data:	Rys. nr:	E-3	
1:500		20.12.2025 r.			