


■ LEGENDA		
Symbol	Nazwa	Oznaczenie rur
RG	Rura niskiego ciśnienia	Rura miedziana
RL	Rura chłodnicza	Rura miedziana
RHG	Rura wysokiego ciśnienia	Rura miedziana
D	Skropiny	Rura PVC

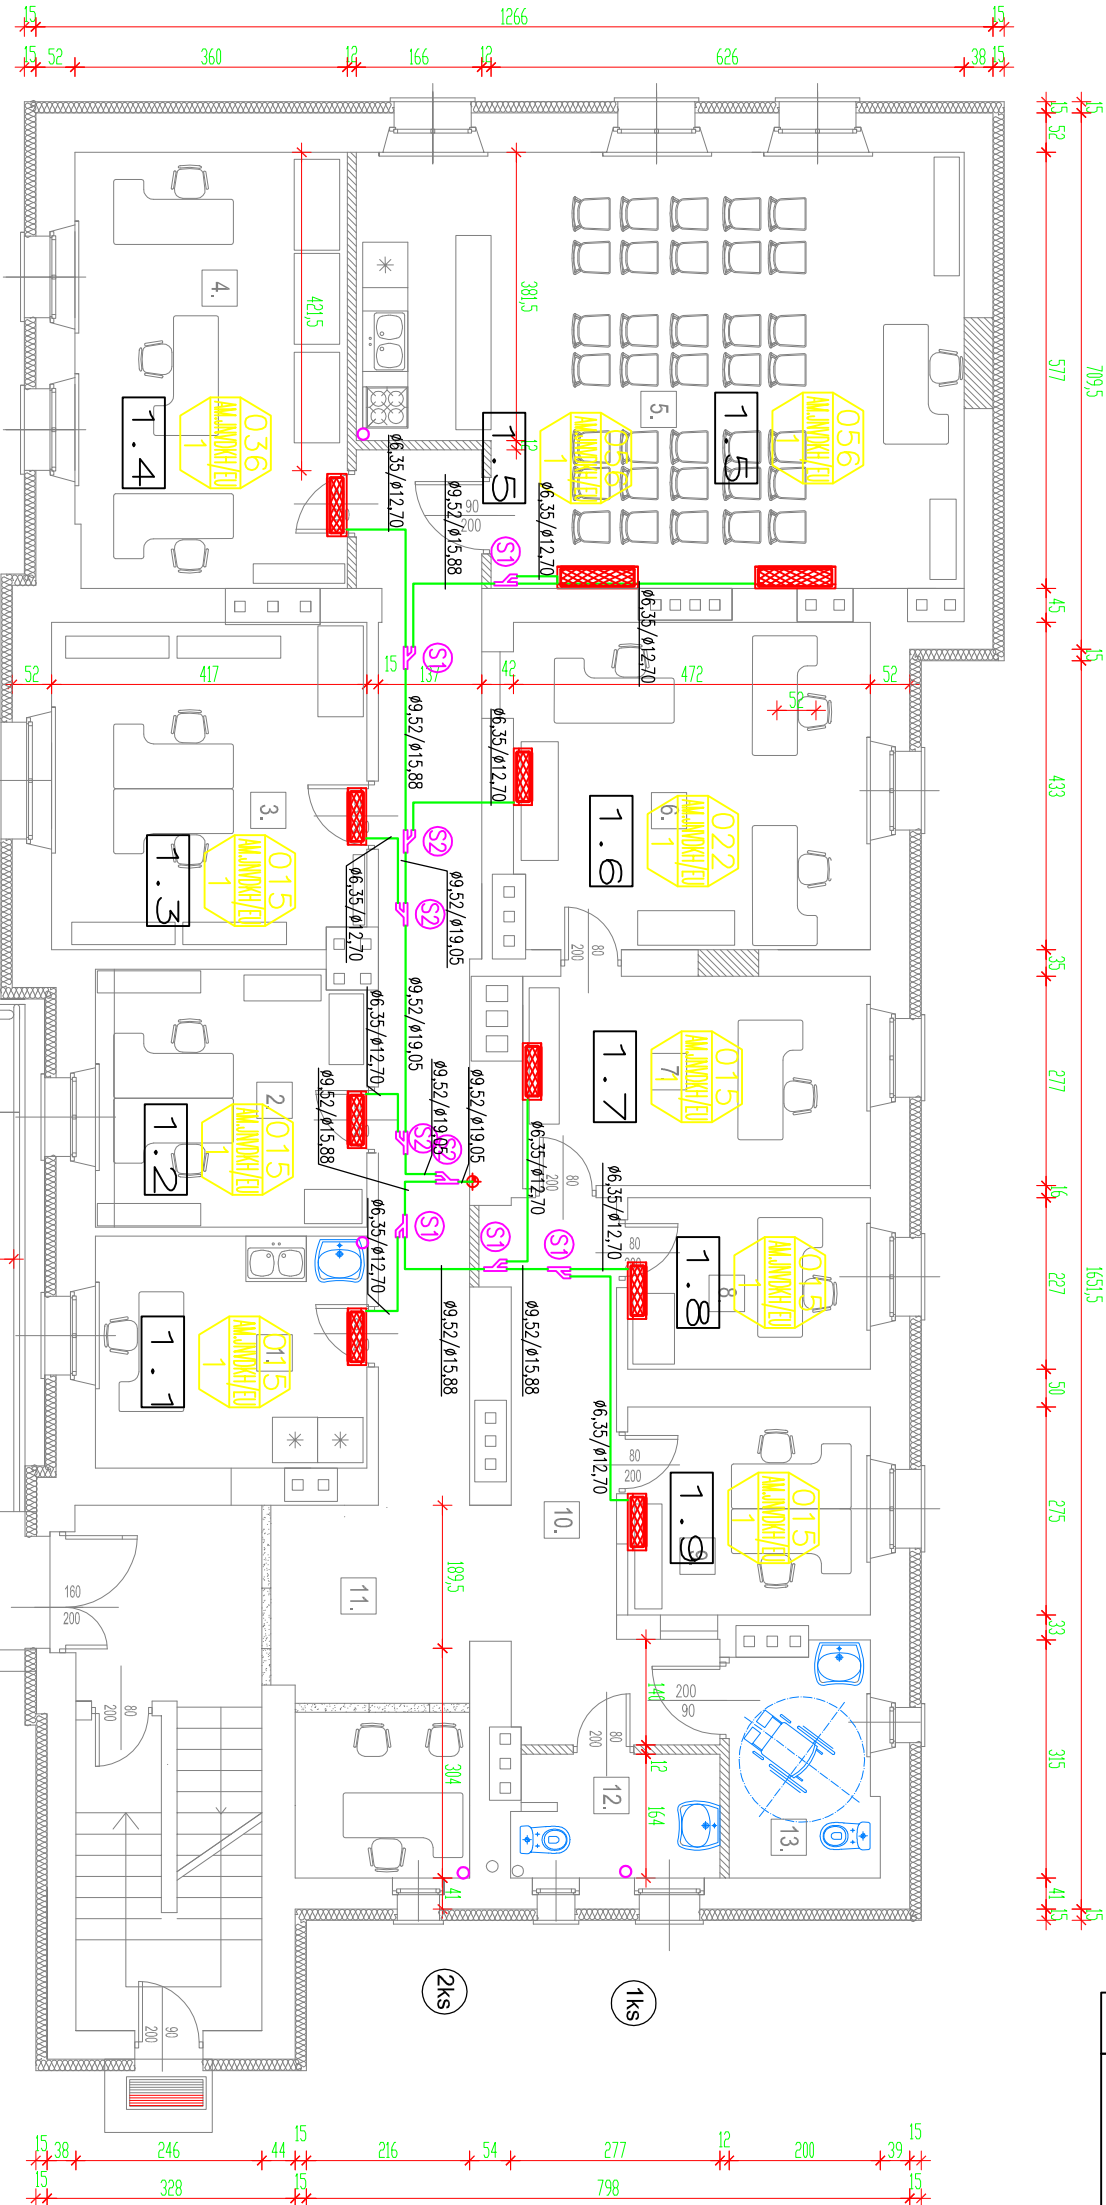

WYKAZ POKIĘSZEŃ		
Lp.	POKIĘSZEŃ	POSIADZA
1.	OGŁ. PODRÓŻ. POK.	PANEŁ POK. 11.0
2.	KUCHNIA	PANEŁ POK. 12.1
3.	KŁOBOK	PANEŁ POK. 12.2
4.	OGŁ. PODRÓŻ. POK.	PANEŁ POK. 12.3
5.	OGŁ. PODRÓŻ. POK.	PANEŁ POK. 12.4
6.	OGŁ. PODRÓŻ. POK.	PANEŁ POK. 12.5
7.	OGŁ. PODRÓŻ. POK.	PANEŁ POK. 12.6
8.	OGŁ. PODRÓŻ. POK.	PANEŁ POK. 12.7
9.	OGŁ. PODRÓŻ. POK.	PANEŁ POK. 12.8
10.	OGŁ. PODRÓŻ. POK.	PANEŁ POK. 12.9
11.	OGŁ. PODRÓŻ. POK.	PANEŁ POK. 12.10
12.	OGŁ. PODRÓŻ. POK.	PANEŁ POK. 12.11
13.	OGŁ. PODRÓŻ. POK.	PANEŁ POK. 12.12

Sign	Ref. Dia
A	ø6.35
B	ø9.52
C	ø12.70
D	ø15.88
E	ø19.05
F	ø22.22

Sign	Mode	Q'ty
A	MXJ-YA1509M	8
B	MXJ-YA2512M	10

ul.Ogrody Zamkowe

tytuł:  
RZUT PARTERU  
-KLIMATYZACJA

skala:  
1:100

obiekt:  
adres:  
inwestor:  
adres:  
projektant:

BUDYNEK BIUROWY PSSE ŚRÓDA ŚLĄSKA  
ŚRÓDA ŚLĄSKA UL. OGRODY ZAMKOWE 5  
PSSE ŚRÓDA ŚLĄSKA  
UL. OGRODY ZAMKOWE 5 55-300 ŚRÓDA ŚLĄSKA  
inż. Małgorzata Noculick nr upr. 77/88 UW

BIURO USŁUG TECHNICZNO-BUDOWLANYCH  
BOGDAN JEZIEŃSKI

data: 08.2015r  
Nr rys.S12