

- OZNACZENIA
- projektowane przewody kanalizacji sanitarnej

projektowane przewody kan. sanitarnej pod stropem

inst. wody zimnej

inst. wody ciepłej


inst. wody cyrkulacyjnej

inst. hydrantowa

hydrant p.poż. ø25

inst. gazu

wpusł podłogowy

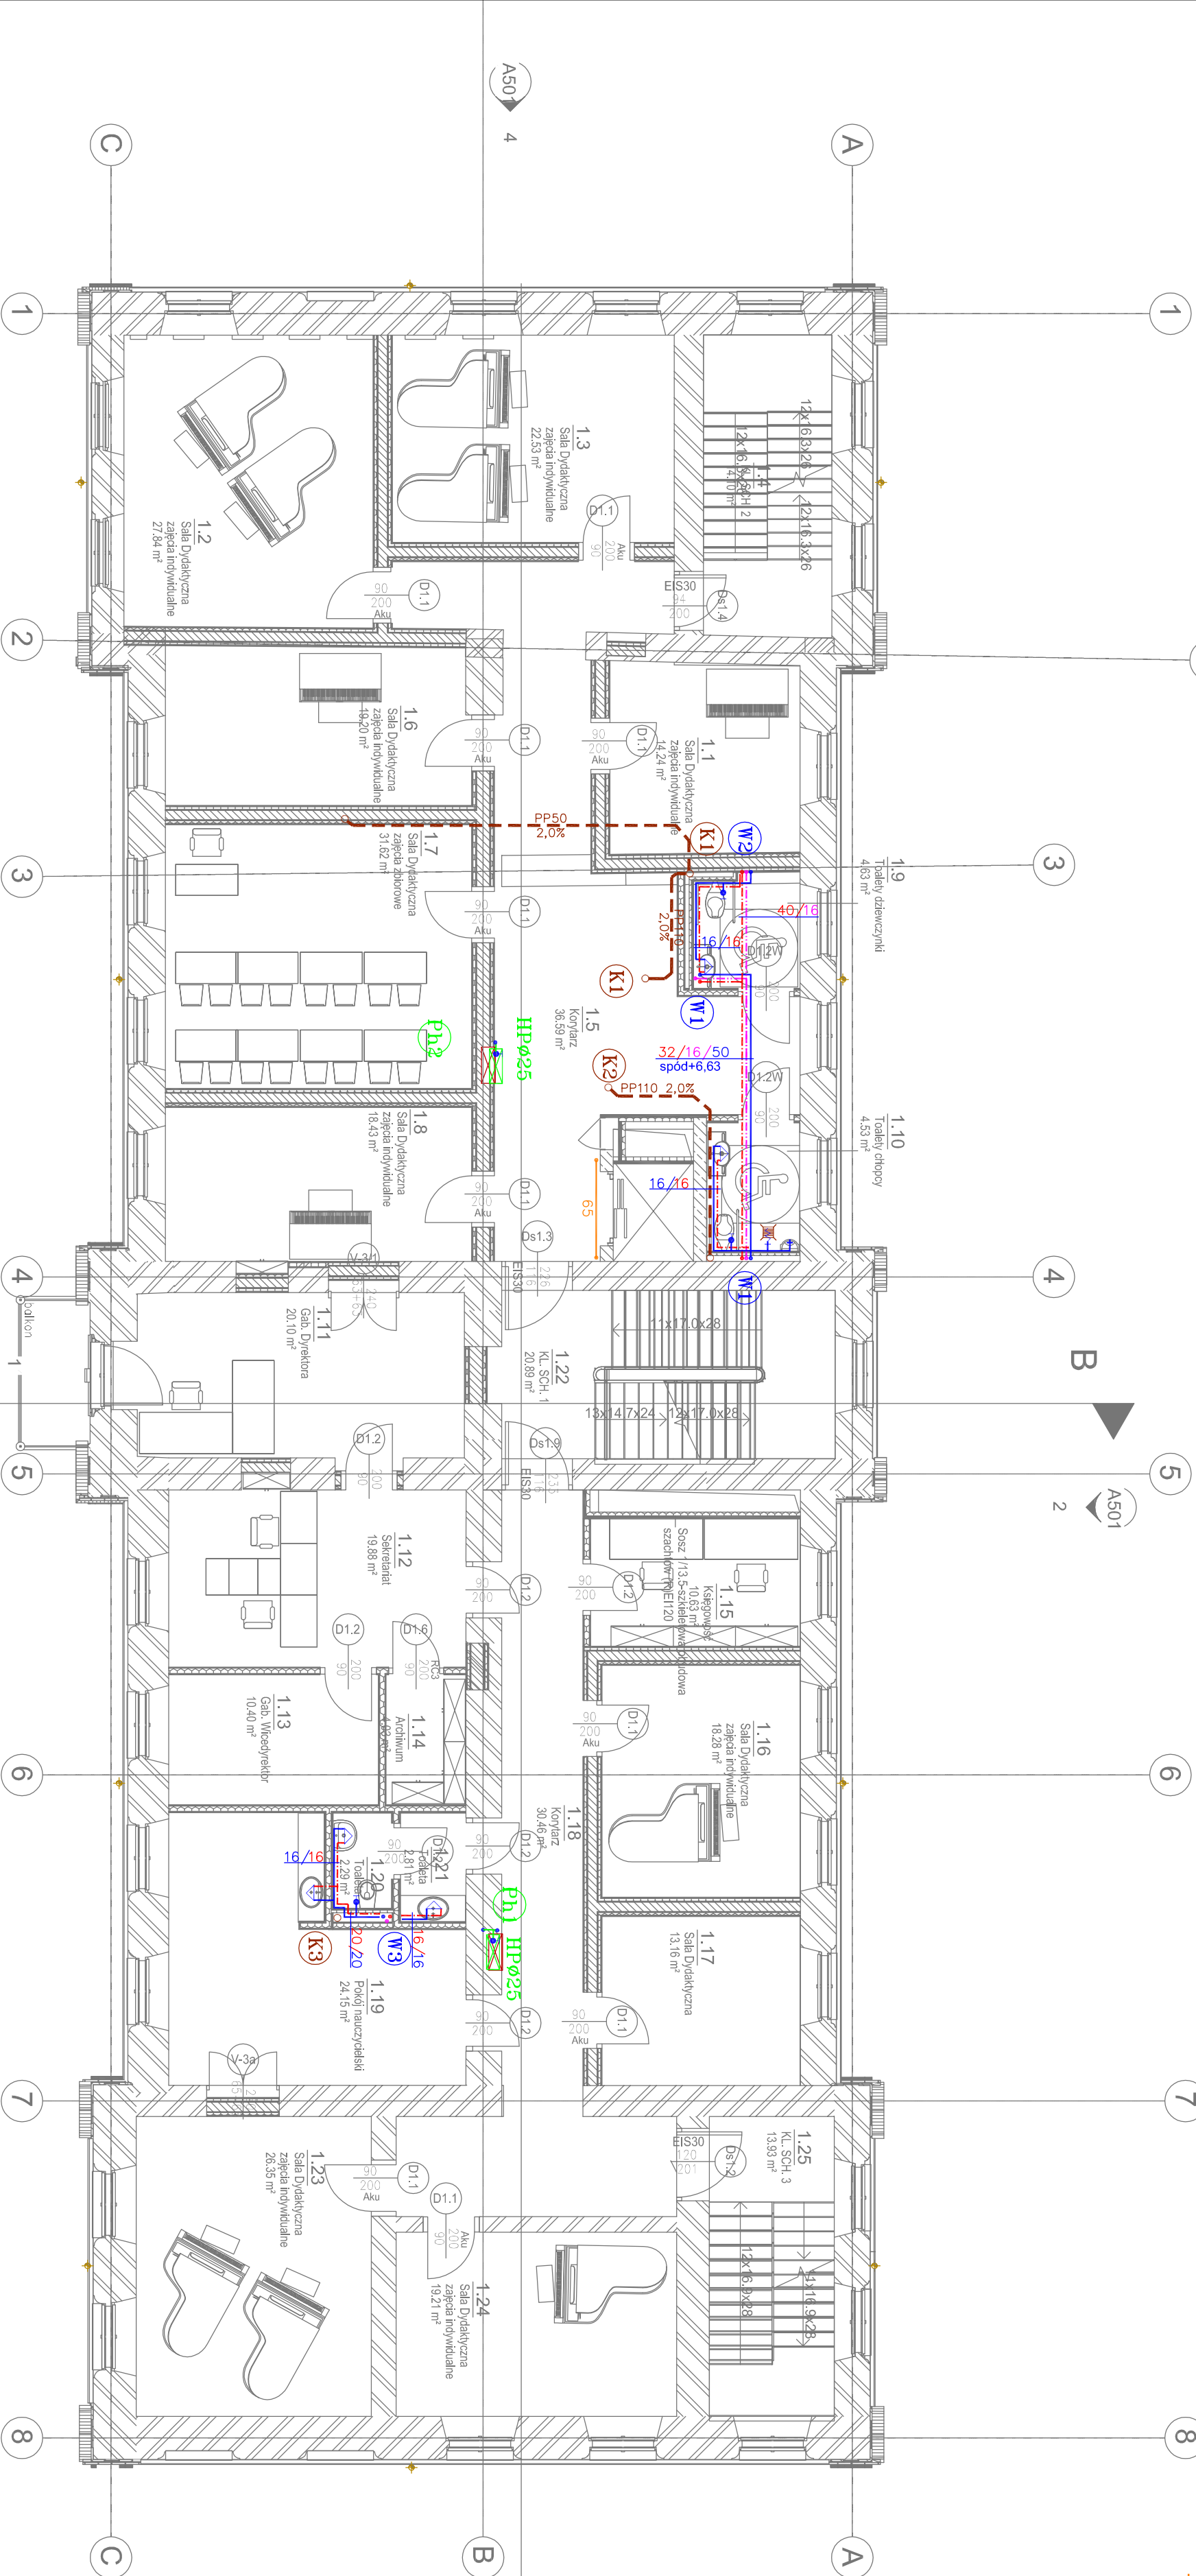

<div><div><div></div></div><div><div>LEM</div><div>LEM Studio Architektoniczne Sp. z o.o.</div><div>ul. Zdobychów 39, 30-701 Kraków</div><div>KRS: 0000571257-75 / REGON: 120753070</div><div>tel: +48 12 296 02 71 / biuro@lem.pl</div></div></div>		Obiekt	Pansowna Szkoła Muzyczna		Nr projektu
Inwestor		Pansowna Szkoła Muzyczna i Stowarzyszenie Mieszkanic ul. Gen. Wł. Sikorskiego 15B, 32-200 Miechów		Data	
Lokalizacja		Miechów ul. Sienkiewicza 32a dz. nr ewid. 378/5 z obrębu 0001 Miechów		09.2021	
Branża		SANITARNIA		Wzrost	
Faza		PROJEKT WYKONAWCZY		podpis	
Projektant		inż. Rafał Woznica		MAP/0123/POOS/06	
Sprawdzający		mgr inż. Paweł Budzinski		MAP/194/PWOS/11	
Treść rysunku		Rzut i pięta wod-kan gaz		Nr rys. WK-003	
				Skala: 1:100	

UWAGA: Prosimy o zachowanie zasad projektowania – LEM Studio Architektoniczne sp. z o.o. wszystkie wymiary należy sprawdzać na budowie. W przypadku ujęcia nazwy produktu bądź producenta dopuszczają się zastosowanie materiału równoważnego pod względem parametrów technicznych i funkcji jakie ma służyć.