


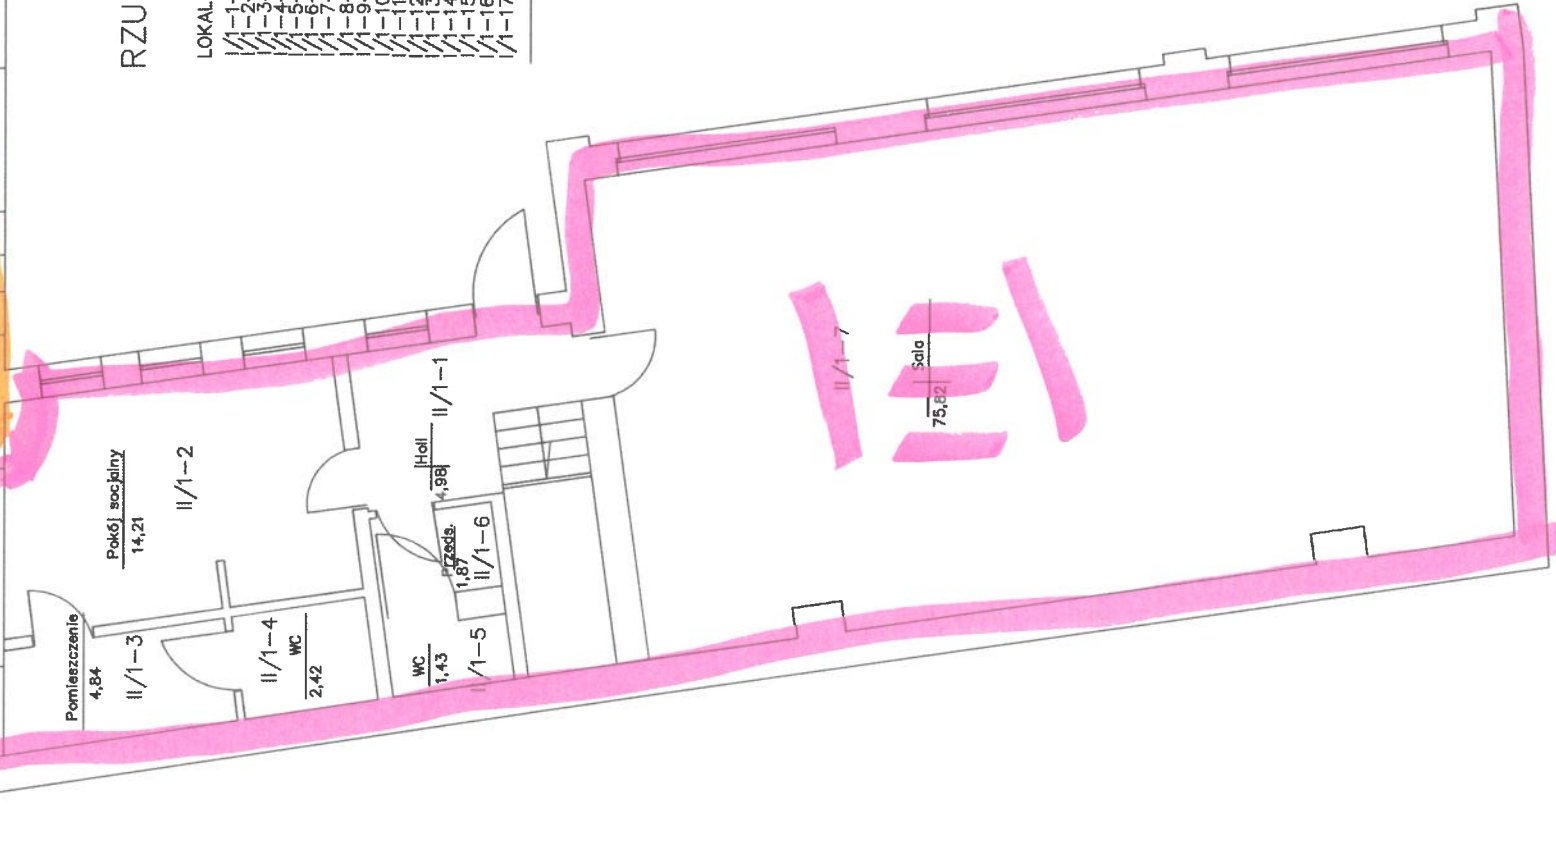

LOKAL NR 1

1-	wiatrołap	-pow.2,05m	
2-	hall	-pow.13,43 m ²	
3-	kominikacja	-pow.22,62 m ²	
4-	Pomieszczenie 1A	-pow.19,74 m ²	
5-	Pomieszczenie 1B	-pow.3,85 m ²	
6-	zmywalnia 1C	-pow. 6,60 m ²	
7-	magazyn szpecelonek	-pow. 6,42 m ²	
8-	magazyn IE	-pow.10,56 m ²	
9-	magazyn ID	-pow. 9,20 m ²	
10-	skład akt	-pow. 16,72 m ²	
11-	Biuro 1	-pow.16,56 m ²	
12-	kominikacja	-pow.7,28 m ²	
13-	faz. i wc	-pow.4,86 m ²	
14-	Biuro 2	-pow. 16,57 m ²	
15-	por. socjalne	-pow.3,53 m ²	
16-	Biuro 3A	-pow. 13,31 m ²	
17-	Biuro 3	-pow.14,89 m ²	

Razem powierzchnia 179,20m²

$$\|1 - \beta\|$$

1	1	holi	-pow.4,98 m ²
2	2	pkój śalciny	-pow.14,21 m ²
3	3	pmieszczenie	-pow.4,84 m ²
4	4	WC	-pow.2,42 m ²
5	5	wc	-pow.1,43 m ²
6	6	przędzónek	-pow. 1,87 m ²
7	7	śald	-pow.75,82 m ²

Razem powierzchnia 105,57m²

RZUT PARTERU – zestawienie powierzchni

	Imię i Nazwisko	Podpis	Data
Projektował	inż. Piotr Wysocki OPŁ/0178/P00E/05		25.11.2024r.
Inwestor	Powiatowa Stacja Sanitarno-Epidemiologiczna w Oleśnie ul. Wielkie Przedmieście 7, 46-300 Oleśno		
Nazwa obiektu	Remont instalacji elektrycznej – I etap part ul. Wielkie Przedmieście 7, 46-300 Oleśno Wewnętrzna instalacja elektryczna		
Tytuł rysunku	Lokalizacja PMP i PPWP		
Nr projektu	88/2024	Skala: 1/100	NR RYS. 3