


RZUT PARTERU 1:100

733/103 granica działki





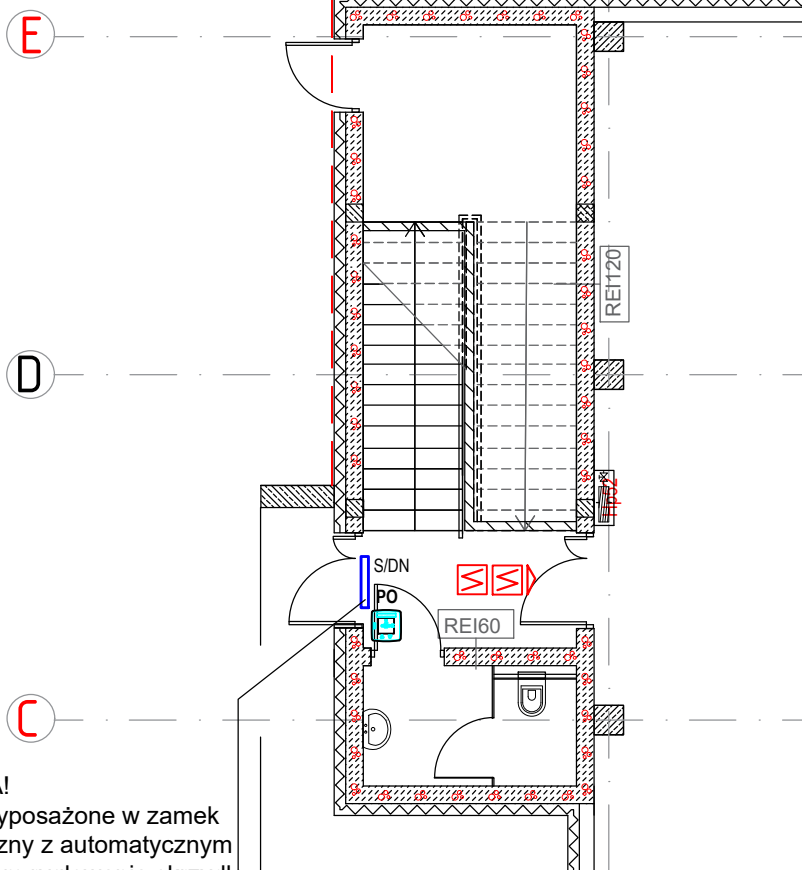

 
741/1



UWAGA!

Drzwi wyposażone w zamek elektryczny z automatycznym systemem ryglowania skrzydła biernego.

OZNACZENIA:

-  PP - przycisk przewietrzania PP-62;
-  PO - przycisk oddymiania PO-63;
-  - czujka dymu DOR-40 + gniazdo czujki;
-  - czujka dymu DOR-40 + gniazdo czujki + wskaźnik zadziałania (montaż nad sufitem podw.);
-  CSO - centrala sterująca oddymianiem 16A, 2x strefa 8A, moduł komunikacji adresowej, obudowa, akumulator 2x 7,5Ah 12V;
-  S/KO - siłownik klapy oddymiającej, 4A 24V DC
-  S/DN - siłownik drzwi napowietrzających, 4A 24V DC.

UWAGI:

1. Montaż przycisku oddymiania p/t na wysokości ok. 1,4m.
2. Podłączenie urządzeń zgodnie z DTR dostarczaną przez producentów.
3. Prowadzenie przewodów i kabli p/t. Przewody E90 prowadzić w certyfikowanych uchwytach.

PHU Joanna Konopka

37-403 Jastkowice
ul. Wałowa 9

tel kom: 663 644 474
e-mail: phujoannakonopka@gmail.com

Obiekt:
ROZBUDOWA, NADBUDOWA I PRZEBUDOWA BUDYNKU MAGAZYNOWEGO
O CZĘŚĆ MAGAZYNOWO-GARAŻOWĄ, BUDOWA WIEŻY ĆWICZEBNEJ
WRAZ Z FUNDAMENTAMI, BUDOWA INSTALACJI ZEWNĘTRZNEJ
ENERGETYCZNEJ, WODNEJ, KANALIZACJI DESZCZOWEJ I SANITARNEJ
PROJEKT INSTALACJI ELEKTRYCZNYCH

Adres: JEDN. EWID. 181801_1 STAŁOWA WOLA
OBREB: 0003 - CENTRUM
DZIAŁKA NR 741/1

Inwestor: KOMENDANT POWIATOWEJ PSP W STAŁOWEJ WOLI
AL. JANA PAWŁA II
37-450 STAŁOWA WOLA

Funkcja	Imię Nazwisko	Nr i specjalność uprawnień	Podpis
PROJEKTOWAŁ	mgr inż. MARIUSZ ROLEK	PDK/0074/POOE/05 instalacje elektryczne	
SPRAWDZIŁ	mgr inż. MAREK WATRAS	PDK/0240/POOE/12 instalacje elektryczne	

Branża: ELEKTRYCZNA Faza projektu: PROJEKT TECHNICZNY

Skala: 1:100 Data projektu: 09.2025

Nazwa rysunku
**PLAN INSTALACJI SYSTEMU ODDYMIANIA
- PARTER**

Projekt nr. Format rys. A4 Rys. nr. 20

Zastrzega się wszelkie prawa wynikające z Ustawy o prawie autorskim. Rysunek niniejszy nie może być w całości lub w części przerysowany, uzupełniony lub odstąpiony komukolwiek, bez pisemnej zgody firmy PHU JOANNA KONOPKA w Jastkowicach