


TABLICA TB-2

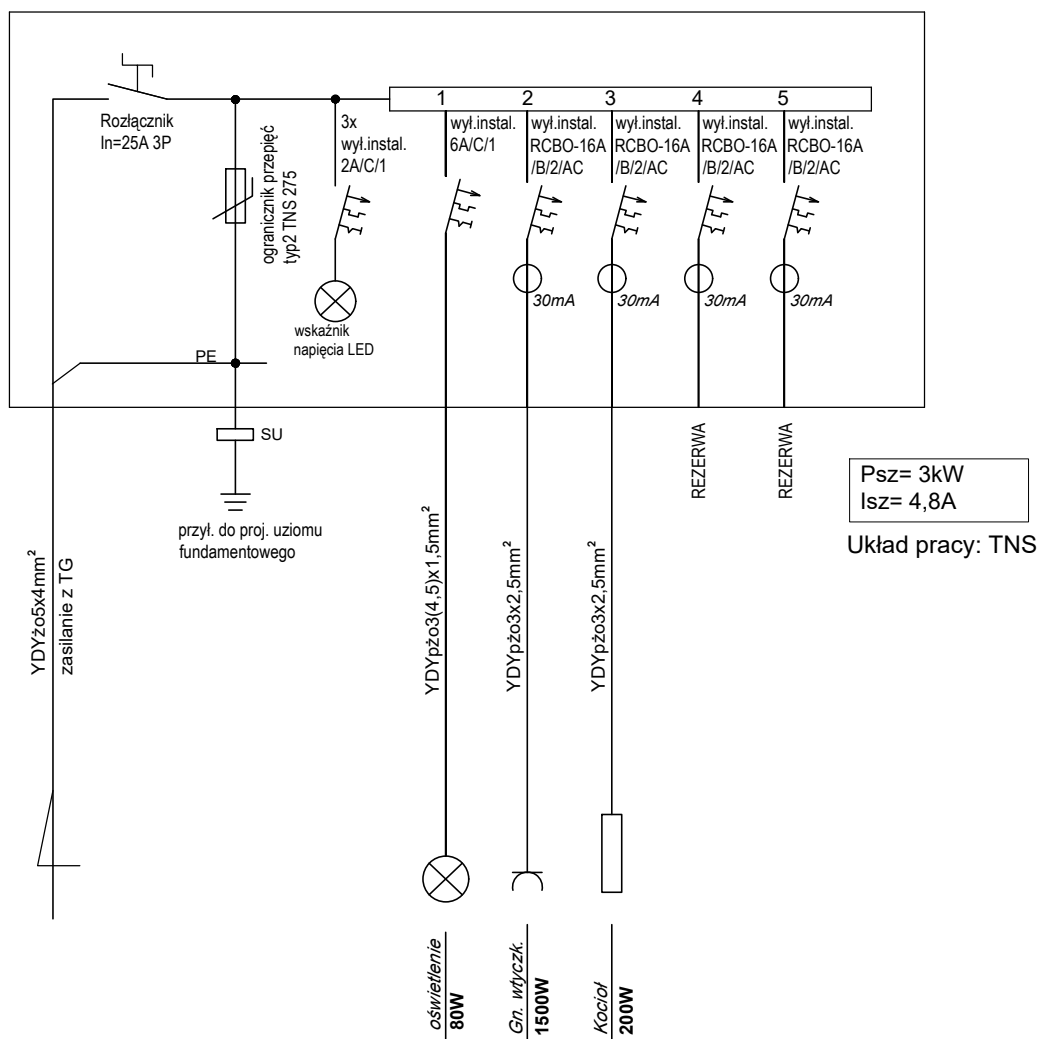

UWAGI:

1. Jako tablicę TB-2 stosować rozdzielnicę naścienną RN65 3x12 modułów.
2. Wyposażenie zgodnie ze schematem.
3. Wszystkie odpływy opisać zgodnie z przeznaczeniem.
4. Układ pracy sieci: TNS.

KLASA ODPORNOŚCI OGNIOWEJ PRZEWODÓW I KABLI: Eca.

PHU Joanna Konopka

37-403 Jastkowice
ul. Wałowa 9

tel kom: 663 644 474
e-mail: phujoannakonopka@gmail.com

Obiekt:
ROZBUDOWA, NADBUDOWA I PRZEBUDOWA BUDYNKU MAGAZYNOWEGO
O CZĘŚĆ MAGAZYNOWO-GARAŻOWĄ, BUDOWA WIEŻY ĆWICZEBNEJ
WRAZ Z FUNDAMENTAMI, BUDOWA INSTALACJI ZEWNĘTRZNEJ
ENERGETYCZNEJ, WODNEJ, KANALIZACJI DESZCZOWEJ I SANITARNEJ
PROJEKT INSTALACJI ELEKTRYCZNYCH

Adres: JEDN. EWID. 181801_1 STAŁOWA WOLA
OBREB: 0003 - CENTRUM
DZIAŁKA NR 741/1

Inwestor: KOMENDANT POWIATOWEJ PSP W STAŁOWEJ WOLI
AL. JANA PAWŁA II
37-450 STAŁOWA WOLA

Funkcja	Imię Nazwisko	Nr i specjalność uprawnień	Podpis
PROJEKTOWAŁ	mgr inż. MARIUSZ ROLEK	PDK/0074/POOE/05 instalacje elektryczne	
SPRAWDZIŁ	mgr inż. MAREK WATRAS	PDK/0240/POOE/12 instalacje elektryczne	

Branża: ELEKTRYCZNA Faza projektu: PROJEKT TECHNICZNY

Skala: 1:100 Data projektu: 09.2025

Nazwa rysunku
TABLICA TB-2

Projekt nr.	Format rys.	Rys. nr.
	A3	18

Zastrzega się wszelkie prawa wynikające z Ustawy o prawie autorskim. Rysunek niniejszy nie może być w całości lub w części przerysowany, uzupełniony lub odstąpiony komukolwiek, bez pisemnej zgody firmy PHU JOANNA KONOPKA w Jastkowicach