



SCHEMAT BLOKOWY SYSTEMU STEROWANIA WENTYLACJĄ AWARYJNĄ - W1- GARAŻ

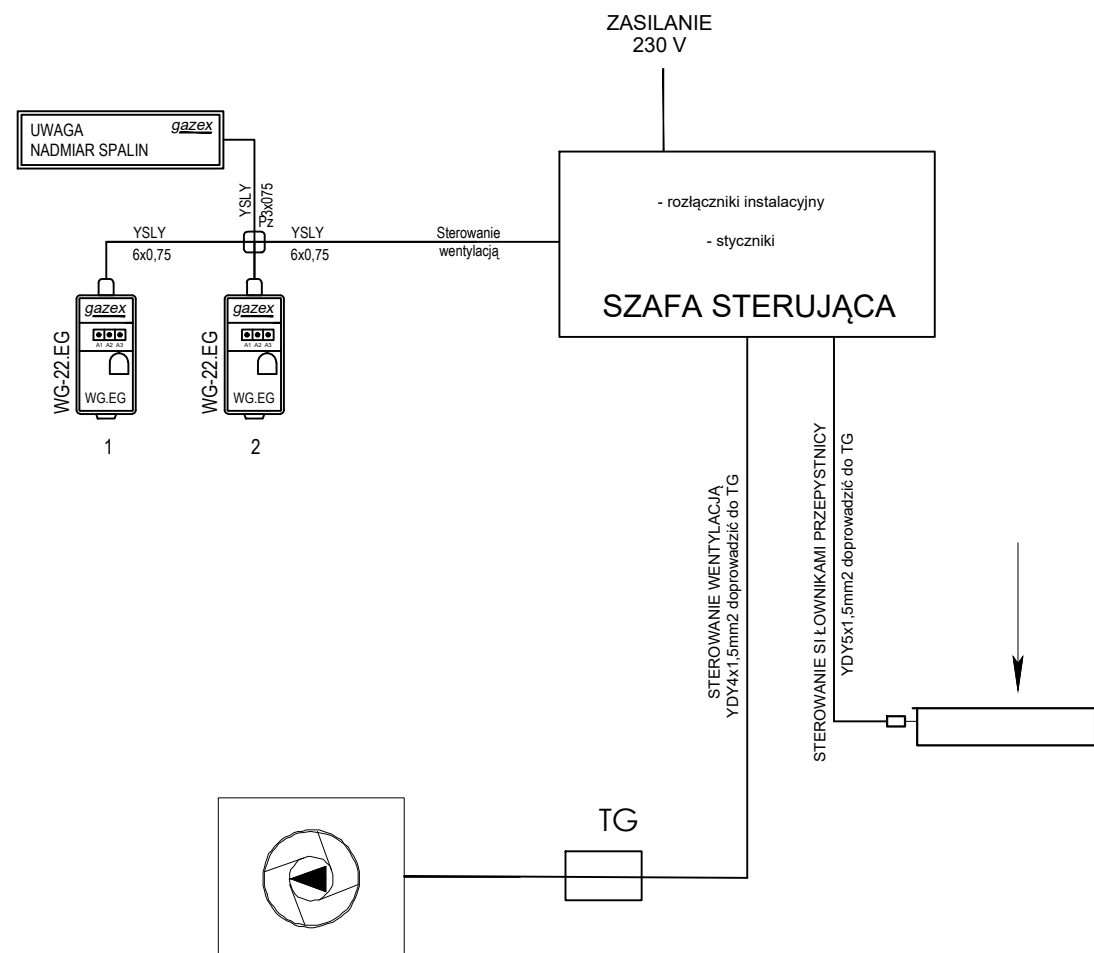

W-1 - GARAŻ
Dachowy wentylator ROOFTEC 4-500/7900T firmy HARMANN przystosowana do współpracy z systemu GAZEX 400V; 1342W; 2,6A; waga - 83,7kg
Tryb pracy: V=3500m3/h
Tryb pracy: V=5000m3/h;Spręż.320 Pa
Poziom ciśnienia akustycznego od obudowy 58dB(A)
Poziom mocy akustycznego od obudowy 81dB(A)
Akcesoria:
- Falownik do współpracy gazex
- DSS 450AL - podstawa tłumiąca
- DAF 400- przeciwkońierz
- Płyta adaptacyjna do podstaw dachowych
- Złącze przecidrganiowe

SCHEMAT BLOKOWY SYSTEMU STEROWANIA WENTYLACJĄ AWARYJNĄ -W2- GARAŻ

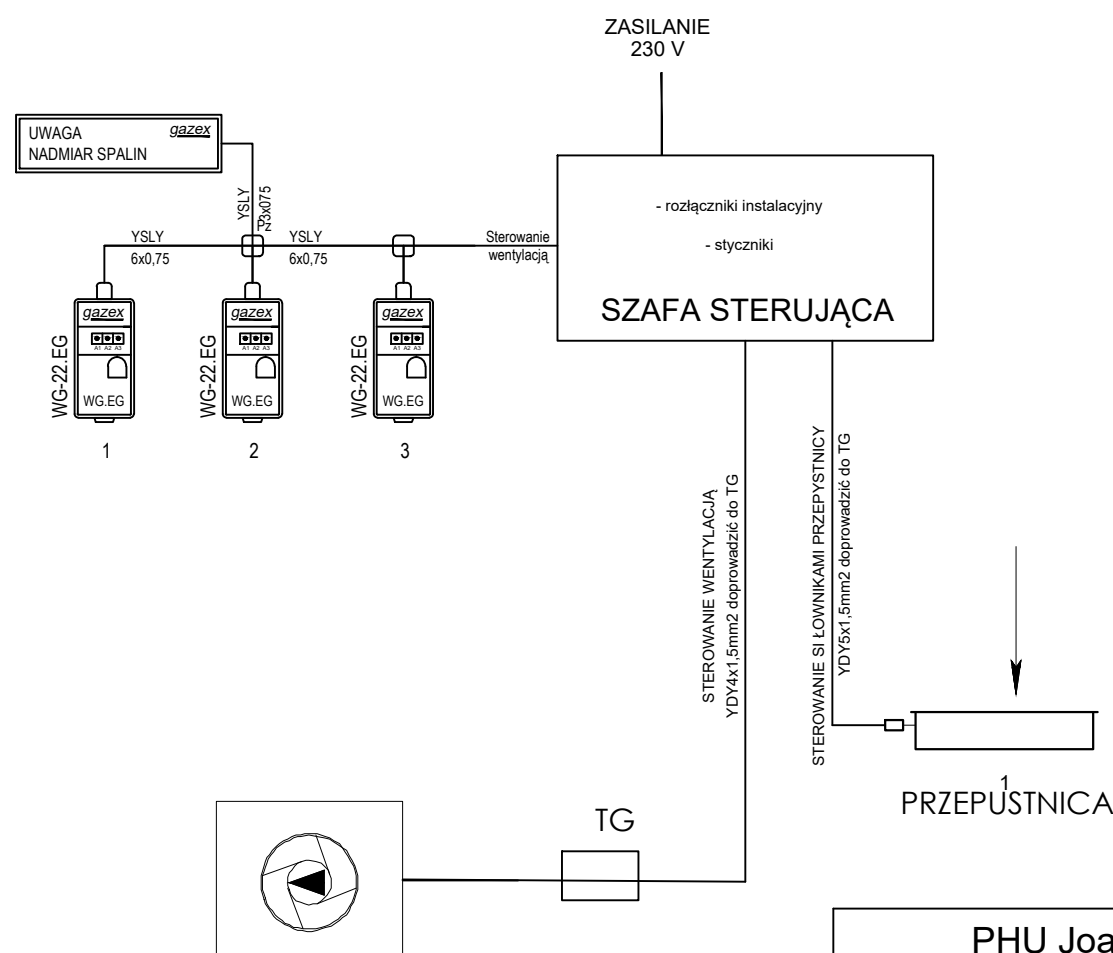

W-2 - GARAŻ
Dachowy wentylator ROH.PS 4-500/9200T firmy HARMANN przystosowana do współpracy z systemu GAZEX 400V; 1460W; 2,8A; waga - 51,3kg
Tryb pracy: V=3300m3/h
Tryb pracy: V=6600m3/h;Spręż.360 Pa
Poziom ciśnienia akustycznego od obudowy 41dB(A)
Poziom mocy akustycznego od obudowy64dB(A)
Akcesoria:
- Falownik do współpracy gazex
- DSS 450AL - podstawa tłumiąca
- DAF 400- przeciwkońierz
- Płyta adaptacyjna do podstaw dachowych
- Złącze przecidrganiowe

UWAGA
SCHEMATY BLOKOWE WG PROJEKTU BRANŻY SANITARNEJ.
TYPY PRZEWODÓW I KABLI ZGODNIE Z WYTYCZNYMI PRODUCENTA.

PHU Joanna Konopka			
37-403 Jastkowice ul. Wałowa 9		tel kom: 663 644 474 e-mail: phujoannakonopka@gmail.com	
Obiekt: ROZBUDOWA, NADBUDOWA I PRZEBUDOWA BUDYNKU MAGAZYNOWEGO O CZĘŚĆ MAGAZYNOWO-GARAŻOWĄ, BUDOWA WIEŻY ĆWICZEBNEJ WRAZ Z FUNDAMENTAMI, BUDOWA INSTALACJI ZEWNĘTRZNEJ ENERGETYCZNEJ, WODNEJ, KANALIZACJI DESZCZOWEJ I SANITARNEJ PROJEKT INSTALACJI ELEKTRYCZNYCH			
Adres: JEDN. EWID. 181801_1 STAŁOWA WOLA OBREB: 0003 - CENTRUM DZIAŁKA NR 741/1			
Inwestor: KOMENDANT POWIATOWEJ PSP W STAŁOWEJ WOLI AL. JANA PAWŁA II 37-450 STAŁOWA WOLA			
Funkcja	Imie Nazwisko	Nr i specjalność uprawnień	Podpis
PROJEKTOWAŁ	mgr inż. MARIUSZ ROLEK	PKD/0074/POOE/05 instalacje elektryczne	
SPRAWDZIŁ	mgr inż. MAREK WATRAS	PKD/0240/POOE/12 instalacje elektryczne	
Branża: ELEKTRYCZNA		Faza projektu: PROJEKT TECHNICZNY	
Skala: 1:100		Data projektu: 09.2025	
Nazwa rysunku SCHEMATY GAZEX			
Projekt nr:		Format rys: A3	Rys. nr: 19
Zastrzegam się wszelkie prawa wynikające z Ustawy o prawie autorskim. Rysunek niniejszy nie może być w całości lub w części przysyłany, uzupełniany lub odpisywany komukolwiek, bez pisemnej zgody firmy PHU JOANNA KONOPKA w Jastkowicach			