


# SCHEMAT SYSTEMU ODDYMIANIA KLATKI SCHODOWEJ

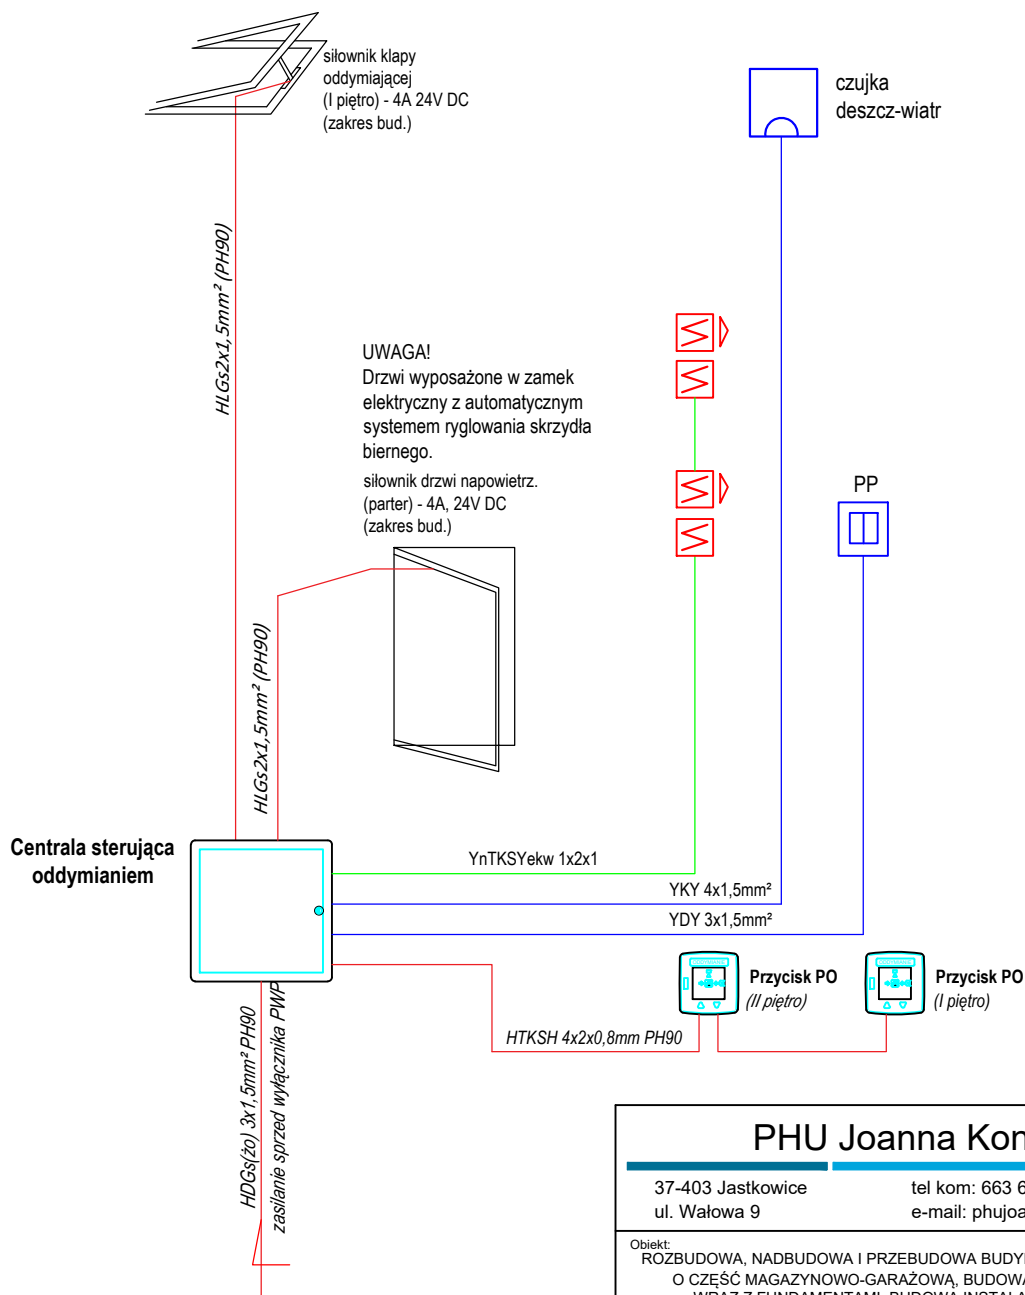

## PHU Joanna Konopka

37-403 Jastkowice  
ul. Wałowa 9

tel kom: 663 644 474  
e-mail: phujoannakonopka@gmail.com

Obiekt:  
ROZBUDOWA, NADBUDOWA I PRZEBUDOWA BUDYNKU MAGAZYNOWEGO  
O CZĘŚĆ MAGAZYNOWO-GARAŻOWĄ, BUDOWA WIEŻY ĆWICZEBNEJ  
WRAZ Z FUNDAMENTAMI, BUDOWA INSTALACJI ZEWNĘTRZNEJ  
ENERGETYCZNEJ, WODNEJ, KANALIZACJI DESZCZOWEJ I SANITARNEJ  
PROJEKT INSTALACJI ELEKTRYCZNYCH

Adres: JEDN. EWID. 181801\_1 STAŁOWA WOLA  
OBREB: 0003 - CENTRUM  
DZIAŁKA NR 741/1

Inwestor: KOMENDANT POWIATOWEJ PSP W STAŁOWEJ WOLI  
AL. JANA PAWŁA II  
37-450 STAŁOWA WOLA

Funkcja	Imię Nazwisko	Nr i specjalność uprawnień	Podpis
PROJEKTOWAŁ	mgr inż. MARIUSZ ROLEK	PDK/0074/POOE/05 instalacje elektryczne	
SPRAWDZIŁ	mgr inż. MAREK WATRAS	PDK/0240/POOE/12 instalacje elektryczne	

Branża: ELEKTRYCZNA  
Faza projektu: PROJEKT TECHNICZNY

Skala: 1:100  
Data projektu: 09.2025

Nazwa rysunku  
SCHEMAT INSTALACJI SYSTEMU ODDYMIANIA

Projekt nr.	Format rys.	Rys. nr.
	A4	22

Zastrzegam wszelkie prawa wynikające z Ustawy o prawie autorskim. Rysunek niniejszy nie może być w całości lub w części przerysowany, uzupełniony lub odstąpiony komukolwiek, bez pisemnej zgody firmy PHU JOANNA KONOPKA w Jastkowicach