


MAPA ZASADNICZA
SKALA 1:500

Układ odniesienia: PL-ETRF89, układ wsp. płaskich: PL-2000 strefa 6 (18°), układ wys.: PL-EVRF2007-NH
obr. Żywiec 0007; dz. 1709/191
Seksje mapy: 6.117.31.20.3.2

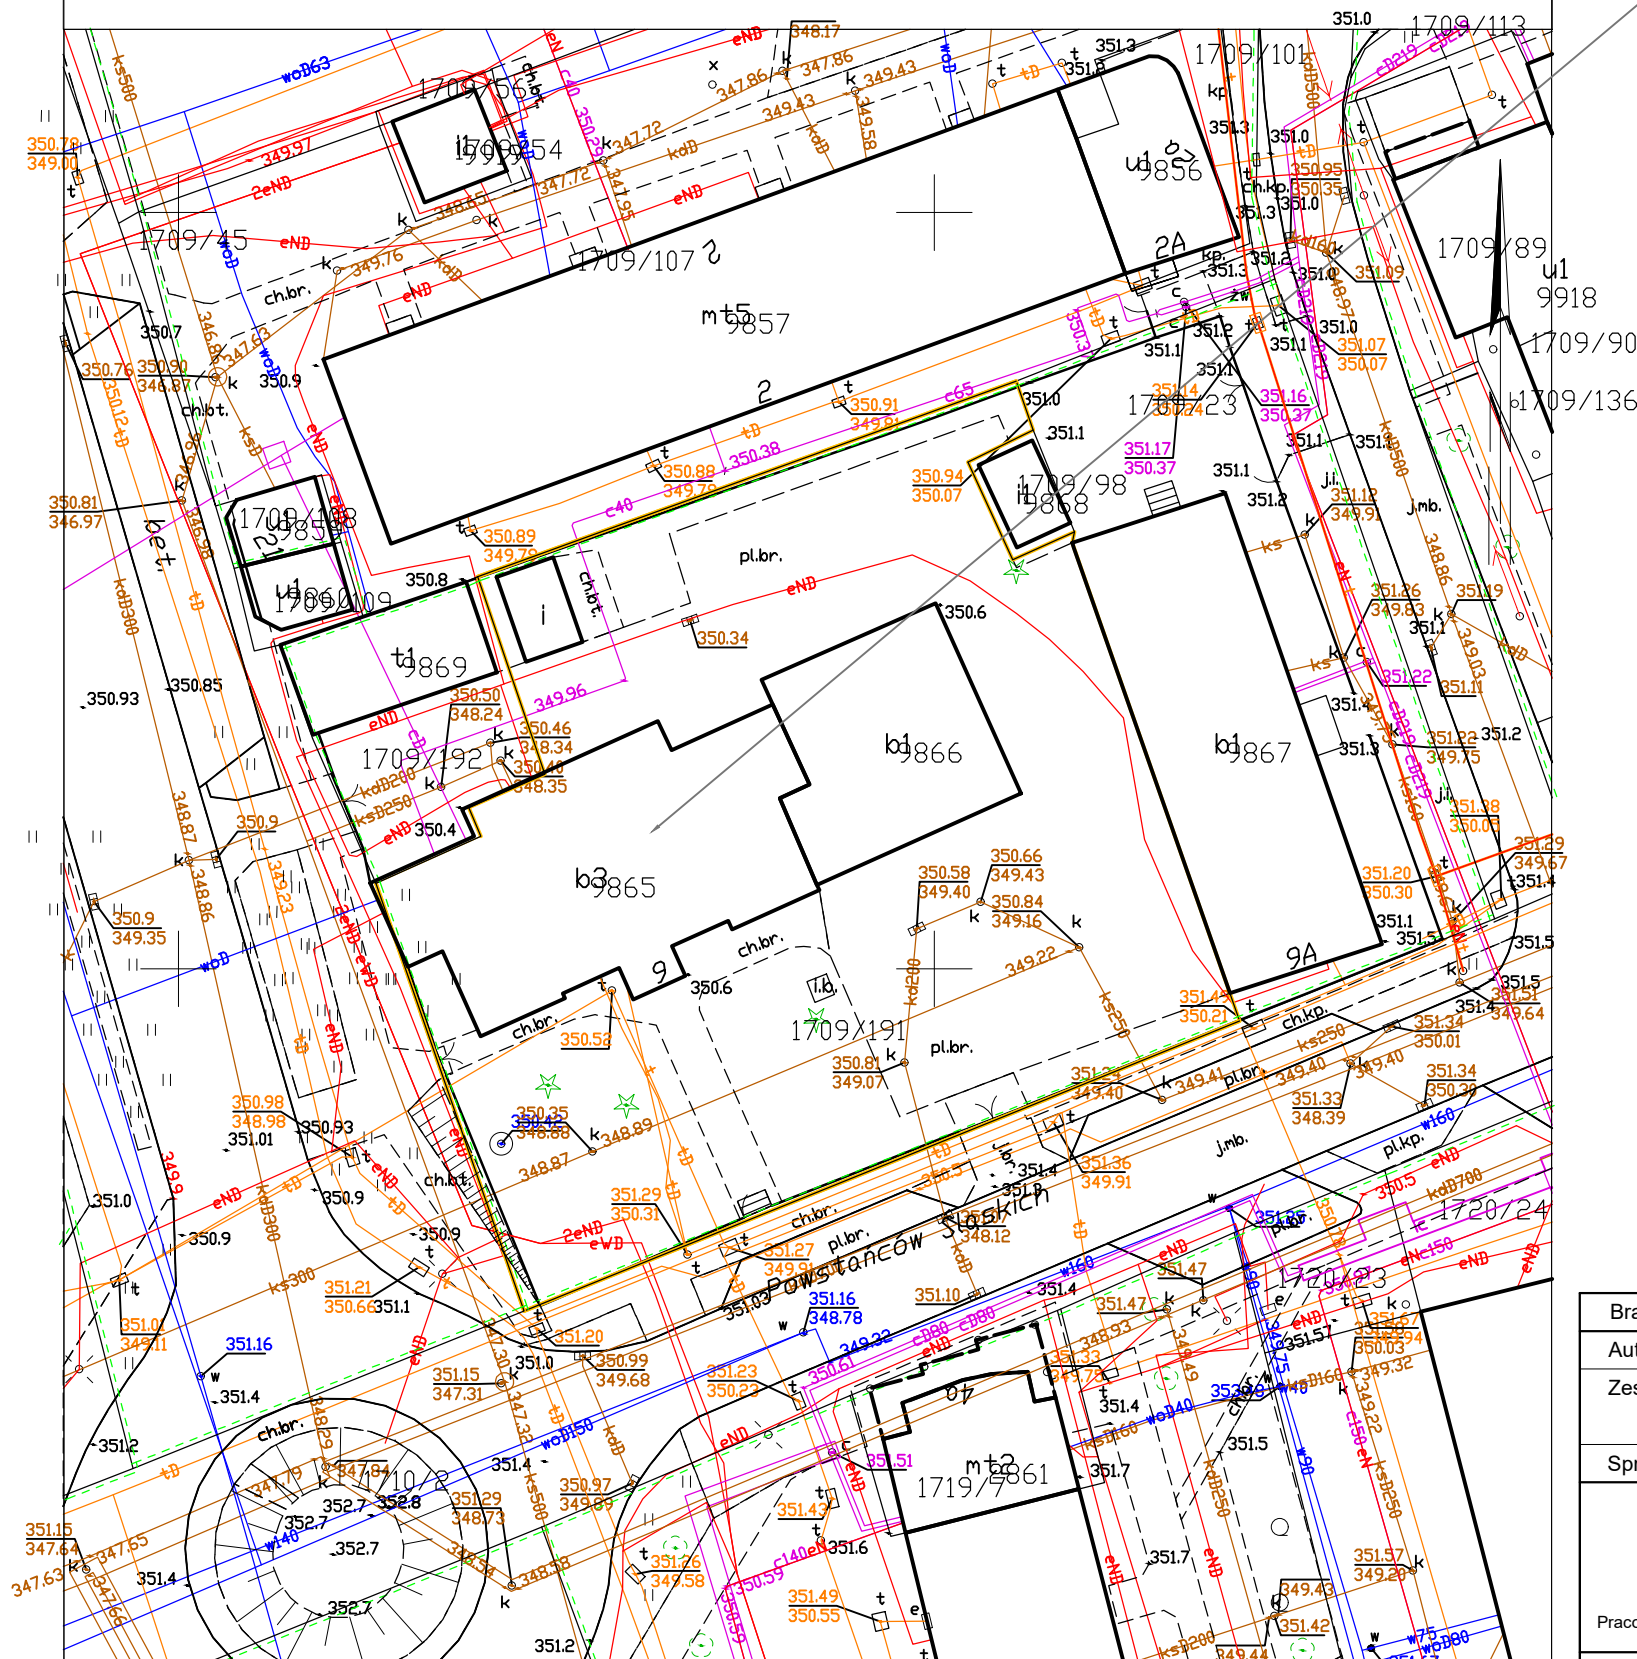

Żywiec dn. 2021-08-16

Sporządził(a) wydruk: Marta Prochownik

BUDYNEK OBJĘTY OPRACOWANIEM:


Budynek Prokuratury Rejonowej w Żywcu zlokalizowany na działce nr 1709/191, obręb Żywiec, przy ul. Powstańców Śląskich 9.

Przedmiotem inwestycji jest przebudowa instalacji hydrantowej przeciwpożarowej w zakresie doboru zestawu hydroforowego, który zapewni wymagane ciśnienie oraz wydajność hydrodynamiczną w instalacji hydrantowej oraz przebudowa konsoli wodomierzowej i układu pomiarowego z wprowadzeniem zaworu pierwszeństwa dla zapewnienia prawidłowej pracy instalacji hydrantowej w budynku biurowym Prokuratury Rejonowej w Żywcu przy ul. Powstańców Śląskich 9, dz.nr 1709/191 obręb Żywiec.

Projektuje się zasilanie instalacji hydroforowej sprzed głównego wyłącznika prądu.

Przedmiotowa inwestycja swoim zakresem nie wpływa na istniejące zagospodarowanie terenu. Zagospodarowanie terenu: istniejący układ komunikacyjny, istniejące uzbrojenie terenu, istniejące warunki pożarowe (dotyczy zagospodarowania terenu), ukształtowanie terenu, ukształtowanie zieleni, bilans terenu, sposób dostarczania mediów do budynku - bez zmian względem stanu istniejącego.

Planowana inwestycja nie wpływa na zmianę dotychczasowego sposobu oddziaływania obiektu na środowisko. Obszar oddziaływania obiektu nie wykracza poza granice działki inwestycyjnej.

Branża: architektura	Imię i nazwisko	Nr uprawnień	Specjalność	Podpis	Data: 21.07.2021
Autor projektu:	Anna Laskowska-Łapa	79/M/4337	architektoniczna		Faza: PB
Zespół projektowy:	Ewa Burejza				
	Aleksandra Adamkiewicz				
Sprawdzający:	Wojciech Łapa	80/M/4338	architektoniczna		
 Pracownia Projektowa "Archex" s.c.	Treść: PLAN SYTUACYJNY				Nr rys. 1.Z.
					Skala: 1:500
Symbol: 2021/45	Temat: PROJEKT TECHNICZNY PRZEBUDOWY INSTALACJI HYDRANTOWEJ PRZECIWOPOŻAROWEJ W ZAKRESIE DOBORU ZESTAWU HYDROFOROWEGO W BUDYNKU BIUROWYM PROKURATURY REJONOWEJ W ŻYWCU PRZY UL.POWSTAŃCÓW ŚLĄSKICH 9, dz.nr 1709 /191 obręb ŻYWIEC.				

ZASTRZEGA SIĘ WSZELKIE PRAWA, WYNIKAJĄCE Z USTAWY O PRAWIE AUTORSKIM. RYSUNEK NINIEJSZY NIE MOŻE BYĆ PRZERYSOWYWANY, UZUPEŁNIANY LUB ODSTĘPIENIU KOMUKOLWIEK BEZ PISEMNEJ ZGODY JEDNOSTKI AUTORSKIEJ.
RYSUNEK OPRACOWANO W PROGRAMIE AUTOCAD 2004, NR. LICENCYJNY. ACAD 2004-341-00713354.