

RZUT II PIĘTRA – skala 1:75

WYKAZ POMIESZCZEŃ II PIĘTRA		
Nr pom.	Nazwa pomieszczenia	Rodzaj posadzki
3/01	Gabinet	panele podłogowe-istn.
3/02	Pokój biurowy	panele podłogowe-istn.
3/03	Pokój biurowy	panele podłogowe-istn.
3/04	Pokój biurowy	panele podłogowe-istn.
3/05	Pokój biurowy	panele podłogowe-istn.
3/06	Pokój biurowy	panele podłogowe-istn.
3/07	Pokój biurowy	panele podłogowe-istn.
3/08	Pokój biurowy	panele podłogowe-istn.
3/09	Pokój biurowy	panele podłogowe-istn.
3/10	Pokój biurowy	panele podłogowe-istn.
3/11	Pokój biurowy	panele podłogowe-istn.
3/12	Pokój biurowy	panele podłogowe-istn.
3/13	Pokój biurowy	panele podłogowe-istn.
3/14	Gabinet	panele podłogowe-istn.
3/15	Sekretariat	panele podłogowe-istn.
3/16	Pokój biurowy	panele podłogowe-istn.
3/17	Pokój biurowy	panele podłogowe-istn.
3/18	Pokój biurowy	panele podłogowe-istn.
3/19	Pokój biurowy	panele podłogowe-istn.
3/20	Pokój biurowy	panele podłogowe-istn.
3/21	Pomieszczenie magazynowe	plytki podł. gresowe-istn.
3/22	Sekretariat	panele podłogowe-istn.
3/23	Gabinet	panele podłogowe-istn.
3/24	Pomieszczenie socjalne	plytki podł. gresowe
3/25	Wc dla niepełnosprawnych	plytki podł. gresowe
3/26	Wc damski	plytki podł. gresowe
3/27	Wc męski	plytki podł. gresowe
3/28	Pomieszczenie parzówkowe	plytki podł. gresowe
3/29	Korytarz	plytki podł. gresowe
3/30	Pokój biurowy	panele podłogowe-istn.
3/31	Pokój biurowy	panele podłogowe-istn.
3/32	Pokój biurowy	panele podłogowe-istn.
3/33	Pokój biurowy	panele podłogowe-istn.
3/34	Pomieszczenie socjalne	plytki podł. gresowe
3/35	Wc dla niepełnosprawnych	plytki podł. gresowe
3/36	Wc damski	plytki podł. gresowe
3/37	Wc męski	plytki podł. gresowe
3/38	Wc damski	plytki podł. gresowe
3/39	Korytarz	plytki podł. gresowe
3/40	Pomieszczenie parzówkowe	plytki podł. gresowe
3/41	Gabinet	panele podłogowe-istn.
3/42	Sekretariat	panele podłogowe-istn.
3/43	Pokój biurowy	panele podłogowe-istn.
3/44	Gabinet	panele podłogowe-istn.
3/45	Pomieszczenie magazynowe	plytki podł. gresowe-istn.

WYKAZ POMIESZCZEŃ II PIĘTRA		
Nr pom.	Nazwa pomieszczenia	Rodzaj posadzki
3/46	Pomieszczenie gospodarcze	plytki podł. gresowe
3/47	Korytarz	plytki podł. gresowe
3/48	Pokój biurowy	panele podłogowe-istn.
3/49	Pokój biurowy	panele podłogowe-istn.
3/50	Pokój biurowy	panele podłogowe-istn.
3/51	Pokój biurowy	panele podłogowe-istn.
3/52	Pokój biurowy	panele podłogowe-istn.
3/53	Pokój biurowy	panele podłogowe-istn.
3/54	Pokój biurowy	panele podłogowe-istn.
3/55	Pokój biurowy	panele podłogowe-istn.
3/56	Korytarz	plytki podł. gresowe
3/57	Pokój biurowy	panele podłogowe-istn.
3/58	Pokój biurowy	panele podłogowe-istn.
3/59	Pokój biurowy	panele podłogowe-istn.
3/60	Pokój biurowy	panele podłogowe-istn.
3/61	Pokój biurowy	panele podłogowe-istn.
3/62	Pokój biurowy	panele podłogowe-istn.
K1	Klatka schodowa	pt. natural. kamienia-istn.
K2	Klatka schodowa	pt. natural. kamienia-istn.
K5	Klatka schodowa	plytki podł. gresowe-istn.
D1	Istniejący dzwig osobowy	-
D2	Projektowany dzwig osobowy	-
Razem		1094,12


Legenda:

- HDMI - Gniazdo HDMI
- 1xRJ45 - Gniazdo 2xRJ45 Kat. 6a
- 2xRJ45 - Gniazdo 2xRJ45 Kat. 6a
- FO - Gniazdo światłowodowe 2xLC (doprowadzić FO MM OM4 2x50/125/250µm z najbliższej stały)
- TAN - Gniazdo 2xRJ45 - telefonia analogowa/faksy

- Punkt elektryczno-logiczny:
- 2x Gniazdo zasilające ogólnego przeznaczenia 230V 2P+Z/16A
- 4x Gniazdo zasilające DATA 230V 2P+Z/16A
- 1x Gniazdo 2xRJ45 Kat. 6a Komputery
- 1x Gniazdo 2xRJ45 Kat. 6a Komputery/Drukarki/Telefonia VOIP

- Rozdzielnica Elektryczna
- Gniazdo 2P+Z IP20 p/t
- Gniazdo 2x2P+Z IP20 p/t
- Gniazdo 2P+Z IP44 p/t
- Gniazdo 2x2P+Z IP44 n/t
- Wypust zasilania 3L+N+PE
- Wypust zasilania L+N+PE

- Punkt elektryczno-logiczny (meblowy/podłogowy):
- 6x Gniazdo zasilające DATA 230V 2P+Z/16A
- 4x Gniazdo 2xRJ45 Kat. 6a Komputery
- 2x Rezerwa gniazd (HDMI/USB/FO)

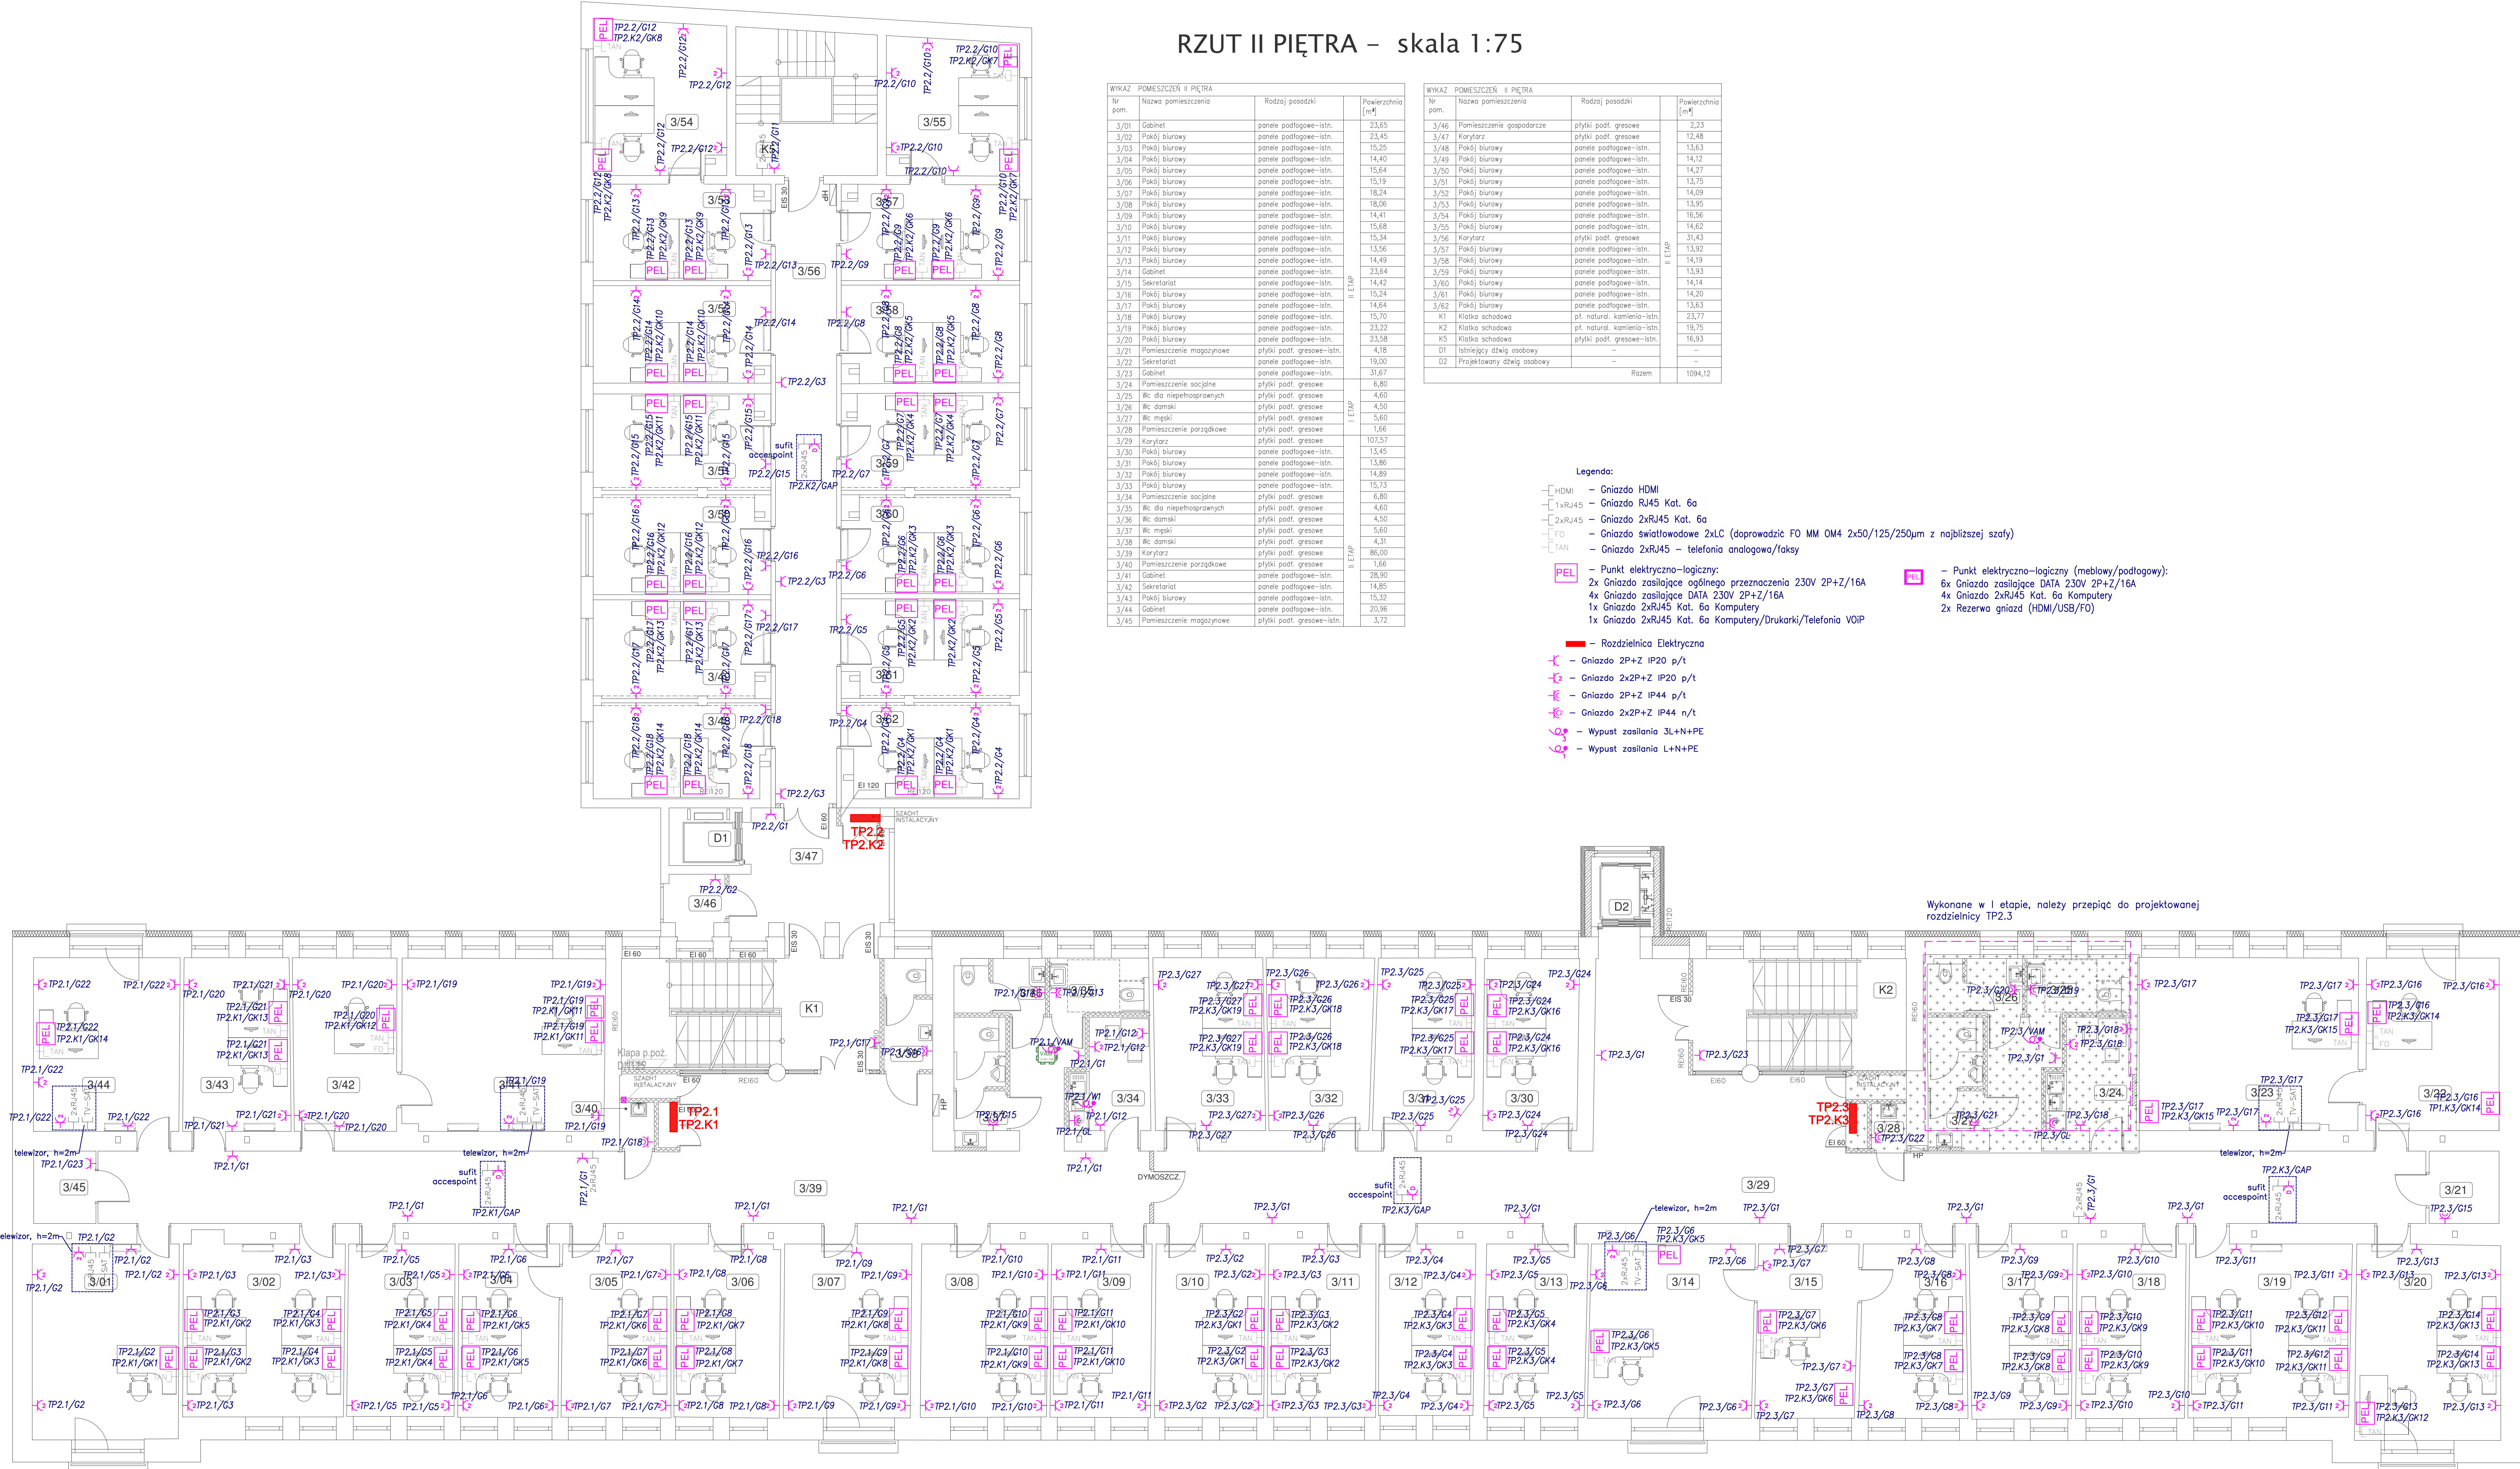

GLOBAL Alibert Dragan

ul. Ponikwoda 28, 20-135 Lublin. ☎ +48 516 126 333

✉ instalatorzy@ten.pl www.globalprojekt.pl

PRZEBUDOWA NADBUDOWA

I ROZBUDOWA BUDYNKU PROKURATURY

PRZY UL. OKOPOWEJ 2A W LUBLINIE

INWESTOR: PROKURATURA REGIONALNA W LUBLINIE

UL. OKOPOWA 2A 20-950 LUBLIN

RYSEK: **RZUT II PIĘTRA**

PLAN INSTALACJI ELEKTRYCZNYCH

SKALA: **1:75**

NR RYS.: **T-III-10**

FUNKCJA	SPECJALNOŚĆ, IMIĘ I NAZWISKO	NR UPRAWNIEN	DATA	PODPIS
PROJEKTOWAŁ	mgr inż. Tomasz Kopec	LUB/0132/PWOE/10	09 2021	
SPRAWDZIŁ	inż. Krzysztof Kędziński	LUB/0146/POE/10	09 2021	

OPRACOWANIE OCHRONIONE USTAWĄ O PRAWIE AUTORSKIM I PRAWACH POKREWNYCH (DZ.U. NR 2494 POZ. 83 Z DNIA 4 LUTEGO 1994R.) Z POZNIJszYMI ZMIANAMI