

RZUT IV PIĘTRA – skala 1:75

WYKAZ POMIESZCZEŃ IV PIĘTRA – II ETAP		
Nr pom.	Nazwa pomieszczenia	Powierzchnia [m²]
5/01	Pokój biurowy	25,77
5/02	Pokój biurowy	22,40
5/03	Pokój biurowy	15,90
5/04	Pokój biurowy	15,98
5/05	Pokój biurowy	15,89
5/06	Pokój biurowy	16,30
5/07	Pokój biurowy	23,82
5/08	Pokój biurowy	16,10
5/09	Pokój biurowy	16,00
5/10	Pokój biurowy	15,98
5/11	Pokój biurowy	16,05
5/12	Pokój biurowy	15,80
5/13	Pokój biurowy	16,03
5/14	Pokój biurowy	22,67
5/15	Pokój biurowy	16,10
5/16	Pokój biurowy	16,00
5/17	Pokój biurowy	16,40
5/18	Pokój biurowy	16,29
5/19	Pokój biurowy	22,23
5/20	Pokój biurowy	27,40
5/21	Archiwum	5,22
5/22	Pokój biurowy	21,47
5/23	Pokój biurowy	15,00
5/24	Pokój biurowy	14,80
5/25	Pomieszczenie socjalne	7,28
5/26	Wc do niepełnosprawnych	4,71
5/27	Wc damski	4,50
5/28	Wc męski	5,85
5/29	Pomieszczenie techniczne	1,60
5/30	Korytarz	106,30
5/31	Pokój biurowy	16,57
5/32	Pokój biurowy	15,10
5/33	Pokój biurowy	14,00
5/34	Pokój biurowy	14,90
5/35	Pomieszczenie socjalne	7,36
5/36	Wc do niepełnosprawnych	4,70
5/37	Wc damski	4,34
5/38	Wc męski	5,60
5/39	Wc damski	4,50
5/40	Korytarz	83,15
5/41	Pomieszczenie porządkowe	1,60
5/42	Pokój biurowy	14,70
5/43	Pokój biurowy	14,87
5/44	Pokój biurowy	14,44
5/45	Pokój biurowy	14,98
5/46	Pokój biurowy	21,97
5/47	Archiwum	6,37

WYKAZ POMIESZCZEŃ IV PIĘTRA – II ETAP		
Nr pom.	Nazwa pomieszczenia	Powierzchnia [m²]
5/48	Pomieszczenie techniczne	3,04
5/49	Korytarz	13,78
5/50	Pokój biurowy	13,67
5/51	Pokój biurowy	14,39
5/52	Pokój biurowy	14,30
5/53	Pokój biurowy	13,92
5/54	Pokój biurowy	14,24
5/55	Pokój biurowy	14,10
5/56	Pokój biurowy	16,55
5/57	Pokój biurowy	14,50
5/58	Korytarz	31,42
5/59	Pokój biurowy	14,08
5/60	Pokój biurowy	14,18
5/61	Pokój biurowy	13,87
5/62	Pokój biurowy	14,27
5/63	Pokój biurowy	14,28
5/64	Pokój biurowy	13,58
K1	Klatka schodowa	23,73
K2	Klatka schodowa	19,92
K3	Klatka schodowa	16,63
D1	Istniejący dzw. osobowy	–
D2	Projektowany dzw. osobowy	–
Razem		1120,64


Legenda:

- HDMI – Gniazdo HDMI
- 1xRJ45 – Gniazdo RJ45 Kat. 6a
- 2xRJ45 – Gniazdo 2xRJ45 Kat. 6a
- F0 – Gniazdo światłowodowe 2xLC (doprowadzić F0 MM OM4 2x50/125/250µm z najbliższej szafy)
- TAN – Gniazdo 2xRJ45 – telefonia analogowa/faksy

- PEL – Punkt elektryczno-logiczny:
  - 2x Gniazdo zasilające ogólnego przeznaczenia 230V 2P+Z/16A
  - 4x Gniazdo zasilające DATA 230V 2P+Z/16A
  - 1x Gniazdo 2xRJ45 Kat. 6a Komputery
  - 1x Gniazdo 2xRJ45 Kat. 6a Komputery/Drukarki/Telefonia VOIP

- PEL – Punkt elektryczno-logiczny (meblowy/podłogowy):
  - 6x Gniazdo zasilające DATA 230V 2P+Z/16A
  - 4x Gniazdo 2xRJ45 Kat. 6a Komputery
  - 2x Rezerwa gniazd (HDMI/USB/F0)

- Rozdzielnia Elektryczna
- Gniazdo 2P+Z IP20 p/t
- Gniazdo 2x2P+Z IP20 p/t
- Gniazdo 2P+Z IP44 p/t
- Gniazdo 2x2P+Z IP44 n/t
- Wypust zasilania 3L+N+PE
- Wypust zasilania L+N+PE

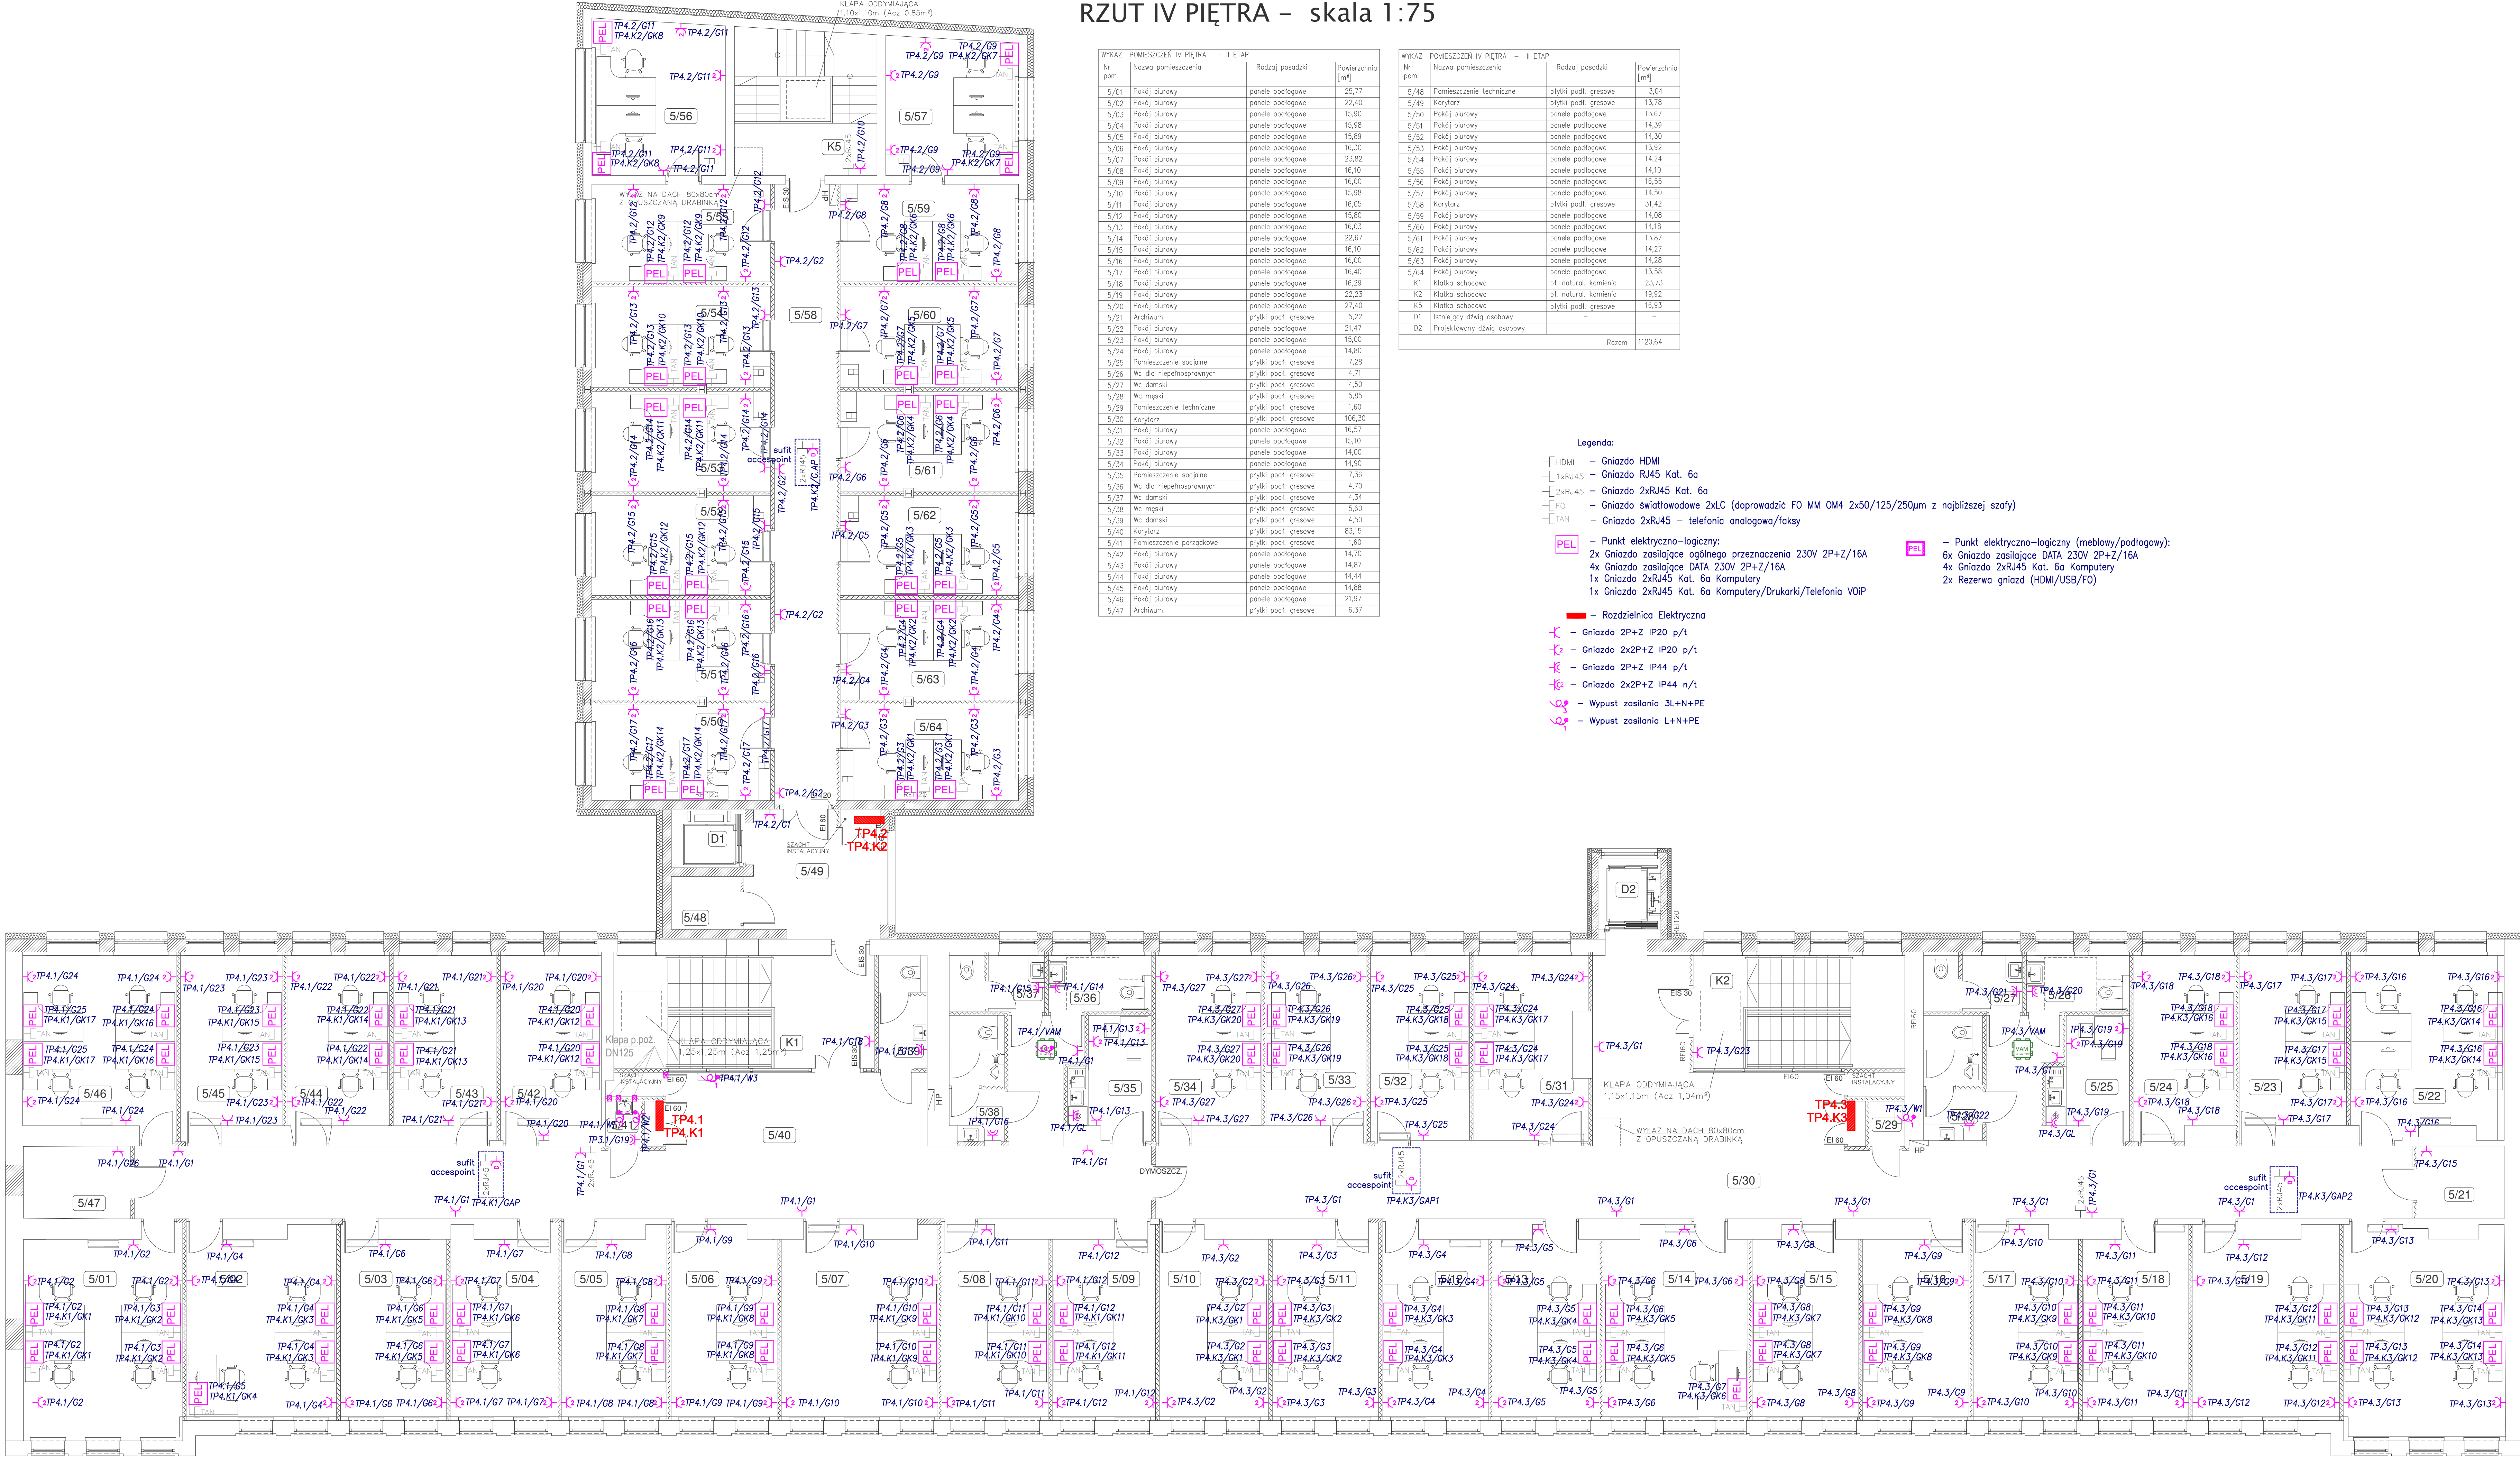

**GLOBAL Albert Dragan**  
ul. Ponikwoda 28, 20-135 Lublin. ☎ +48 516 126 333  
✉ instalatorzy@ten.pl    www.globalprojekt.pl

**PRZEBUDOWA NADBUDOWA  
I ROZBUDOWA BUDYNKU PROKURATURY  
PRZY UL. OKOPOWEJ 2A W LUBLINIE**  
INWESTOR: PROKURATURA REGIONALNA W LUBLINIE  
UL. OKOPOWA 2A 20-950 LUBLIN

RYSUJEK: **RZUT IV PIĘTRA**  
**PLAN INSTALACJI ELEKTRYCZNYCH**

SKALA: **1:75**  
NR RYS.: **T-III-12**

FUNKCJA: PROJEKTOWAŁ  
mgr inż. **Tomasz Kopeć**

SPRAWDZIŁ: inż. **Krzysztof Kędziński**  
LUB/01/46/POC/10  
09 2021

OPRACOWANIE CHRONIONE USTAWĄ O PRAWIE AUTORSKIM I PRAWACH POKREWNYCH (DZ.U. NR 24/94 P.OZ. 83 Z DNIA 4 LUTEGO 1994R.) I Z PÓŹNIEJSZYMI ZMIANAMI