


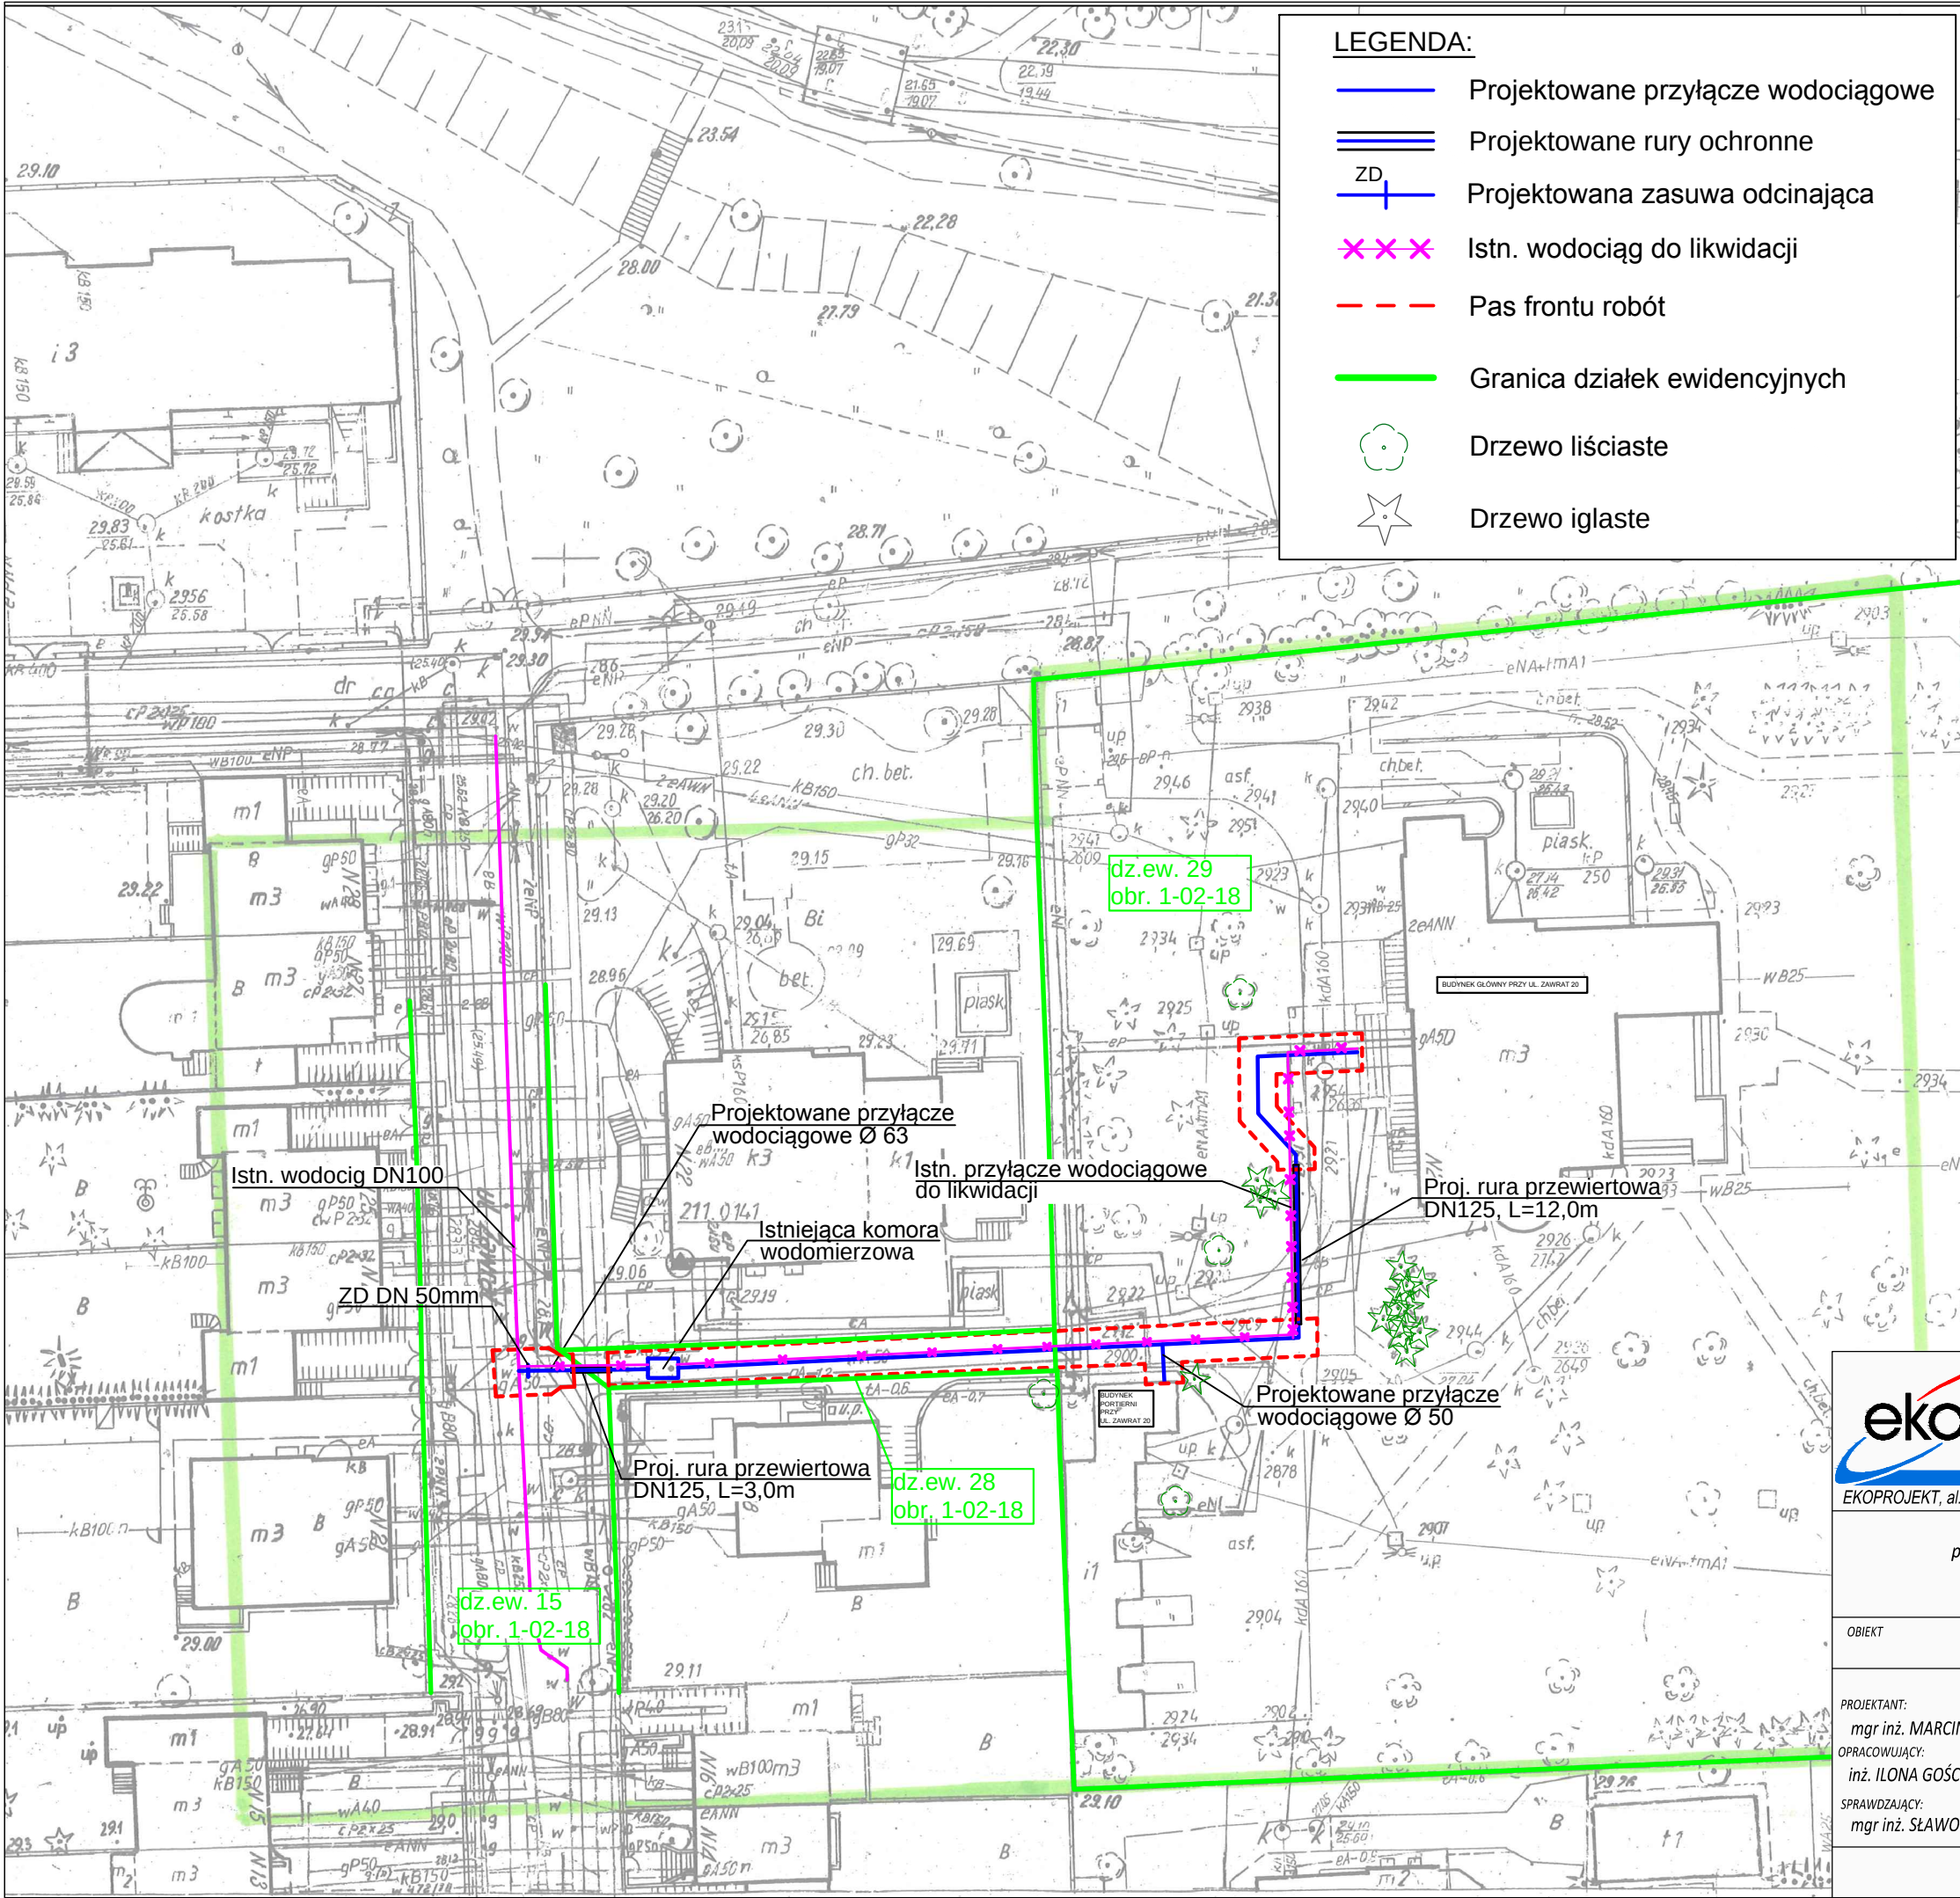

LEGENDA:

- Projektowane przyłącze wodociągowe
- Projektowane rury ochronne
- ZD Projektowana zasuwa odcinająca
- Istn. wodociąg do likwidacji
- Pas frontu robót
- Granica działek ewidencyjnych
- Drzewo liściaste
- Drzewo iglaste

MAPA DO CELÓW PROJEKTOWYCH
terenu położonego przy ul. Zawrat 20, dz.ew.29

Oznaczenie kancelaryjne pracy geodezyj.		BG.6640.9952.2017
Miejscowość	m.st.Warszawa	
Jednostka ewidencyjna	identyfikator	146505_8
	nazwa	Mokotów
Obręb ewidencyjny	identyfikator	146505_8.0218
	nazwa	1-02-18
Skala mapy	1:500	
Sekcja m. z.	18s4o1	
Nazwa układu współrzędnych	pros. płaskich	W-25
	wysokości	0-Wisły
Oznaczenie granic obszaru , który był przedmiotem aktualizacji	Zielony	
Oznaczenie i informacje o służebnościach gruntowych mających wpływ na zagospodarowanie gruntów , zlokalizowanych w granicach projektowanej inwestycji	Wykonano bez ustalenia obciążeń	
Oznaczenie i symbol konturu użytku gruntowego , który nie jest ujawniony w bazie danych ewidencji gruntów i budynków	brak	
Nie wyklucza się istnienia w terenie innych nie wykazanych na niniejszej mapie urządzeń podziemnych, które nie były zgłoszone do inwentaryzacji		

Paulina Sokolowska
maga Hrabka 45, 05-090 Falenty Nowe
tel: 142613907 NIP: 522-238-48-60
7-66-95-1111
nazwami i nazwiskami wykonawcy
oraz data i podpis osoby
reprezentującej wykonawcę

GEODETA UPRAWNIONY
mgr inż. Andrzej Jeżowski
ul. ... 15235
tel. 51 66 66 66
imię i nazwisko nr uprawnień
i podpis geodety uprawnionego
który opracował mapę

Data: 10.02.17

Poświadczam, że niniejszy dokument został opracowany w wyniku prac geodezyjnych i kartograficznych, których rezultaty zawiera operat techniczny wpisany do ewidencji materiałów państwowego zasobu geodezyjnego i kartograficznego.

Prezydent Miasta Stołecznego Warszawy

Identyfikator ewidencyjny materiału geodezyjnego i kartograficznego: P.1465. 2017. 12385

Data wpisania operatu technicznego do ewidencji materiałów zasobu geodezyjnego i kartograficznego: 2017 WRZ. 28

Anna Kuliszek

ekoprojekt

EKOPROJEKT, al. Krakowska 224, 02 - 219 Warszawa, tel. 22 886 - 44 - 39, faks 22 846 - 87 - 43, biuro@ekoprojekt.com

PROJEKT WYKONAWCZY
przyłącza wodociągowego do budynku przy ul. Zawrat 20 w Warszawie.
dz. ew. nr 15, 28, 29 z obr. 1-02-18
jedn. ew. nr 146505_8 dzielnica Mokotów

OBIEKT Przyłącze wodociągowe do budynku przy ul. Zawrat 20 w Warszawie

PROJEKTANT: mgr inż. MARCIN JABŁOŃSKI	NR UPRAWNIENI: MAZ/0014/PWBS/17 specjalność: instalacyjna w zakresie sieci, instalacji i urządzeń cieplnych, wentylacyjnych, gazowych, wodociągowych i kanalizacyjnych	PODPIS:	STADIUM:	PW
OPRACOWUJĄCY: inż. ILONA GOŚCIMIŃSKA			BRANŻA:	SANITARNA
SPRAWDZAJĄCY: mgr inż. SŁAWOMIR DROZDOWSKI	MAZ/0206/PWOS/09 specjalność: instalacyjna w zakresie sieci, instalacji i urządzeń cieplnych, wentylacyjnych, gazowych, wodociągowych i kanalizacyjnych		NUMER RYSUNKU 1	

PROJEKT ZAGOSPODAROWANIA TERENU

SKALA: 1:500 DATA: 10.2017r.