

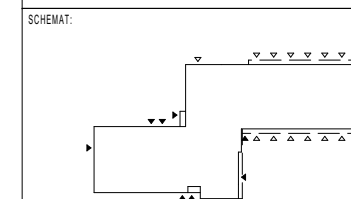
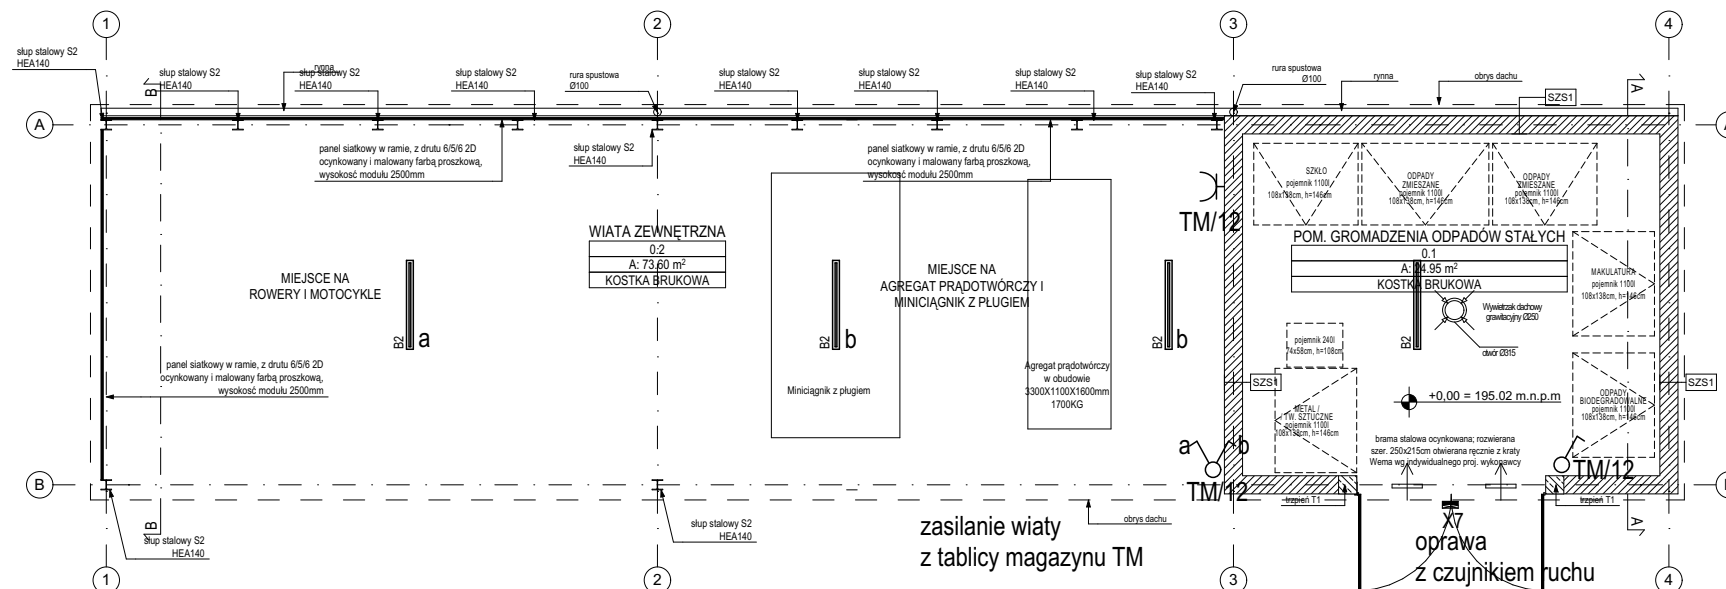



### Legenda opraw oświetleniowych

	TERRA EVO LED5700-840 L1200 IP66 45W
	MIMIK 20 FLAT M 13.5W 840 IP66



KIERUNEK PÓŁNOCY:


A diagram showing a circle with a vertical line passing through its center. The top half of the circle is shaded black, and the bottom half is white. Above the circle, the letter 'N' is written, indicating North.

INWESTOR:  
Komenda Powiatowa PSP w Kłodzku

ADRES:  
ul. Traugutta 7, 57-300 Kłodzko

NAZWA I ADRES OBIEKTU BUDOWLANEGO
-----------------------------------

**Budowa budynku Komendy Powiatowej Państwowej Straży Pożarnej z Jednostką Ratowniczo-Gaśniczą w Kłodzku wraz z niezbędną infrastrukturą techniczną i zagospodarowaniem terenu na działce nr ewid. 1/10, AM-33 obręb Leszczyna, 57-300 Kłodzko**

PROJEKTOWAŁ:		NR UPRAWNIEN:		PODPIS:		JEDNOSTKA PROJEKTOWA:	
mgr inż. W.Masekowski		Uprawnienia budowlane do wykonywania samodzielnej funkcji projektanta w specjalności instalacyjno-inżynieryjnej w zakresie instalacji elektrycznych upr. nr: 293/77/IPW				<div style="text-align: center;"> <b>A.DO XXI</b>                      spółka z ograniczoną odpowiedzialnością                      ul. Trybunalska 38, 60-325 Poznań                 </div>	
SPRAWDZIŁ:							
inż. M.Duszyński		Uprawnienia budowlane do wykonywania samodzielnej funkcji projektanta oraz kierownika budowy i robót w specjalności instalacyjno-inżynieryjnej w zakresie instalacji elektrycznych. upr. nr: 294/77/Pw					
OPRACOWAŁ:		PODPIS:					
tech.bud. T.Niedbała							
BRANŻA: INSTALACJE ELEKTRYCZNE SILNOPRĄDOWE		STADIUM: PROJEKT BUDOWLANY		DATA: 13.08.2021r.		SKALA: 1:100	
TYTUŁ RYSUNKU:						NR RYSUNKU:	
Plan instalacji w budynku na gromadzenie odpadów stałych oraz wiacie na agregat prądotwórczy						PB-E-09	

PROJEKT CHRONIONY PRAWEM AUTORSKIM MOŻE SŁUŻYĆ WYŁĄCZNIE DO CELU, DLA KTÓREGO ZOSTAŁ WYKONANY.  
UDOSTĘPNIANIE JAKIEJKOLWIEK CZĘŚCI PROJEKTU W JAKIEJKOLWIEK FORMIE - WYŁĄCZNIE ZA ZGODĄ AUTORÓW I  
AUTORSKIEJ PRACOWNI PROJEKTOWEJ "A.D.O XXI" ul. Trybunalska 38, 60-325 Poznań