

MAPA DO CELÓW PROJEKTOWYCH

Identyfikator zgłoszenia pracy geodezyjnej		GK.6640.1028.2021	
Data wykonania		16.08.2021	
Jednostka ewidencyjna	identyfikator	nazwa	Kłodzko - miasto
Obręb	020802_1	0002	Leszczyna
Działka ewidencyjna		1/10 AM - 33	
Skala mapy		1:500	
Mapa zasadnicza – układ PL-ETRF2000		6.134.8.25.1.3 6.134.8.25.3.1	
Układ wysokości		PL-EVRF2007-NH	
Oznaczenie granic obszaru, który był przedmiotem aktualizacji		Nie badano KW pod względem ujawnienia słabejności gruntowych	
Nie wyklucza się istnienia innych urządzeń sieci uzbrojenia podziemnego nie wykazanych na mapie			
Nieprzekraczalna linia zabudowy			
Linia rozgraniczająca			
Granica strefy 50 m ochrony sanitarnej wokół cmentarza			
Pas technologiczny ograniczonego zagospodarowania wzdłuż napowietrznej linii elektroenergetycznej średniego napięcia 20 kV			
Przeznaczenie działki w mpzp		1KDD, 1P/U	

USŁUGI GEODEZYJNO-KARTOGRAFICZNE

HENMAR

Mariusz Wnuk

57-300 Kłodzko, ul. Łużycka 13

NIP 8831619808 REGON 020533583

tel. +48 603 061 407

henmar-geodezja@wp.pl www.geodezja.klodzko.pl

Krzysztof Kozaczekiewicz

GEODETA UPRAWNIONY

ul. Wolności 63

57-300 KŁODZKO

NIP 883-101-86-33

Nr zaśw. 9520 wyd. Min. Gosp. Przestrz. i Bud.



Jestem świadomy odpowiedzialności karnej za złożenie fałszywych oświadczeń. Oświadczam, że operat techniczny zawierający rezultaty prac geodezyjnych w wyniku których powstał niniejszy dokument uzyskał pozytywny wynik weryfikacji.

Identyfikator zgłoszenia prac geodezyjnych	GK.6640.1028.2021
Organ służby geodezyjnej, który otrzymał zgłoszenie	Starosta Kłodzki
Nr oraz data sporządzenia dokumentu zawierającego wynik pozytywnej weryfikacji	P.0208.2021.2234 z dnia 18.08.2021
Wykonawca prac geodezyjnych	HENMAR Mariusz Wnuk ul. Łużycka 13 57-300 Kłodzko
Imię i nazwisko oraz nr uprawnień zawodowych kierownika prac	Krzysztof Kozaczekiewicz nr uprawnień 9520 <i>K. Kozaczekiewicz</i>

kopia mapy do celów projektowych za zgodność z oryginałem
mgr inż. J. Kuczniewicz-Cichowska nr uprawnień WKP0139/POOS/09


LEGENDA:

KANALIZACJA SANITARNA

DRENAŻ

KANALIZACJA DESZCZOWA

WODOCIĄG

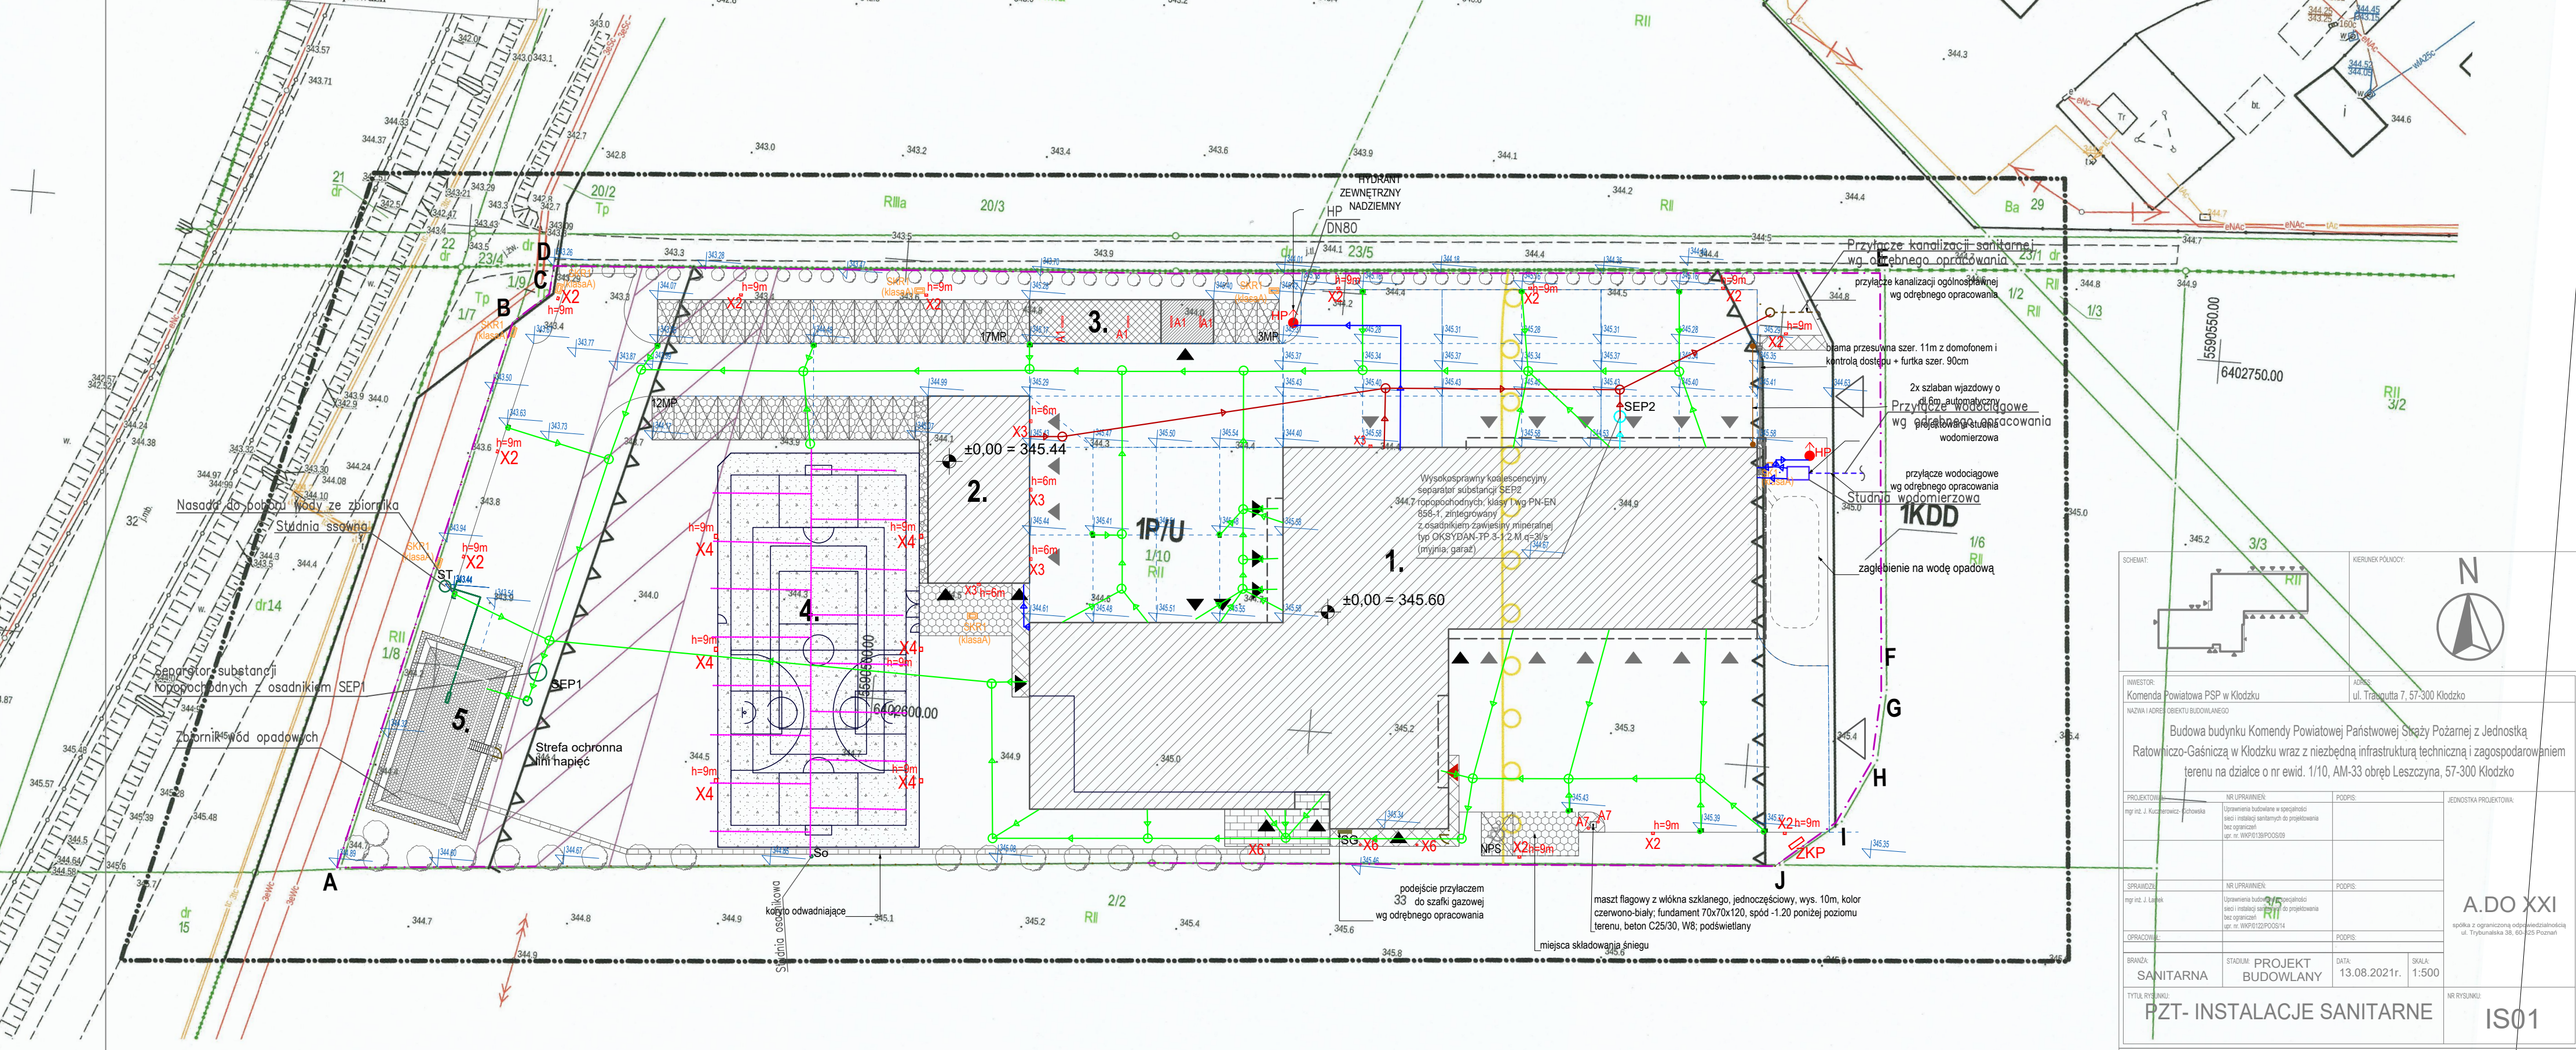

INWESTOR:

Komenda Powiatowa PSP w Kłodzku

NADZORCA I ADRES OBIEKTU BUDOWLANEGO

Budowa budynku Komendy Powiatowej Państwowej Straży Pożarnej z Jednostką Ratowniczo-Gaśniczą w Kłodzku wraz z niezbędną infrastrukturą techniczną i zagospodarowaniem terenu na działce o nr ewid. 1/10, AM-33 obręb Leszczyna, 57-300 Kłodzko

PROJEKTOWAŁ

mgr inż. J. Kuczniewicz-Cichowska

NR UPRAWNIENIA

Upewnienie budowlane w specjalności sieci i instalacji sanitarnych do projektowania bez ograniczeń

PODPIS

JEDNOSTKA PROJEKTOWA

SPRACOWAŁ

mgr inż. J. Kuczniewicz-Cichowska

NR UPRAWNIENIA

Upewnienie budowlane w specjalności sieci i instalacji sanitarnych do projektowania bez ograniczeń

PODPIS

OPRACOWAŁ

NR UPRAWNIENIA

PODPIS

BRANŻA

SANITARNA

STADIUM

PROJEKT BUDOWLANY

DATA

13.08.2021r.

SKALA

1:500

TYTUŁ RYSUNKU

PZT- INSTALACJE SANITARNE

NR RYSUNKU

IS01

A.DO XXI

sklepka z ograniczoną odpowiedzialnością ul. Trzyszyńska 38, 60-325 Poznań

PROJEKT CHRONIANY PRAWEM AUTORSKIM MOŻE SŁUŻYĆ WYŁĄCZNIE DO CELU, DLA KtóREGO ZOSTAŁ WYKONANY
UDOSTĘPNIANIE JAKIEKOLWIEK CZĘŚCI PROJEKTU W JAKIEKOLWIEK FORMIE - WYŁĄCZNIE ZA ZGODĄ AUTORÓW
I AUTORSKIEJ PRACOWNI PROJEKTOWEJ "A.DO XXI" ul. Trzyszyńska 38, 60-325 Poznań