

OZNACZENIA

- ABC...K

GRANICA DZIAŁKI
- 1

ISTNIEJĄCA CZĘŚĆ BUDYNKU DO PRZEBUDOWY
- 2

PROJEKTOWANA LOKALIZACJA AGREGATU PRĄDOTWÓRCZEGO
- 3

ISTNIEJĄCY BUDYNEK GARAŻOWY
- ZEWN. INSTALACJA KANALIZACJI DESZCZOWEJ
- PROJEKTOWANE STANOWISKO POSTOJOWE DLA OSÓB NIEPEŁNOSPRAWNYCH
- eNN

TRASY OKABLOWANIA ENERGETYCZNEGO nN PROWADZONE W ZIEMI
- t

TRASY OKABLOWANIA TELETECHNICZNEGO PROWADZONE W ZIEMI – OSŁONA RUROWA SZTYWNA R160
- PROJEKTOWANE OGRODZENIE h=2,2m

ISTNIEJĄCY WLZ - L=74 / 80m
2x Profibus outdoor 1x2x0,64mm – portiernie
2x YKSY 3x2,5mm2 – portiernie
YKSY 3x2,5 + 5x1,5mm2, (potrzeby własne, SZR)
osłona rurowa FI75
4 x YAKXS 1x300mm2 / 180m – L=74 / 80m
osłona rurowa FI160

jt-energy

tel:605-609-773

e-mail:jtenergy@op.pl

jt-energy mgr inż. Tomasz Kopeć
20-151 Lublin
ul. Ślepczyka 32 lok.7
NIP: 946-136-12-55
REGON: 430918290

nr rys. REW.02

Temat:

PROJEKT WYKONAWCZY BUDOWLANO - ELEKTRYCZNY
Na dostawę wraz z instalacją urządzenia - agregatu prądotwórczego dla potrzeb budynku Prokuratury Regionalnej przy ul. Okopowej 2a, 2b w Lublinie

Adres inwestycji:

ul. Okopowa 2a, 2b w Lublinie

Inwestor:

**Prokuratura Regionalna w Lublinie,
z siedzibą przy ul. Okopowej 2a, 2b 20-950 Lublin**

Temat rys.:

PLAN SYTUACYJNY

Projektował:
BR. ELEKTR.

mgr inż. Tomasz Kopeć upr. bud. nr LUB/0132/PWOE/10
w specjalności instalacyjnej w zakresie sieci, instalacji i urządzeń elektrycznych i elektroenergetycznych

Data opr.:

05.2025 r

Faza:

PW

Skala:

1:250

OZNACZENIA

ABC...K

GRANICA DZIAŁKI

①

ISTNIEJĄCA CZĘŚĆ BUDYNKU
DO PRZEBUDOWY

②

PROJEKTOWANA LOKALIZACJA AGREGATU
PRĄDOWYRÓCZEGO

③

ISTNIEJĄCY BUDYNEK GARAŻOWY

→

ZEWN. INSTALACJA KANALIZACJI DESZCZOWEJ

♿

PROJEKTOWANE STANOWISKO POSTOJOWE
DLA OSÓB NIEPEŁNOSPRAWNYCH

eNN

TRASY OKABLOWANIA ENERGETYCZNEGO
NN PROWADZONE W ZIEMI

+

TRASY OKABLOWANIA TELETECHNICZNEGO
PROWADZONE W ZIEMI – OSŁONA RUROWA SZTYWNA FI160

PROJEKTOWANE OGRODZENIE h=2,2m

ISTNIEJĄCY WLZ - L=74 / 80m

2x Profibus outdoor 1x2x0,64mm – portiernie
2x YKSY 3x2,5mm² – portiernie
YKSY 3x2,5 + 5x1,5mm², (potrzeby własne, SZR)
osłona rurowa FI75
4 x YAKXS 1x300mm² / 120m – L=74 / 80m
osłona rurowa FI160

RZECZOZNAWCA DO SPRAW ZABEZPIECZEŃ
PRZECIWPÓŻAROWYCH
mgr inż. Grzegorz Koźniuk
nr upr. 547/2011

02.08.2026

Zgodność projektu z wymaganiami
ochrony przeciwpożarowej

bez uwag

stwierdzam

z uwagami:

jt-energy

tel. 605-609-773

e-mail: jtenergy@op.pl

jt-energy mgr inż. Tomasz Kopeć
20-151 Lublin
ul. Stępczyka 32 lok. 7

NIP: 946-136-12-55
REGON: 430910290

nr rys. REW.02
E-PZT

Temat:

PROJEKT WYKONAWCZY BUDOWLANO - ELEKTRYCZNY
Na dostawę wraz z instalacją urządzenia - agregatu
prądowrównocznego dla potrzeb budynku Prokuratury Regionalnej
przy ul. Okopowej 2a, 2b w Lublinie

Inwestor:

Adres Inwestycji: ul. Okopowa 2a, 2b w Lublinie
Prokuratura Regionalna w Lublinie,
z siedzibą przy ul. Okopowej 2a, 2b 20-950 Lublin

Temat rys.:

PLAN SYTUACYJNY


Projektował:
BR. ELEKTR.

mgr inż. Tomasz Kopeć upr. bud. nr LUB/0132/PWOE/10
w szczególności instalacyjnej w zakresie elektrotechniki i urządzeń elektrycznych i elektroenergetycznych

Data opr.: 05.2025 r

Faza: PW



Skala: 1:250

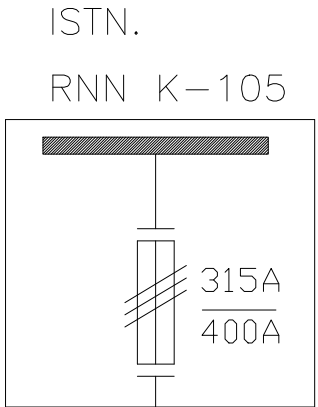

PROJ. WLZ
4 x N2HX-J 1x240mm² / 20m
ośłona rurowa FI160


YKSY (YKY) 7x2,5mm² - 2mb w RL (RVL) 28
POMIAR PRĄDU

YKSY (YKY) 5x1,5mm² - 2mb w RL (RVL) 28
POMIAR NAPIĘCIA

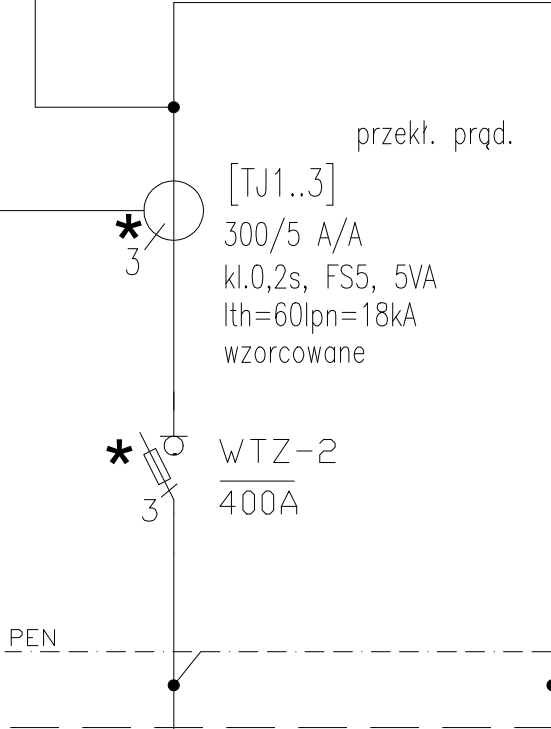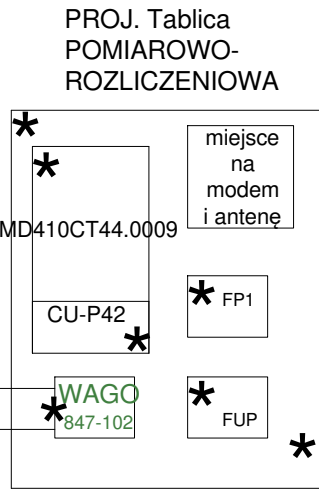


4 x N2HX-J 1x240mm² / 12m
ośłona rurowa FI160

MONTAŻ ZA PŁYTĄ IZOLACYJNĄ GRUBOŚCI MIN.
6MM, PRZYSTOSOWANĄ DO PLOMBOWANIA.
WYKONAĆ PRZEGRODY IZOLACYJNE PLOMBOWANE
OD POZOSTAŁEJ CZĘŚCI ZŁĄCZA




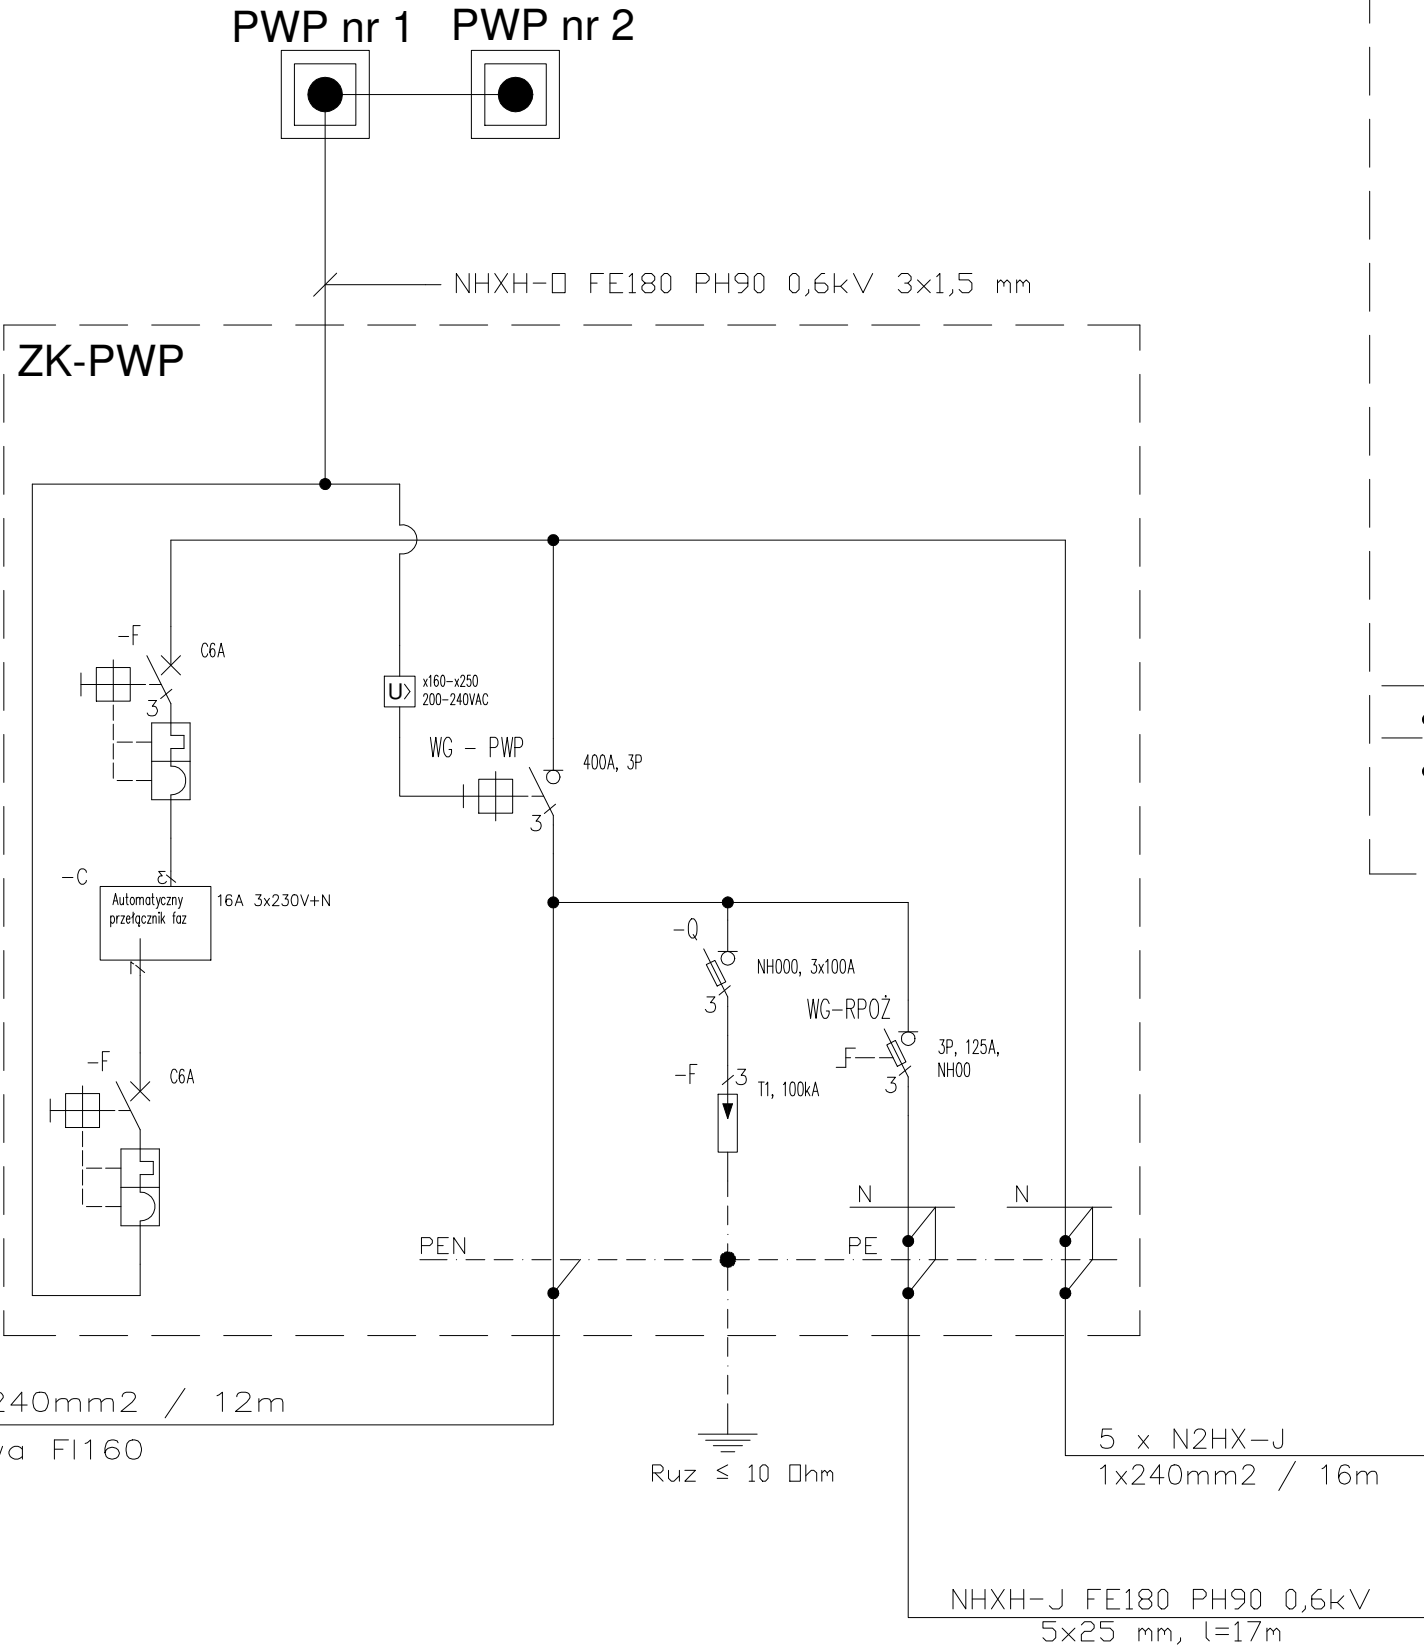


0,4/0,23 kV
OCHRONA PRZECIWPORAŻENIOWA
W UKŁADZIE SIECI
TN
SAMODZIELNE WYŁĄCZENIE
INSTALACJA WYRÓWNAWCA UZIEMIENIA

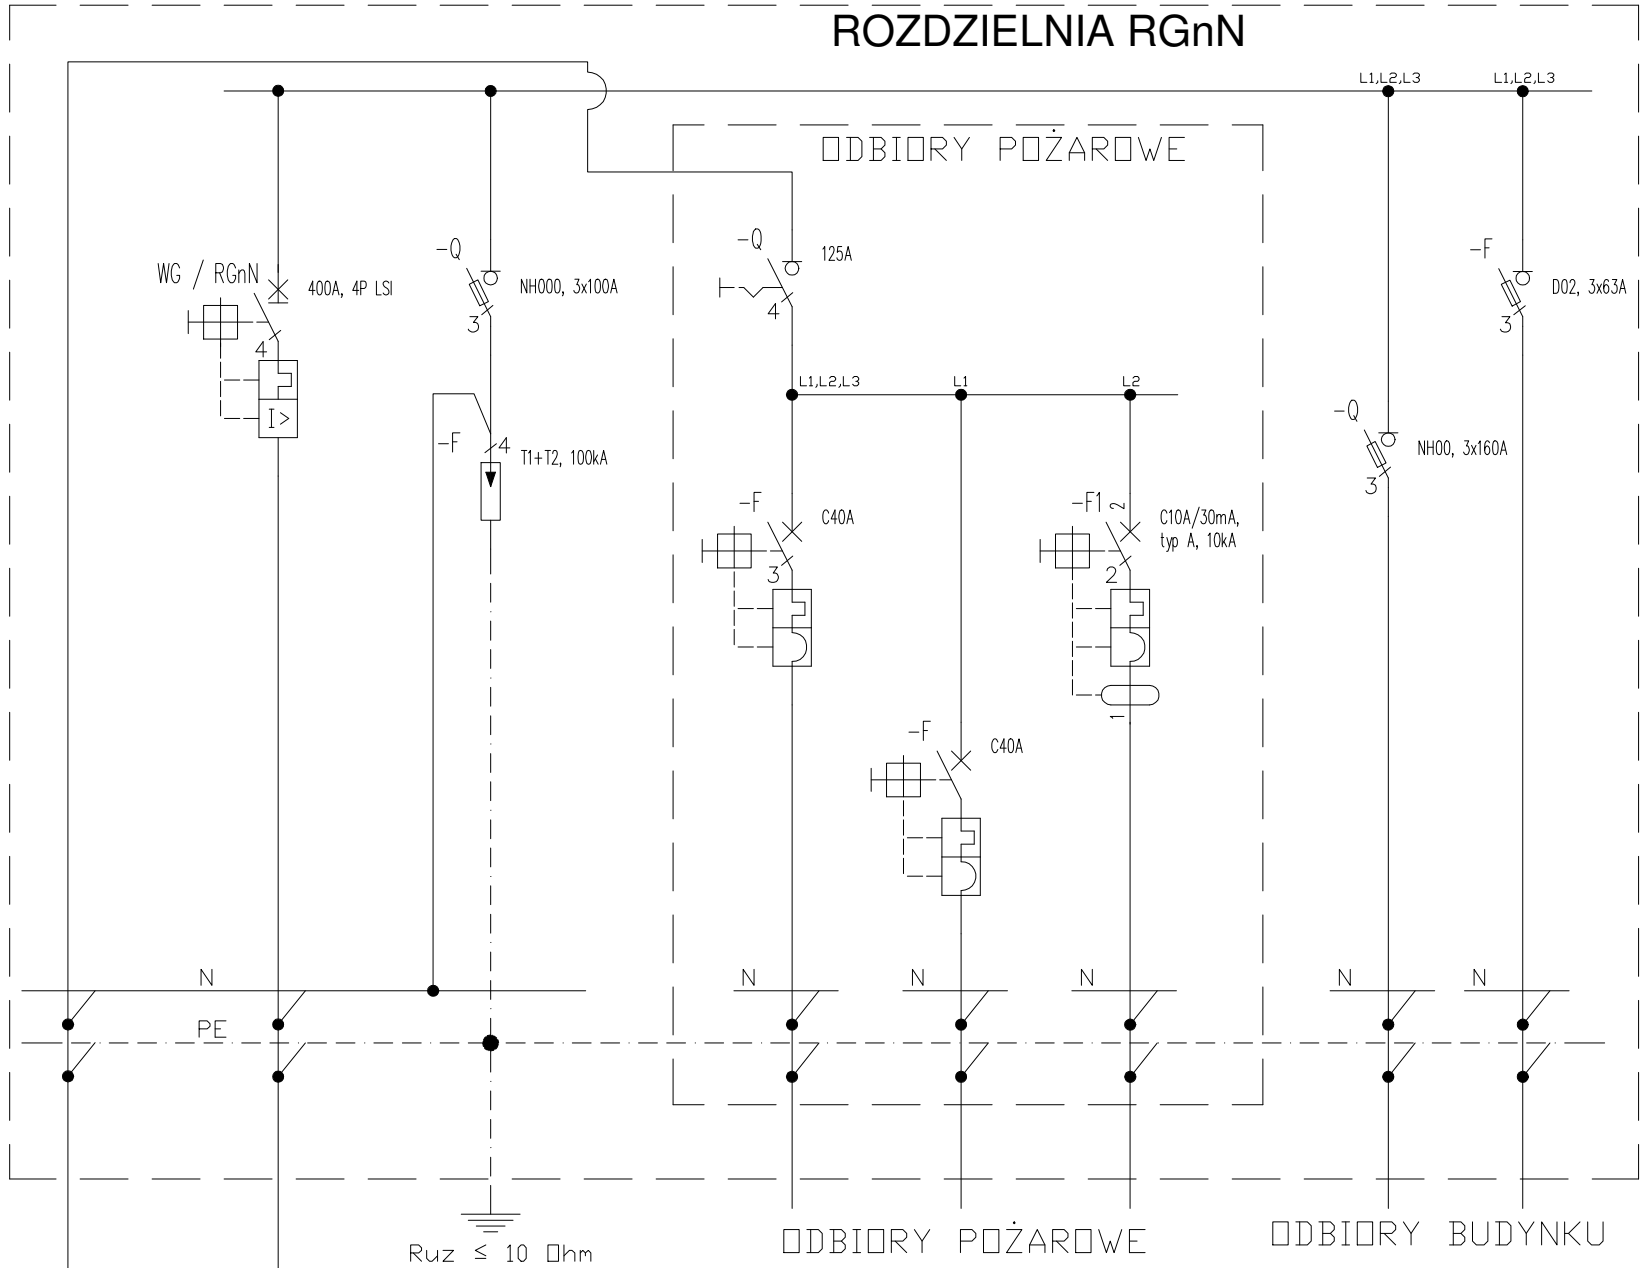

* - Przystosowane do plombowania

jt-energy jt-energy mgr inż. Tomasz Kopec 20-151 Lublin ul. Świerczyka 32 lok.7 tel: 605-608-773 e-mail: jtenergy@op.pl nr rys. REW.02 E-01		
Temat:	PROJEKT WYKONAWCZY BUDOWLANO - ELEKTRYCZNY Na dostawę wraz z instalacją urządzenia - agregatu prądowłórczego dla potrzeb budynku Prokuratury Regionalnej przy ul. Okopowej 2a, 2b w Lublinie	
Inwestor:	Prokuratura Regionalna w Lublinie, z siedzibą przy ul. Okopowej 2a, 2b 20-950 Lublin	
Temat rys.:	SCHEMAT ZASILANIA - STAN ISTNIEJĄCY	
Projektował: BR. ELEKTR.	mgr inż. Tomasz Kopec upr. bud. nr LUB/0132/PW0E/10 w specjalności instalacyjnej w zakresie sieci, instalacji i urządzeń elektrycznych i elektroenergetycznych	
Data opr.: 05.2025 r	Faza: PW	Skala: ND

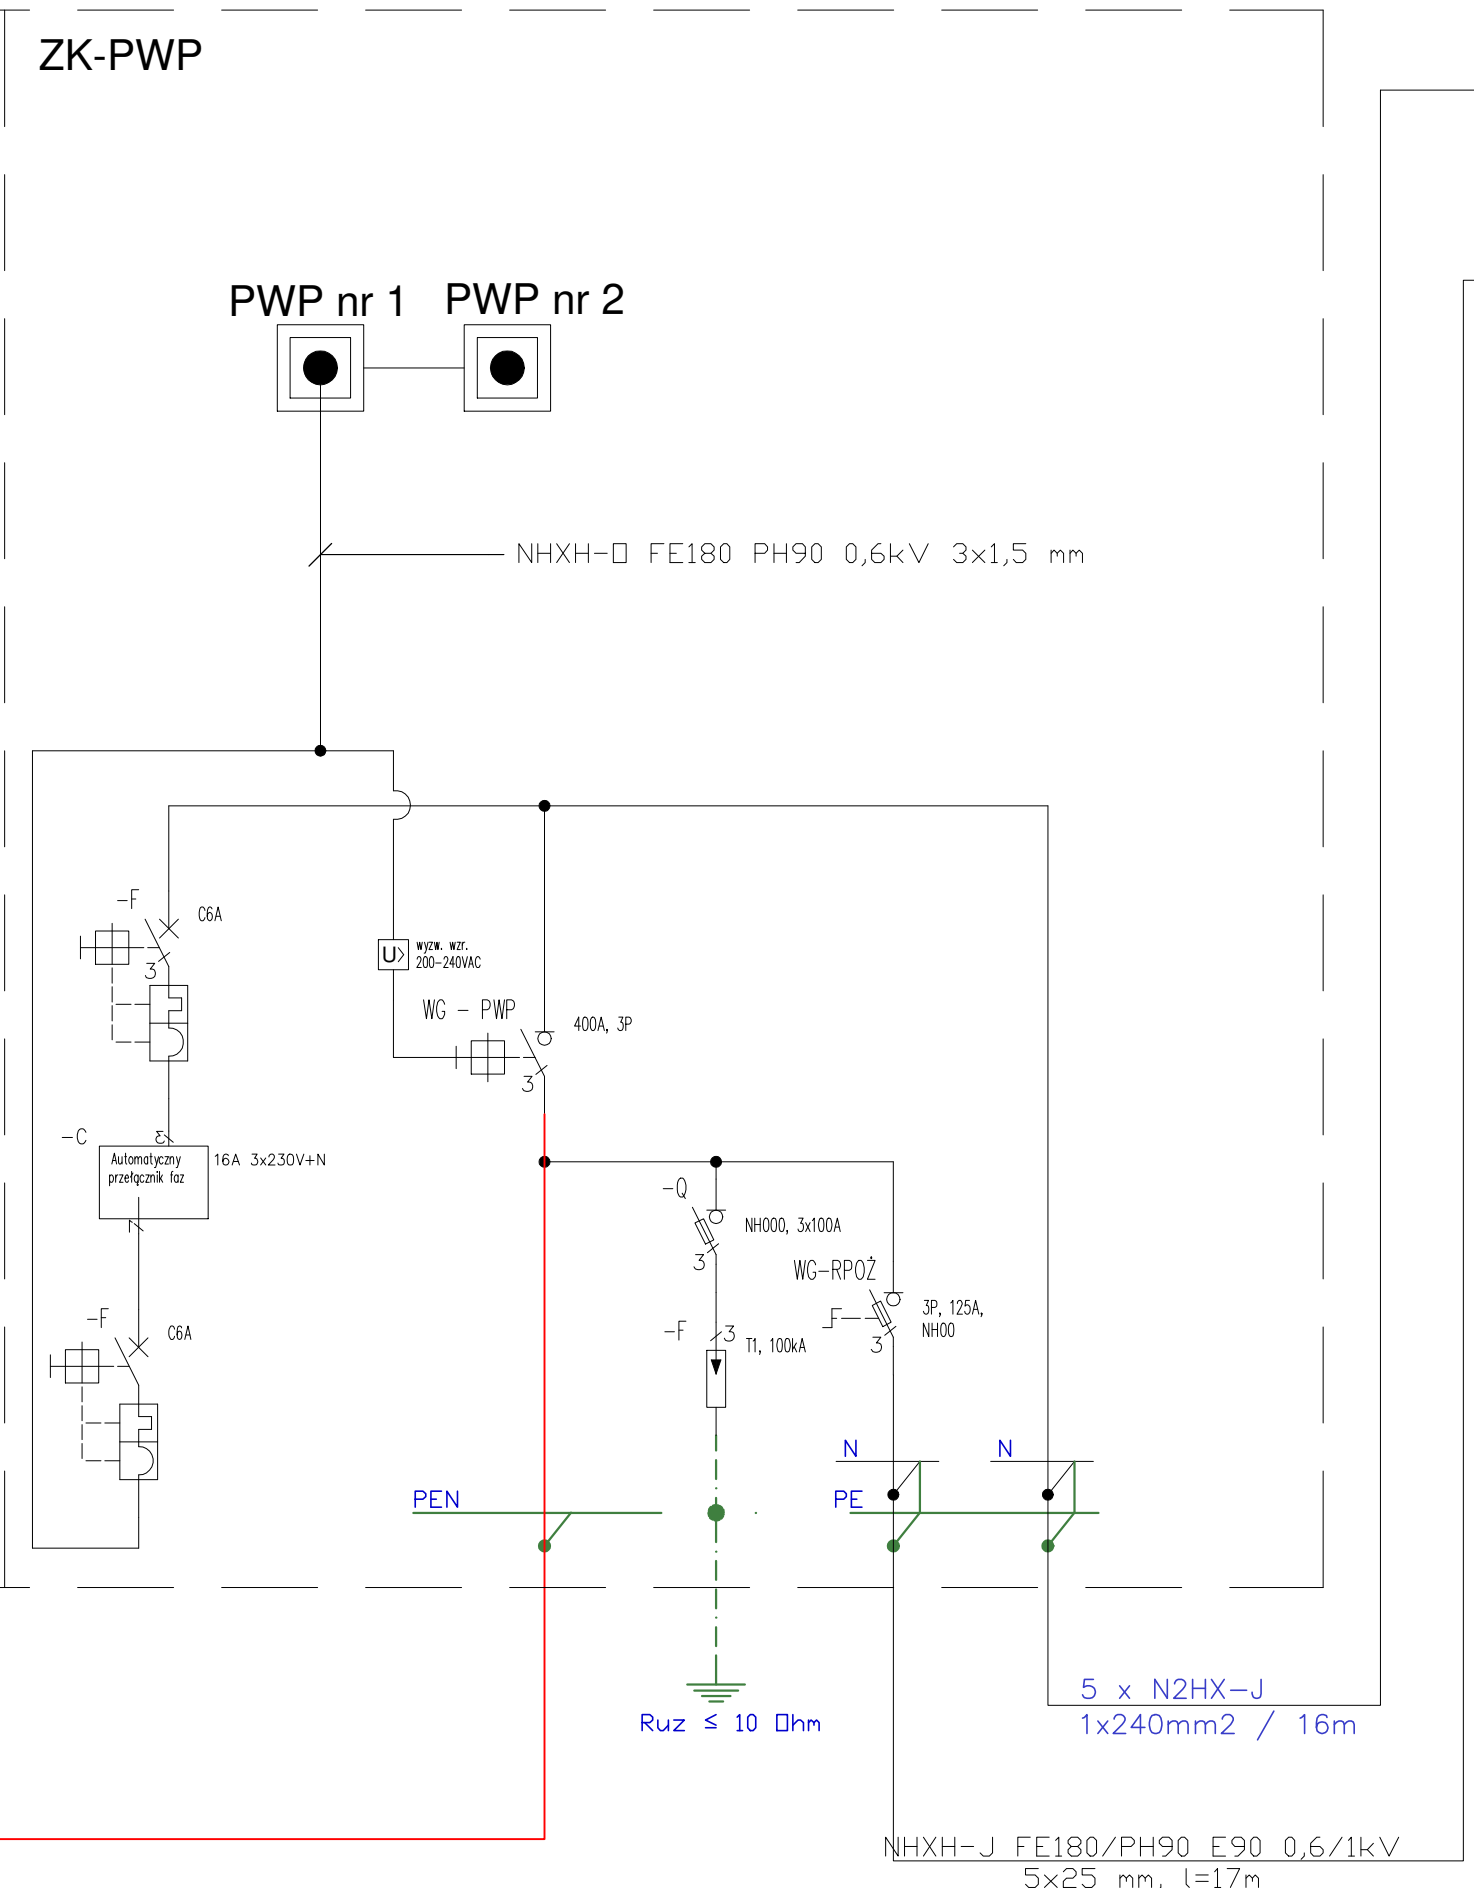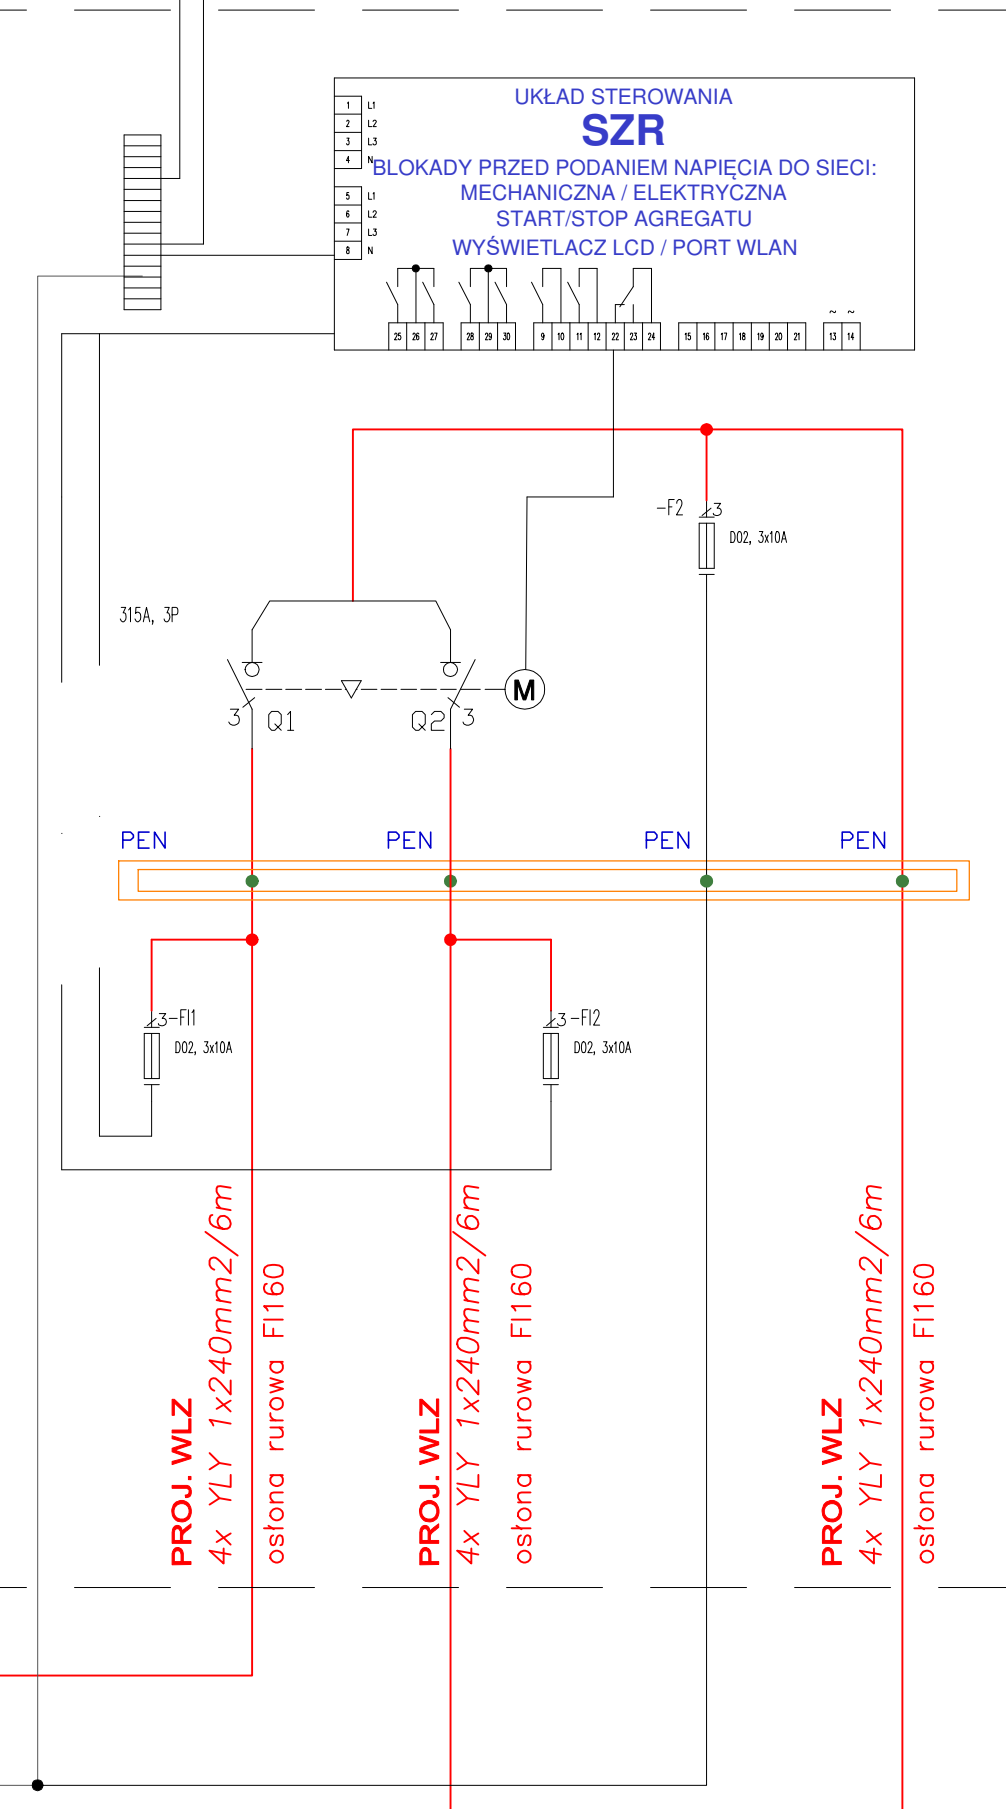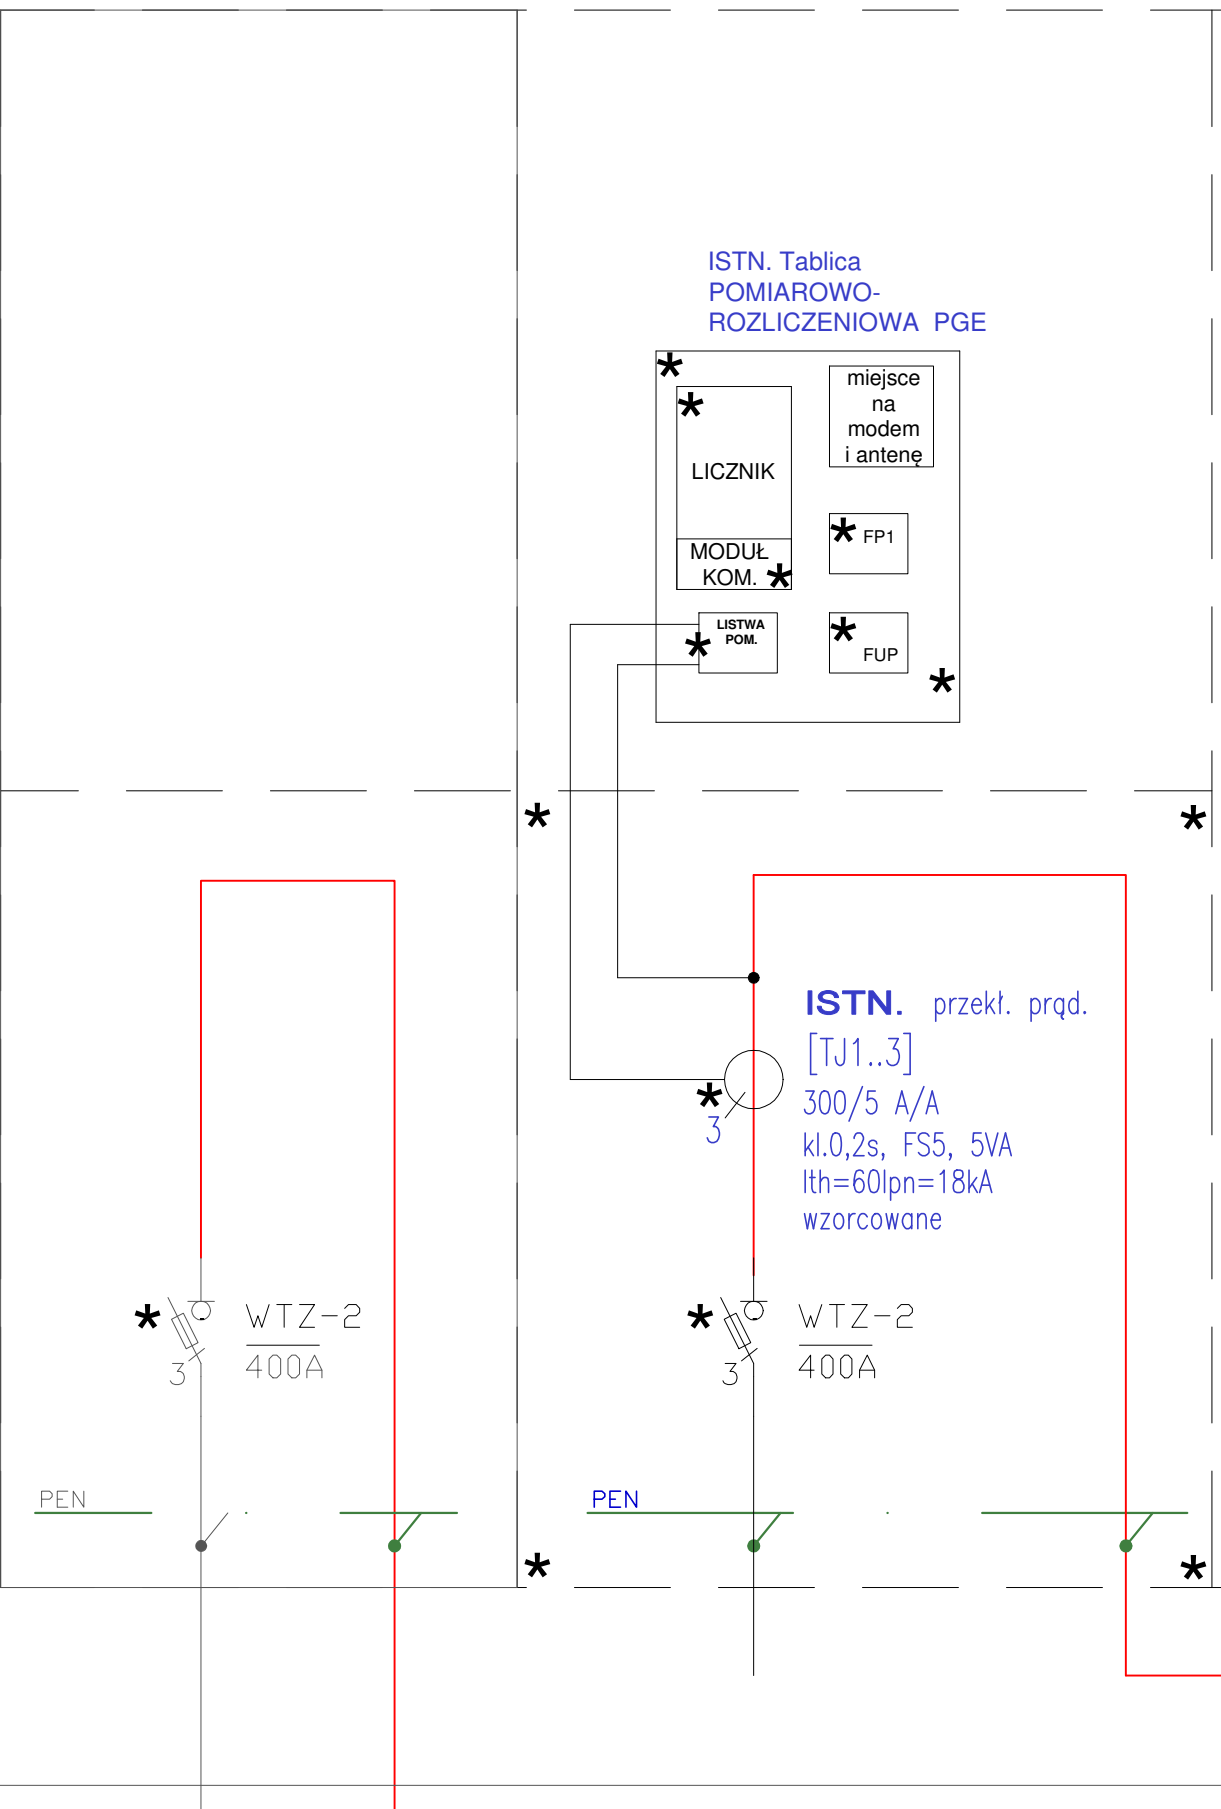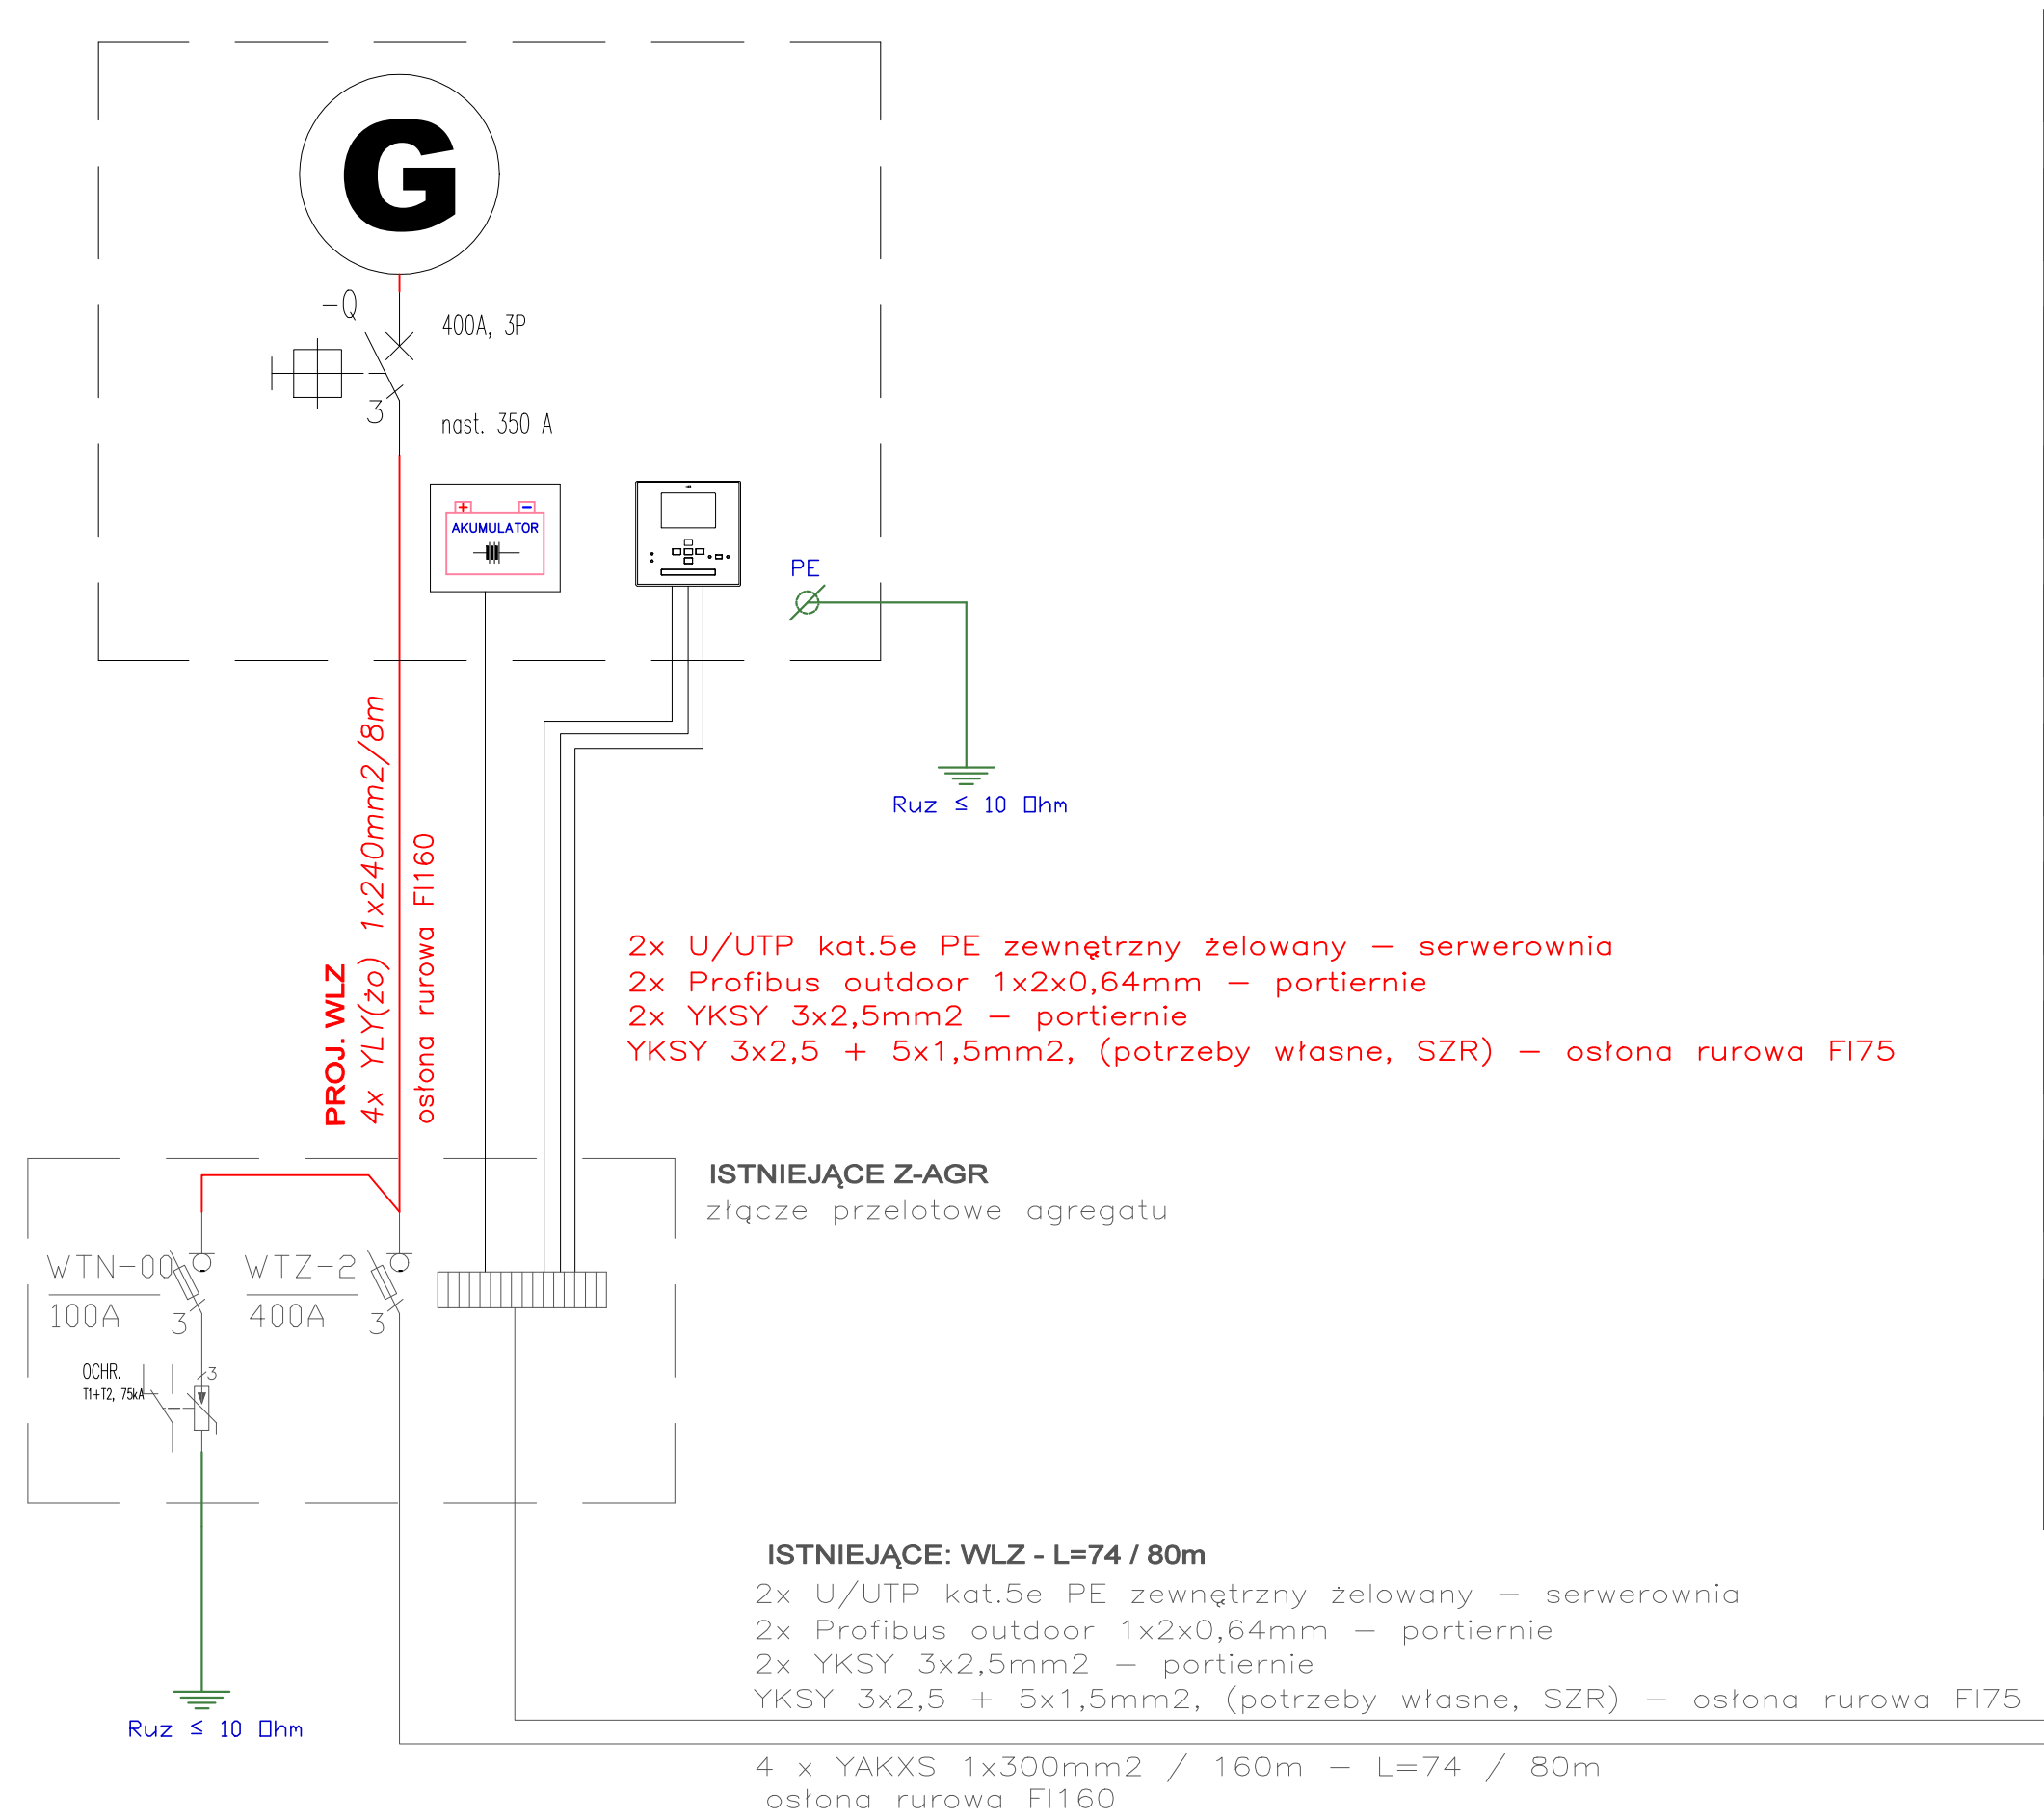

PORTIERNIA 1

PORTIERNIA 2

ROZDZIELNIA RGnN

ODBIORY POŻAROWE

0,4/0,23 kV
DOKRĘCNA PRZECIWPORAZENIOWA
W UKŁADZIE SIECI
TN
SAMODZIELNE WYŁĄCZENIE
INSTALACJA WYKONAWCZA UŻYTKOWNIKA

jt-energy mgr inż. Tomasz Kopec nr rys. REW.02
20-151 Lublin
ul. Świerczyna 32 lok.7
NIP: 646-136-12-95
REGON: 143516260
tel: 605-609-773 e-mail: jtenergy@op.pl

E-02

PROJEKT WYKONAWCZY BUDOWLANO - ELEKTRYCZNY
Na dostawę wraz z instalacją urządzenia - agregatu prądowórczego dla potrzeb budynku Prokuratury Regionalnej przy ul. Okopowej 2a, 2b w Lublinie


Adres inwestycji: ul. Okopowa 2a, 2b w Lublinie

Inwestor: Prokuratura Regionalna w Lublinie, z siedzibą przy ul. Okopowej 2a, 2b 20-950 Lublin

Temat rys.: SCHEMAT ZASILANIA - STAN PROJEKTOWANY

Projektował: mgr inż. Tomasz Kopec upr. bud. nr LUB/0132/PW/OE/10
BR. ELEKTR. w szczególności instalacyjnej w zakresie sieci, instalacji i urządzeń elektrycznych i elektroenergetycznych


Data opr.: 05.2025 r Faza: PW Skala: ND

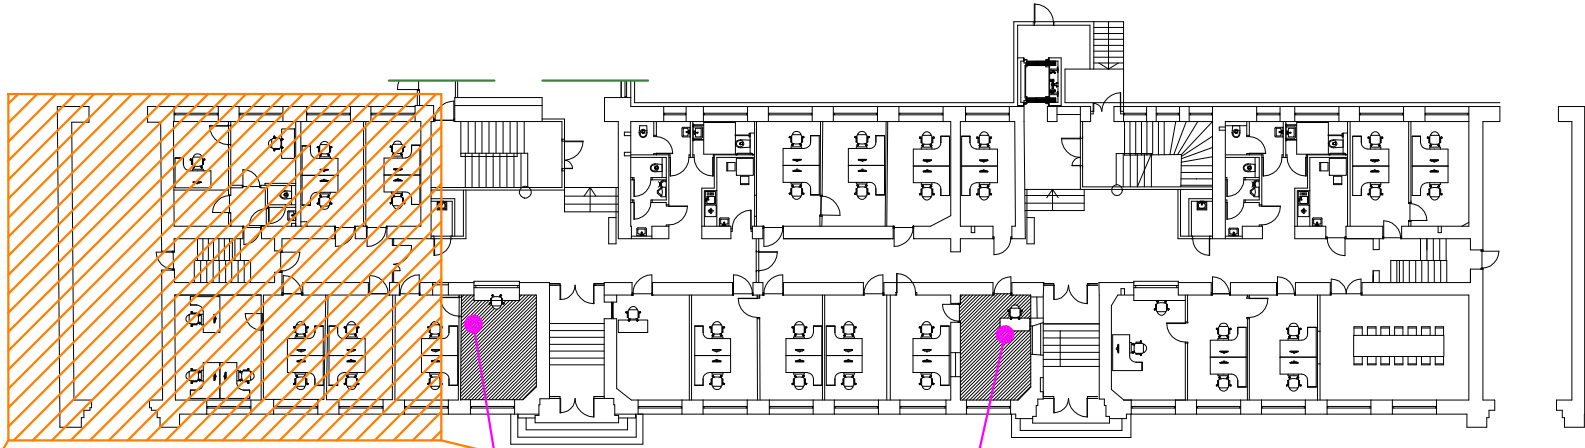

LOKALIZACJA PORTIERNI
NA POZIOMIE PARTERU BUDYNKU

W PORTIERNIACH ZAMONTOWAĆ DODATKOWE PANELE
WSKAŹNIKOWE PRACY I AWARII AGREGATU
LOKALIZACJA PANELU DO USTALENIA NA ROBOCZO Z
ZARZĄDCĄ OBIEKTU

DO SERWEROWNI NA POZIOMIE PIWNICY DOPROWADZIĆ
PRZEWÓD LAN DLA ZDALNEGO DODATKOWEGO
PRZEKAZANIA INFORMACJI O STANIE AGREGATU

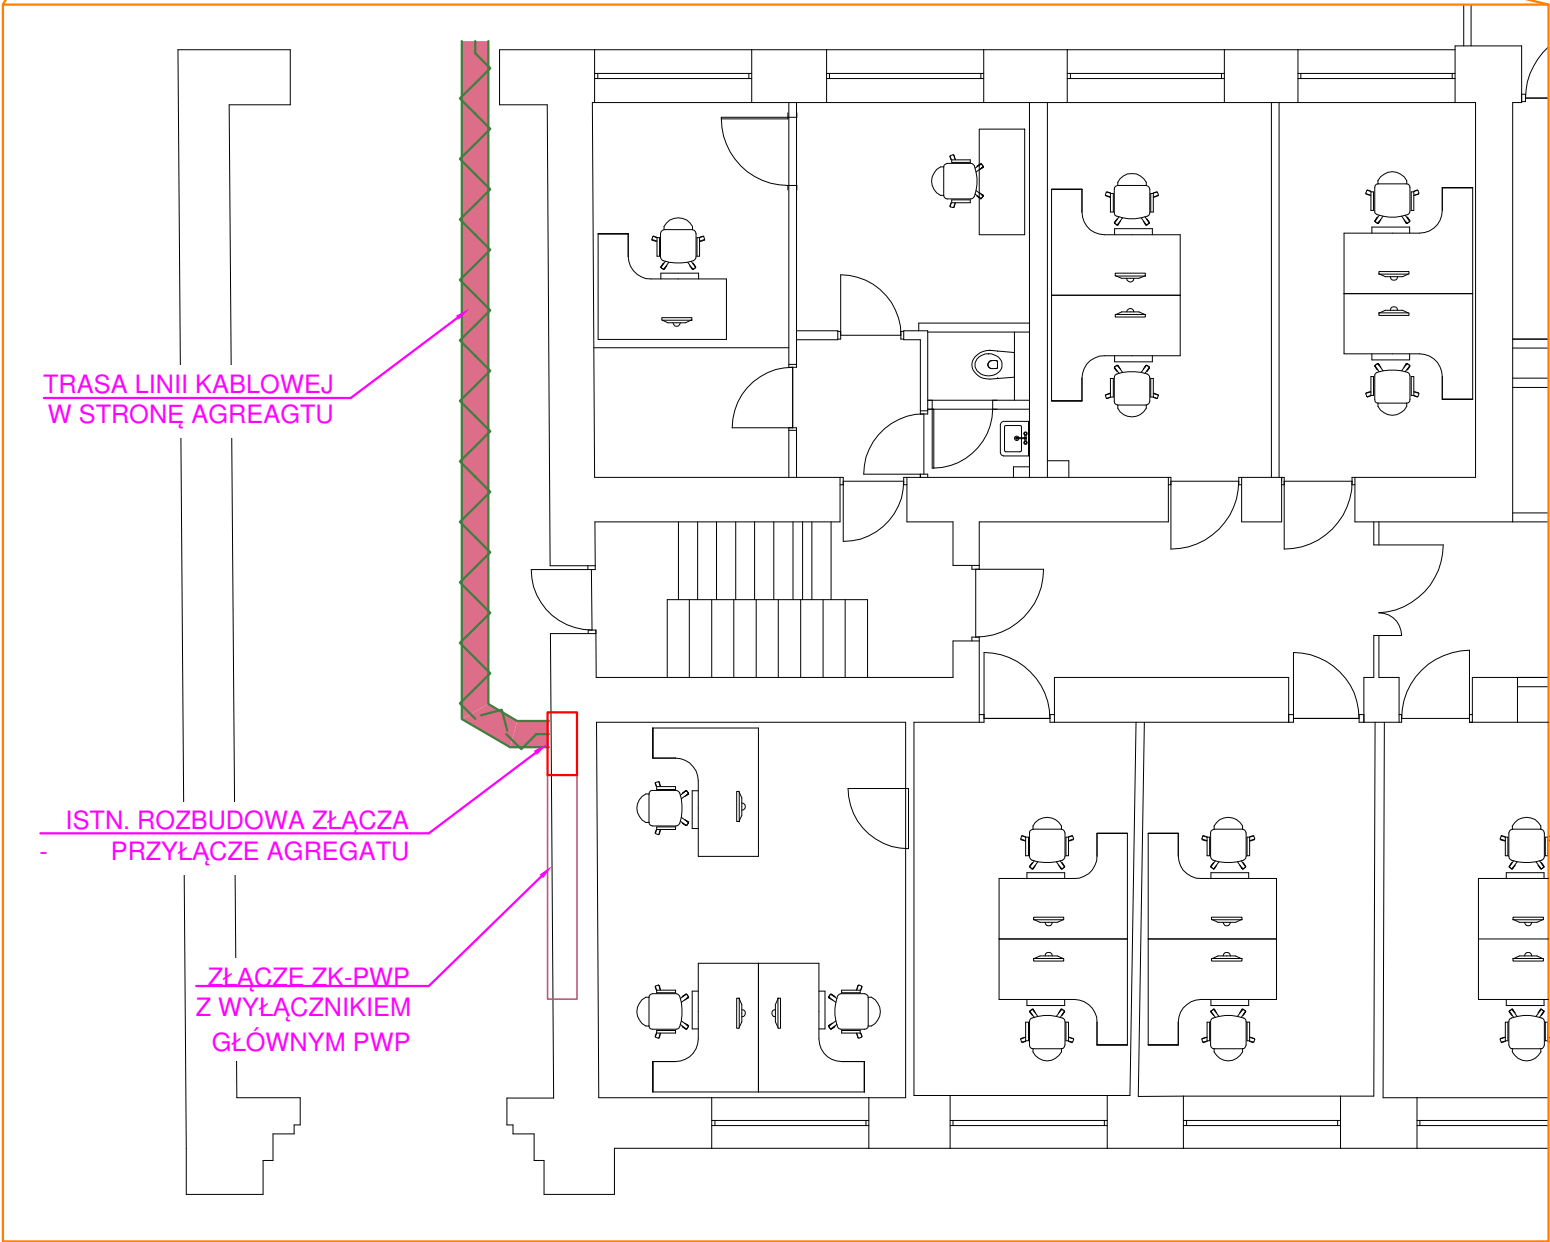




TRASA LINII KABLOWEJ
W STRONĘ AGREGATU

ISTN. ROZBUDOWA ZŁĄCZA
- PRZYŁĄCZE AGREGATU

ZŁĄCZE ZK-PWP
Z WYŁĄCZNIKIEM
GŁÓWNYM PWP

0,4/0,23 kV
OCHRONA PRZECIWPORAŻENIOWA
W UKŁADZIE SIECI
TN
SAMODZYNNE WYŁĄCZENIE
INSTALACJA WYRÓWNAWICZA UZIEMIENIA

jt-energy tel: 605-609-773 e-mail: jtenergy@op.pl		jt-energy mgr inż. Tomasz Kopeć 20-151 Lublin ul. Stępczyka 32 lok. 7 NIP: 846-136-12-55 REGON: 430918280		nr rys. REW.02
Temat:		PROJEKT WYKONAWCZY BUDOWLANO - ELEKTRYCZNY Na dostawę wraz z instalacją urządzenia - agregatu prądotwórczego dla potrzeb budynku Prokuratury Regionalnej przy ul. Okopowej 2a, 2b w Lublinie		
Inwestor:		Adres inwestycji: ul. Okopowa 2a, 2b w Lublinie Prokuratura Regionalna w Lublinie, z siedzibą przy ul. Okopowej 2a, 2b 20-950 Lublin		
Temat rys.:		PLAN ZABUDOWY URZĄDZEŃ BUDYNEK PROKURATURY		
Projektował: BR. ELEKTR.		mgr inż. Tomasz Kopeć upr. bud. nr LUB/0132/PWOE/10 w specjalności instalacyjnej w zakresie sieci, instalacji i urządzeń elektrycznych i elektroenergetycznych		
Data opr.: 05.2025 r		Faza: PW		Skala: ND

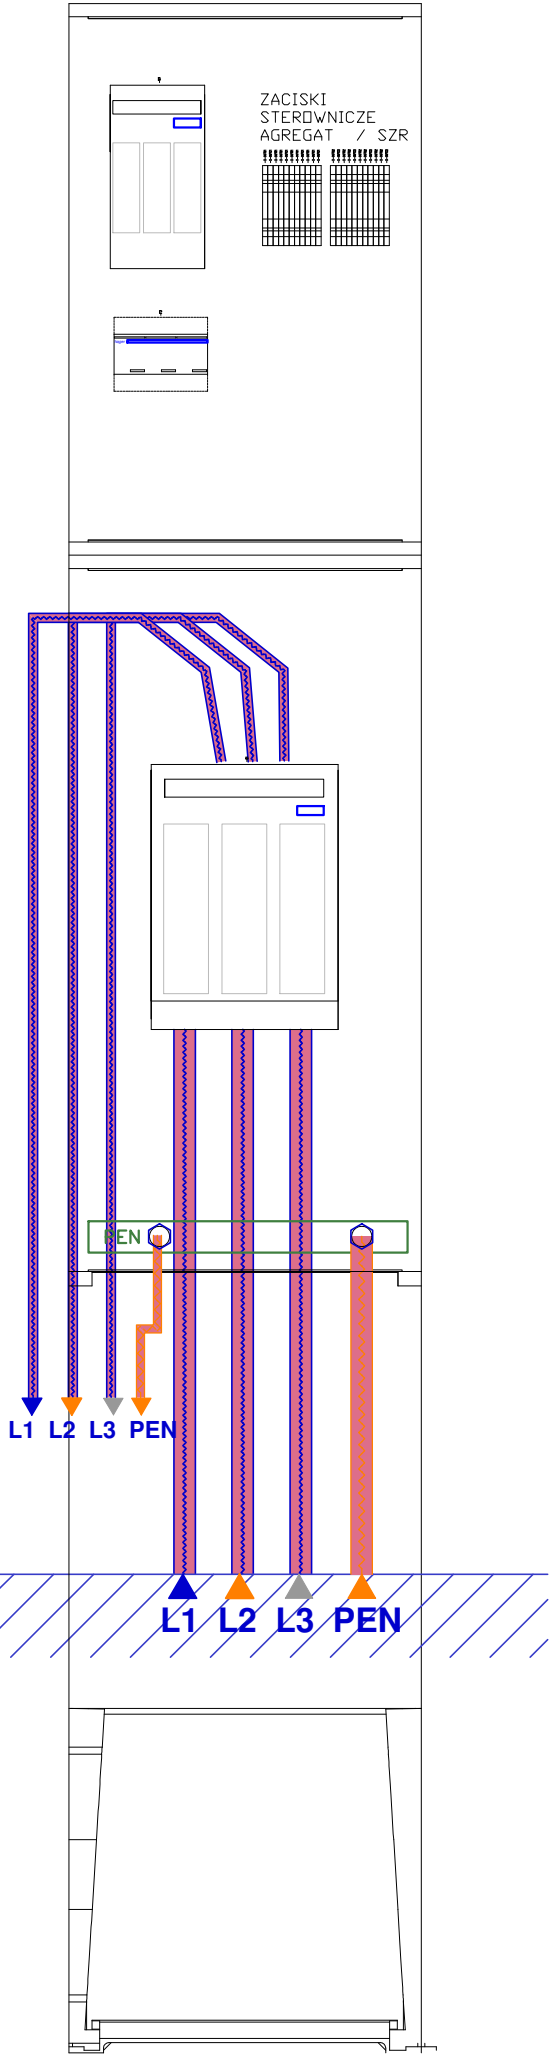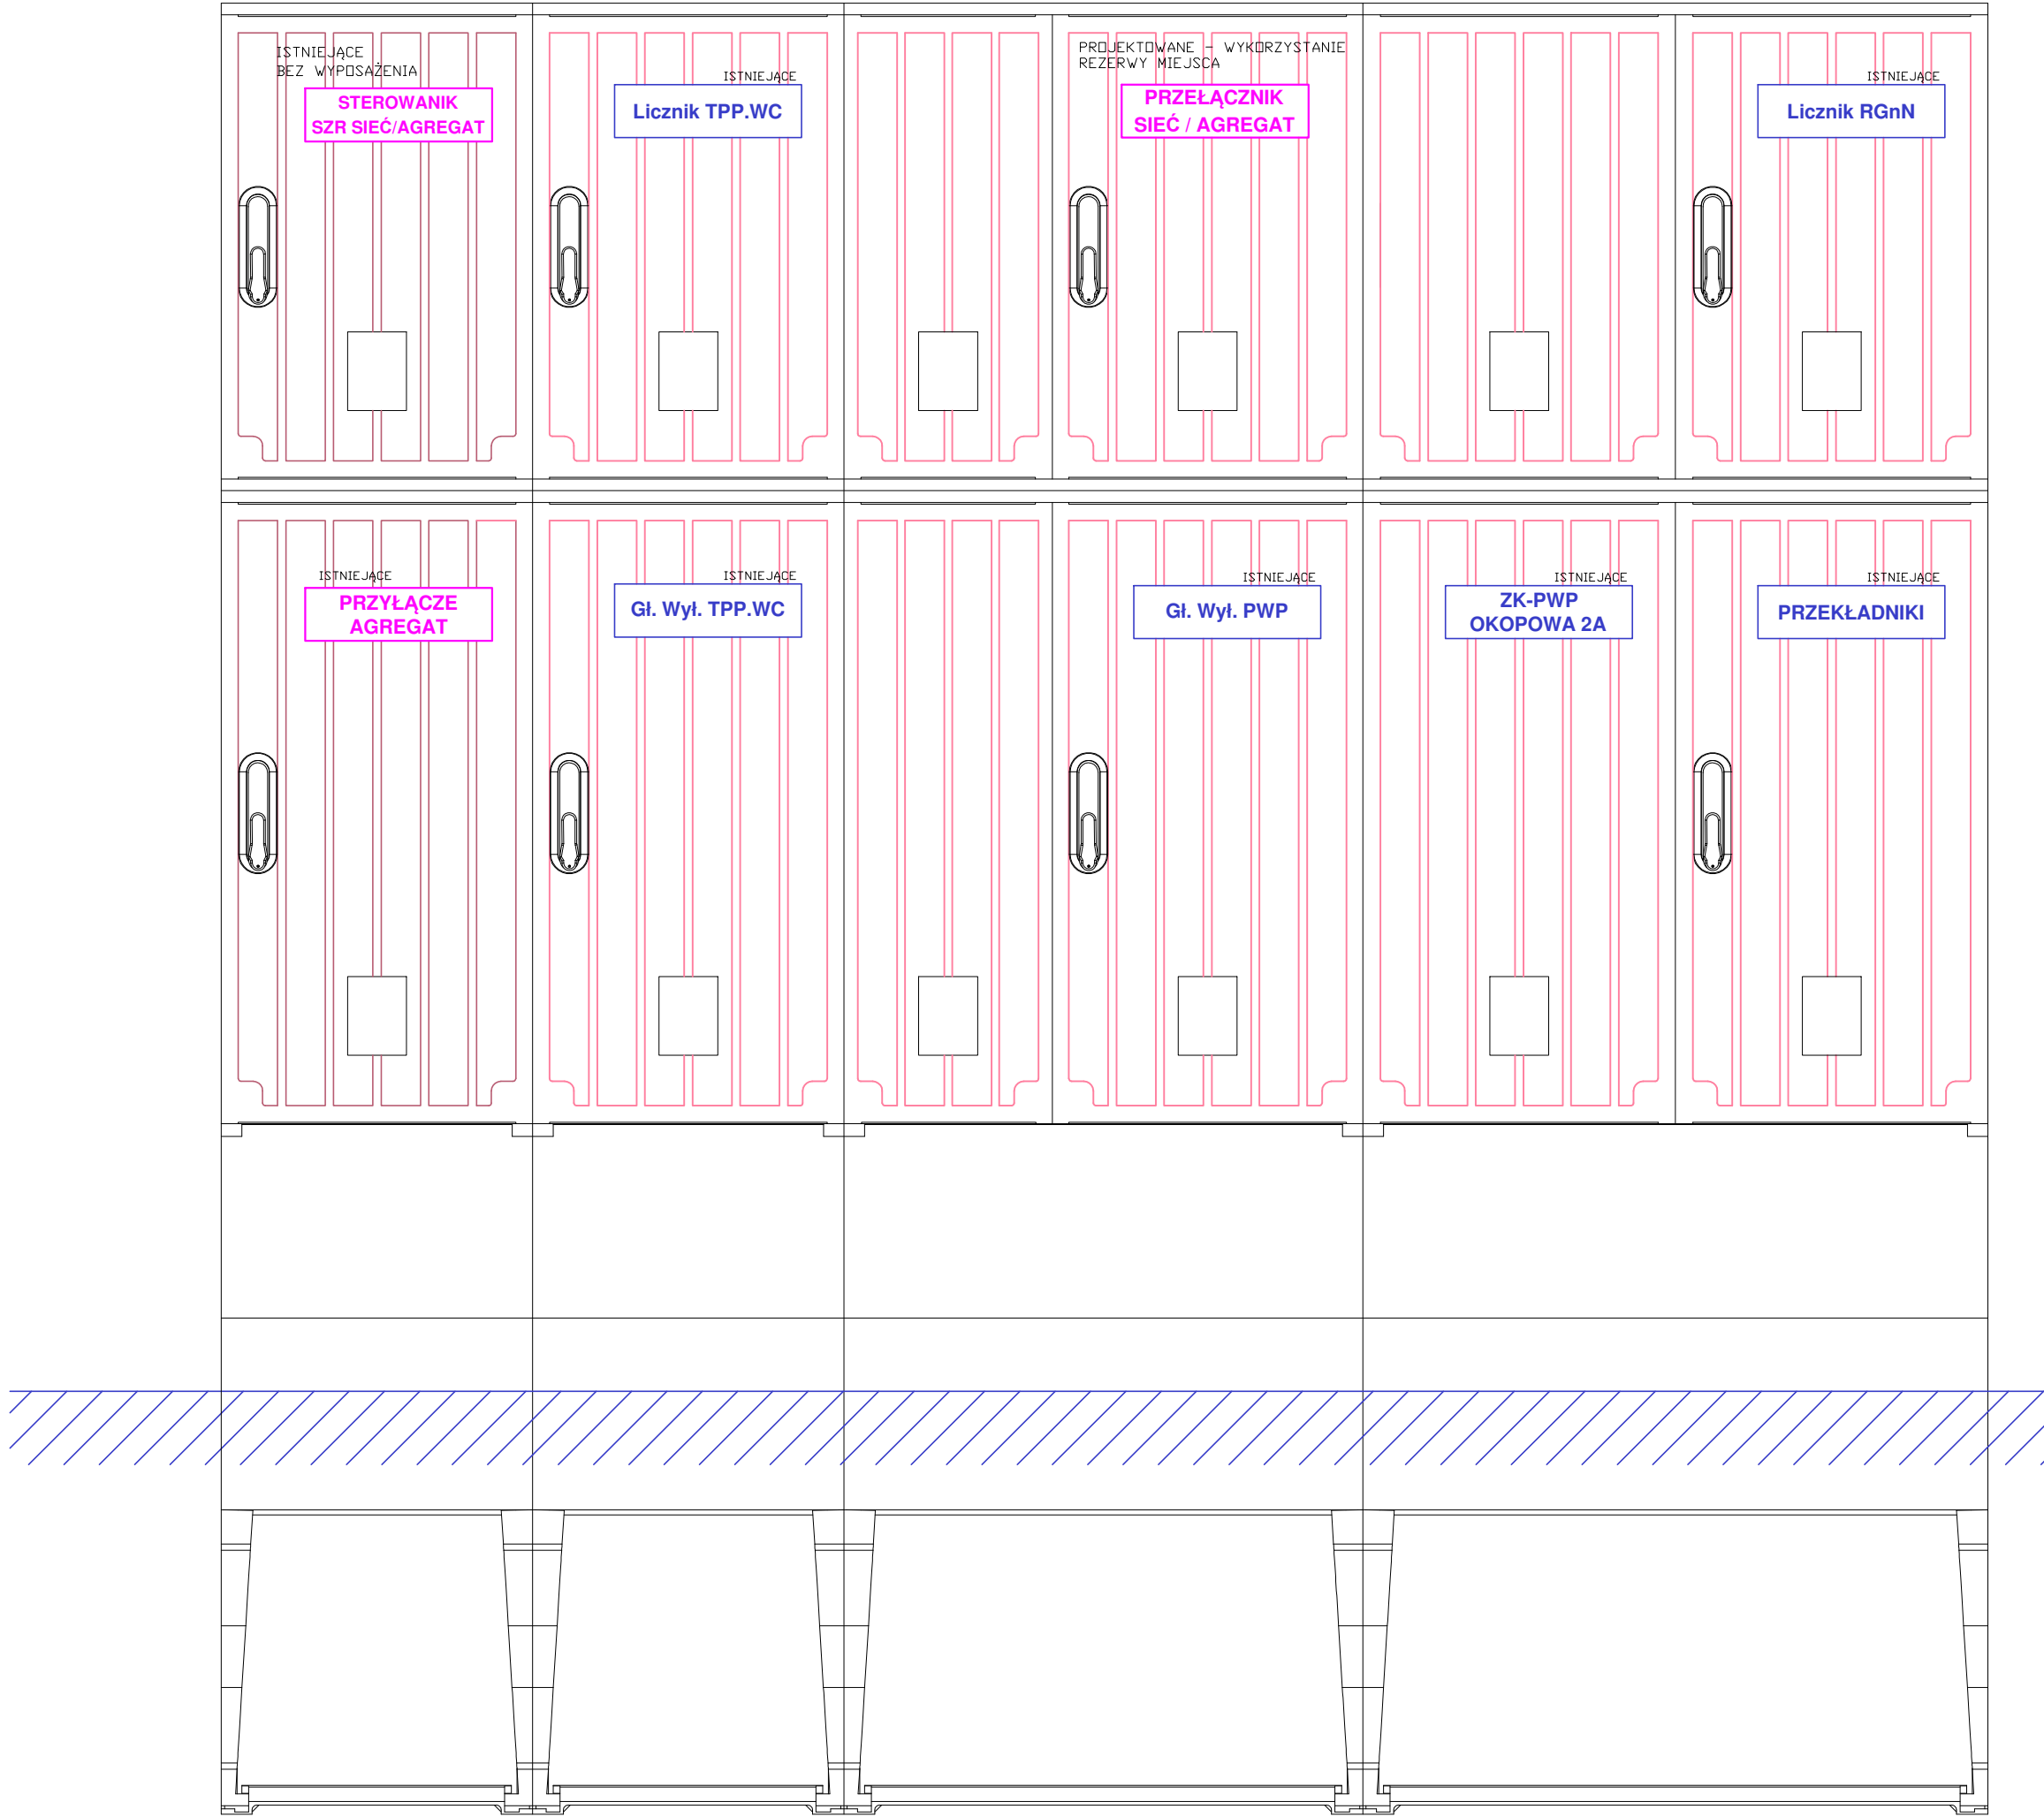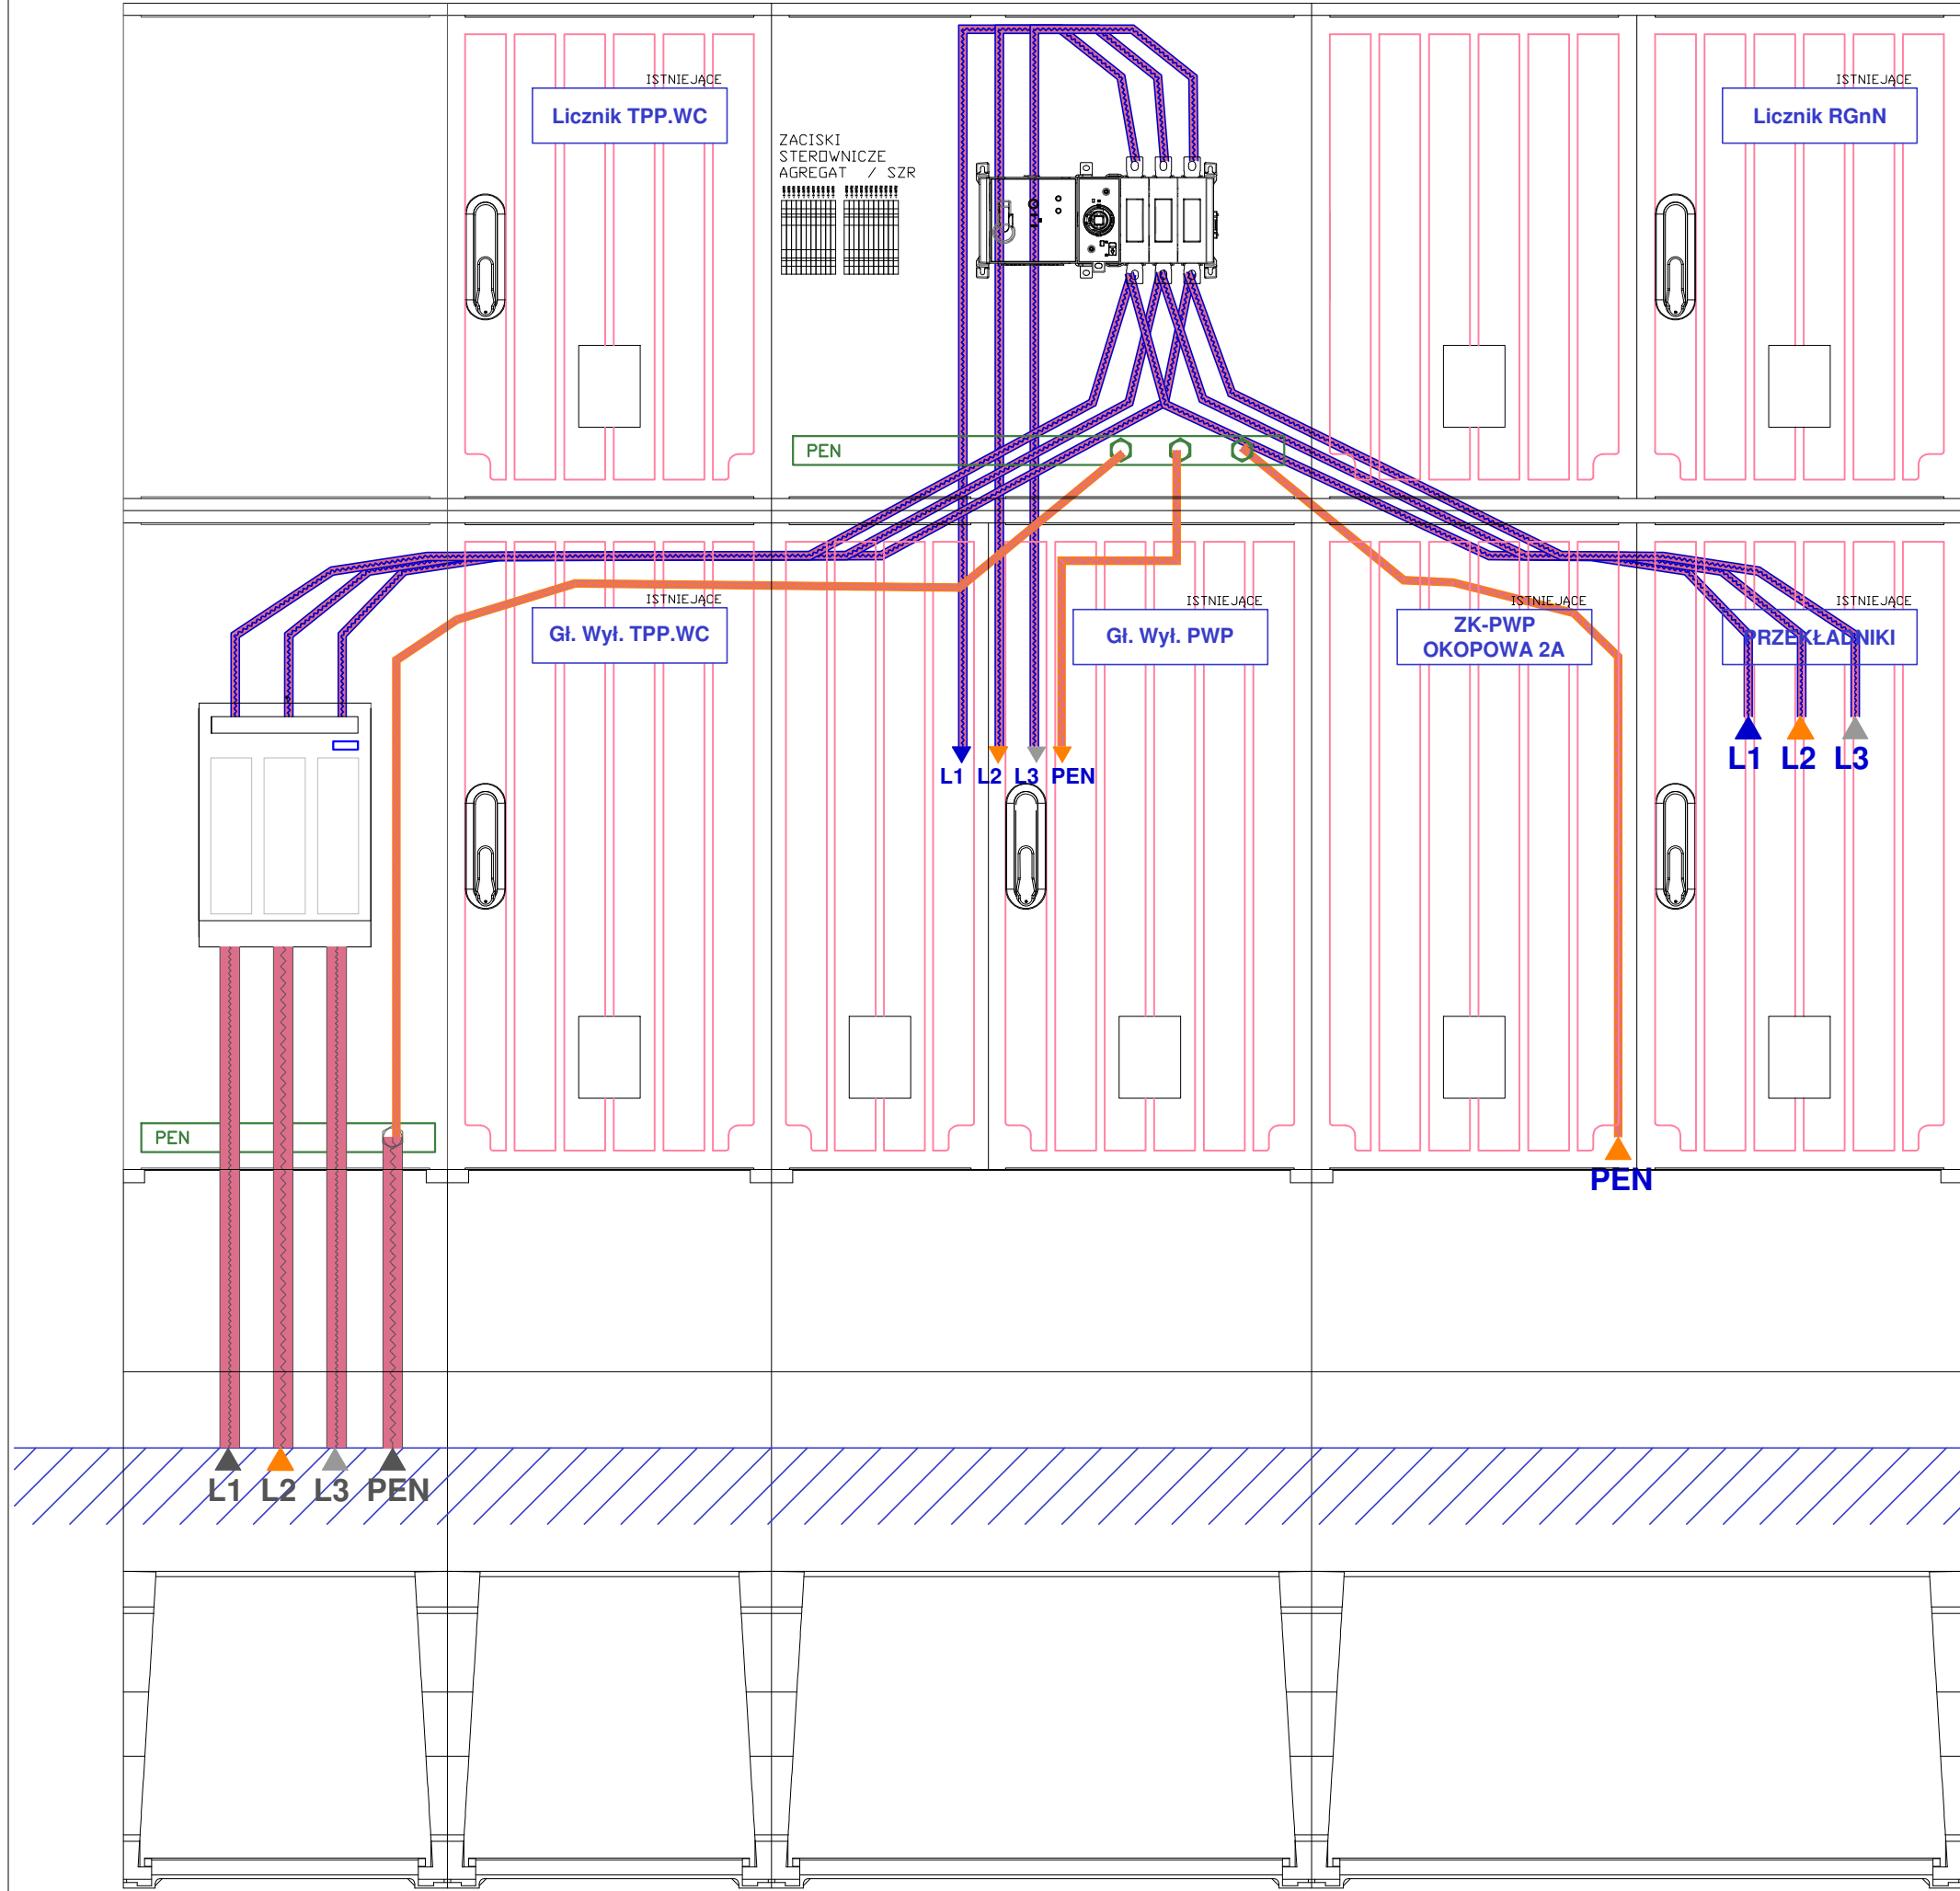

jt-energy mgr inż. Tomasz Kopeć 20-151 Lublin ul. Świeczyńska 32 lok. 7 tel. 605-609-773 e-mail: jtenergy@op.pl NIP: 946-136-13-05 REGON: 143916030		nr rys. REW.02 E-04
Temat: PROJEKT WYKONAWCZY BUDOWLANO - ELEKTRYCZNY Na dostawę wraz z instalacją urządzenia - agregatu prądotwórczego dla potrzeb budynku Prokuratury Regionalnej przy ul. Okopowej 2a, 2b w Lublinie		
Adres inwestycji: ul. Okopowa 2a, 2b w Lublinie		
Inwestor: Prokuratura Regionalna w Lublinie, z siedzibą przy ul. Okopowej 2a, 2b 20-950 Lublin		
Temat rys.: WIDOK ZŁĄCZ KABLOWYCH		
Projektował: mgr inż. Tomasz Kopeć upr. bud. nr LUB/0132/PW/OE/10 BR. ELEKTR. w spełnieniu instalacyjnej w zakresie sieci, instalacji i urządzeń elektrycznych i elektroenergetycznych		
Data opr.: 05.2025 r	Faza: PW	Skala: ND

