


RZUT PARTERU

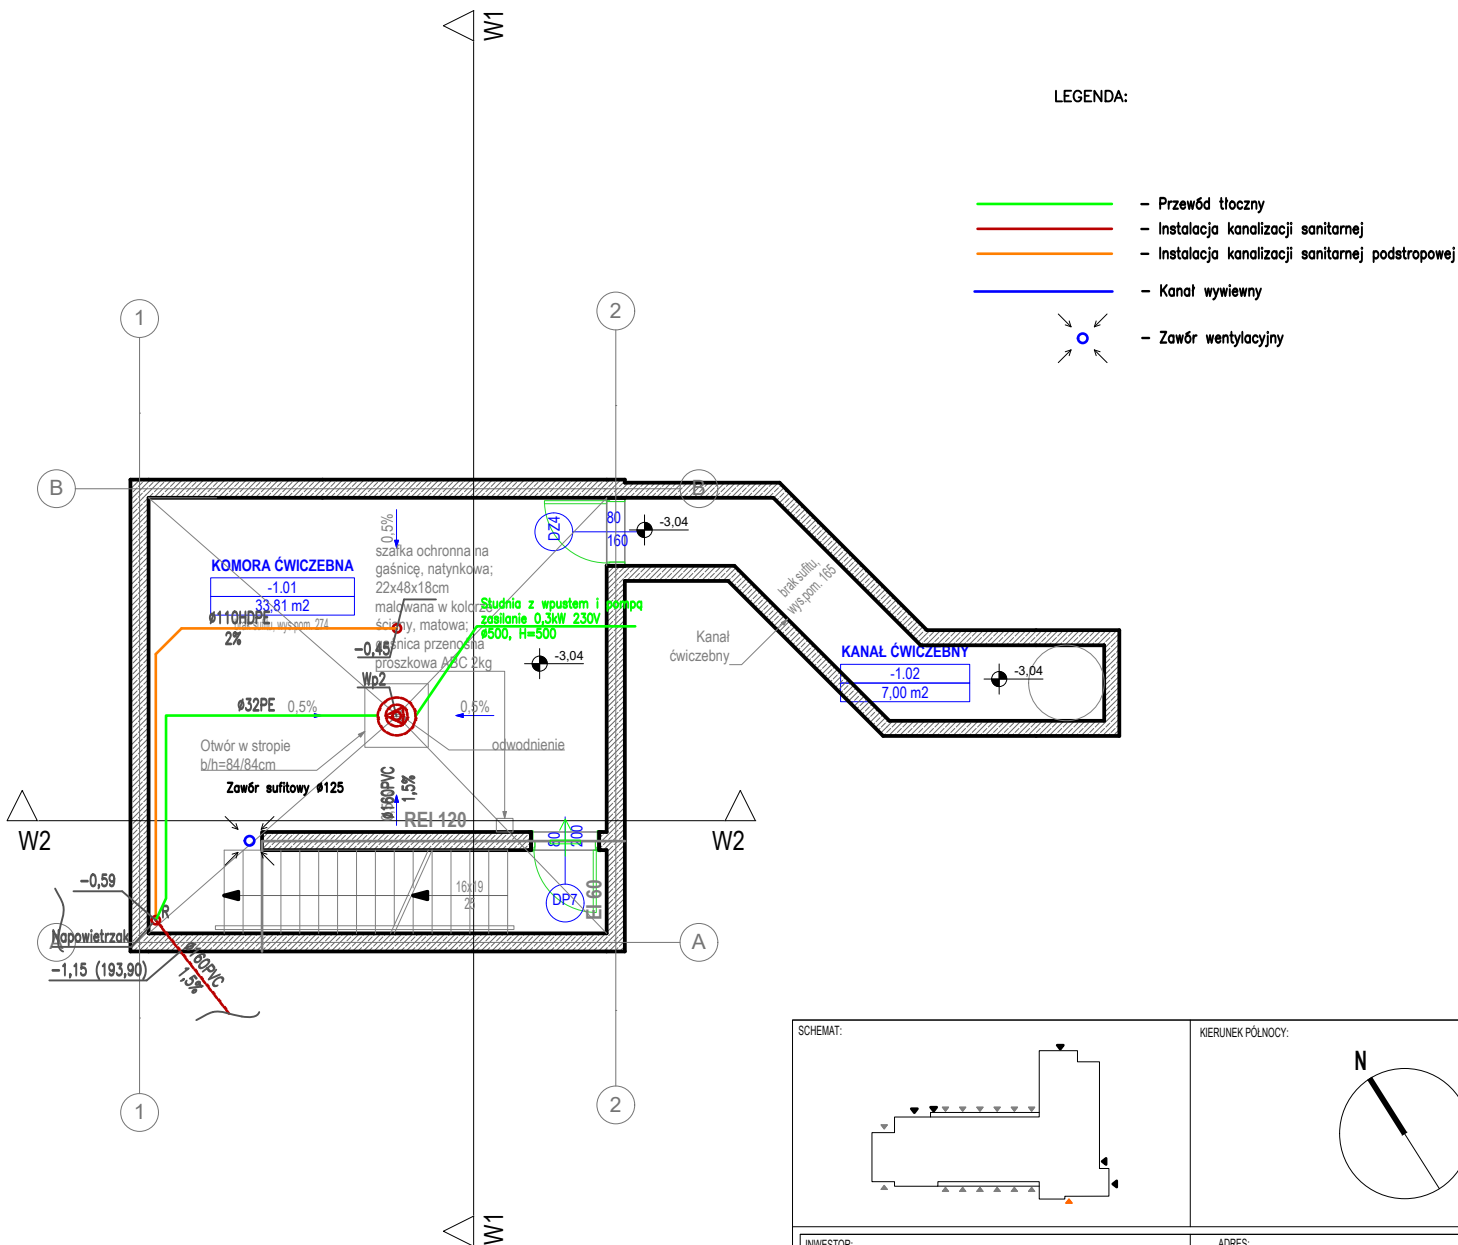

RZUT PIWNICY

SCHEMAT:

KIERUNEK PÓŁNOCY:

INWESTOR: Komenda Powiatowa PSP w Bolesławcu		ADRES: ul. Wesola 2, 59-700 Bolesławiec		
NAZWA I ADRES OBIEKTU BUDOWLANEGO				
Budowa Komendy Powiatowej Państwowej Straży Pożarnej z Jednostką Ratowniczo-Gaśniczą w Bolesławcu wraz z niezbędną infrastrukturą techniczną i zagospodarowaniem terenu na działce o nr ewid. 202/6 i 202/7, obręb 0004 Miasta Bolesławiec				
PROJEKTOWAŁA: mgr inż. J.KUCZNEROWICZ-CICHOWSKA	NR UPRAWNIENI: Uprawnienia budowlane w specjalności sieci i instalacji sanitarnych do projektowania bez ograniczeń upr. nr. WKP/0139/POOS/09	PODPIS:	JEDNOSTKA PROJEKTOWA:	
SPRAWDZIŁA: mgr inż. J. LAMEK		PODPIS:	A.DO XXI <small>spółka z ograniczoną odpowiedzialnością ul. Trybunalska 38, 60-325 Poznań</small>	
OPRACOWAŁ:		PODPIS:		
BRANŻA: SANITARNA		STADIUM: PROJEKT WYKONAWCZY		DATA: 23.08.2021r.
TYTUŁ RYSUNKU: WIEŻA ĆWICZEBNA- instalacje sanitarne		SKALA: 1:100		NR RYSUNKU: IS03

PROJEKT CHRONIONY PRAWEM AUTORSKIM MOŻE SŁUŻYĆ WYŁĄCZNIE DO CELU, DLA KTÓREGO ZOSTAŁ WYKONANY.
UDOSTĘPNIANIE JAKIEJKOLWIEK CZĘŚCI PROJEKTU W JAKIEJKOLWIEK FORMIE - WYŁĄCZNIE ZA ZGODĄ AUTORÓW I
AUTORSKIEJ PRACOWNI PROJEKTOWEJ "A.DO XXI" ul. Trybunalska 38, 60-325 Poznań