
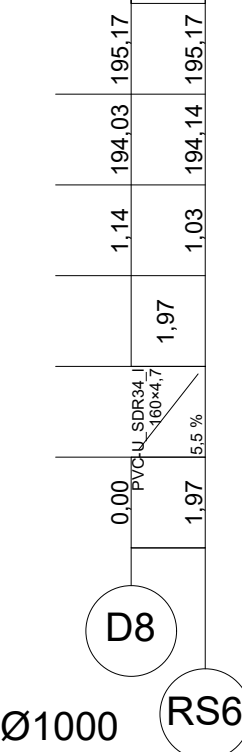
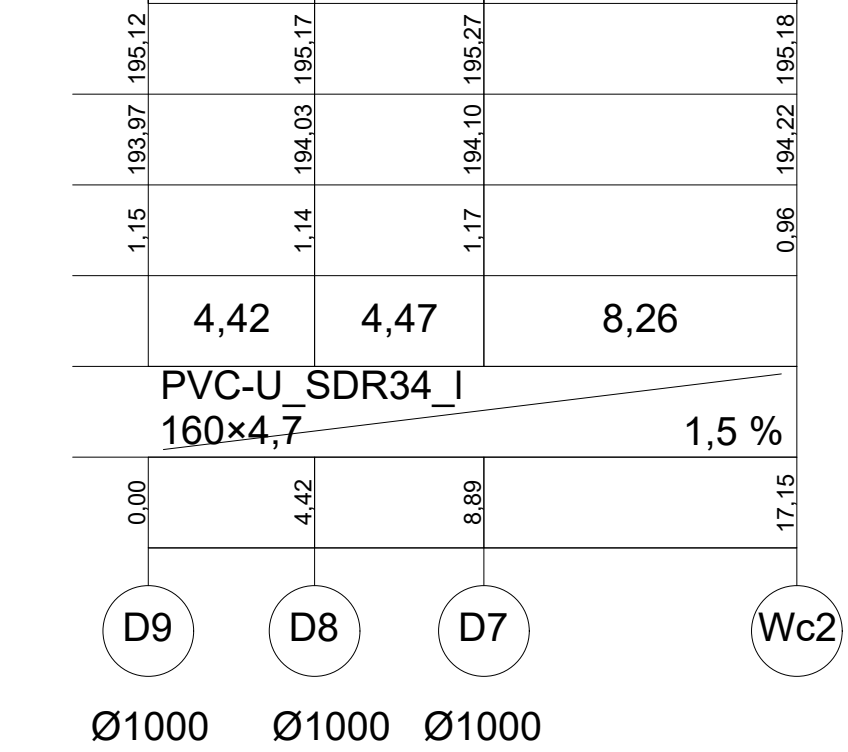
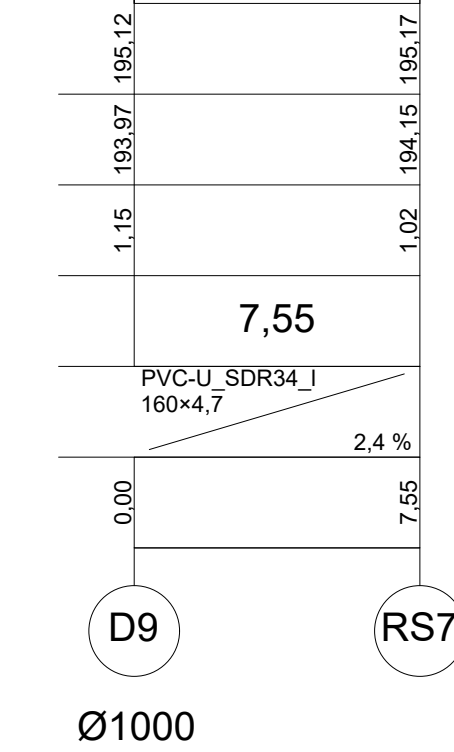
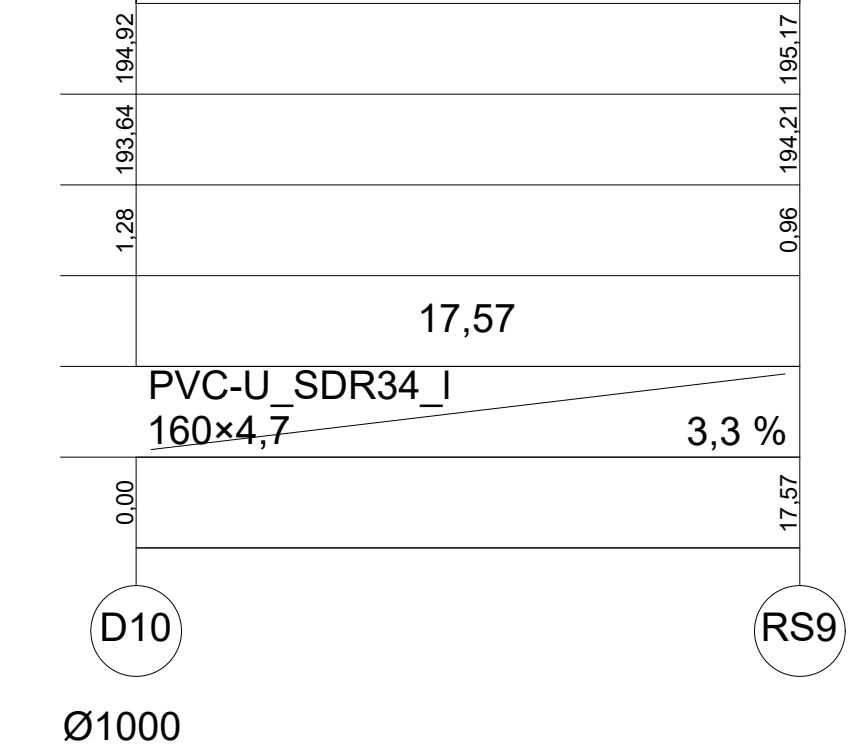
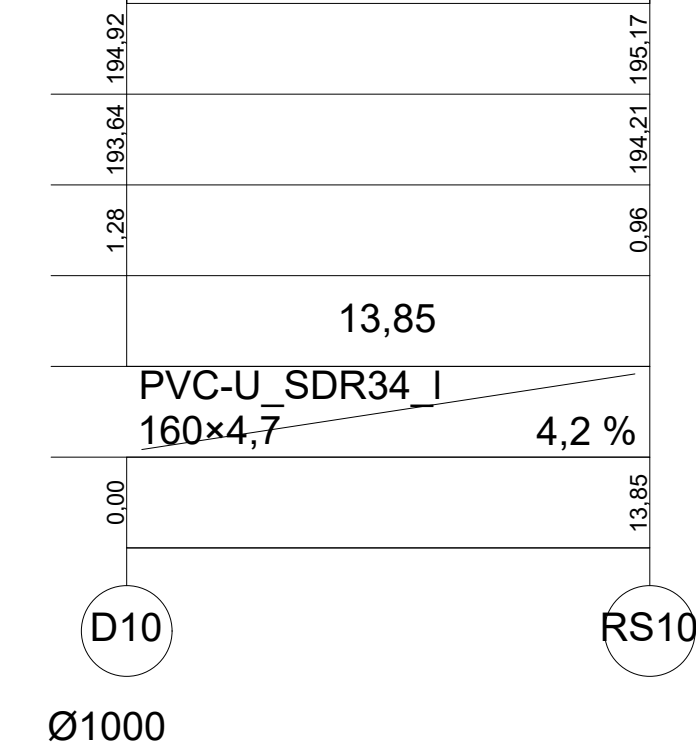
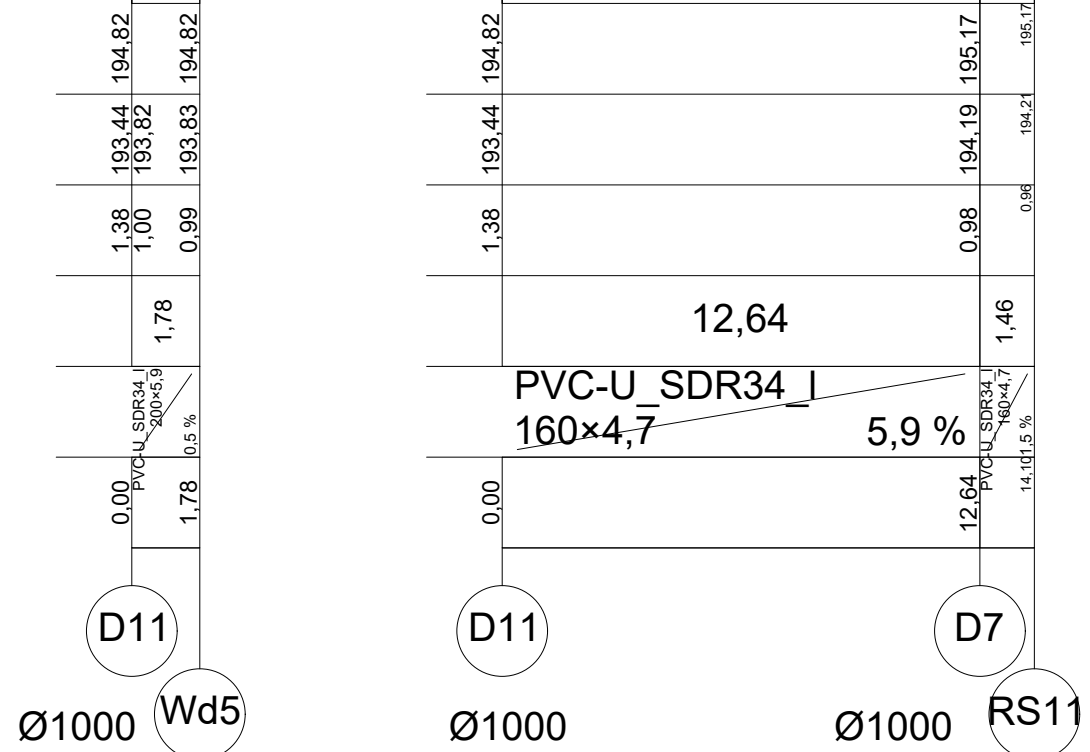


Poziom porównawczy 186,00 m n.p.m.

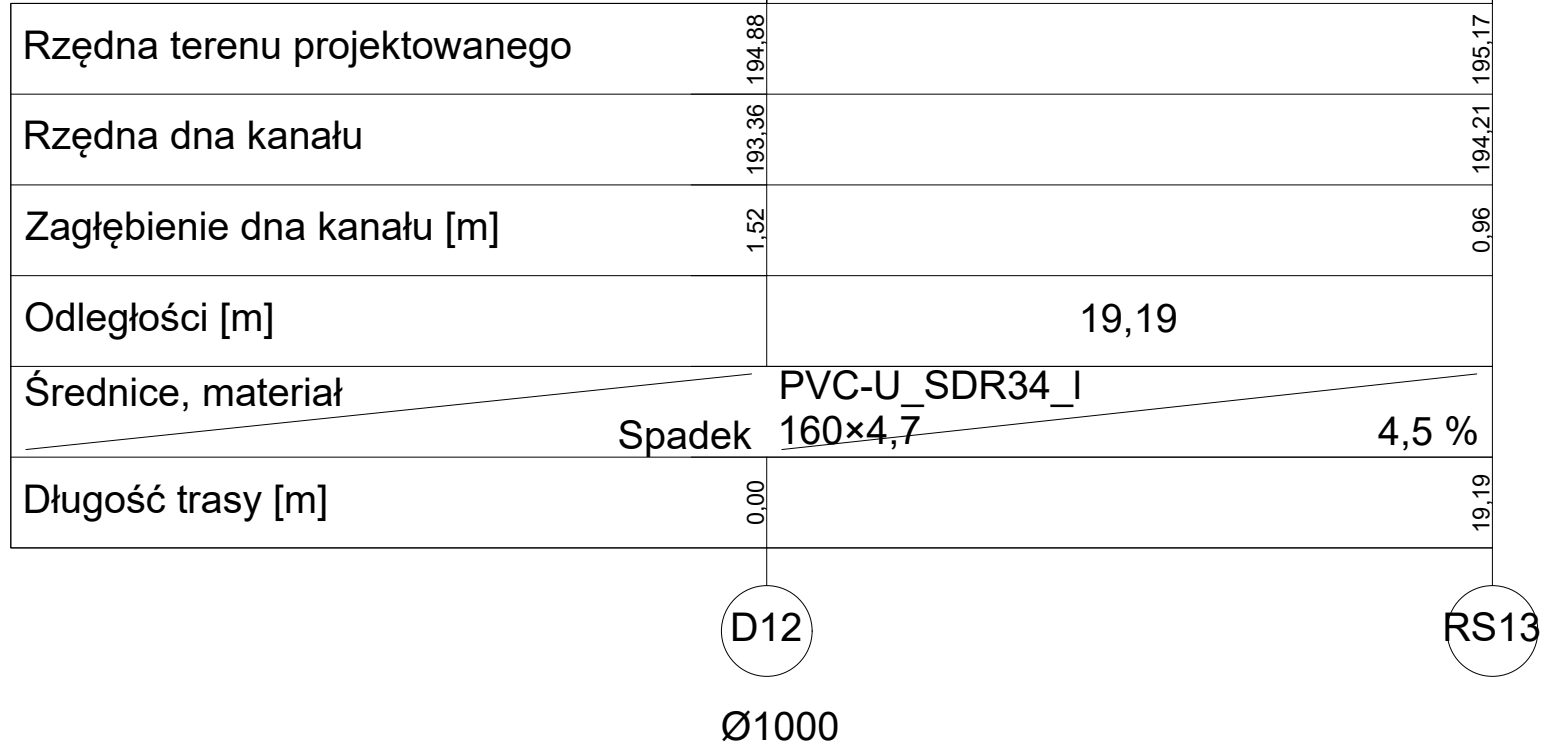

- Legenda:
1. Rzędne uzbrojenia istniejącego należy sprawdzić ze stanem faktycznym na budowie.
 2. Rzędne góry studnia należy skontrolować z projektem drogowym i planem zagospodarowania.
 3. Rurociągi kanalizacji wykonać z rur i kształtek PCV klasa S o jednolitej strukturze ścianki (wg normy 1401)
 4. Rurociągi sieci wodociągowej układać na poziomie istniejącego wodociągu. Rzędna prowadzenia wodociągu - brak danych. Do ustalenia na etapie realizacji.
 5. W miejscach występowania kolizji z istniejącą infrastrukturą podziemną zaleca się prowadzenie wykopu rędnego.
 6. W przypadku przykrycia poniżej 0,8 m rurociąg izolować łupkami

- Legenda:
- projektowana kanalizacja deszczowa
 - projektowana kanalizacja sanitarna
 - projektowany wodociąg
 - teren

SOŁEMIT:

KIERUNEK PODWOJNY:

INWESTOR:
Komenda Powiatowa PSP w Bolesławcu

ADRES:
ul. Wesoła 2, 59-700 Bolesławiec

NAZWA I ADRES OBIEKTU BUDOWLANEGO

Budowa Komendy Powiatowej Państwowej Straży Pożarnej z Jednostką Ratowniczo-Gaśniczą w Bolesławcu wraz z niezbędną infrastrukturą techniczną i zagospodarowaniem terenu na działce o nr ewid. 202/6 i 202/7, obręb 0004 Miasta Bolesławiec

PROJEKTOWAŁA:
mgr inż. J. KUZNIEWICZ-COCHOWSKA

MR (UPRAWNIENIA):
Uprawnienia budowlane w specjalności sieci i instalacji sanitarnych do projektowania bez ograniczeń upr. nr: WPP0138P0030309

PODPIS:

WZKŁADZAJĄCY:
mgr inż. J. LANEK

Uprawnienia budowlane w specjalności sieci i instalacji sanitarnych do projektowania bez ograniczeń upr. nr: WPP0120P003014

PODPIS:

OPRACOWAŁA:
PODPIS:

BRANŻA:
SANITARNA

STADIUM:
PROJEKT TECHNICZNY

DATA:
23.08.2021r.

SKALA:
1:100 /200

TYTUŁ RYSUNKU:
PROFIL KANALIZACJI DESZCZOWEJ CZ.3

NR RYSUNKU:
IS07

PROJEKT OCHRONIONY PRAWEM AUTORSKIM MOŻE SŁUżyć WYŁĄCZNIE DO CELU, DLA KTÓREGO ZOSTAŁ WYKONANY.

UDOSTĘPNIANIE JAKIEJKOLWIEK CZĘŚCI PROJEKTU W JAKIEJKOLWIEK FORMIE - WYŁĄCZNIE ZA ZGODĄ AUTORÓW I AUTORSKIEJ PRACOWNI PROJEKTOWEJ "A.D.O. XXI" ul. Trybunalska 38, 60-325 Poznań