

LEGENDA

- BUDYNEK NR 11
- LOKALIZACJA SCHODÓW ZEWNĘTRZNYCH DO REMONTU PRZY BUDYNKU NR 11

- e

t

w

c

kd

ks

- istniejąca doziemna instalacja elektryczna



- istniejąca doziemna instalacja telekomunikacyjna

- istniejąca doziemna instalacja wodociągowa

- istniejąca doziemna sieć ciepłownicza

- istniejąca doziemna instalacja kanalizacji deszczowej

- istniejąca doziemna instalacja kanalizacji sanitarnej

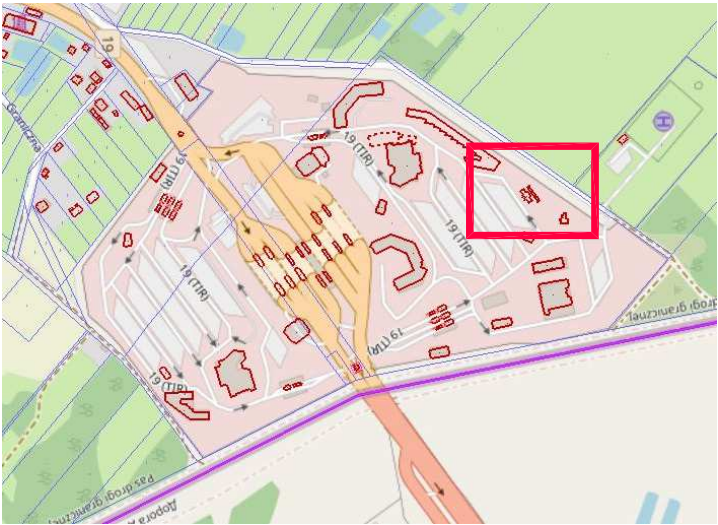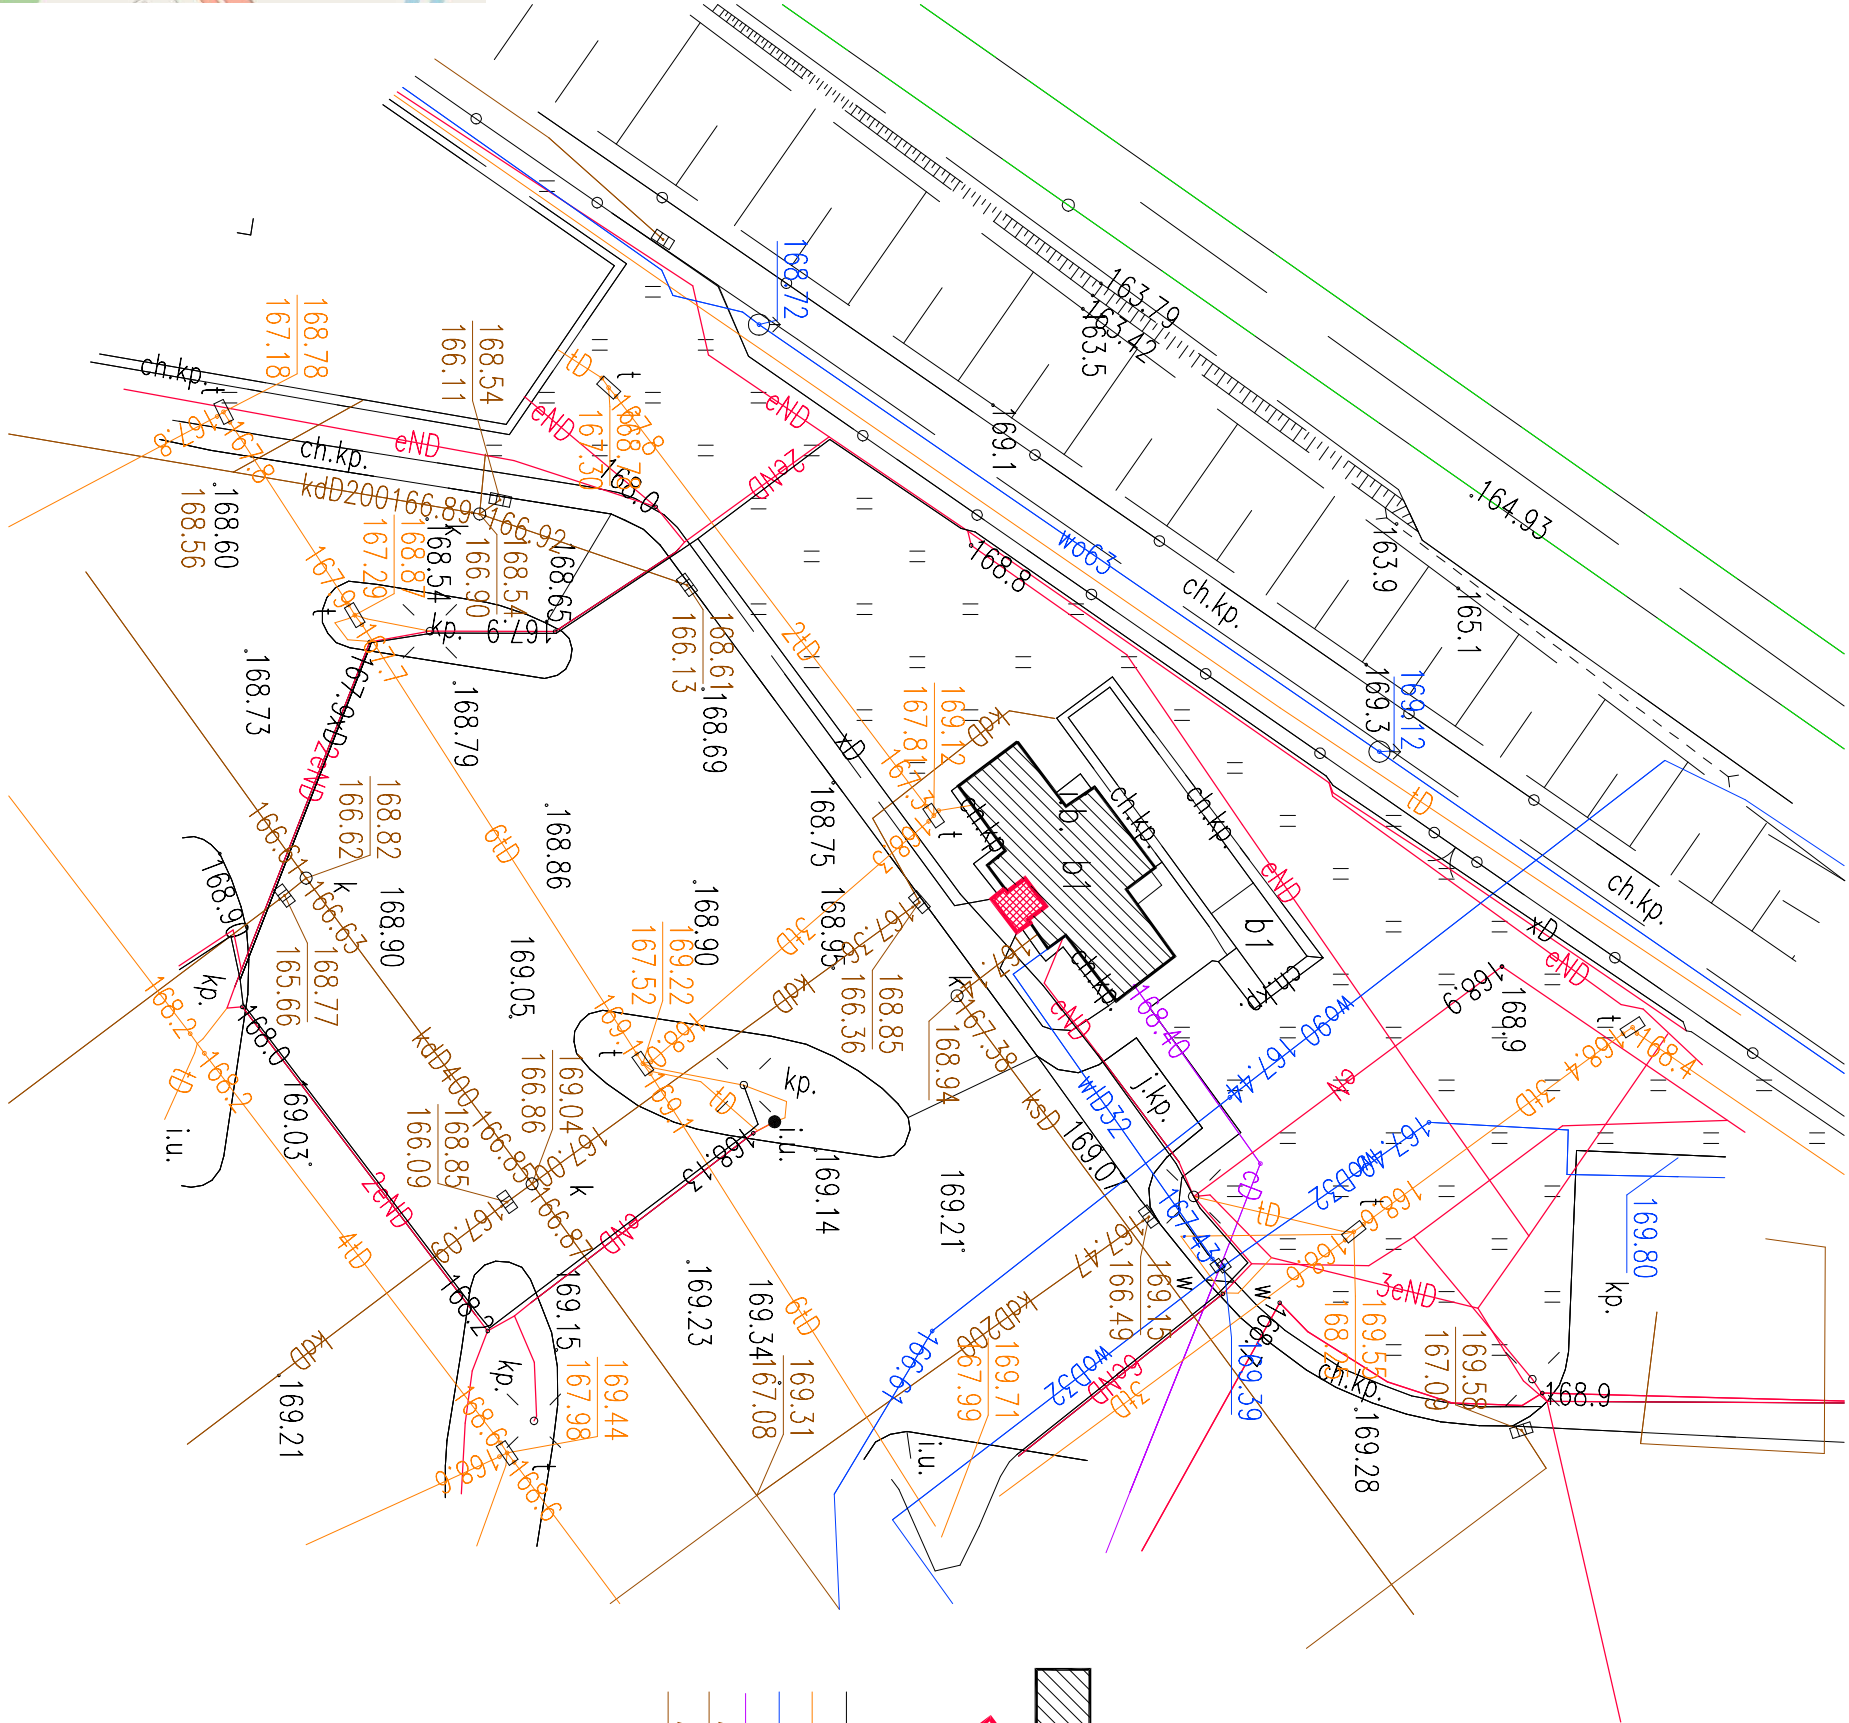

PLAN SYTUACYJNY

JEDNOSTKA PROJEKOWA
en STUDIO Marcin Tur
ul. Z. Kosińskiego 2 lok. 7, 15-268 Białystok
tel: 510 712 071
e-mail: marcin-tur@wp.pl

NAZWA OBIEKTU
REMONT SCHODÓW ZEWNĘTRZNYCH W BUDYNKU NR 11

na drogowym przejściu granicznym kuznica Białostocka – Brzugi

ADRES OBIEKTU
16-123 Kuznica, gmina Kuznica, pow. sokółski
WOJ. PODLASKIE dz. nr ewid. gr.: 1496- obieg 0015 kuznica

STADIUM
PROJEKT WYKONAWCZY

DATA
02-06-2021

SKALA
1:500

NUMER RYSUNKU
A1

PROJEKTANT
mgr inż. grch.
MARCIN TUR

NR UPRAW.
35/PDOKK

2015